

LEGENDA ZNAČEK:

- EPS

Ústředna EPS
- OPPO

Obslužný panel požární ochrany
- ZDP

Zařízení dálkového přenosu
- KTPQ

Klíčový trezor požární ochrany
- +

Optokouřový hlásič
- +

Tlačítkový hlásič
- ⊗

Maják
- ⚡

Sířna
- Ⓜ


Požární magnet
- 🔒

Zámek
- +

Multisenzorový hlásič
- +

Teplotní hlásič
- Kabel J-Y(S)Y 1x2x0,8 rudá (stíněný) - kruhová linka hlásiče
- CXKH-V (J) P60-R 2x1,5
- 2x2x0,8 P90-R B2ca s1d1a1.  
Bezhalogenový nízkofrekvenční sdělovací kabel s Al stíněním s malým množstvím uvolněného tepla v případě požáru a se zachováním funkčnosti kabelové trasy při požáru podle ČSN 73 0895, StN 92 0205.
- VV

Vstupně výstupní modul - obecný

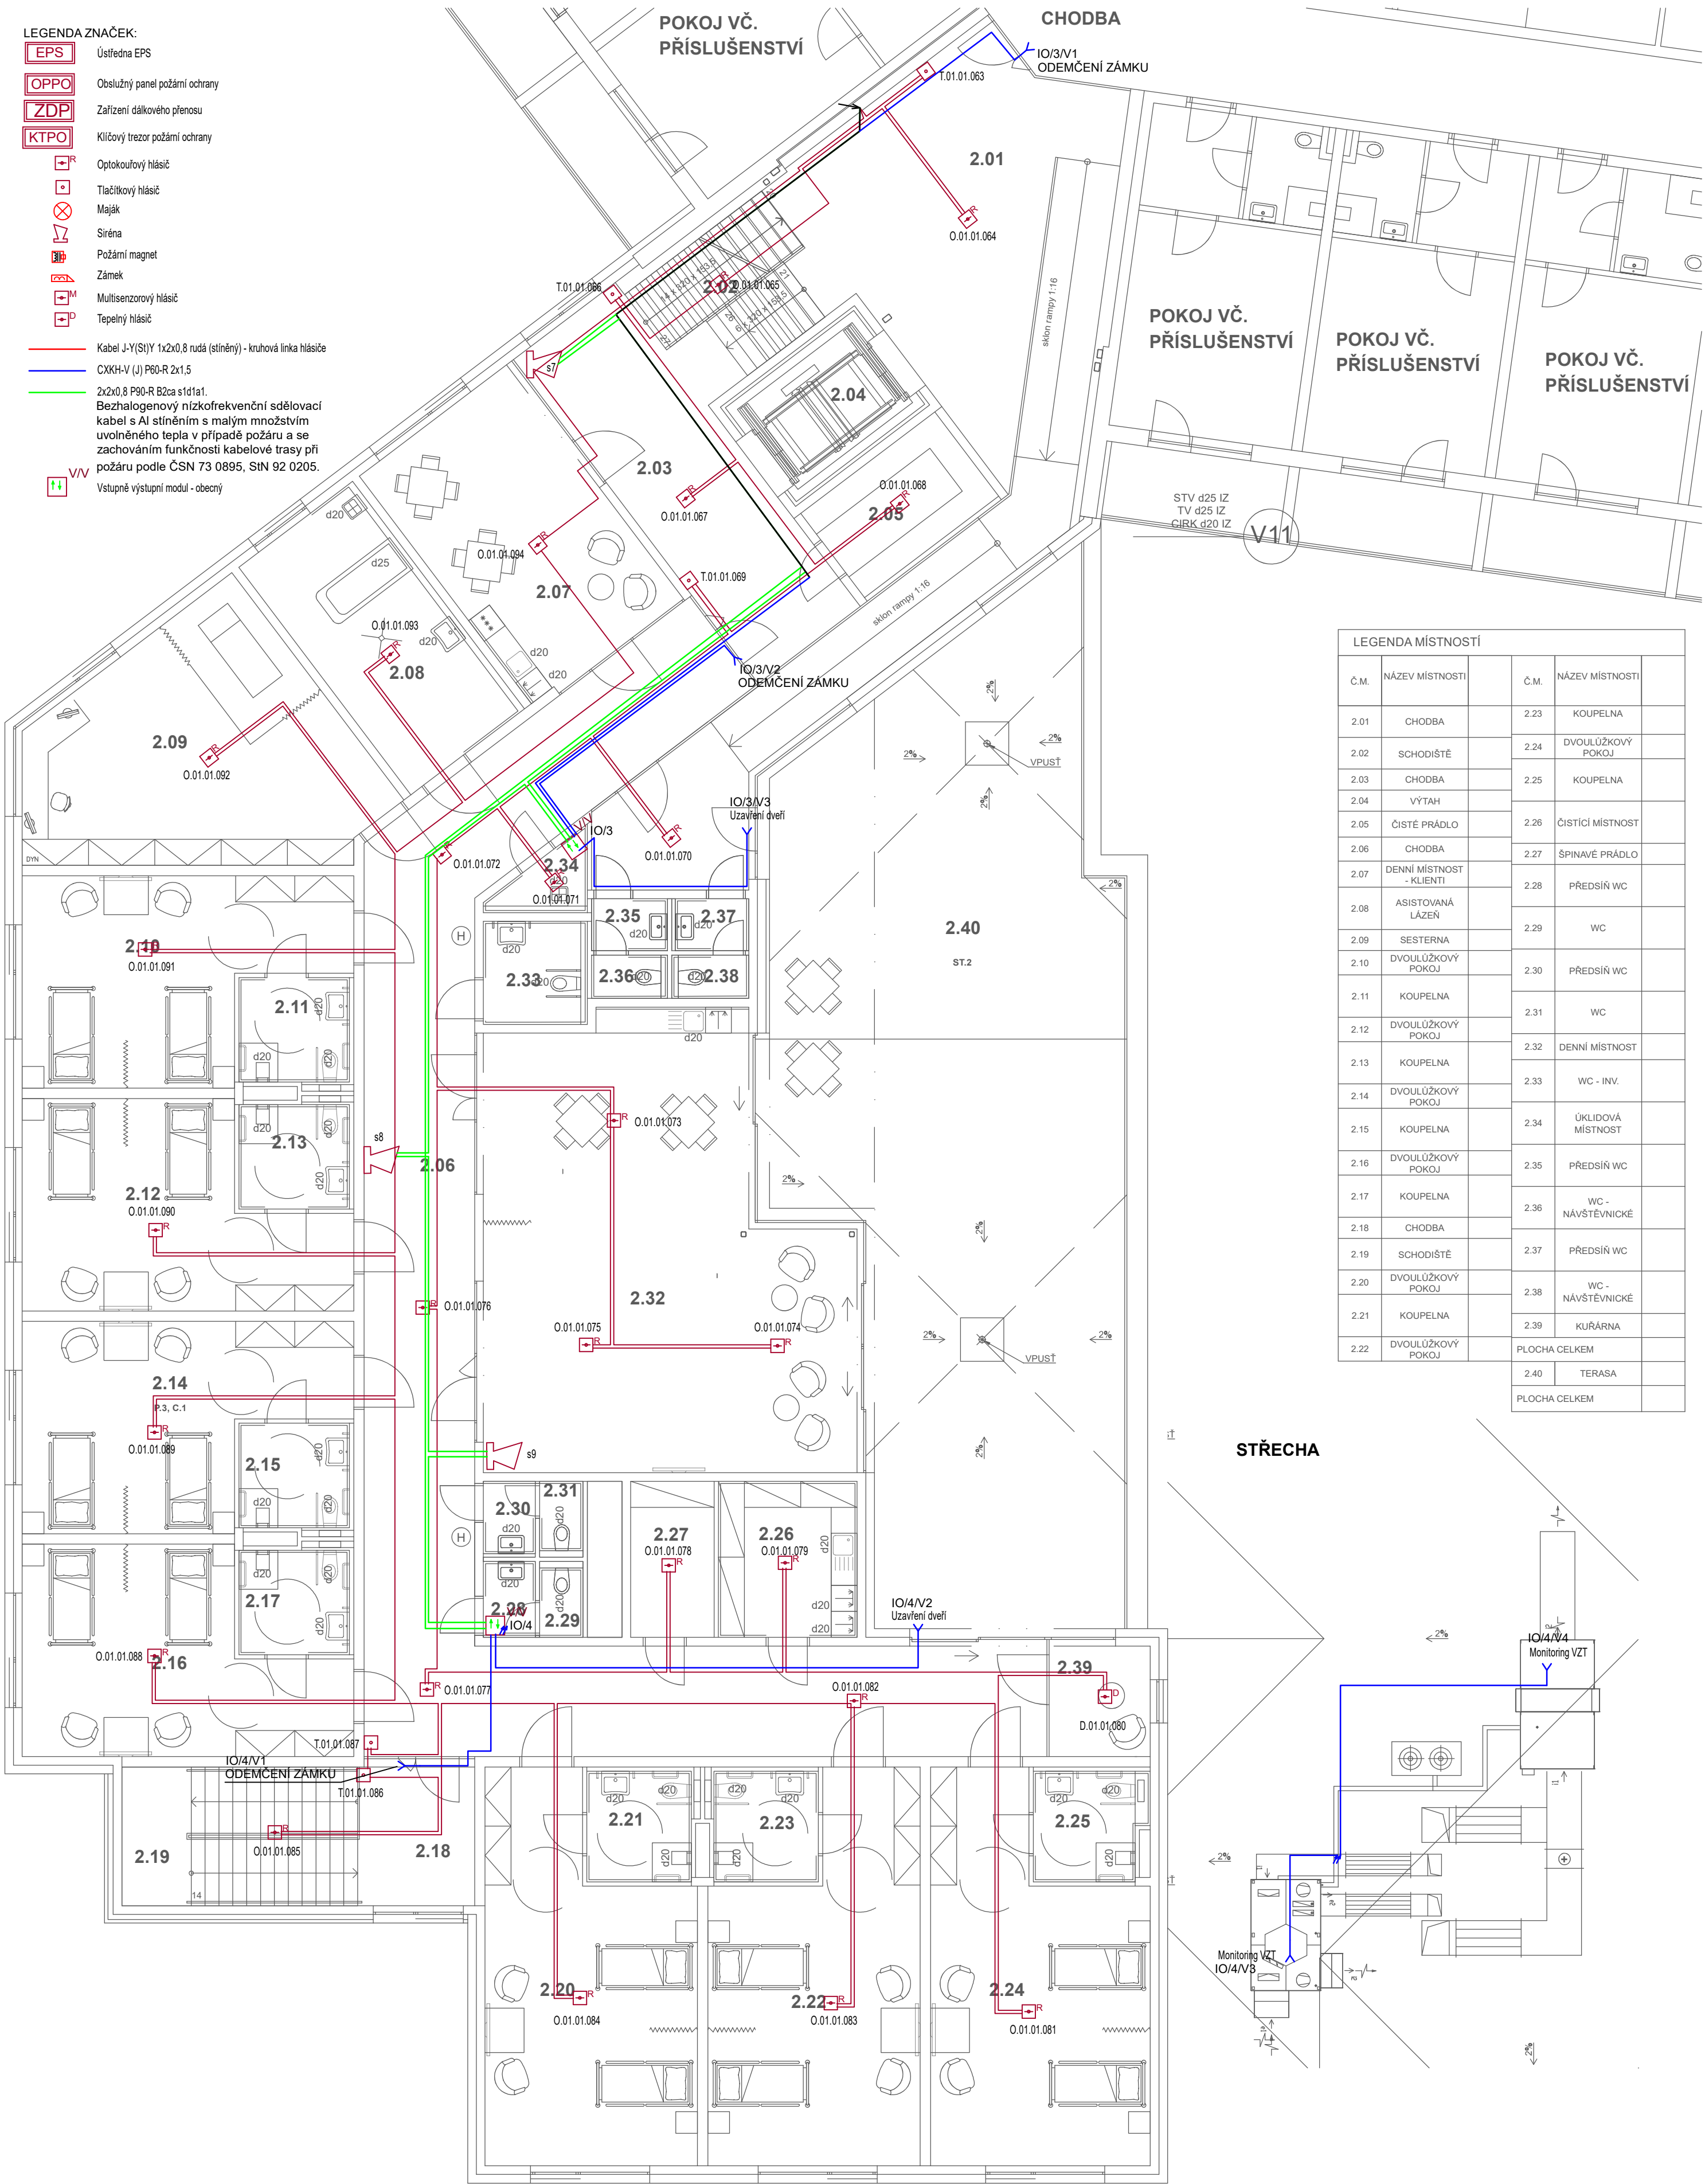

LEGENDA MÍSTNOSTÍ			
Č.M.	NÁZEV MÍSTNOSTI	Č.M.	NÁZEV MÍSTNOSTI
2.01	CHODBA	2.23	KOUPELNA
2.02	SCHODIŠTĚ	2.24	DVOULŮŽKOVÝ POKOJ
2.03	CHODBA	2.25	KOUPELNA
2.04	VÝTAH	2.26	ČISTÍCÍ MÍSTNOST
2.05	ČISTÉ PRÁDLO	2.27	ŠPINAVÉ PRÁDLO
2.06	CHODBA	2.28	PŘEDSÍN WC
2.07	DENNÍ MÍSTNOST - KLIENTI	2.29	WC
2.08	ASISTOVANÁ LAŽEŇ	2.30	PŘEDSÍN WC
2.09	SESTERNA	2.31	WC
2.10	DVOULŮŽKOVÝ POKOJ	2.32	DENNÍ MÍSTNOST
2.11	KOUPELNA	2.33	WC - INV.
2.12	DVOULŮŽKOVÝ POKOJ	2.34	ÚKLIDOVÁ MÍSTNOST
2.13	KOUPELNA	2.35	PŘEDSÍN WC
2.14	DVOULŮŽKOVÝ POKOJ	2.36	WC - NÁVŠTĚVNICKÉ
2.15	KOUPELNA	2.37	PŘEDSÍN WC
2.16	DVOULŮŽKOVÝ POKOJ	2.38	WC - NÁVŠTĚVNICKÉ
2.17	KOUPELNA	2.39	KUŘARNA
2.18	CHODBA	PLOCHA CELKEM	
2.19	SCHODIŠTĚ	2.40	TERASA
2.20	DVOULŮŽKOVÝ POKOJ	PLOCHA CELKEM	
2.21	KOUPELNA		
2.22	DVOULŮŽKOVÝ POKOJ		

Akce: Rozšíření objektu Domov u Anežky Luštěnice		Č.zak.: 222020
Investor: Domov u Anežky Luštěnice, poskytovatel sociálních služeb	Proj. část: SZ Projektce elektro s.r.o. IČ: 09691057 Jaurisova 515/4, Michle (Praha 4), 140 00 Praha	
Místo stavby: parc.č. st. 443; 462/122, k.ú. Luštěnice ul. Nová 303, Luštěnice	Vypracoval: Josef Zuček Zodp. proj.: Karel Sommer	
ČÁST PD: D.1.4.e Elektronická požární signalizace	Označ.: D.1.4.e.03	
VÝKRES: Půdorys 2.NP + Střecha	Měřítko: 1:100	Stupeň PD: DPS
	Datum: 10-2022	