



KOUPELNA TYP A

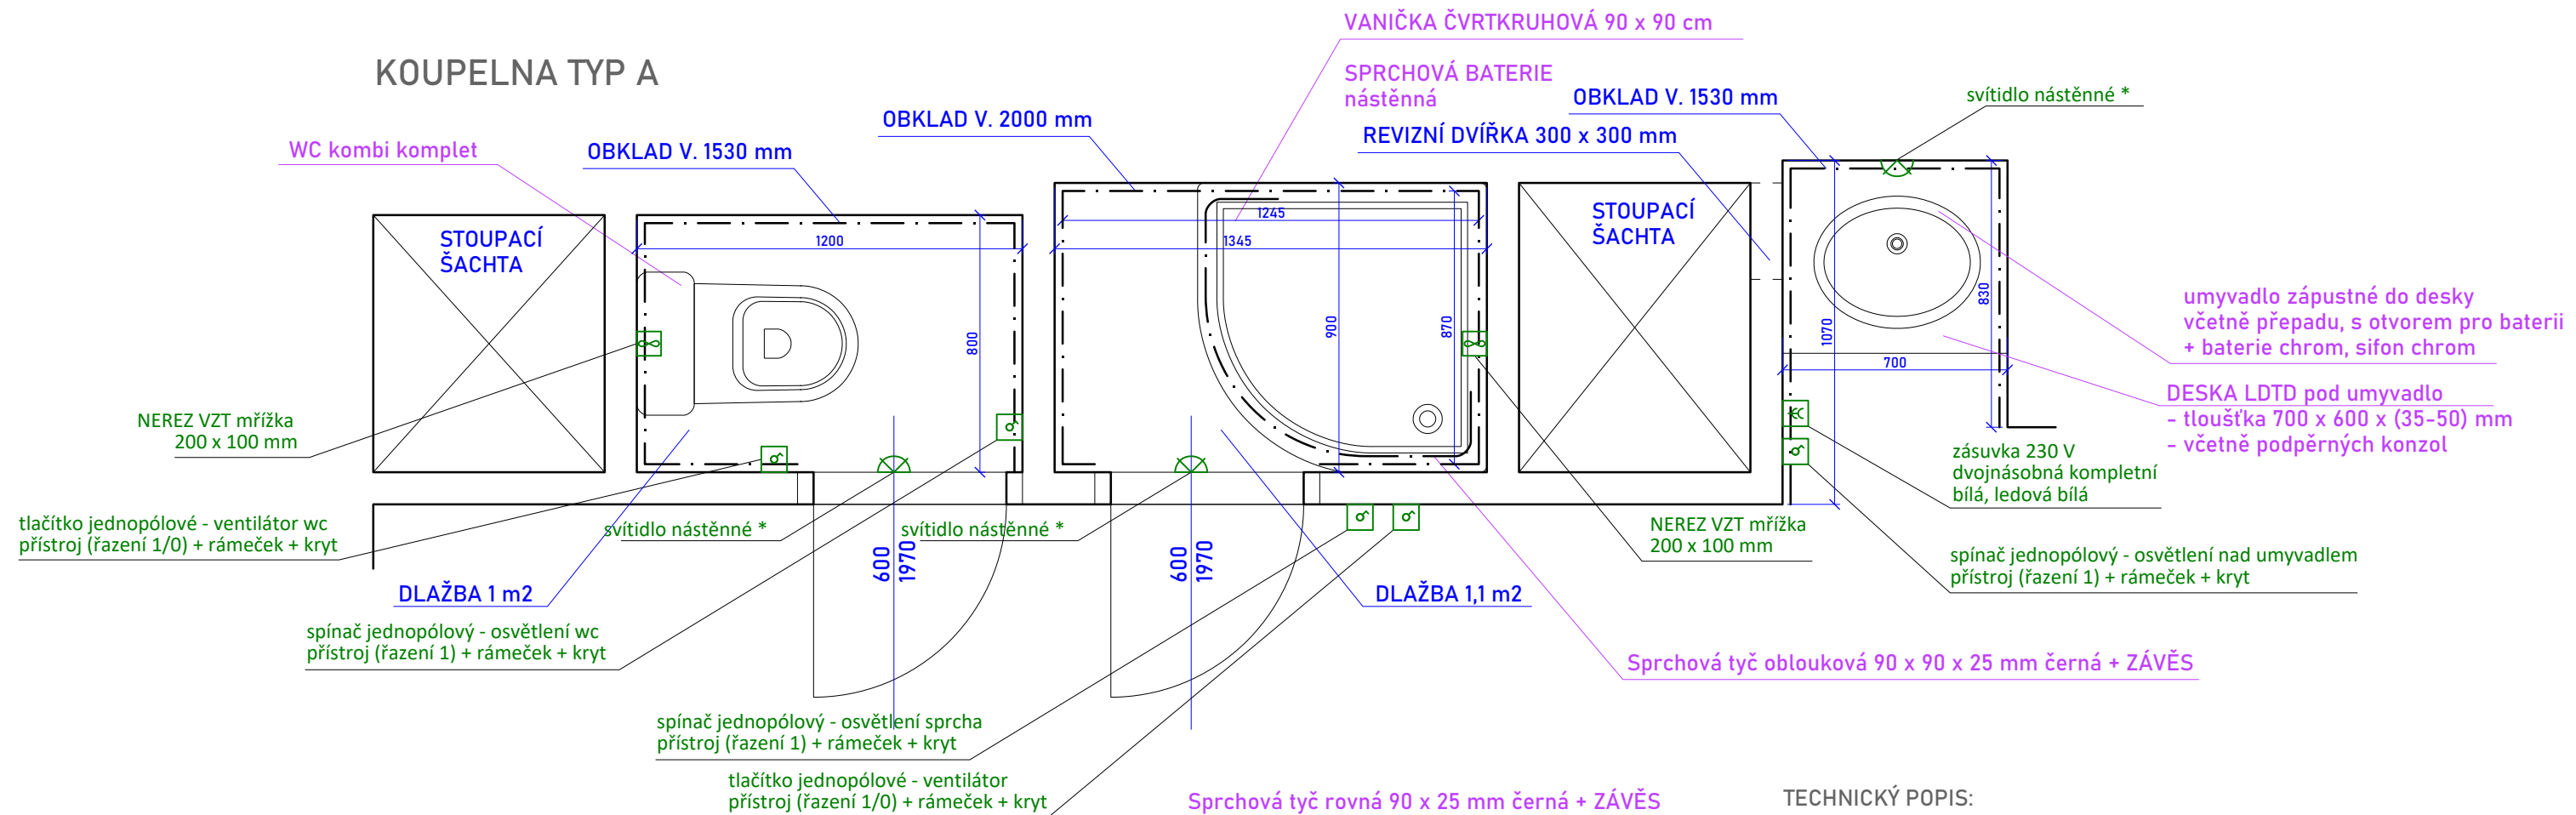

KOUPELNA TYP B

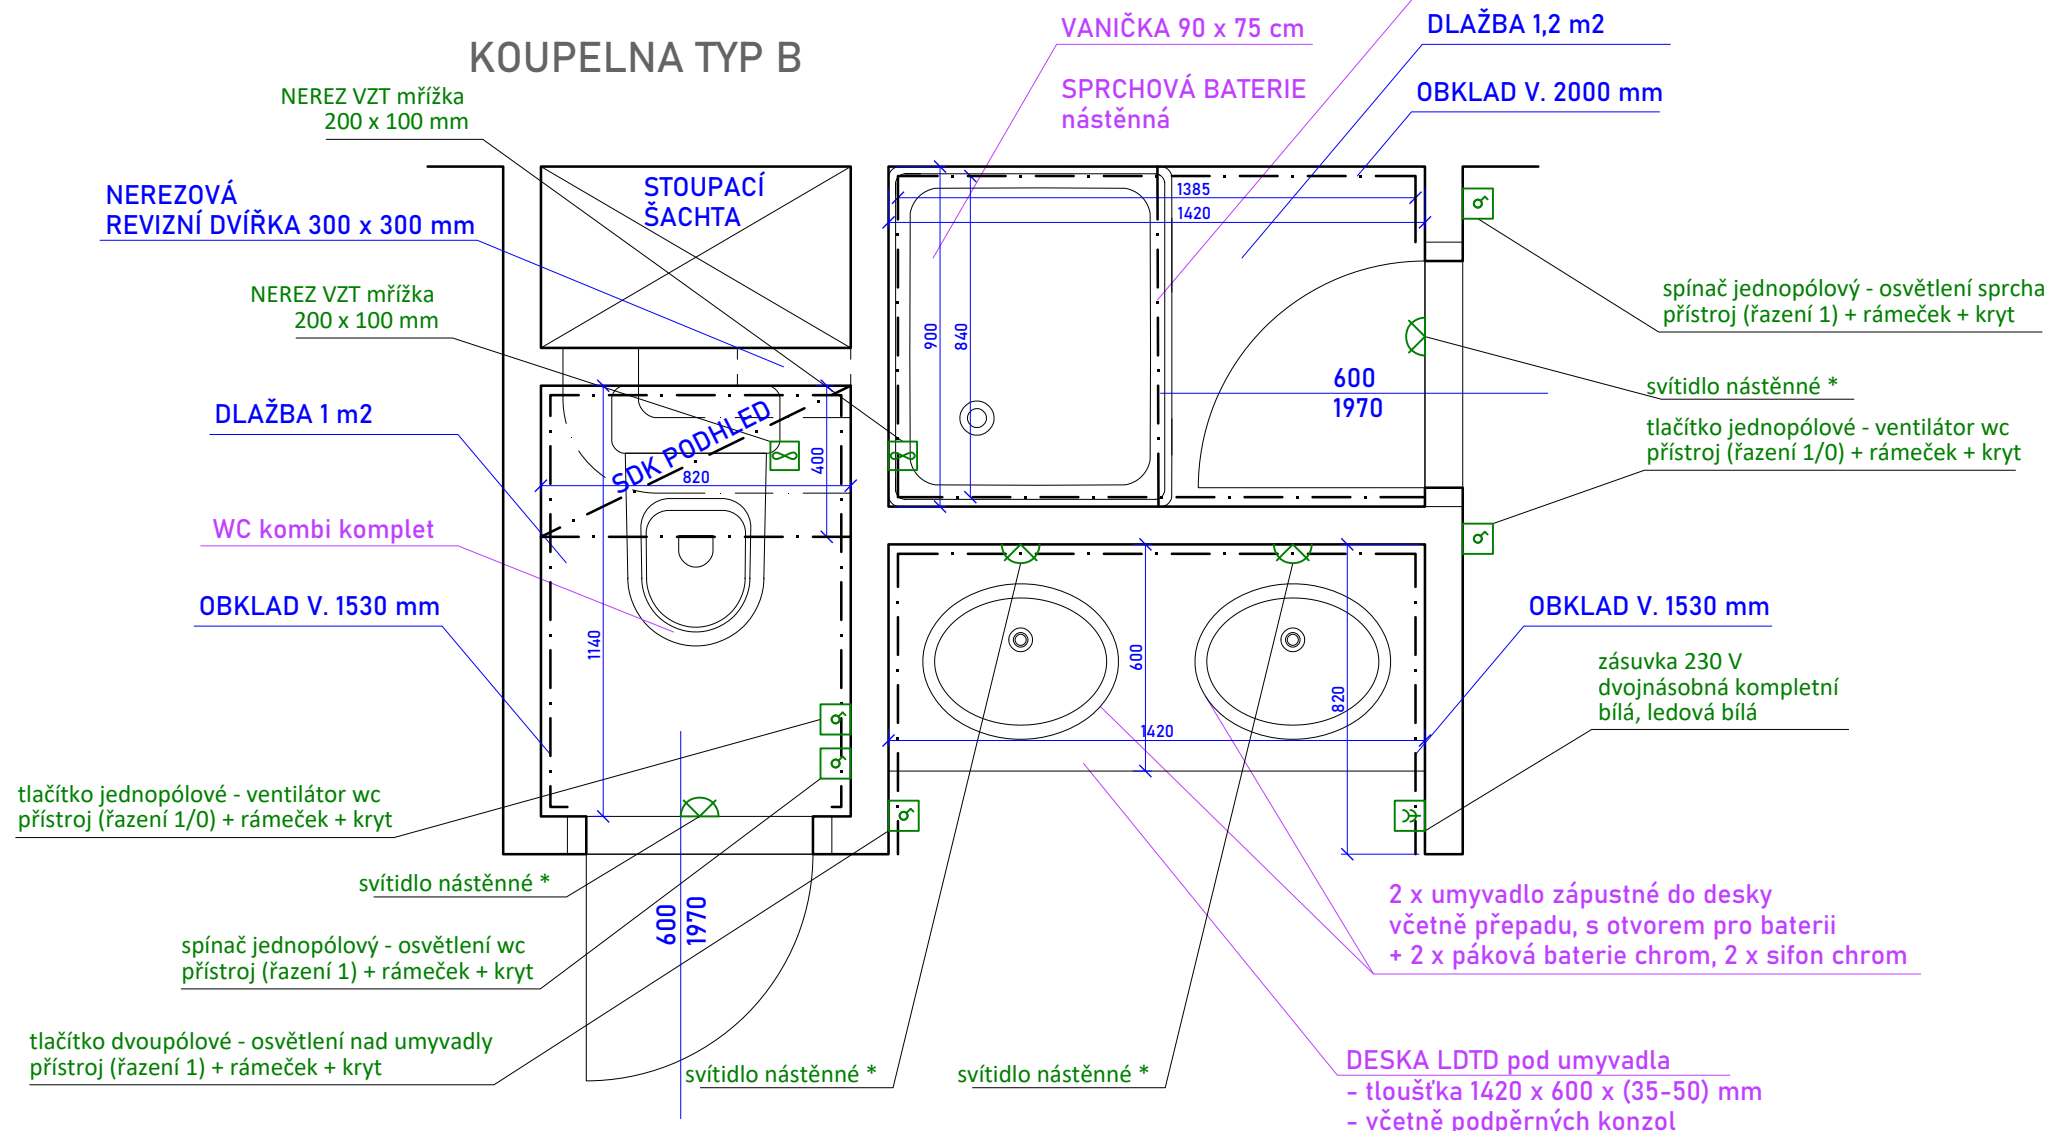

TECHNICKÝ POPIS:

S.V. 2540 mm

BEZ DISPOZIČNÍCH ZMĚN

VÝMALBA WC, SPRCHY, PROSTOR U UMYVADEL

HYDROIZOLAČNÍ NÁTĚR POD OBKLADY A DLAŽBU - DO PROSTOR, KDE HROZÍ PŘÍMÝ OSTRŽIK VODY

DVEŘE:

- VÝMĚNA ZA NOVÉ DVEŘNÍ KŘÍDLO
- LAKOVÁNÍ ZÁRUBNĚ
- ODSTRANĚNÍ PRAHŮ
- INSTALACE NEREZ PŘECHODOVÉ LIŠTY (ŠROUBOVACÍ)

ELEKTROINSTALACE DLE KONKRÉTNÍ POTŘEBY,
DOPORUČENÁ TYPOVÁ ŘADA NAPŘ. ABB LEVIT

* nástěnné svítidlo, LED technologie, vhodné do koupelny, IP ochrana: krytí IP44
výkon 5-9 W, světelný tok 400-800 lm

OBKLAD – REKTIFIKOVANÝ, 80 % bílý, 20 % barevný,
formát 20 x 20 cm – 30 x 30 cm
SPÁROVACÍ HMOTA CEMENTOVÁ bílá,
LIŠTY PLASTOVÉ, ZAOBLENÉ, BÍLÉ

zpracoval	Ing. arch. Ondřej Lovíšek			
projekt	Rekonstrukce hygienických prostor ISŠT, Benešov, Černoleská 1997			
zadavatel	Integrovaná střední škola technická, Benešov, Černoleská 1997			
výkres	NAVRHOVANÝ STAV PŮDORYS + TECH. POPIS	měřítko 1:20	formát 2xA4	datum 06/2024