


SILNOPROUDÁ ELEKTROTECHNIKA
PŮDORYS UČEBNY; 1:50

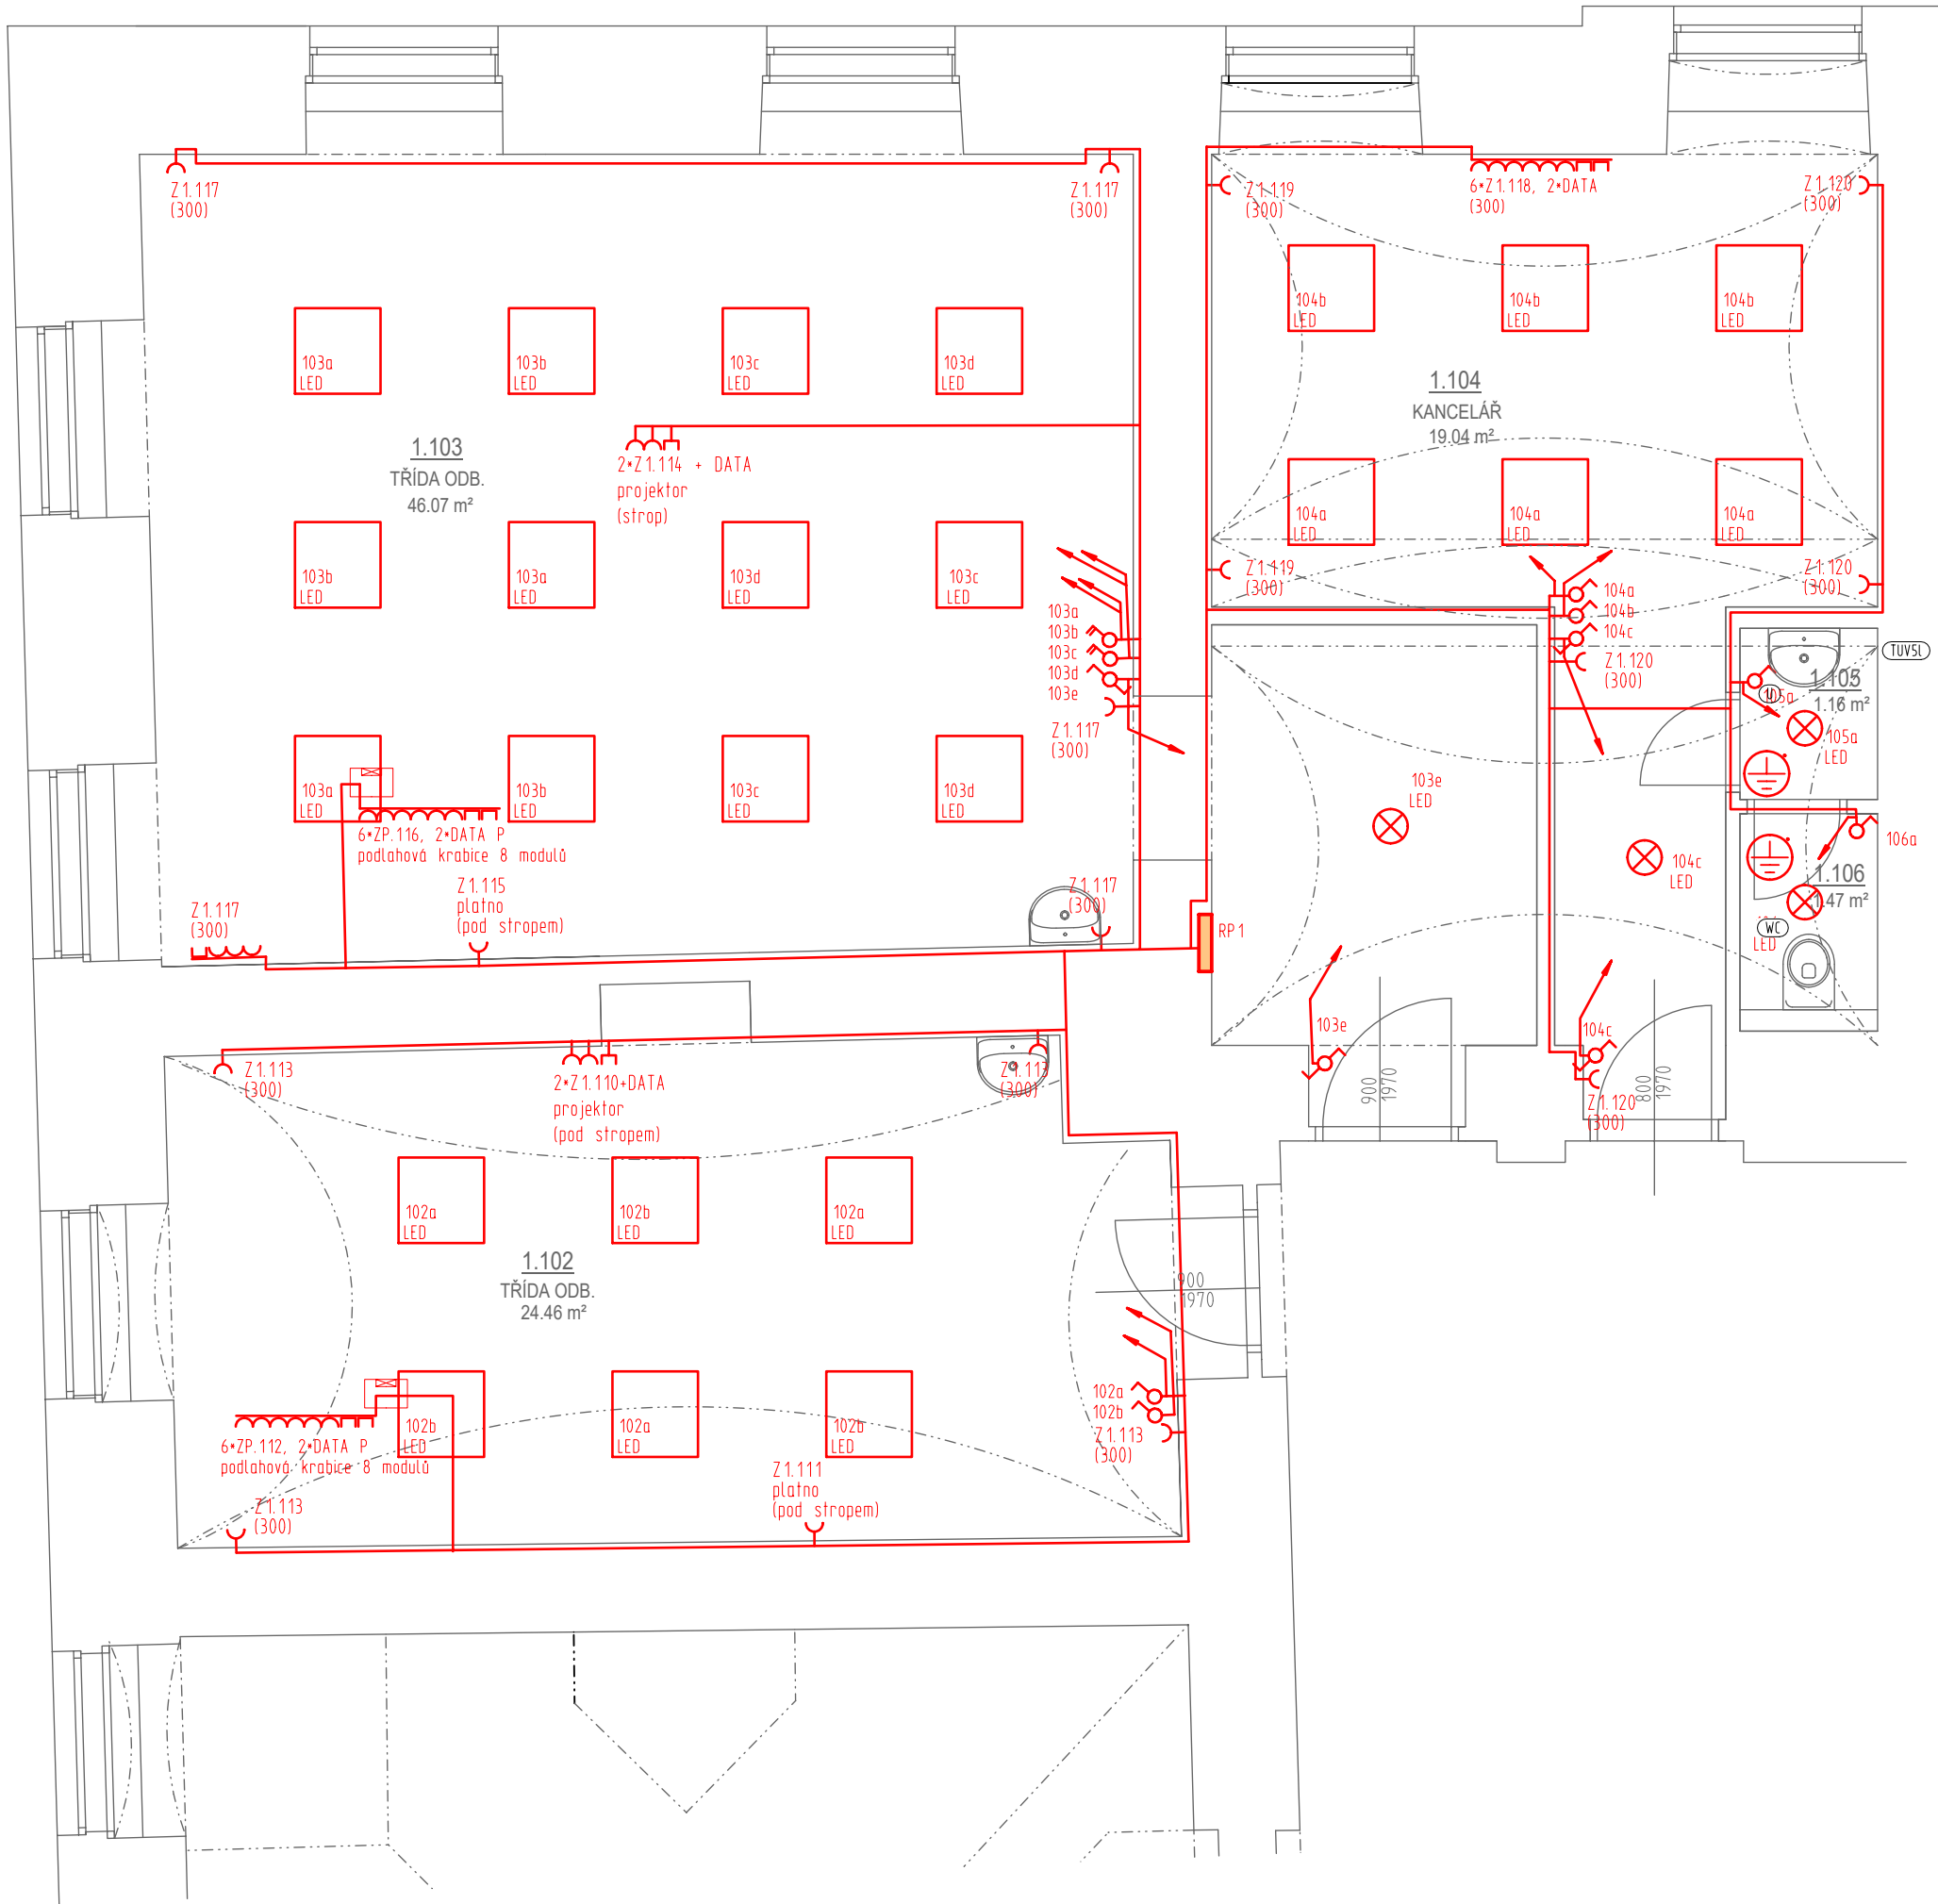

LEGENDA MÍSTNOSTÍ

OZNAČENÍ	NÁZEV MÍSTNOSTI	PLOCHA [m²]	PODLAHA
1.102	TŘÍDA ODB.	24.46	LAM.PLOVOUCÍ
1.103	TŘÍDA ODB.	46.07	LAM.PLOVOUCÍ
1.104	KANCELÁŘ	19.04	LAM.PLOVOUCÍ
1.105	PŘEDSÍŇ WC	1.16	LAM.PLOVOUCÍ
1.106	WC	1.47	LAM.PLOVOUCÍ

PLOCHA MÍSTNOSTÍ CELKEM: 92.20

LEGENDA ELEKTROINSTALACE:

- V1 - VYPÍNAČ ř.č. 1, IP20
- V6 - VYPÍNAČ ř.č. 6, IP20
- Z1 - ZÁSUVKA JEDNODUCHÁ, IP20
- Z2 - ZÁSUVKA DVOJITÁ, IP20
- OCHRANNÉ POSPOJOVÁNÍ HO7V-K 6z/2 NA HOP
- VOLNÝ VÝVOD TROJFÁZOVÝ
- VOLNÝ VÝVOD JEDNOFÁZOVÝ
- LED SVÍTIDLO STROPNÍ, KRUHOVÉ, DOWNLIGHT
- LED SVÍTIDLO STROPNÍ, VESTAVNÉ PANELOVÉ, 600*600mm, 42W

POZNÁMKY:

- VÝŠKY KONCOVÝCH PRVKŮ JSOU UVEDENY NA OSU PRVKU
- PŘED ZAHÁJENÍM MONŽÁŽE MUSÍ BÝT PROVEDENA KOORDINACE S VÝROBNÍ DOKUMENTACÍ VYBAVENÍ PRODEJNY
- ELEKTROINSTALACE V PROSTORU HYGIENICKÉHO ZÁZEMÍ MUSÍ BÝT PROVEDENA DLE čsn 33 2130 ED.3.
- ZAJISTI OCHRANNÉ POSPOJENÍ VŠECH VODIVÝCH KOSNTRUKCÍ VČETNĚ VYBAVENÍ NA HOP

NAPĚŤOVÁ SOUSTAVA: 3+N+PE 50Hz, 230/400V TN-C-S

vypracoval: ING. VOJTĚCH MERENUS NA SKÁLE 1126/31 286 01 ČÁSLAV	autorizoval: ING. VOJTĚCH MERENUS NA SKÁLE 1126/31 286 01 ČÁSLAV	
číslo zakázky: ST202411		
investor:	Oprava prostor v přízemí budovy školy, Nám. Jana Žižky z Trocnova 75, 286 01 Čáslav	
stavba:	Oprava prostor v přízemí budovy školy, SOU, Čáslav, Žižkovo nám. 75	
část projektu:	D. DOKUMENTACE OBJEKTU	
díl projektu:	D.1. DOKUMENTACE STAVEBNÍHO OBJEKTU	
profese:	D.1.4. TECHNIKA PROSTŘEDÍ STAVEB	
objekt:	S001 - OPRAVY UČEBEN	
výkres:	PŮDORYS 1NP ELEKTROINSTALACE	

STAMER s.r.o. STAVBY MERENUS Nad Rezkovcem 1801 286 01 Čáslav www.stamer.cz, tel.: 724 125 511	
stupeň: DSP	revize: 0-8/2024
měřítko: 1:50	formát: 6A4
datum: Červen 2024	
číslo dokumentu: D.1.4.b.004	