


1. Typy a průřezy silnoproudých vodičů jsou uvedeny ve schématech příslušných rozvaděčů
2. Před zahájením mont. prací musí být přesně umístění konc. a ovládacích prvků projednáno s investorem stavby
3. Uložení nových kabelových vedení od R7:
 - chodba: na povrchu ve vkladáci instalační liště 40x40mm
 - jazyková učebna : pod omítkou
4. Počet a rozmístění svítidel je provedeno na základě výpočtů osvětlenosti zpracovaných dle ČSN EN 124 64-1
Výpočty osvětlenosti, které jsou součástí příloh technické zprávy v paré č.1.

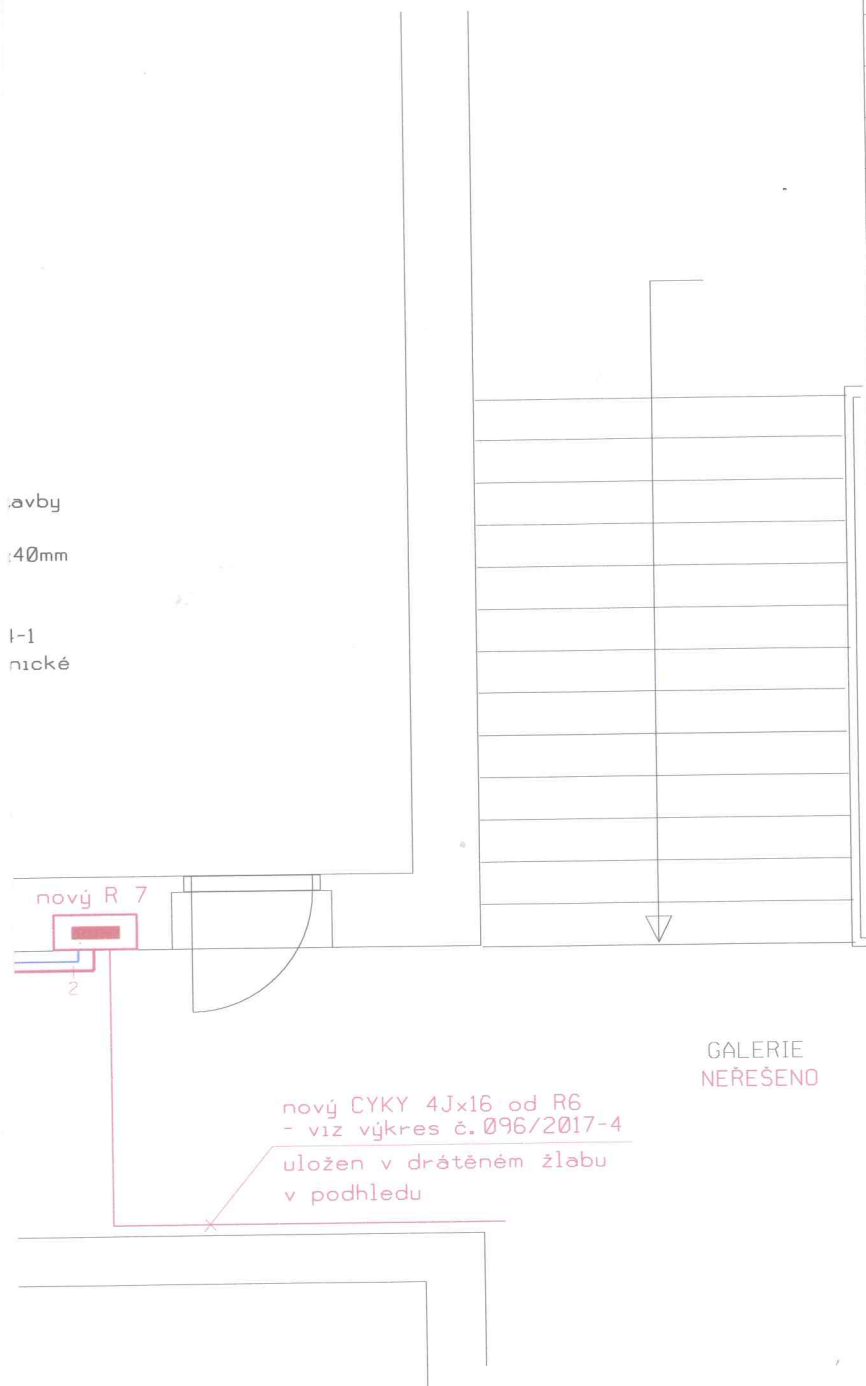

LEGENDA

ZNAČKA	POPIS
	spínač jednobol., řazení č.1
	spínač sériový, řazení č.5
	přepínač střídavý, řazení č.6
	přepínač křížový, řazení č.7
	tlačítko, resp. dvoj tlačítko v KU 68
	ovl.prvky IP 44
	stropní a nástěnné pohyb.čidlo
	liniové zářivkové svítidlo ,IP 66 s el.předřadníkem
	liniové zářivkové svítidlo ,IP 20 s el.předřadníkem
	podhledové zapuštěné zářivkové svítidlo IP 20, el.předřadník
	stropní svítidlo 1x E27
	nástěnné svítidlo
	stropní svítidlo 2x E27
	svítidla s integrovaným pohybovým čidlem
	nástěnné reflektorové svítidlo
	zásuvka 230V/16A
	zásuvka 400V s číslem obvodu
	zásuvka 230V/16A, 400V/16, IP 44
	rozvaděč
	hlavní ochranná přípojnice s připojením k uzemnění
	ochran. a prac.pospojení
	přístrojová přechodka do KU 68 pro pohyblivý vývod
	konc.zařízení s číslem obvodu a techn.údaji

NEŘEŠENO

SOUSTAVA : TN-C-S, 3+PEN, 3+PE+N ~ , 50s-1, 230/400V
OCHRANA : Automatickým odpojením od zdroje dle ČSN 33 2000-4-41 ed.2
Pospojováním dle ČSN 33 2000-4-41 ed.2
PROSTŘEDÍ : Stanoveno protokolem o určení vnějších vlivů dle ČSN 33 2000-5-51 ed.3

datum: Červenec 2017	kreslil: Petr Semilský	vypracoval: Petr Semilský	zodpovědný projektant: Ing. Zdeněk Trachta
investor: Vyšší odborná škola a střední zemědělská škola Mendelova 131 256 01 Benešov	název akce: Benešov - oprava a rekonstrukce elektroinstalace v areálu VOŠ a SZeŠ Benešov Elektroinstalace - silnoproud		Krásnohorská elektro s.r.o. 262 56 Krásná Hora nad Vlt. 172 tel. 318 862 462 fax: 318 862 495 e-mail: projekce@krasnohorska.cz http://www.krasnohorska.cz
název výkresu: Situace jazykové učebny Š11	měřítko: 1 : 50		číslo výkresu: 096/2017-6