


D.1.3.b.4 - PO - půdorys 3.NP, měřítko 1:150

Instalace elektrické požární signalizace
Václavské náměstí 183/26, Kuříná Hora

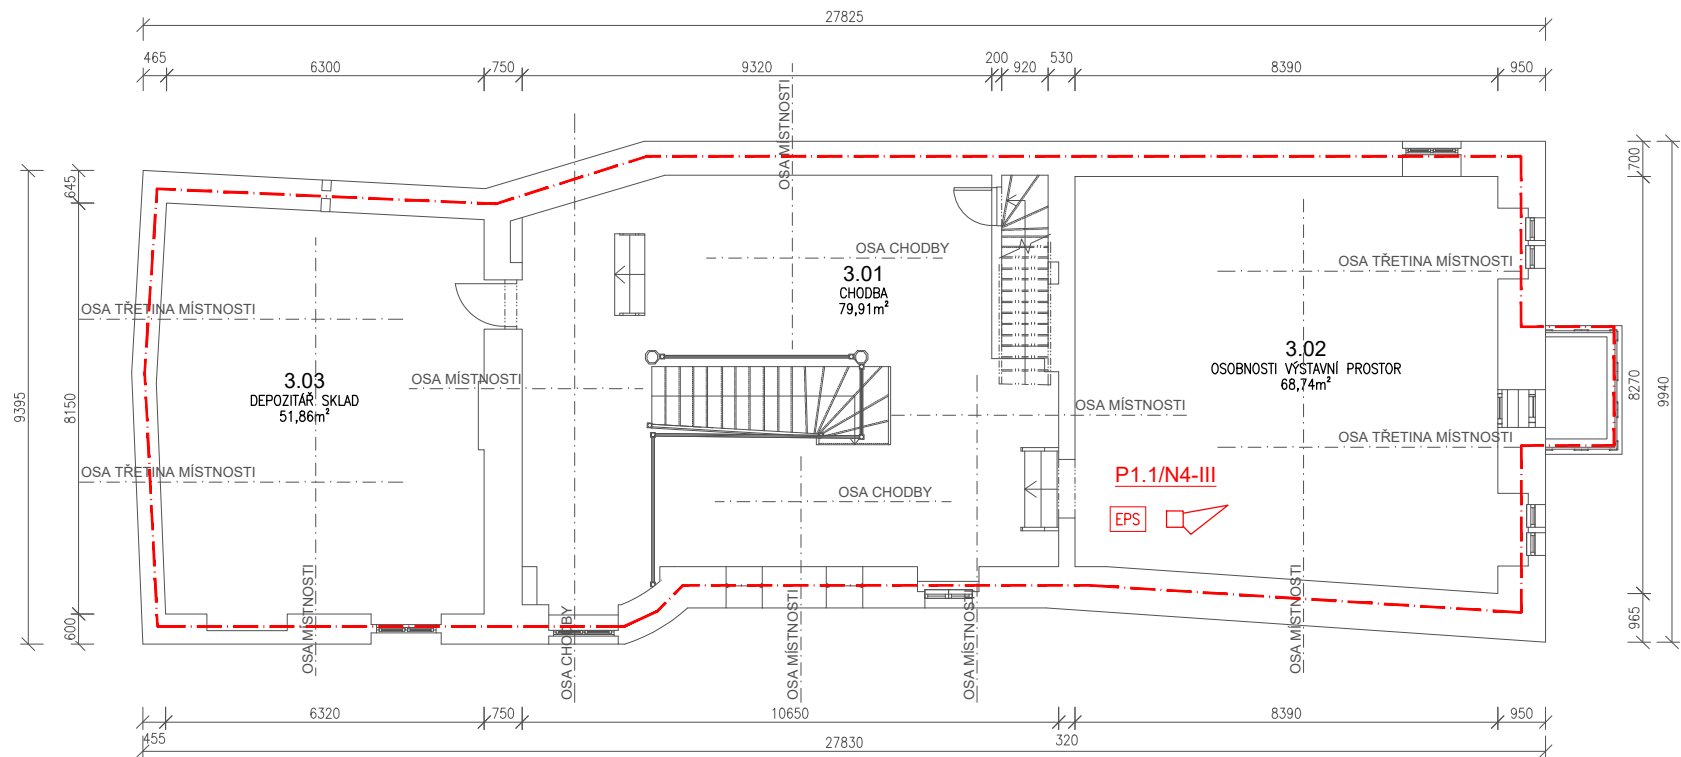

TABULKA MÍSTNOSTÍ		
Č.M.	NÁZEV MÍSTNOSTI	PLOCHA [m²]
3.01	CHODBA VÝSTAVNÍ PROSTOR	18,31
3.02	OSOBNOSTI VÝSTAVNÍ PROSTOR	
3.03	DEPOZITÁŘ SKLAD	
CELKOVÁ PLOCHA [m²]:		18,31
• POKUD NENÍ V TABULCE MÍSTNOSTÍ UVEDENO, ŽE SE JEDNÁ O KONSTRUKCI STÁVAJÍCÍ, UVAŽUJE SE KONSTRUKCE JAKO NOVĚ NAVRHOVANA		

LEGENDA PO:	
	HRANICE POŽÁRNÍHO ÚSEKU
	NÁZEV POŽÁRNÍHO ÚSEKU
	PROSTOR VYBAVENÝ EPS
	SÍŘENA PRO VYHLÁŠENÍ POPLACHU