


D.1.3.b Výkresová příloha
D.1.3.b.1 - PO - půdorys 1.PP, měřítko 1:150

Instalace elektrické požární signalizace
Václavské náměstí 183/26, Kuříná Hora

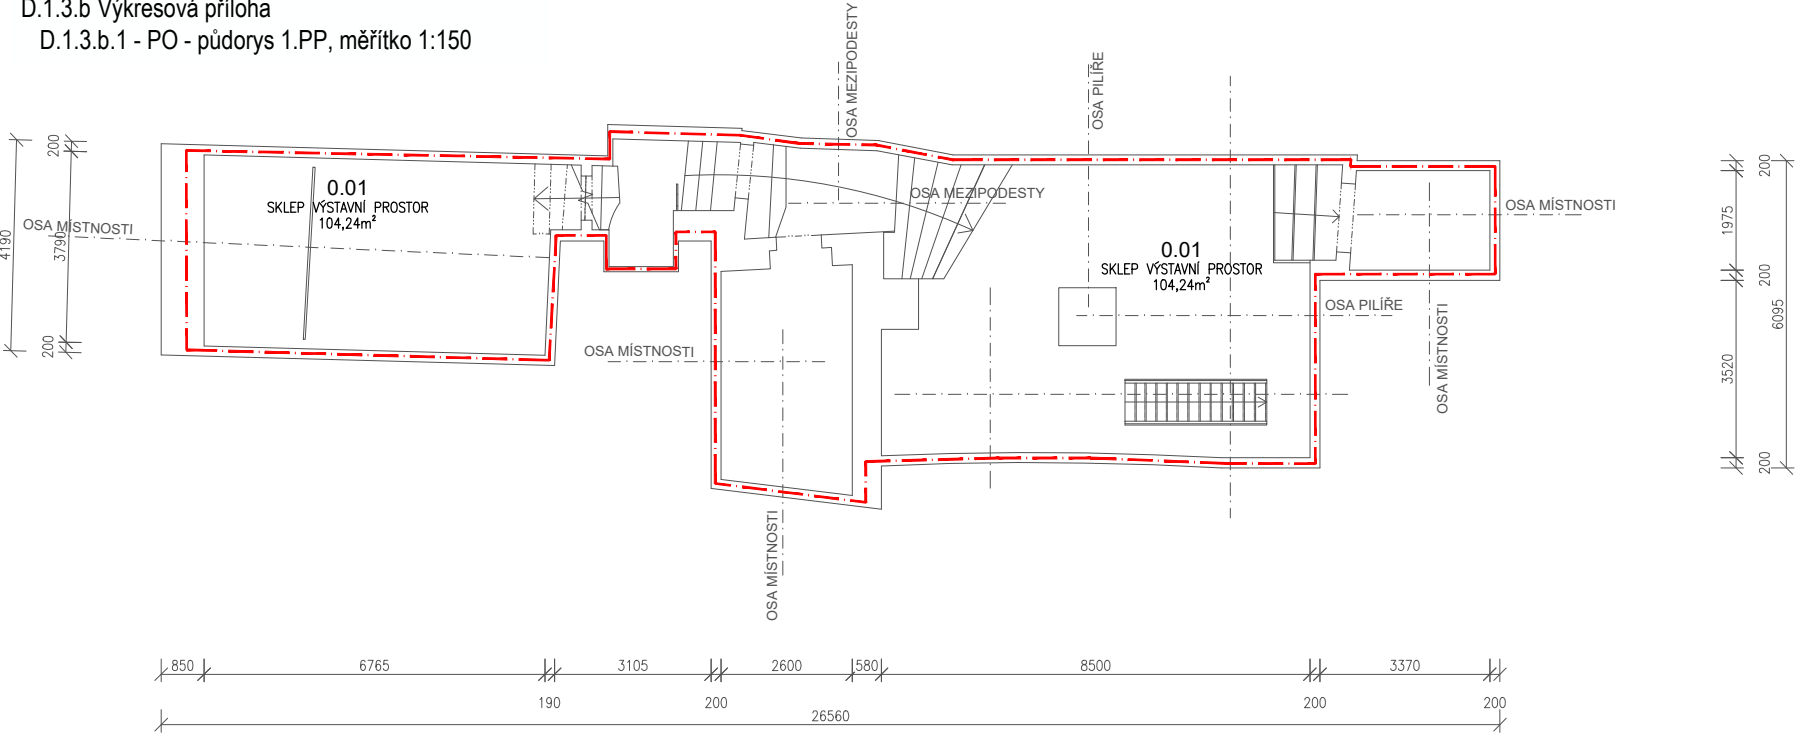

TABULKA MÍSTNOSTÍ		
Č.M.	NÁZEV MÍSTNOSTI	PLOCHA [m²]
0.01	SKLEP VÝSTAVNÍ PROSTOR	104,24
CELKOVÁ PLOCHA [m²]:		104,24
• POKUD NENÍ V TABULCE MÍSTNOSTI UVEDENO, ŽE SE JEDNÁ O KONSTRUKCI STÁVAJÍCÍ, UVAŽUJE SE KONSTRUKCE JAKO NOVĚ NAVRHOVÁNA		

LEGENDA PO:	
	HRANICE POŽÁRNÍHO ÚSEKU
	NÁZEV POŽÁRNÍHO ÚSEKU
	PROSTOR VYBAVENÝ EPS
	SÍŘENA PRO VYHLÁŠENÍ POPLACHU