



Půdorys

1:50

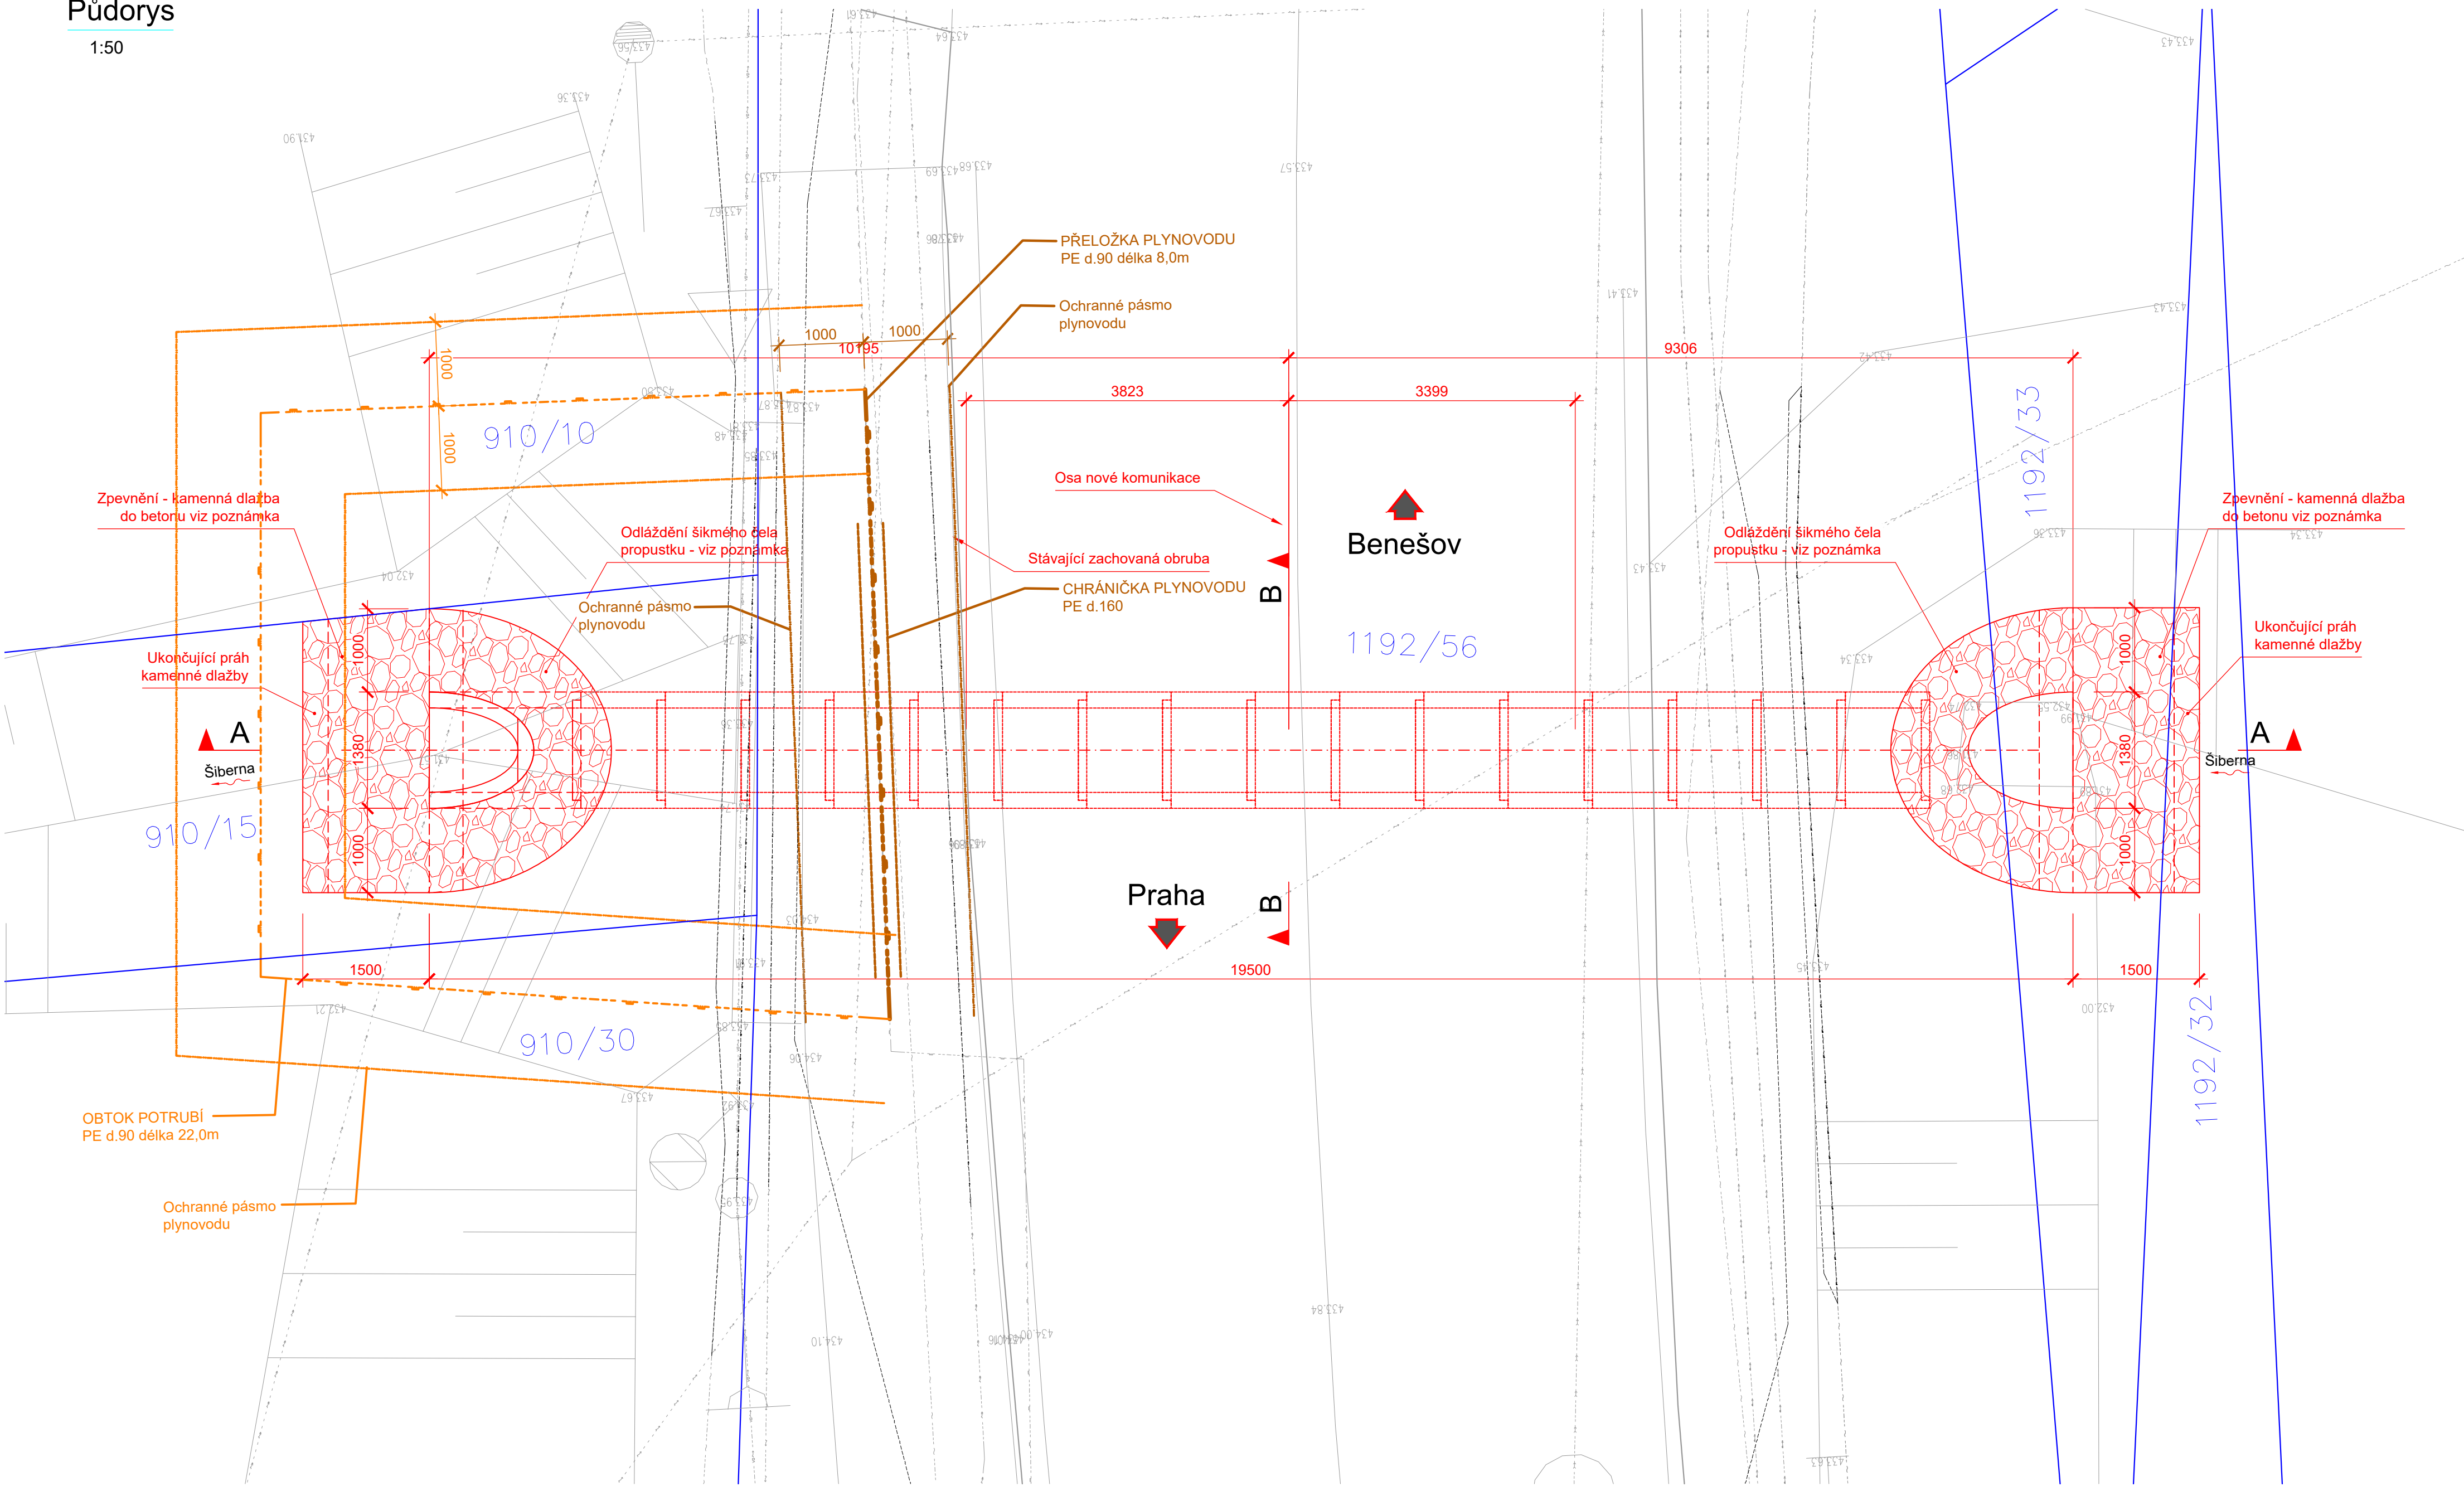

Řez A  
1:50

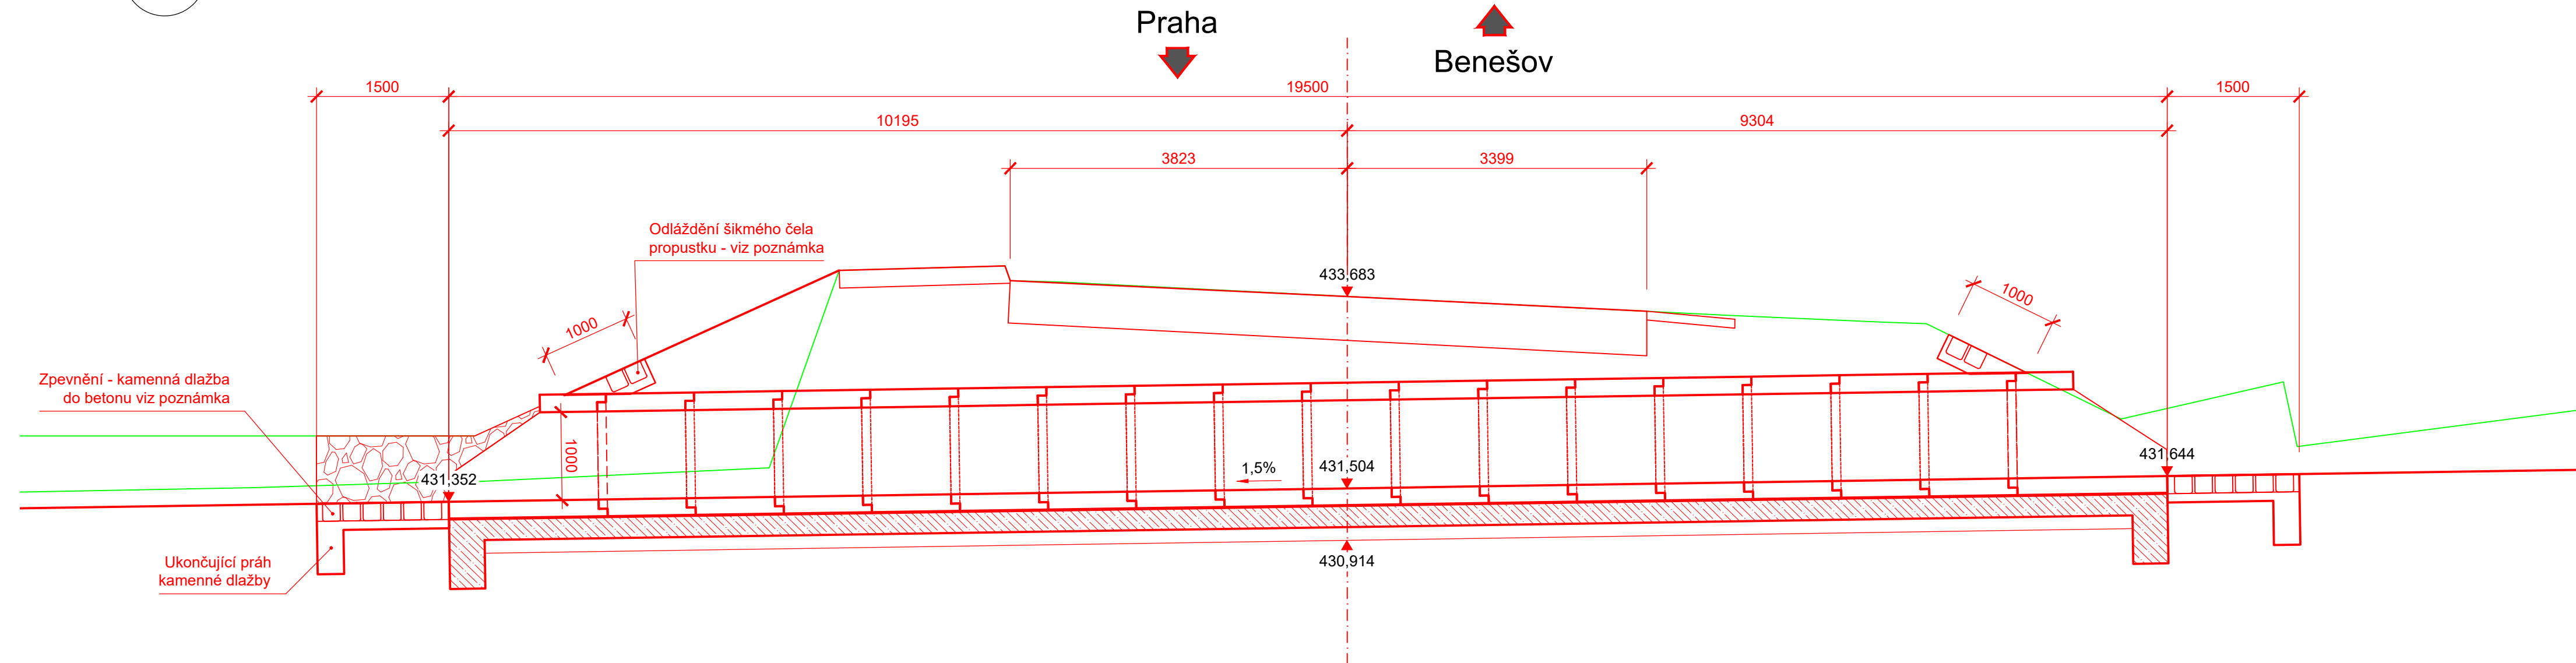

Poznámky:

- Demolice stávajícího mostu je předmětem SO 004.
- Výstavba nového propustku bude probíhat za úplného vyloučení provozu.
- Všechny inženýrské sítě budou přeloženy nebo ochráněny (viz samostatné stavební objekty).
- Koryto vodoteče bude provizorně zatrubněno.
- Na koncích propustku bude pravezen standardní zesílený základ.
- Odláždění výtoku/vtoku propustku a koryta bude kamennou spárovanou dlažbou tl. 200 do betonu tl. 100 mm. Odláždění ukončeno betonovým prahem 300x600 mm. V odláždění bude vyznačen letopočet výstavby.

Stávající inženýrské sítě:


vodovod, přípojky  
podzemní vedení NN  
nadzemní vedení NN  
podzemní vedení VN  
nadzemní vedení VN  
sdělovací vedení-bez rozlišení  
veřejné osvětlení  
plynové vedení STL  
plynové vedení VTL  
kanalizace-bez rozlišení

Ochrana/úprava inženýrských sítí:

vodovod, přípojky  
podzemní vedení NN  
nadzemní vedení NN  
podzemní vedení VN  
nadzemní vedení VN  
sdělovací vedení-bez rozlišení  
veřejné osvětlení  
podzemní vedení CETIN  
kanalizace-bez rozlišení

Nadzemní vedení VN a NN nutno ochránit při výstavbě případně nechat vypnout !!!!! V ochranném pásmu VN a NN je možné provádět stavební práce pouze se souhlasem správce sítě !!!!

Řez B  
1:50

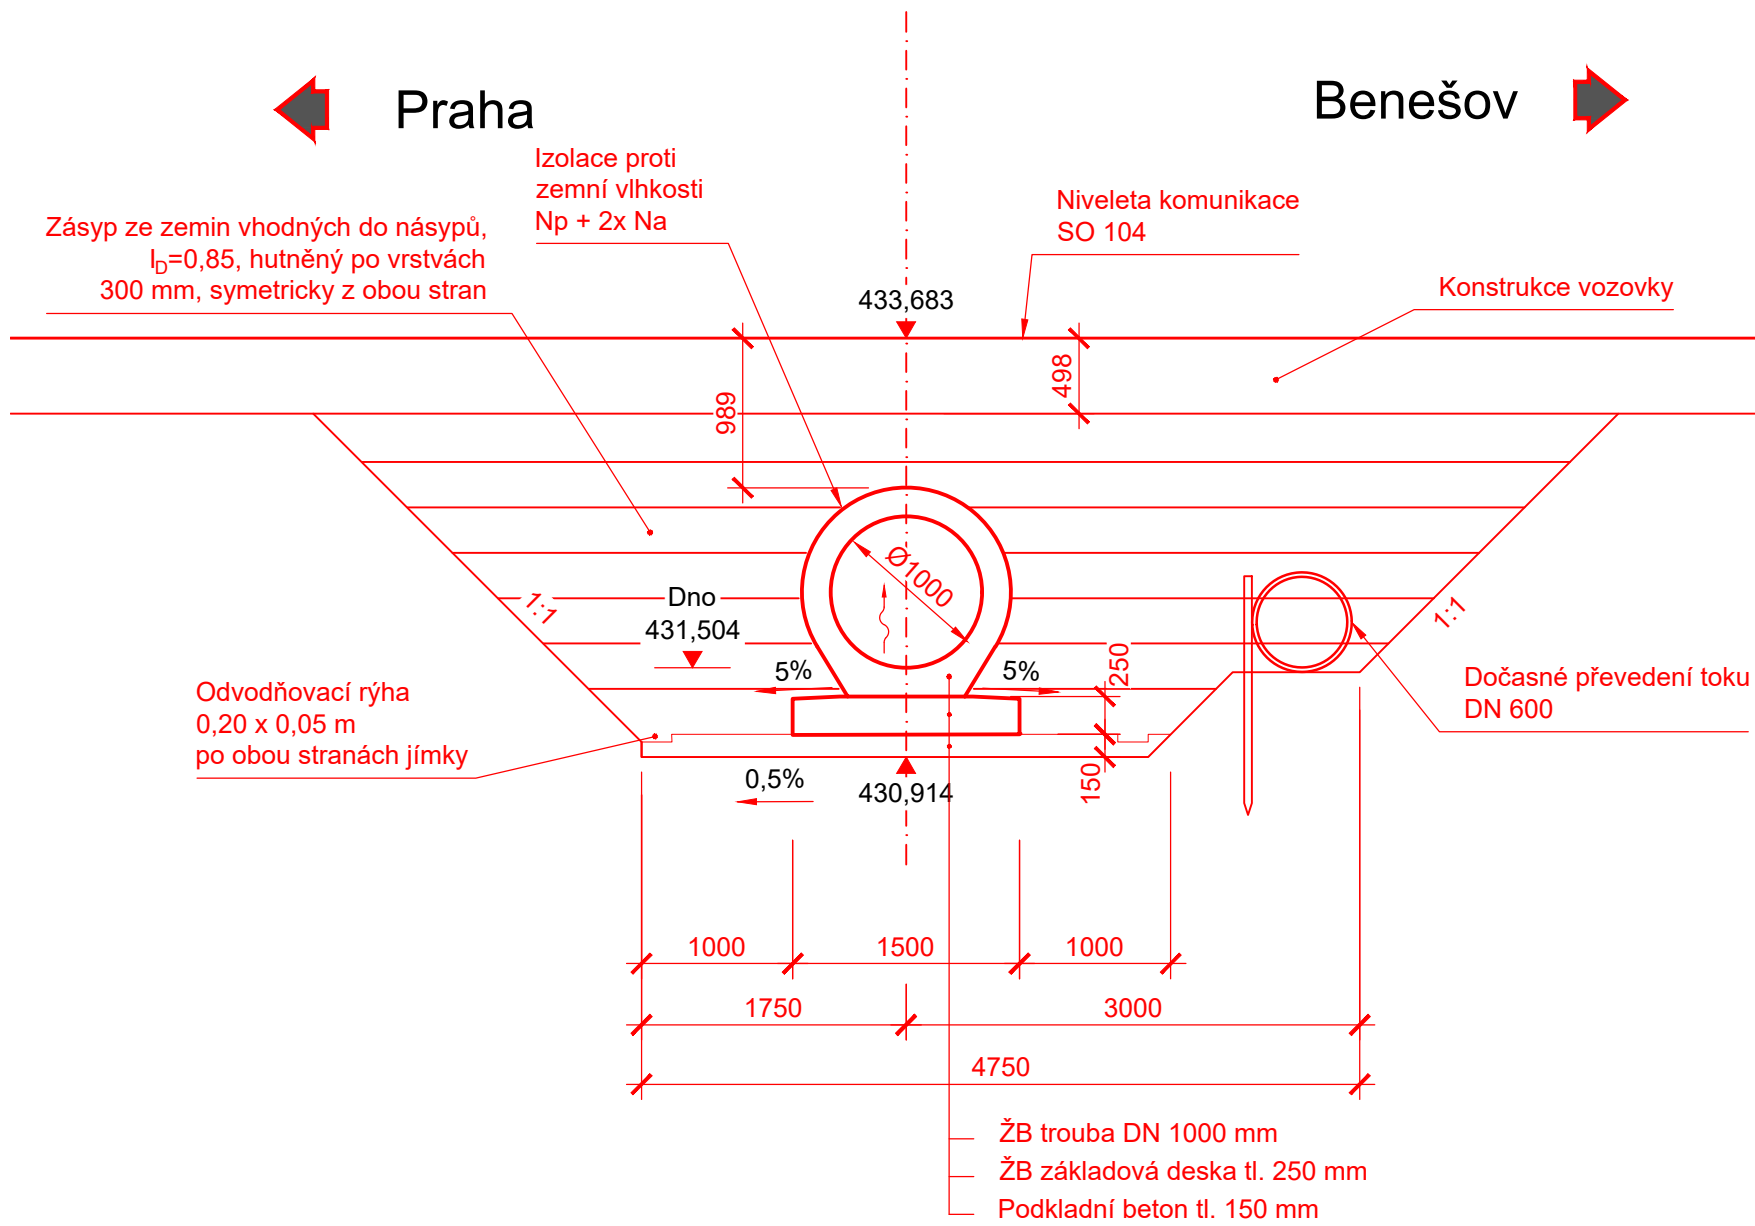

1	12/2024	ČISTOPIS	Ing. Petr Nehasil	Ing. Dušan Čichra
Č.	Datum	Popis	Vypracoval	Schválil
REVIZE				

Souřadnicový systém S-JTSK, Výškový systém Bpv

Objednatel:	<b>Středočeský kraj</b> Zborovská 81/11, 150 21 Praha 5
-------------	---

Navrhl/vypracoval:	Zodpovědný projektant:	Zhotovitel:
Ing. Petr Nehasil	Ing. Petr Nehasil	Mott MacDonald CZ, spol. s r.o.
Technická kontrola:	Hlavní inženýr projektu:	<b>M</b> MOTT MACDONALD
Ing. Dušan Čichra	Ing. Dušan Čichra	

Kraj: Středočeský kraj	Čís. sm. obj.:	S-1181/DOP/2019
Katastrální území: Sulice[759431], Střim[662496], Ládvi[5662445]	Čís. akce:	390474
Akce: <b>II/603 Sulice- Želivec, rekonstrukce silnice a mostů</b>		Datum: 07/2024
		Formát: Bx44
		Měřítko: 1:50
		Stupeň: PDPS
		Číslo přílohy: D.104-6
Část: <b>Propustek 1 - nový stav</b>		Číslo kopie: