


PŮDORYS 1:50

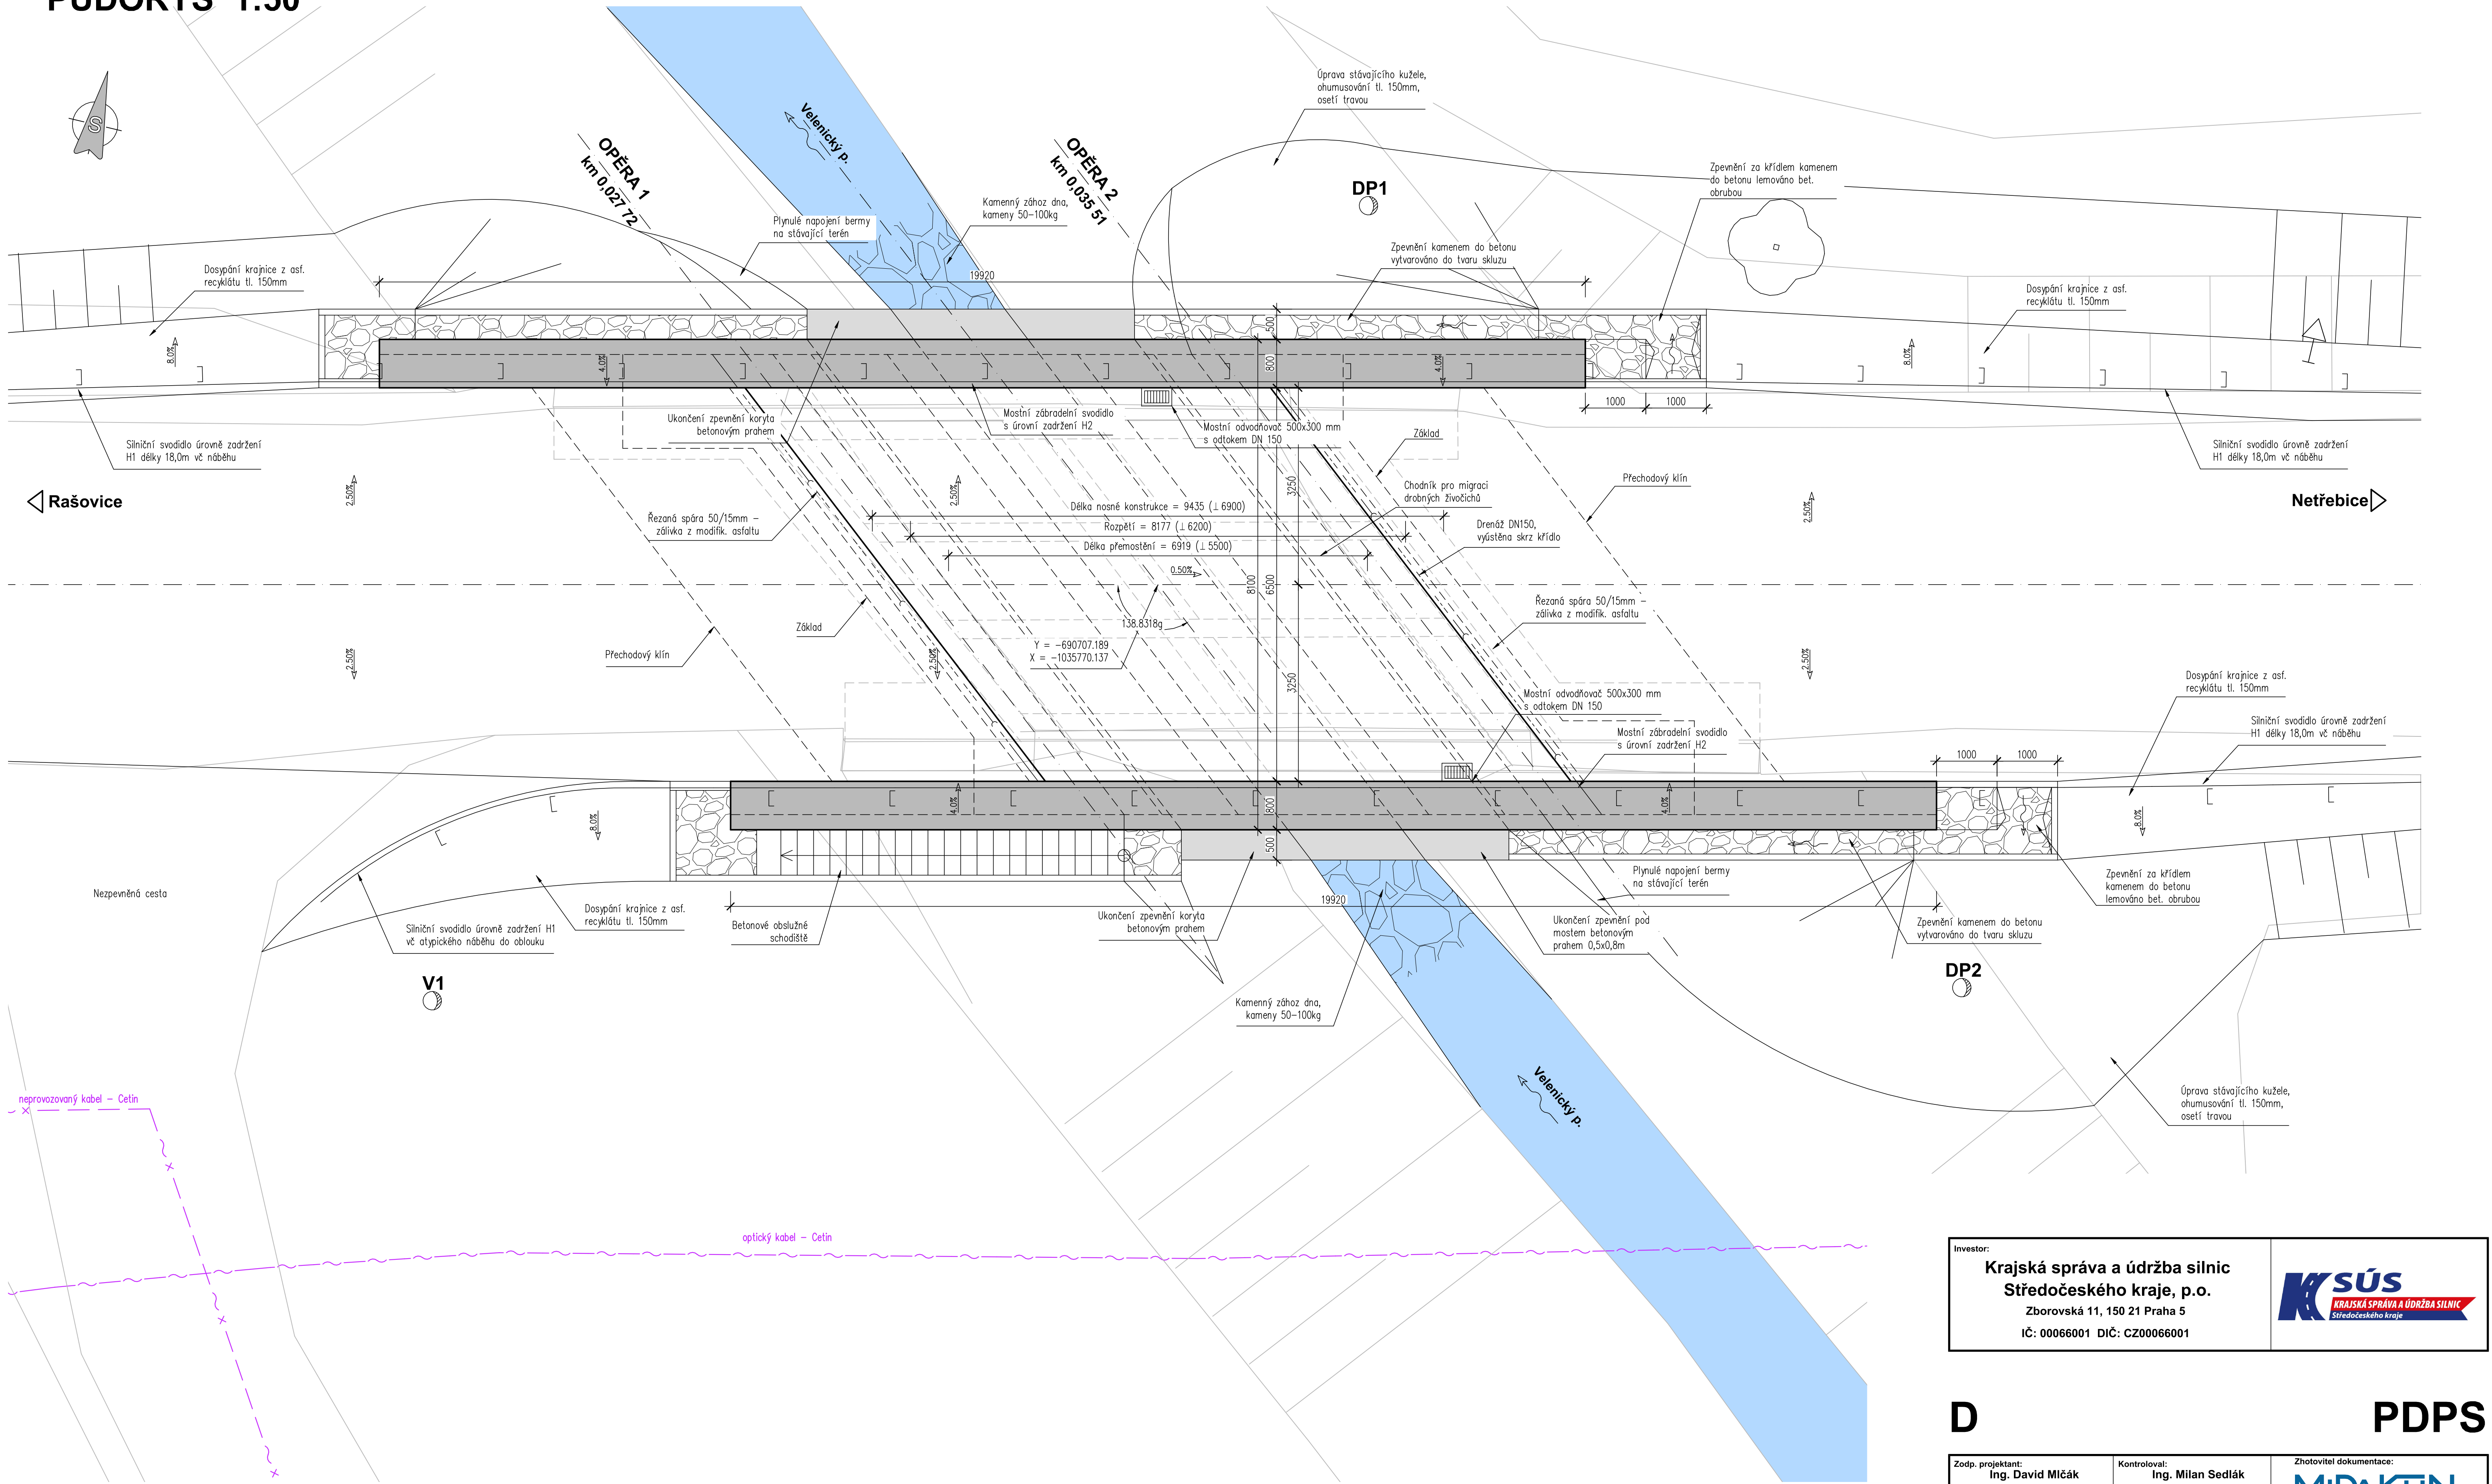

Investor:

**Krajská správa a údržba silnic
Středočeského kraje, p.o.**

Zborovská 11, 150 21 Praha 5
IČ: 00066001 DIČ: CZ00066001

D

PDPS

Zodp. projektant: Ing. David Mičák		Kontroloval: Ing. Milan Sedlák		Zhotovitel dokumentace:	
Vypracoval: Ing. David Mičák				MIDAKON	
				Na Násvi 18/4, Brno, 620 00 IČO: 089 27 677, DIČ: CZ089 27 677 email:midakon@midakon.cz	
Investor: KSÚS p.o.		Stupeň: PDPS		Datum: 05/2024	
Místo: Netřebice		Počet A4: 8 A4			
Akce: II/330 Netřebice, most ev. č. 330-011 přes potok		Měřítko: 1:50		Paré:	
Objekt: SO 201 - Most ev. č. 330-011		Číslo zakázky: 2327			
Název: PŮDORYS		Č. výkresu: D.1.2.3			