


LEGENDA STÁVAJÍCÍCH INŽENÝRSKÝCH SÍTÍ:

- SDĚLOVACÍ KABEL PODZEMNÍ
- SDĚLOVACÍ KABEL PODZEMNÍ OVĚŘENÝ
- SILOVÉ VEDENÍ NN PODZEMNÍ OVĚŘENÝ
- PLYN STL PODZEMNÍ OVĚŘENÝ
- KANALIZACE GRAVITAČNÍ PODZEMNÍ OVĚŘENÝ
- VODOVOD PODZEMNÍ OVĚŘENÝ

LEGENDA:

- KOMUNIKACE
- ZELENÉ PÁSY, TRAVNATÉ PLOCHY
- CHODNÍKOVÉ PLOCHY
- DĚLICI OSTRŮVKY
- CYKLOSTEZKY
- CYKLOBOXY
- VODOROVNÉ DOPRAVNÍ ZNAČENÍ
- NOVÉ STROMY

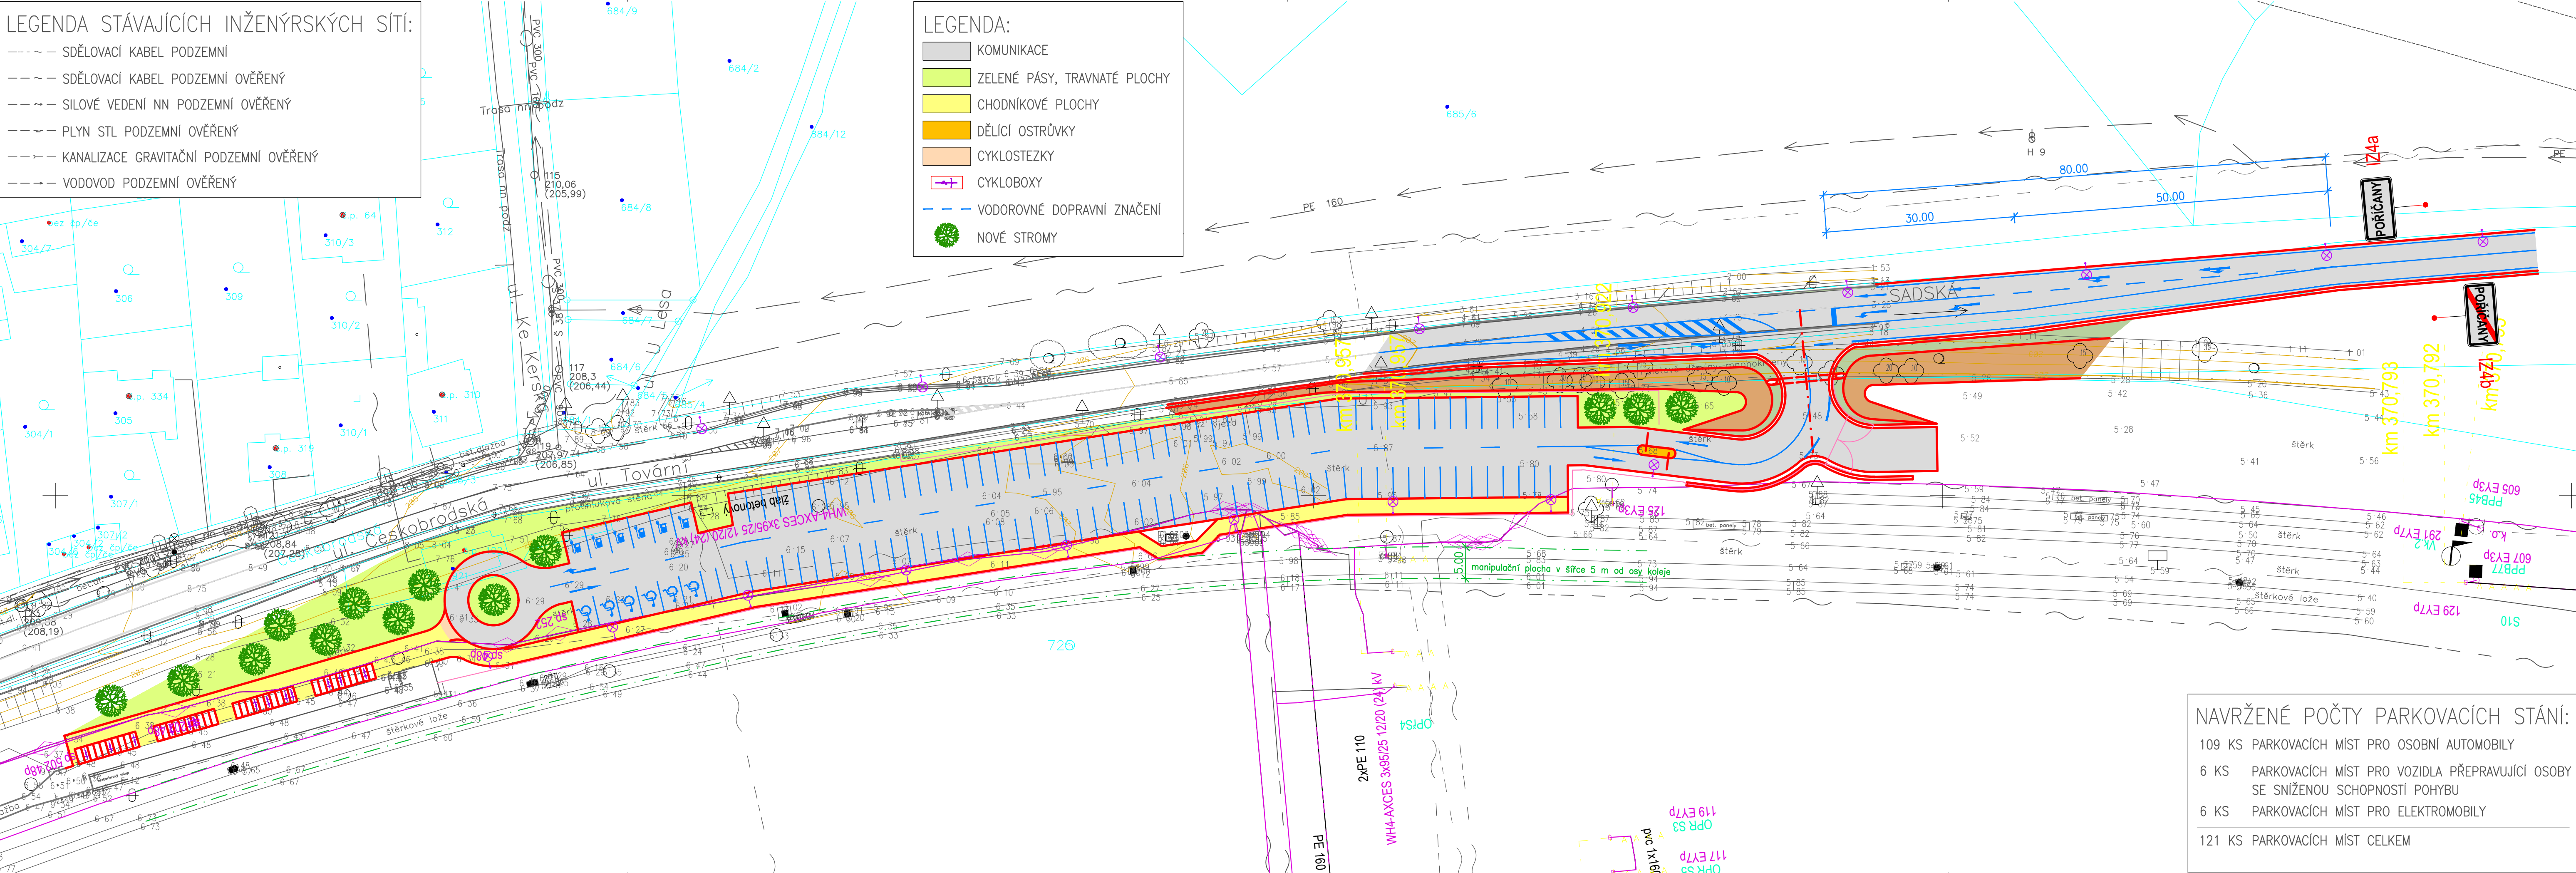

NAVŘZENÉ POČTY PARKOVACÍCH STÁNÍ:

- 109 KS PARKOVACÍCH MÍST PRO OSOBNÍ AUTOMOBILY
- 6 KS PARKOVACÍCH MÍST PRO VOZIDLA PŘEPRAVUJÍCÍ OSOBY SE SNÍŽENOU SCHOPNOSTÍ POHYBU
- 6 KS PARKOVACÍCH MÍST PRO ELEKTROMOBILY
- 121 KS PARKOVACÍCH MÍST CELKEM

REVIZE	POPIS	DATUM	PODPIS
01			
02			
03			

ČÁST B

VÝŠKOVÝ SYSTÉM Bpv

OBJEDNATEL PD

**Středočeský kraj**

SOURADNICOVÝ SYSTÉM S-JTSK

STŘEDOČESKÝ KRAJ  
ZBOROVSKÁ 81/11, 150 21 Praha 5  
IČO: 708 91 095  
ODBOR VEŘEJNÉ MOBILITY

<b>SAGASTA s.r.o.</b> SÍDLŮ: NOVODVORSKÁ 1010/14, 142 00 PRAHA 4 IČ: 045 98 555 DIČ: CZ045 98 555				JTSK Bpv
ODPOVĚDNÝ PROJEKTANT ING. JAN HRACHOVEC	VYPRACOVAL ING. JAN HRACHOVEC	KONTROLA ING. JAN HRACHOVEC	HIP ING. JAN HRACHOVEC	ČÍSLO SOUPRAVY
PODPIS	PODPIS	PODPIS	PODPIS	ČÍSLO ZAKÁZKY 124 072
AKCE				DOKUMENTACE TST
<b>VÝSTAVBA P+R POŘÍČANY</b>				MĚŘÍTKO 1:500
				DATUM 8/2024
NÁZEV PŘÍLOHY				POČET FORMÁTŮ 5XA4
SITUACE - VARIANTA 5				ČÁST B
DOKUMENTACI LZE UŽÍVAT POUZE VE SMYSLU PŘÍSLUŠNÉ SMLOUVY O DÍLO. VÝKRES, ČÍ JEHO ČÁST, MŮŽE BÝT KOPIOVÁN NEBO JINÝM ZPŮSOBEM ROZŠÍŘOVÁN POUZE PO PŘEDCHOZÍM SOUHLASU SAGASTA s.r.o.				ČÍSLO PŘÍLOHY 2.5