


LEGENDA STÁVAJÍCÍCH INŽENÝRSKÝCH SÍTÍ:

- SDĚLOVACÍ KABEL PODZEMNÍ
- SDĚLOVACÍ KABEL PODZEMNÍ OVĚŘENÝ
- SILOVÉ VEDENÍ NN PODZEMNÍ OVĚŘENÝ
- PLYN STL PODZEMNÍ OVĚŘENÝ
- KANALIZACE GRAVITAČNÍ PODZEMNÍ OVĚŘENÝ
- VODOVOD PODZEMNÍ OVĚŘENÝ

LEGENDA:

- KOMUNIKACE – ASFALTOVÝ BETON
- ZELENÉ PÁSY, TRAVNATÉ PLOCHY
- CHODNÍKOVÉ PLOCHY
- DĚLÍCI OSTRŮVKY
- CYKLOSTEZKY
- CYKLOBOXY
- VODOROVNÉ DOPRAVNÍ ZNAČENÍ
- NOVÉ STROMY

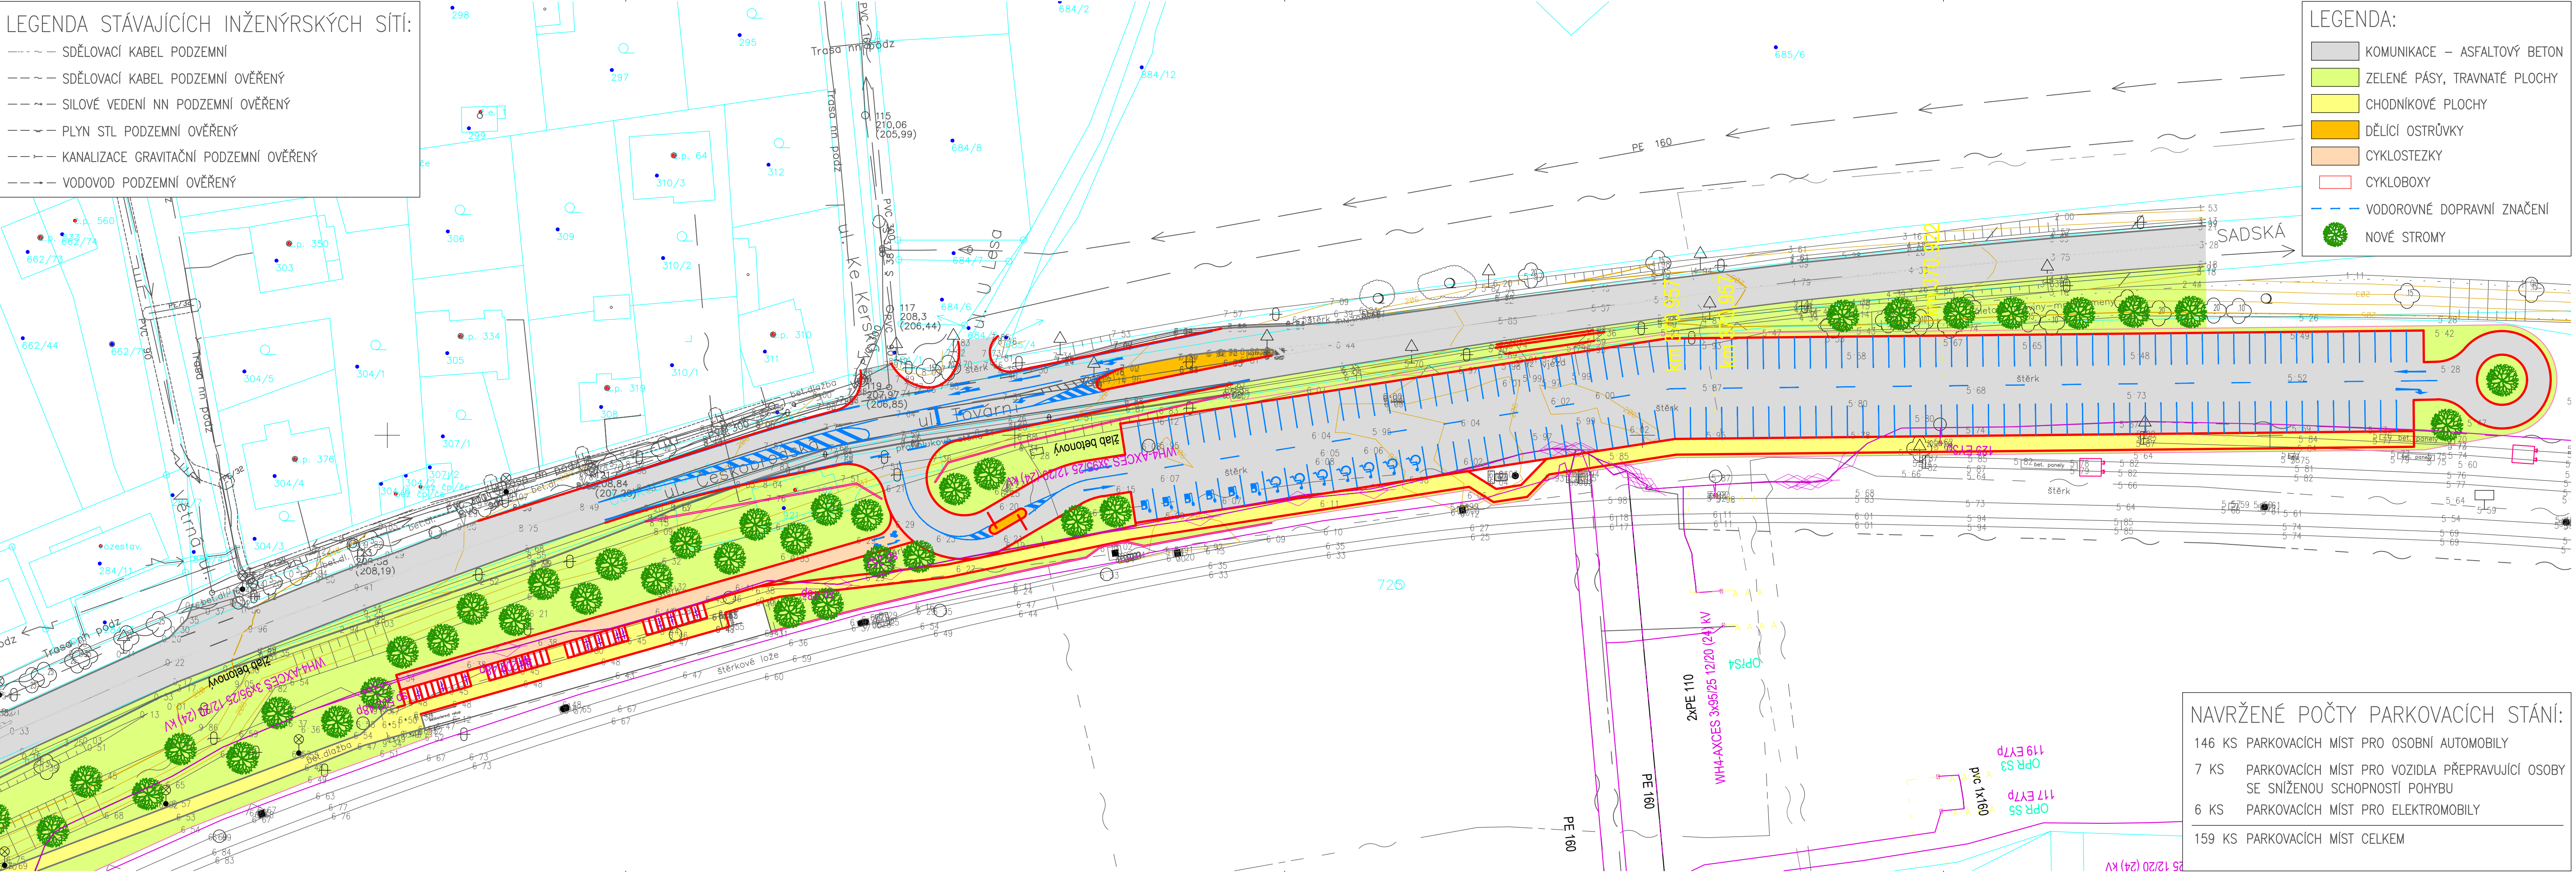

NAVŘENÉ POČTY PARKOVACÍCH STÁNÍ:

- 146 KS PARKOVACÍCH MÍST PRO OSOBNÍ AUTOMOBILY
- 7 KS PARKOVACÍCH MÍST PRO VOZIDLA PŘEPRAVUJÍCÍ OSOBY SE SNÍŽENOU SCHOPNOSTÍ POHYBU
- 6 KS PARKOVACÍCH MÍST PRO ELEKTROMOBILY
- 159 KS PARKOVACÍCH MÍST CELKEM

REVIZE	POPIS	DATUM	PODPIS
01			
02			
03			

ČÁST B

VÝŠKOVÝ SYSTÉM BpV

OBJEDNATEL PD

Středočeský kraj

SOUŘADNICOVÝ SYSTÉM S-JTSK

STŘEDOČESKÝ KRAJ
ZBOROVSKÁ 81/11, 150 21 Praha 5
IČO: 708 91 095
ODBOR VEŘEJNÉ MOBILITY

SAGASTA s.r.o. SÍDLÍ: NOVODVORSKÁ 1010/14, 142 00 PRAHA 4 IČ: 045 98 555 DIČ: CZ045 98 555				JTSK BpV
ODPOVĚDNÝ PROJEKTANT ING. JAN HRACHOVEC	VYPRACOVAL ING. JAN HRACHOVEC	KONTROLA ING. JAN HRACHOVEC	HIP ING. JAN HRACHOVEC	ČÍSLO SOUPRAVY
PODPIS AKCE	PODPIS	PODPIS	PODPIS	ČÍSLO ZAKÁZKY 124 072
VÝSTAVBA P+R POŘÍČANY				DOKUMENTACE TST
SITUACE - VARIANTA 4				MĚŘÍTKO 1:500
				DATUM 8/2024
				POČET FORMÁTŮ 5XA4
				ČÁST B
				ČÍSLO PŘÍLOHY 2.4
DOKUMENTACI LZE UŽÍVAT POUZE VE SMYSLU PŘÍSLUŠNÉ SMLOUVY O DÍLO. VÝKRES, ČÍJEHO ČÁST, MŮŽE BÝT KOPIROVÁN NEBO JINÝM ZPŮSOBEM ROZŠÍŘOVÁN POUZE PO PŘEDCHOZÍM SOUHLASU SAGASTA s.r.o.				