


LEGENDA POTRUBÍ:

STAVBA

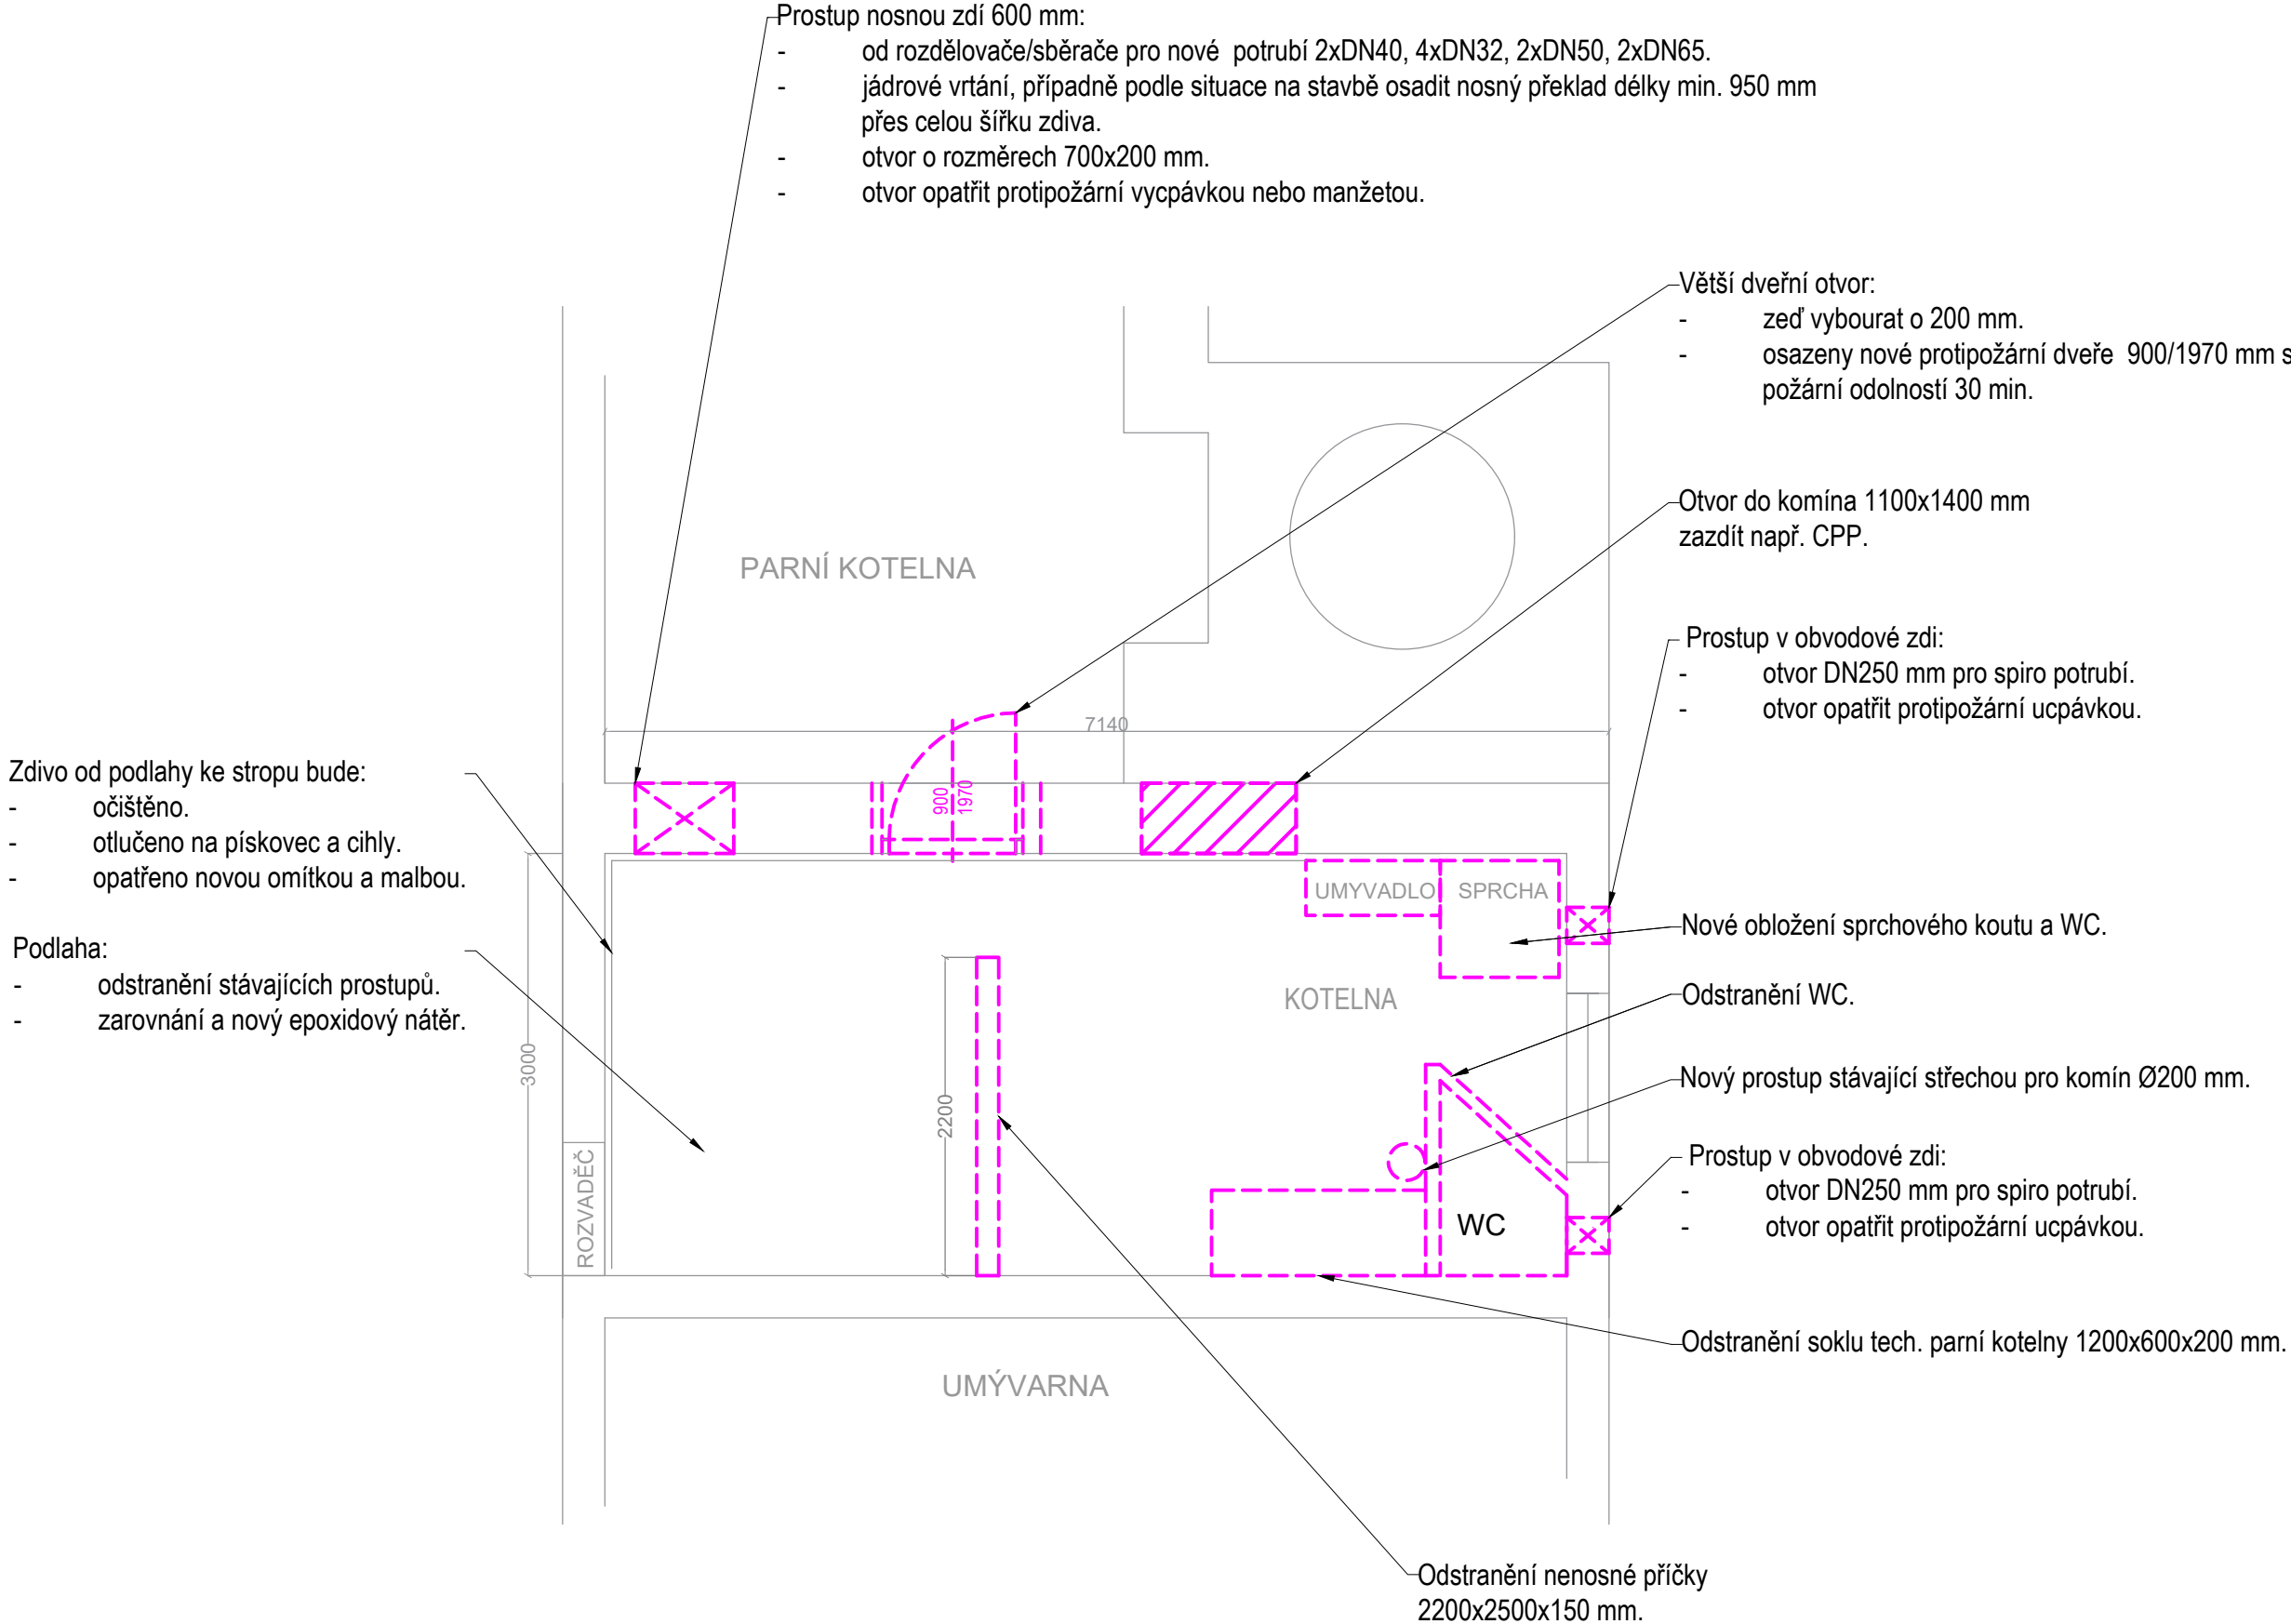

POZNÁMKA:

Pokud se kdekoliv v projektové dokumentaci nebo v soupisu prací a dodávek vyskytuje jakýkoliv obchodní název materiálu, výrobku, systému apod., jedná se zásadně o referenční údaj sloužící pro přesnou specifikaci minimálního standardu jejich požadovaných vlastností. Uvedený materiál, výrobek, systém apod. je možno nahradit jiným o shodných či lepších vlastnostech. Tuto případnou náhradu je povinen zhotovitel stavby prokázat shodou vlastností s referenčními údaji.

0,000 = 227 m.n.m. Bpv

Název projektu PROJEKTOVÁ DOKUMENTACE PRO MODERNIZACÍ UHELNÉ KOTELNY NA PLYNOVOU					
Investor Střední odborné učiliště Hubálov Hubálov 17 - Loukovec, 294 11 Loukovec IČO:00069566 DIČ: 00069566			Projektant části PD TO SYSTEM s.r.o. V Brance 83, Příbram 261 01 IČO: 28911822 DIČ: CZ28911822 +420 608 303 541; info@tosystem.cz		
Místo stavby Hubálov 17 294 11 Loukovec Stupeň dokumentace DPS Dokumentace pro provádění stavby			Zodpovědný projektant Ing. Jakub Jand'ourek ČKAIT 0015175 Kontroloval Ing. Jakub Jand'ourek ČKAIT 0015175 Vypracoval Martin Suchý		
Část projektu D.1.2 STAVEBNĚ KONSTRUKČNÍ ŘEŠENÍ	Číslo zakázky 24073	Datum 11/2024	Měřítko 1:50	Formát 550x297	Číslo paré ST02
Název dokumentu PŮDORYS KOTELNY					Číslo výkresu ST02