



OBJEKT D
PŮDORYS 2.NP

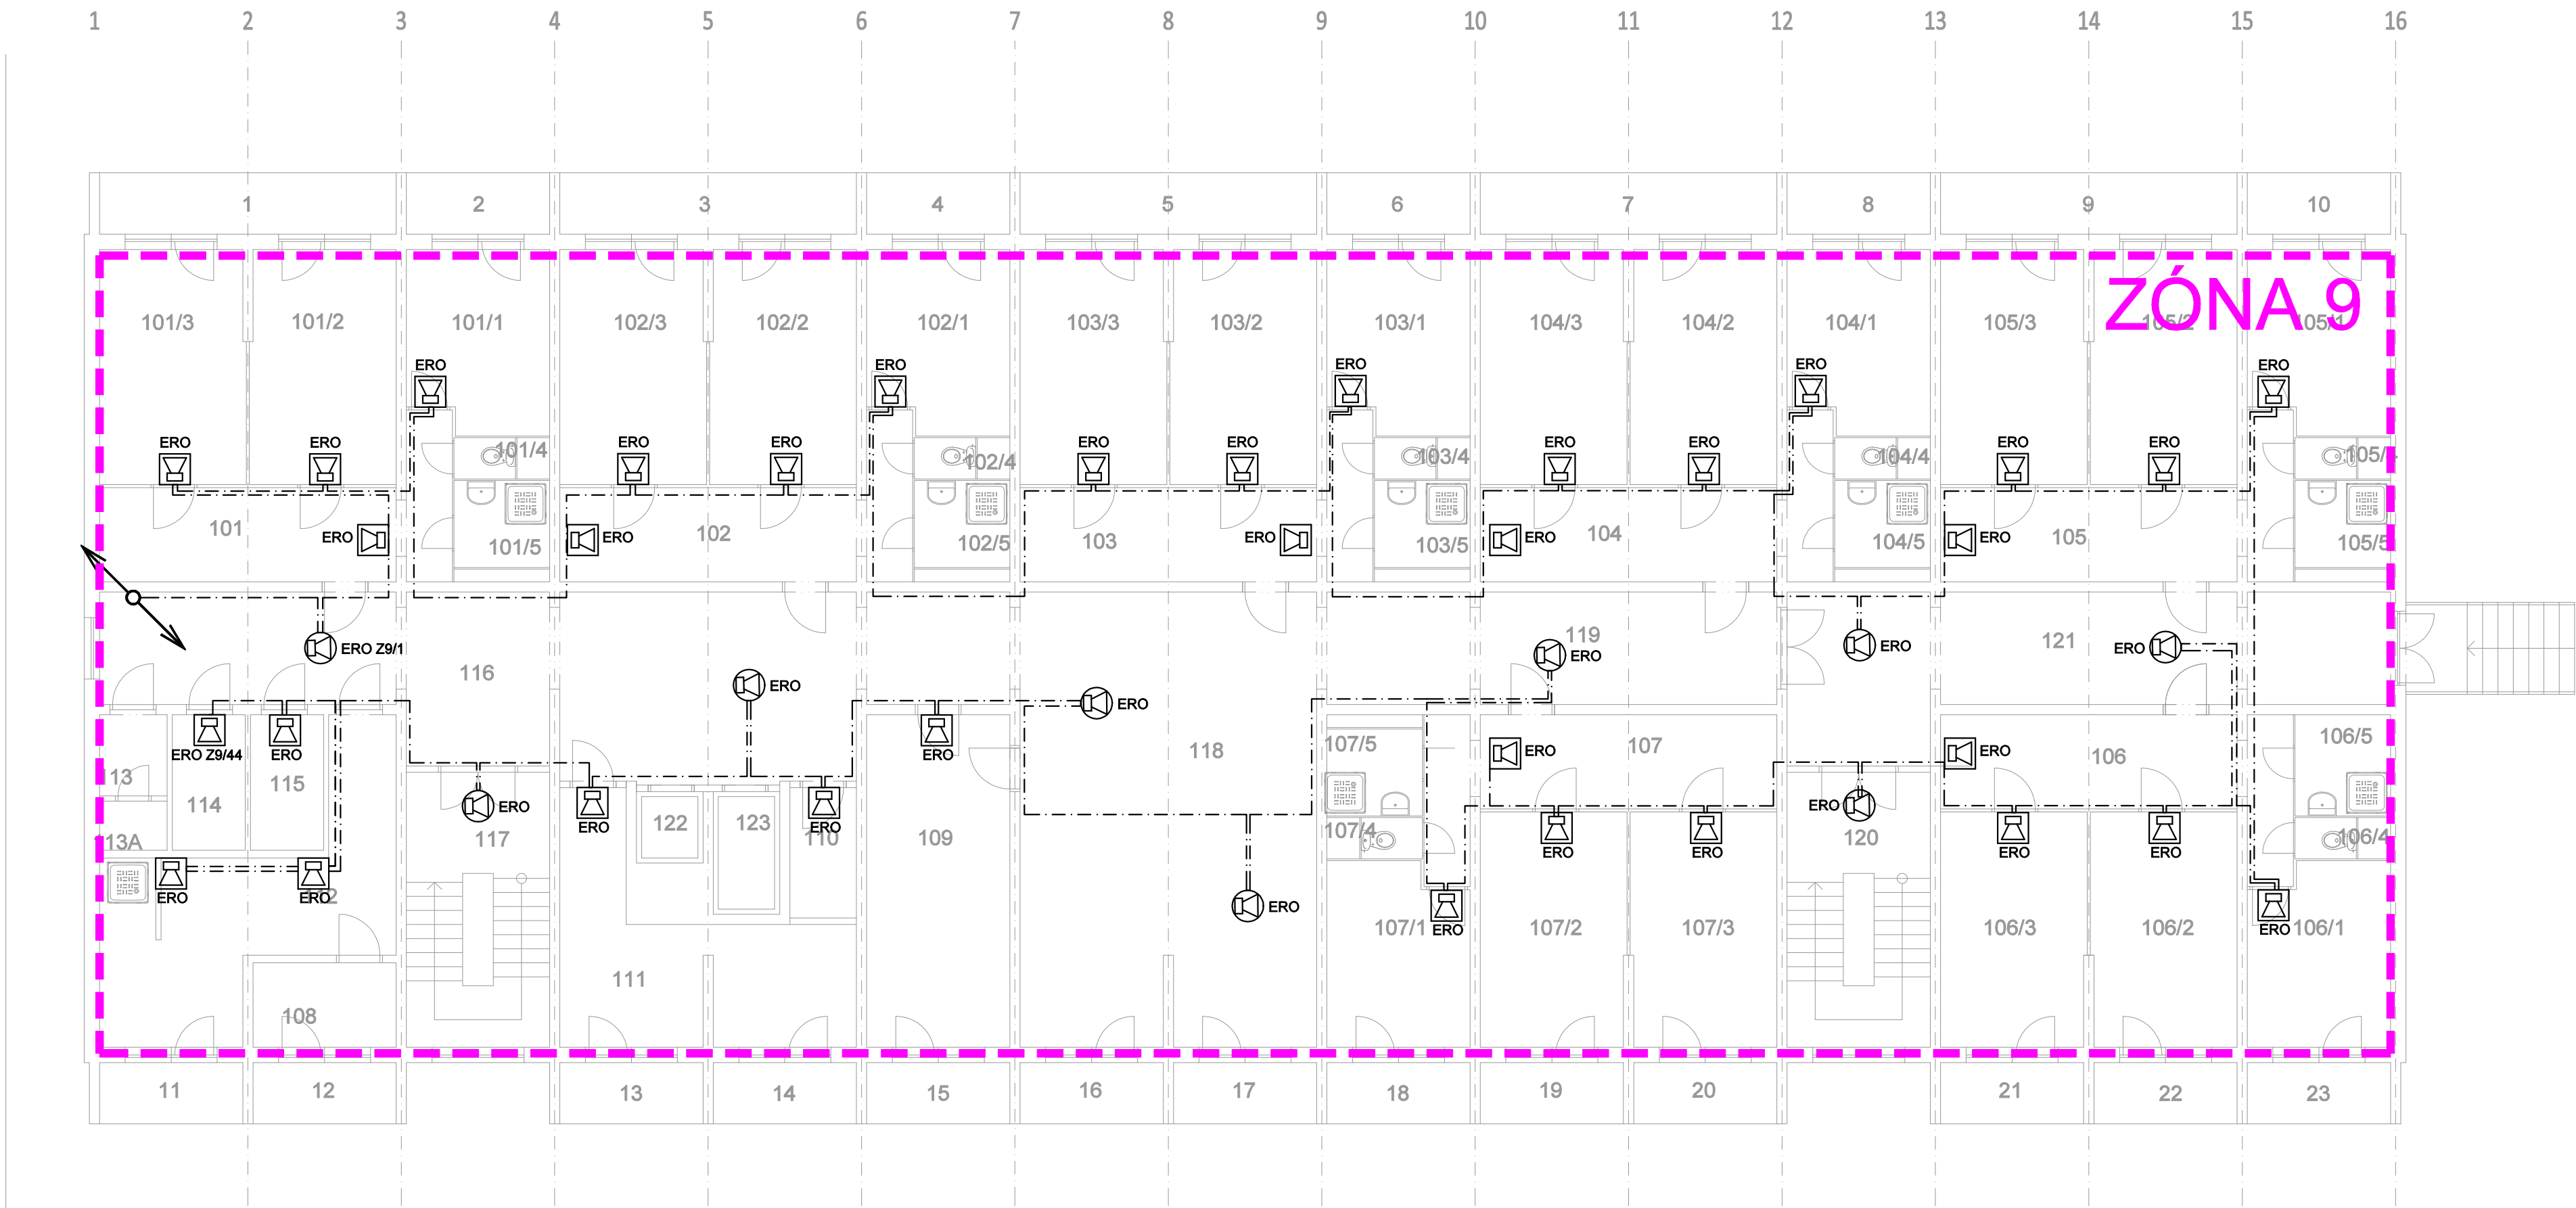


LEGENDA MÍSTNOSTI ČÁST			
Č.M.	ÚČEL MÍSTNOSTI PŮVODNÍ	PLOCHA	POČET LŮŽEK
101	PŘEDSÍŇ	13,91	
101/1	POKOU	9,65	1L
101/2	POKOU	13,06	2L
101/3	POKOU	13,07	2L
101/4	WC	0,97	
101/5	KOUPELNA	3,17	
102	PŘEDSÍŇ	13,91	
102/1	POKOU	9,65	1L
102/2	POKOU	13,06	2L
102/3	POKOU	13,07	2L
102/4	WC	0,97	
102/5	KOUPELNA	3,17	
103	PŘEDSÍŇ	13,91	
103/1	POKOU	9,65	1L
103/2	POKOU	13,06	2L
103/3	POKOU	13,07	2L
103/4	WC	0,97	
103/5	KOUPELNA	3,17	
104	PŘEDSÍŇ	13,91	
104/1	POKOU	9,65	1L
104/2	POKOU	13,06	2L
104/3	POKOU	13,07	2L
104/4	WC	0,97	
104/5	KOUPELNA	3,17	
105	PŘEDSÍŇ	13,91	
105/1	POKOU	9,65	1L
105/2	POKOU	13,06	2L
105/3	POKOU	13,07	2L
105/4	WC	0,97	
105/5	KOUPELNA	3,17	
106	PŘEDSÍŇ	13,91	
106/1	POKOU	9,65	1L
106/2	POKOU	13,06	2L
106/3	POKOU	13,07	2L
106/4	WC	0,97	
106/5	KOUPELNA	3,17	
107	PŘEDSÍŇ	13,91	
107/1	POKOU	9,65	1L
107/2	POKOU	13,06	2L
107/3	POKOU	13,07	2L
107/4	WC	0,97	
107/5	KOUPELNA	3,17	
108	SKLAD	4,62	
109	SESTERNA	18,20	
110	SKLAD MÍSTNOST	3,31	
111	SKLAD	17,40	
112	KOUPELNA	19,68	
113	PŘEDSÍŇ WC	2,18	
113A	WC	1,71	
114	ČISTÍCÍ MÍSTNOST	3,88	
115	WC	3,88	
116	CHODBA	51,39	
117	SCHODIŠTĚ	15,05	
118	JEDELNA	51,26	
119	CHODBA	19,68	
120	SCHODIŠTĚ	15,05	
121	CHODBA	29,27	
122	VÝTAH	1,82	
123	VÝTAH	3,12	

-  Nástěnný reproduktor ERO
-  Přisazený reproduktor ERO u stropu
-  Mikrofon
-  Kabel ERO PrafaDUR 2x1,5

OBJEKT D
PŮDORYS 1.NP

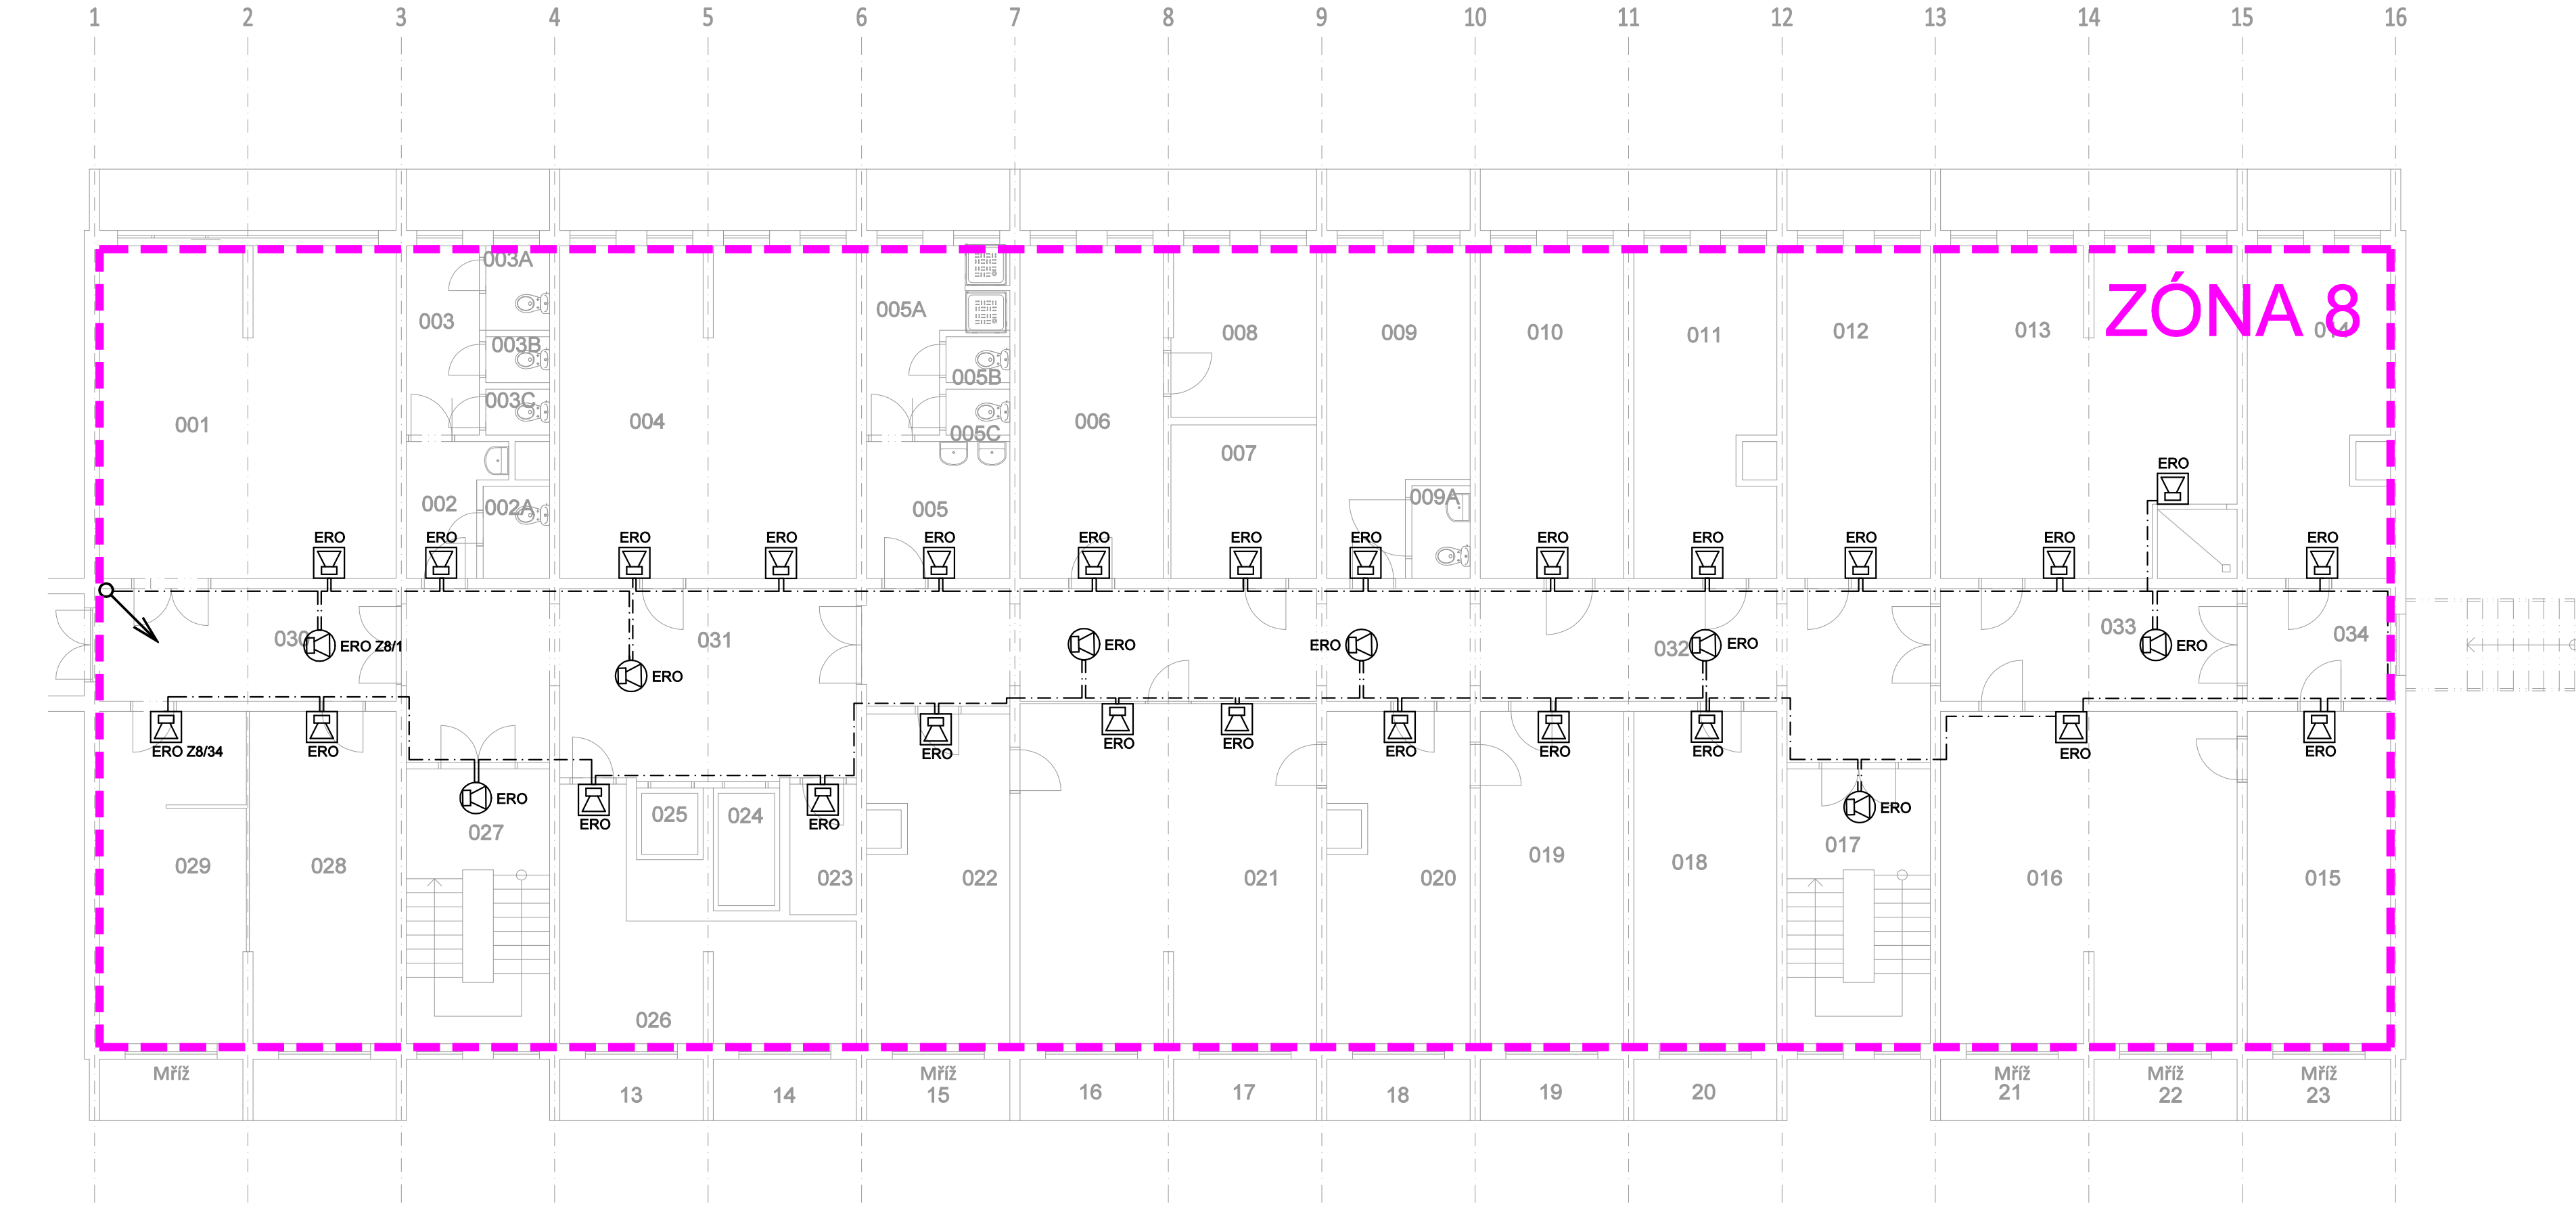

LEGENDA MÍSTNOSTI ČÁST			
Č.M.	ÚČEL MÍSTNOSTI PŮVODNÍ	PLOCHA	POČET LŮŽEK
001	ČIŤARNA	37,34	
002	PŘEDSÍŇ WC	4,14	
003	WC	5,27	
003A	WC	2,06	
003B	WC	1,12	
003C	WC	1,12	
004	ŠATNA	37,34	
005	PŘEDSÍŇ WC	7,49	
005A	KOUPELNA	7,40	
005B		1,25	
005C	WC	1,25	
006	TECH.MÍSTN. OHŘEV VODY	18,20	
007	TECH.MÍSTNOST	9,46	
008	TECH.MÍSTNOST PROZVOČNA	8,55	
009	KADENÁK	15,75	
009A	WC	2,06	
010	DILNA OBRŽBY	18,20	
011	SESTERNA	17,40	
012	KANCELAR	18,20	
013	REHABILITACE	37,14	
014	SKLAD	1,82	
015	SKLAD	18,20	
016	SKLAD	37,34	
017	SCHODIŠTĚ	15,05	
018	SESTERNA	18,20	
019	ORDINACE	18,20	
020	PRAC.SESTER	17,40	
021	TELEFONOVNA	38,21	
022	SOC.PRACOVNICE	17,26	
023	ŠATNA	3,31	
024	VÝTAH	3,12	
025	VÝTAH	1,82	
026	KUCHYNKA	17,23	
027	SCHODIŠTĚ	15,05	
028	SKLAD	18,52	
029	SOC.PRACOVNICE	18,42	
030	CHODBA	12,76	
031	CHODBA	31,67	
032	CHODBA	49,07	
033	CHODBA	12,76	
034	ZÁVĚR	6,16	

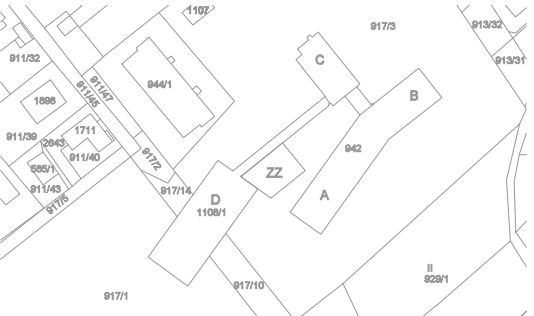

Investor:
Centrum Rožmitál pod Třemšínem
Na Spravedlnosti 588
262 42 Rožmitál pod Třemšínem IČ: 495 34 971

Zhotovitel:
FORGYS s.r.o.

Stupeň:
DPS

Část:
Evakuační rozhlas

Č. dokumentu:
SC23Z004

Název projektu:
**CENTRUM ROŽMITÁL POD TŘEMŠÍNEM
DOBUDOVÁNÍ EPS S NÁPOJENÍM NA PCO**

Č. výkresu:
03.005

Název výkresu:
OBJEKT D - PŮDORYS 1.NP, PŮDORYS 2.NP

Měřítko:
1:100

Paro:
1

Zpracoval:
Ing. Ivo Tříska

Odpovědný projektant:
Ing. Ivo Tříska

Formát:
8xA4