



OBJEKT D
PŮDORYS 4.NP

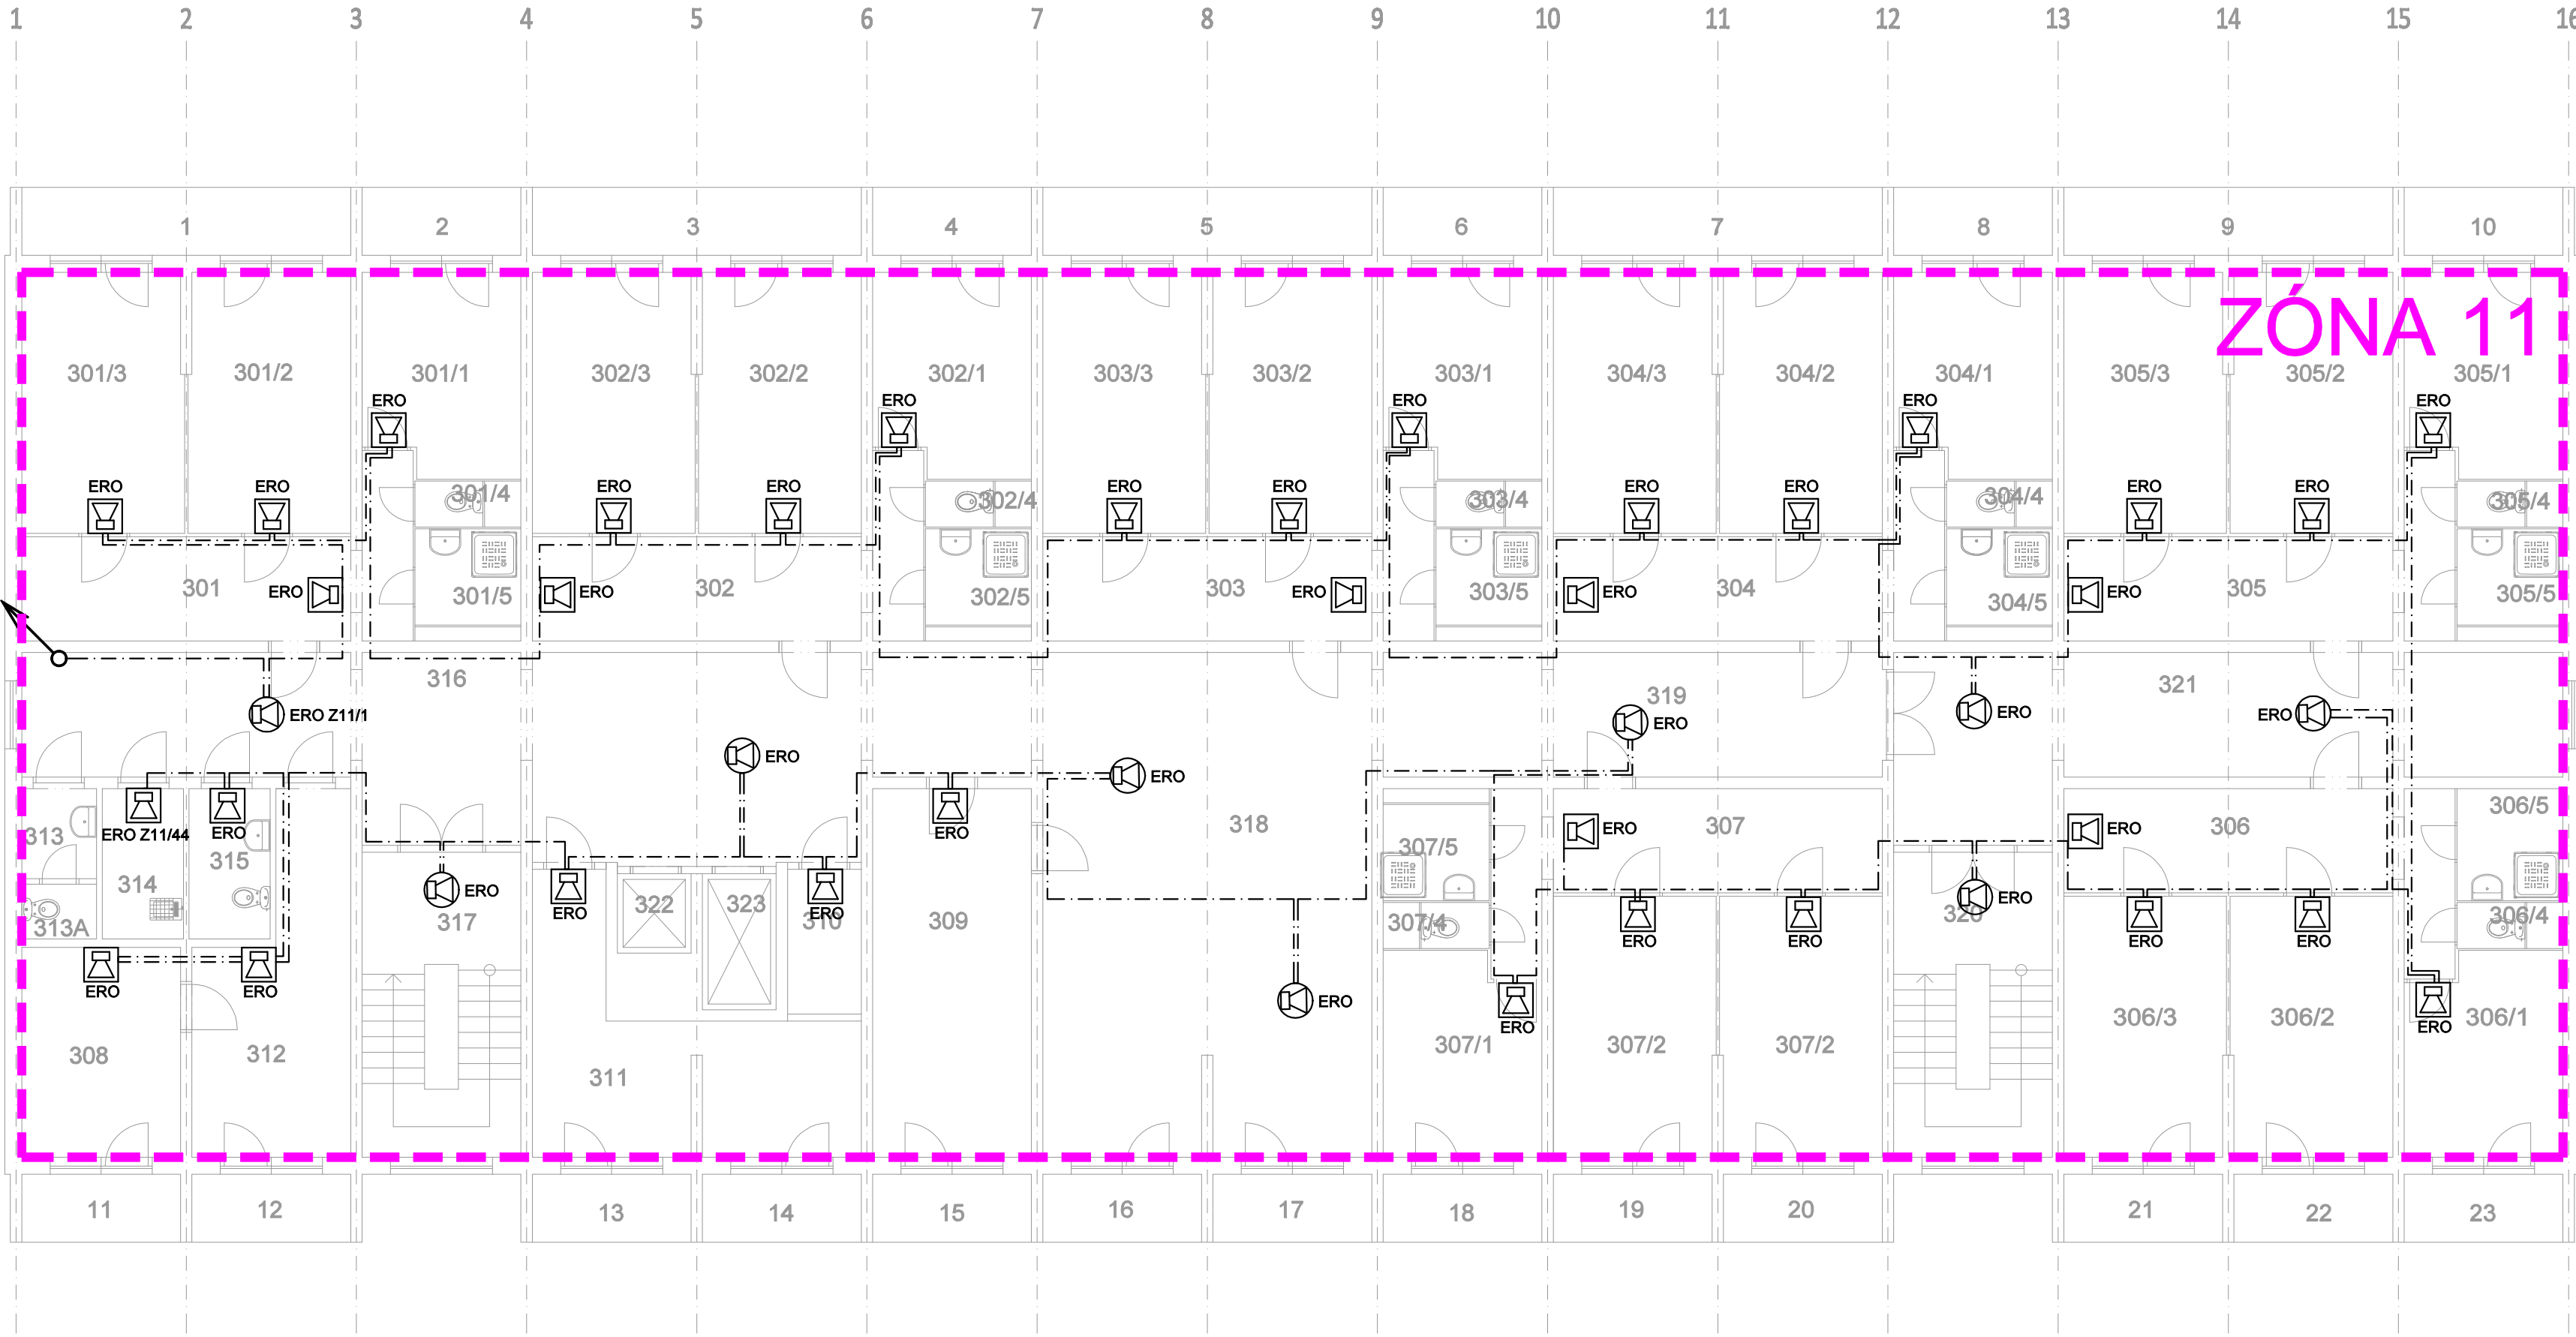


LEGENDA MÍSTNOSTI ČÁST			
Č.M.	ÚČEL MÍSTNOSTI	PLOCHA	POČET LŮŽEK
301	PŘEDSÍŇ	13,91	
301/1	POKOJ	9,65	1L
301/2	POKOJ	13,06	2L
301/3	POKOJ	13,07	2L
301/4	WC	0,97	
301/5	KOUPELNA	3,17	
302	PŘEDSÍŇ	13,91	
302/1	POKOJ	9,65	1L
302/2	POKOJ	13,06	2L
302/3	POKOJ	13,07	2L
302/4	WC	0,97	
302/5	KOUPELNA	3,17	
303	PŘEDSÍŇ	13,91	
303/1	POKOJ	9,65	1L
303/2	POKOJ	13,06	2L
303/3	POKOJ	13,07	2L
303/4	WC	0,97	
303/5	KOUPELNA	3,17	
304	PŘEDSÍŇ	13,91	
304/1	POKOJ	9,65	1L
304/2	POKOJ	13,06	2L
304/3	POKOJ	13,07	2L
304/4	WC	0,97	
304/5	KOUPELNA	3,17	
305	PŘEDSÍŇ	13,91	
305/1	POKOJ	9,65	1L
305/2	POKOJ	13,06	2L
305/3	POKOJ	13,07	2L
305/4	WC	0,97	
305/5	KOUPELNA	3,17	
306	PŘEDSÍŇ	13,91	
306/1	POKOJ	9,65	1L
306/2	POKOJ	13,06	2L
306/3	POKOJ	13,07	2L
306/4	WC	0,97	
306/5	KOUPELNA	3,17	
307	PŘEDSÍŇ	13,91	
307/1	POKOJ	9,65	1L
307/2	POKOJ	13,06	2L
307/3	POKOJ	13,07	2L
307/4	WC	0,97	
307/5	KOUPELNA	3,17	
308	SKLAD	10,36	
309	SKLAD	18,20	
310	OKL.MÍSTNOST	3,31	
311	KUCHYŇKA	17,40	
312	KUŘARNA	14,14	
313	PŘEDSÍŇ WC	2,18	
313A	WC	1,71	
314	ČISTICI MÍSTNOST	3,88	
315	WC	3,88	
316	CHODBA	51,39	
317	SCHODIŠTĚ	15,05	
318	JÍDELNA	51,26	
319	CHODBA	19,68	
320	SCHODIŠTĚ	15,05	
321	CHODBA	29,27	
322	VÝTAH	1,82	
323	VÝTAH	3,12	

OBJEKT D
PŮDORYS 3.NP

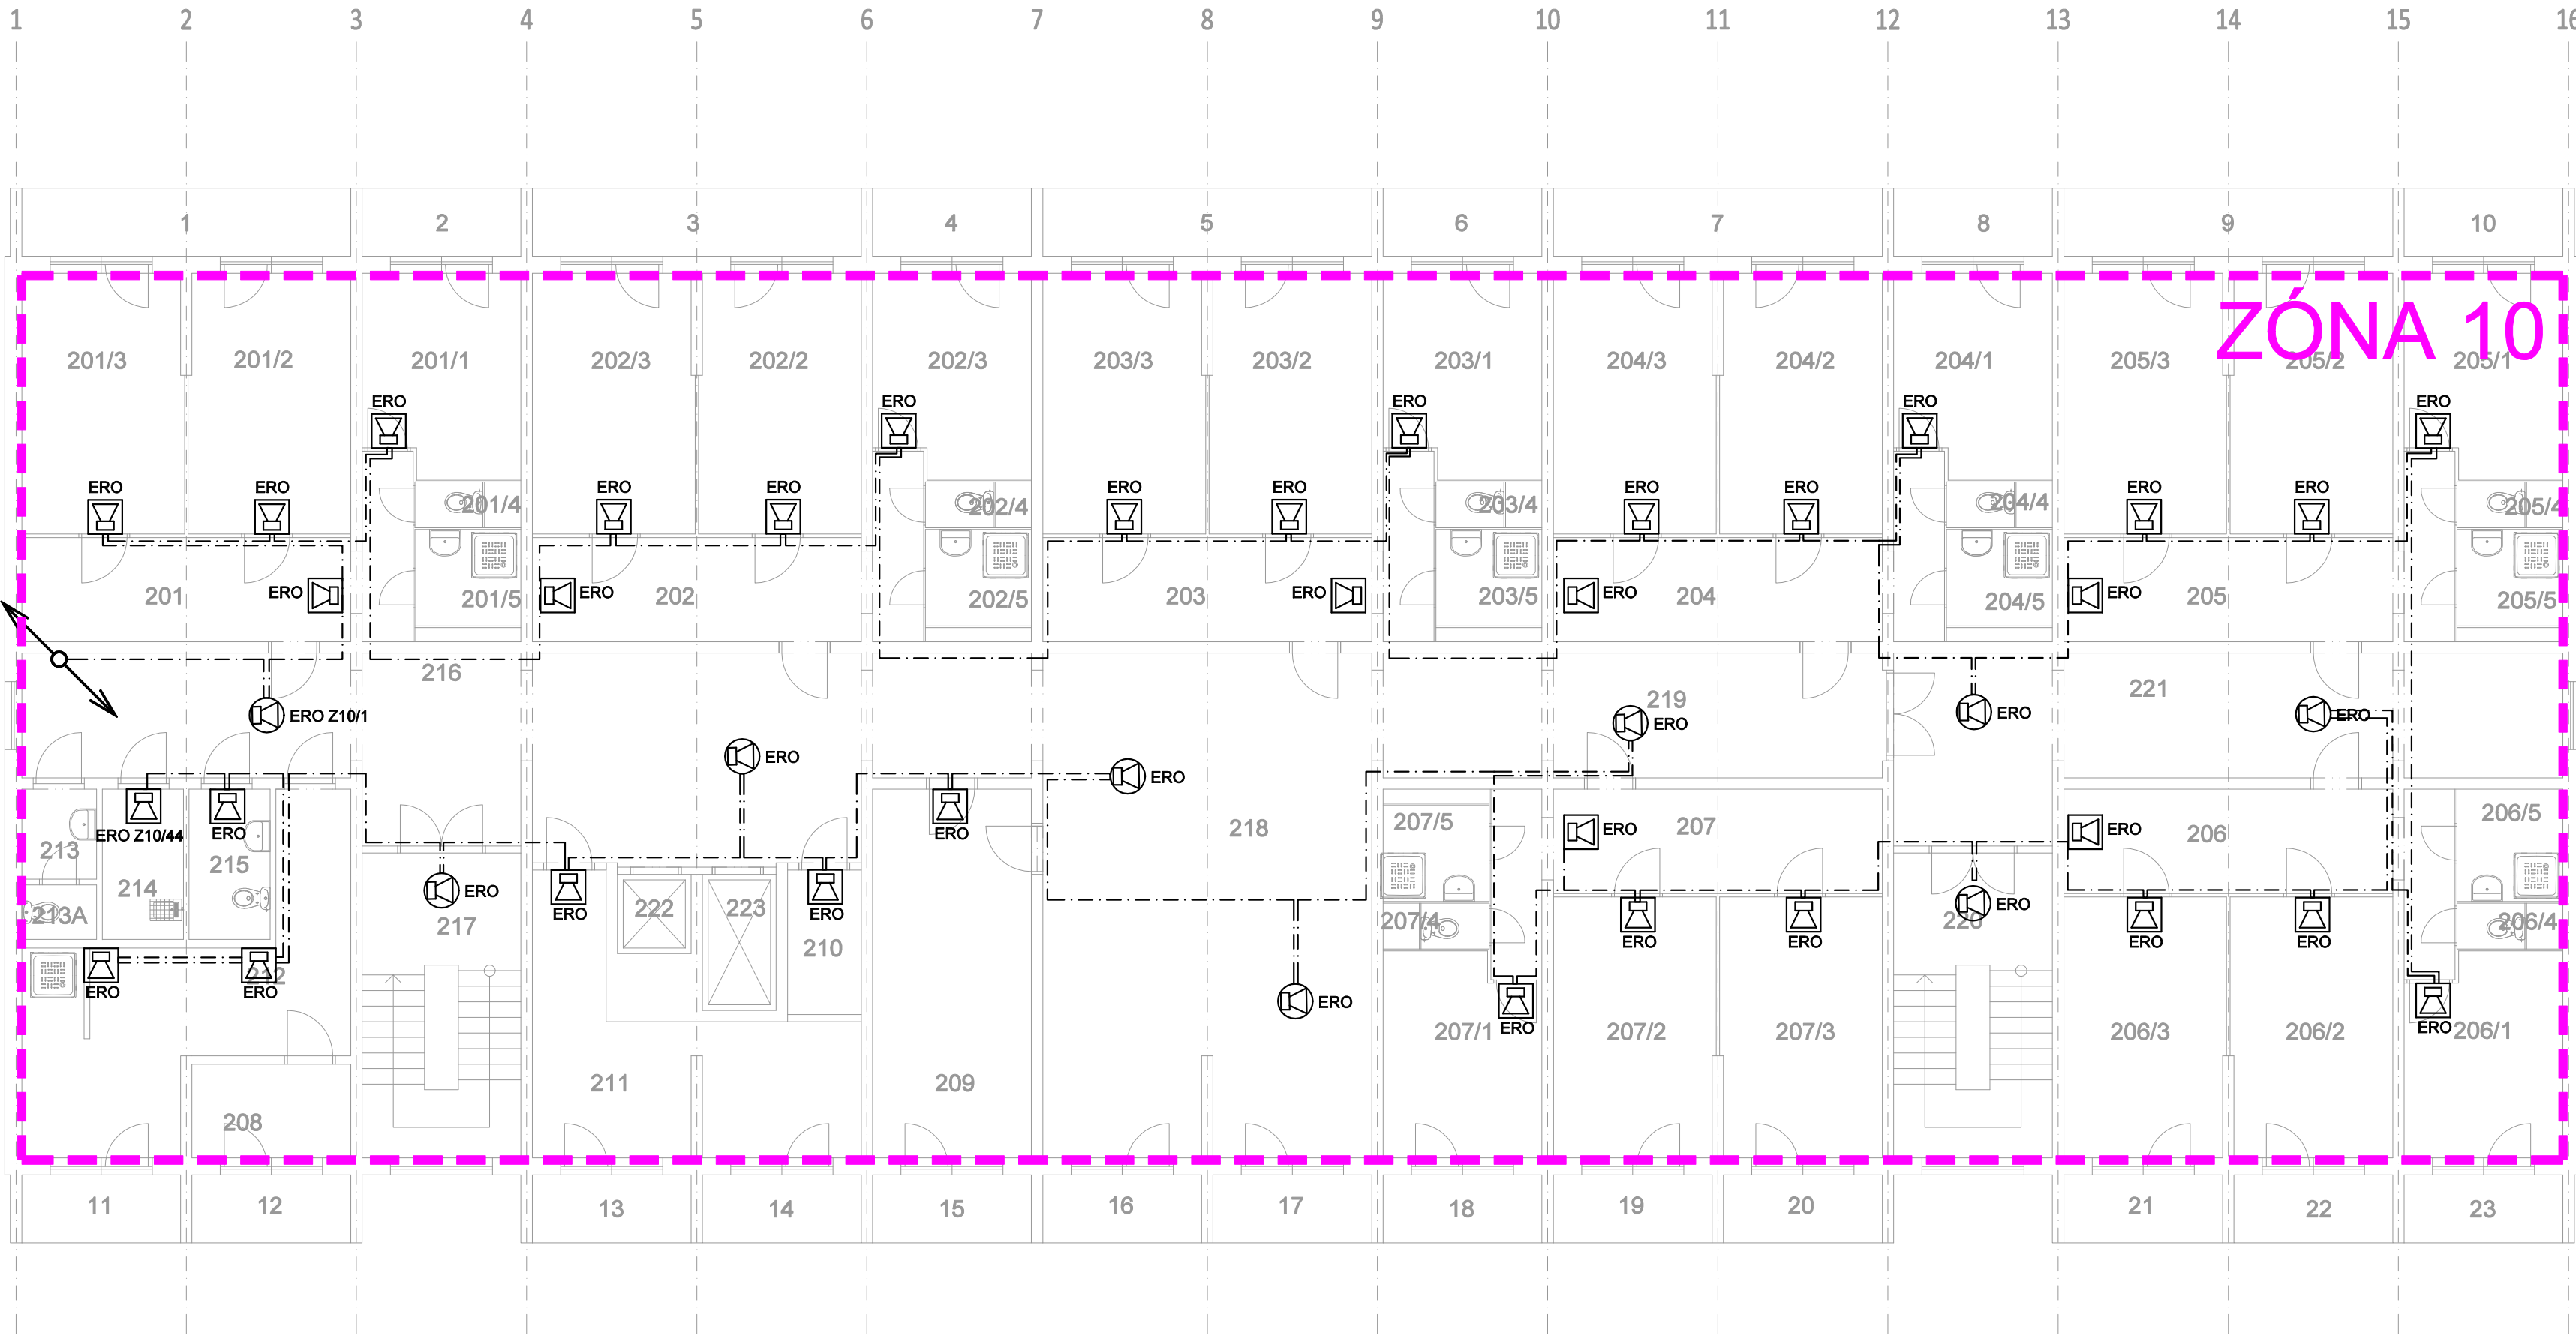

LEGENDA MÍSTNOSTI ČÁST			
Č.M.	ÚČEL MÍSTNOSTI	PLOCHA	POČET LŮŽEK
201	PŘEDSÍŇ	13,91	
201/1	POKOJ	9,65	1L
201/2	POKOJ	13,06	2L
201/3	POKOJ	13,07	2L
201/4	WC	0,97	
201/5	KOUPELNA	3,17	
202	PŘEDSÍŇ	13,91	
202/1	POKOJ	9,65	1L
202/2	POKOJ	13,06	2L
202/3	POKOJ	13,07	2L
202/4	WC	0,97	
202/5	KOUPELNA	3,17	
203	PŘEDSÍŇ	13,91	
203/1	POKOJ	9,65	1L
203/2	POKOJ	13,06	2L
203/3	POKOJ	13,07	2L
203/4	WC	0,97	
203/5	KOUPELNA	3,17	
204	PŘEDSÍŇ	13,91	
204/1	POKOJ	9,65	1L
204/2	POKOJ	13,06	2L
204/3	POKOJ	13,07	2L
204/4	WC	0,97	
204/5	KOUPELNA	3,17	
205	PŘEDSÍŇ	13,91	
205/1	POKOJ	9,65	1L
205/2	POKOJ	13,06	2L
205/3	POKOJ	13,07	2L
205/4	WC	0,97	
205/5	KOUPELNA	3,17	
206	PŘEDSÍŇ	13,91	
206/1	POKOJ	9,65	1L
206/2	POKOJ	13,06	2L
206/3	POKOJ	13,07	2L
206/4	WC	0,97	
206/5	KOUPELNA	3,17	
207	PŘEDSÍŇ	13,91	
207/1	POKOJ	9,65	1L
207/2	POKOJ	13,06	2L
207/3	POKOJ	13,07	2L
207/4	WC	0,97	
207/5	KOUPELNA	3,17	
208	SKLAD	4,62	
209	KUCHYŇKA	18,20	
210	OKL.MÍSTNOST	3,31	
211	KUCHYŇKA	17,40	
212	KUŘARNA	19,68	
213	PŘEDSÍŇ WC	2,18	
213A	WC	1,71	
214	ČISTICI MÍSTNOST	3,88	
215	WC	3,88	
216	CHODBA	51,39	
217	SCHODIŠTĚ	15,05	
218	JÍDELNA	51,26	
219	CHODBA	19,68	
220	SCHODIŠTĚ	15,05	
221	CHODBA	29,27	
222	VÝTAH	1,82	
223	VÝTAH	3,12	

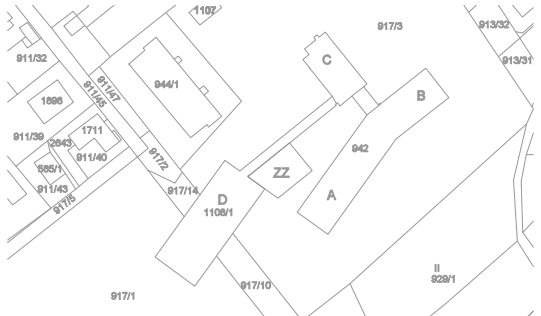

Investor:			Centrum Rožmitál pod Třemšínem Na Spravedlnosti 588 262 42 Rožmitál pod Třemšínem IČ: 495 34 971		
Zhotovitel:			FORGYS s.r.o.		
Stupeň:		DPS		Část: Evakuační rozhlas	
Název projektu:		CENTRUM ROŽMITÁL POD TŘEMŠÍNEM DOBUDOVÁNÍ EPS S NÁPOJENÍM NA PCO		Č. dokumentu: SC23Z004	
Název výkresu:		OBJEKT D - PŮDORYS 3.NP, PŮDORYS 4.NP		Č. výkresu: 03.006	
Zpracoval:		Ing. Ivo Třilka		Datum: 03/2025	
Odpovědný projektant:		Ing. Ivo Třilka		Měřítko: 1:100	
				Formát: 8xA4	