



STÁVAJÍCÍ STAV, DEMOLICE


PŮDORYS 1:100

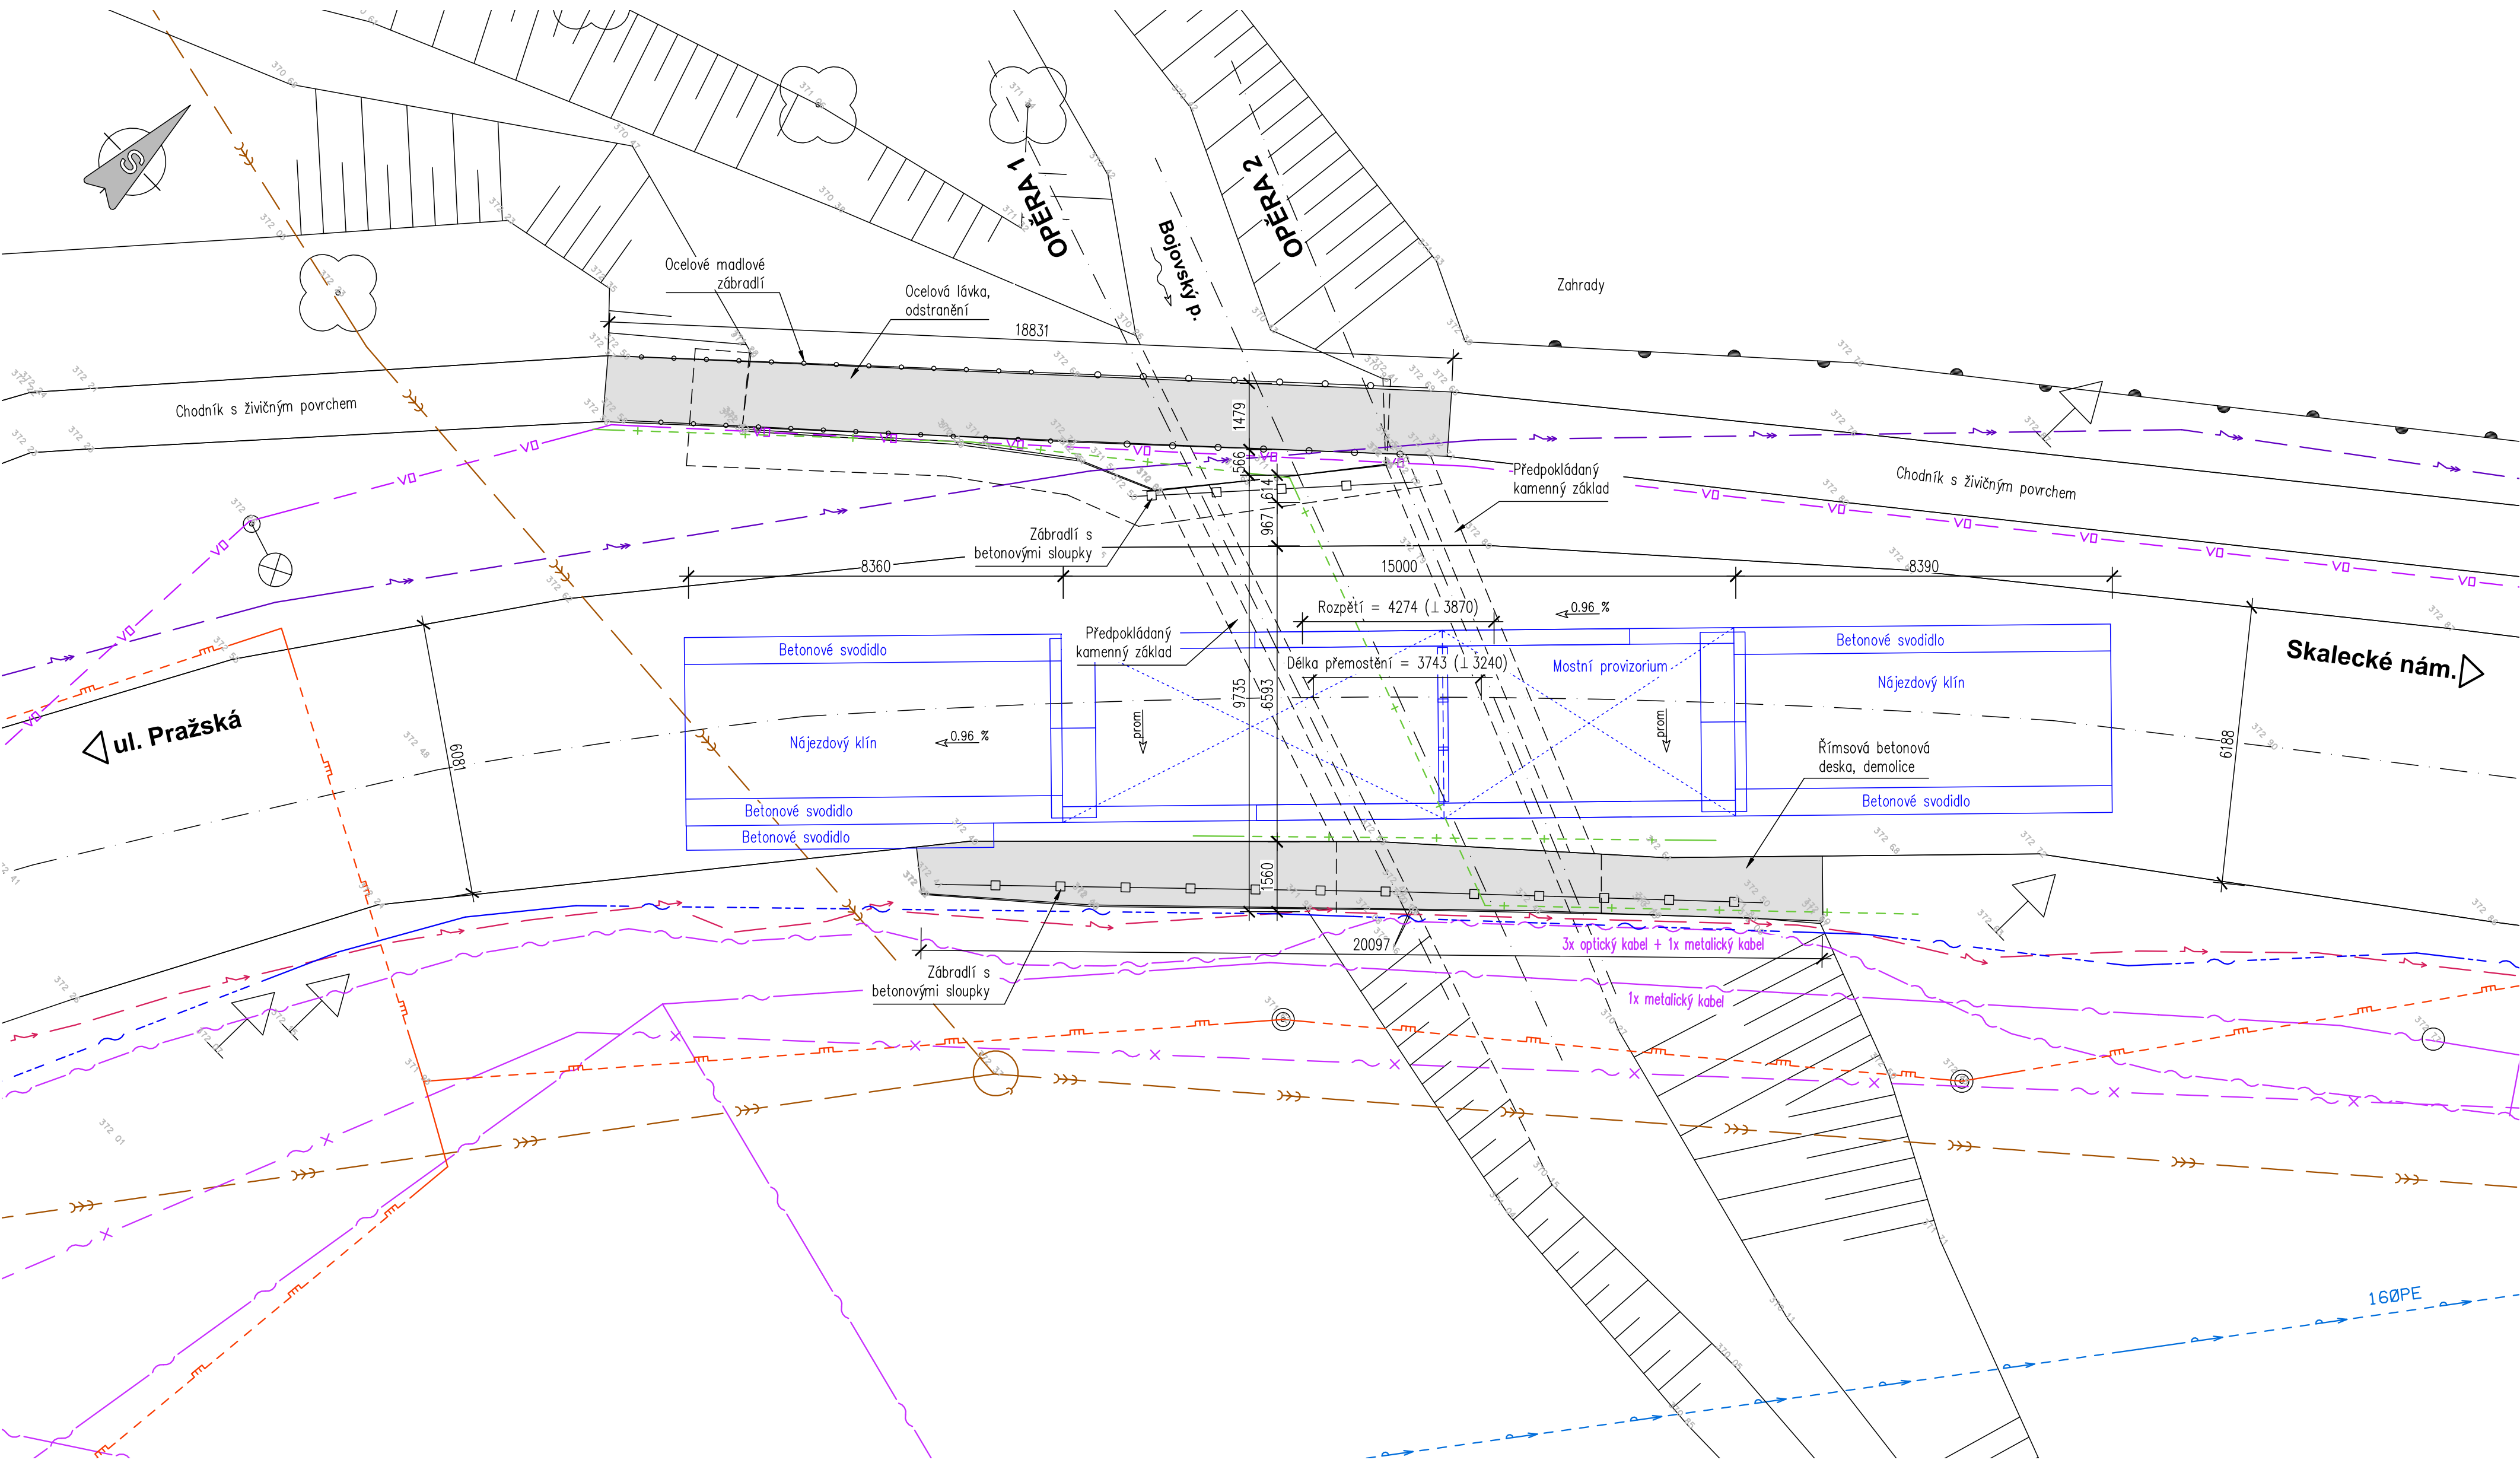

PODÉLNÝ ŘEZ 1:50

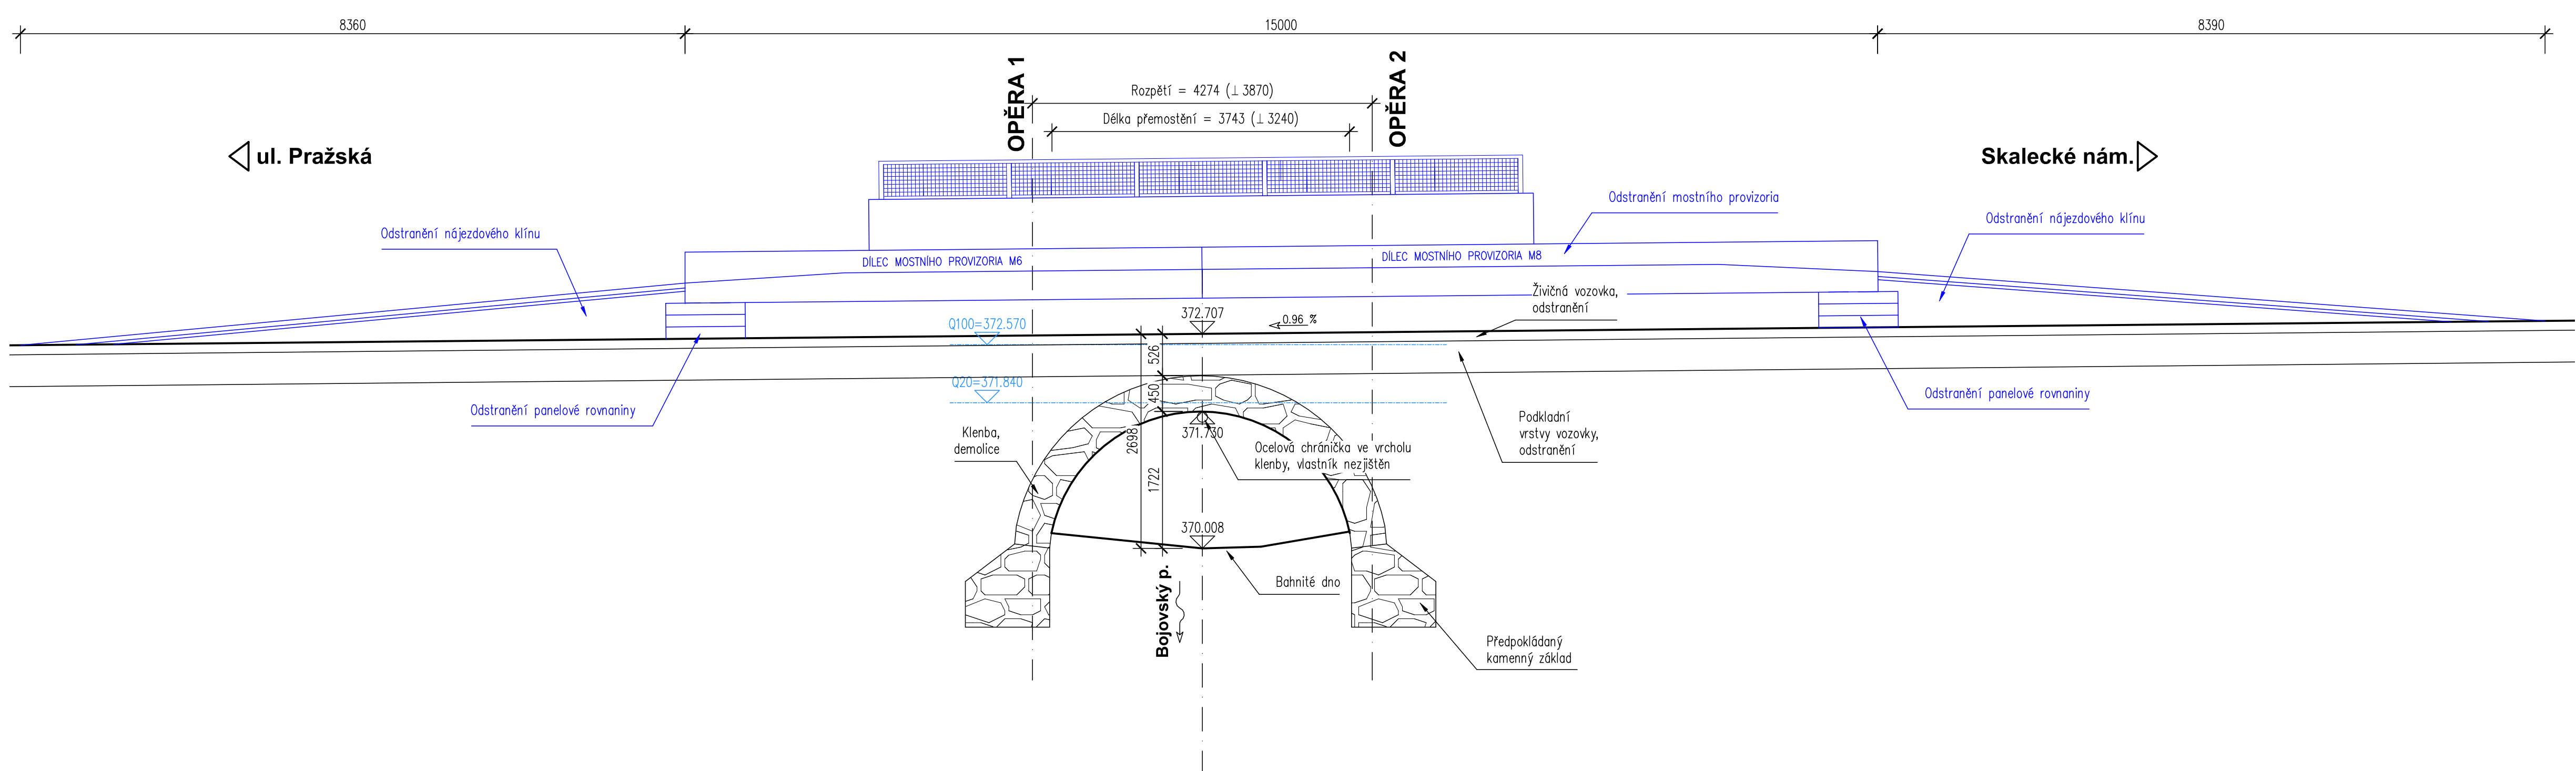

PŘÍČNÝ ŘEZ 1:50

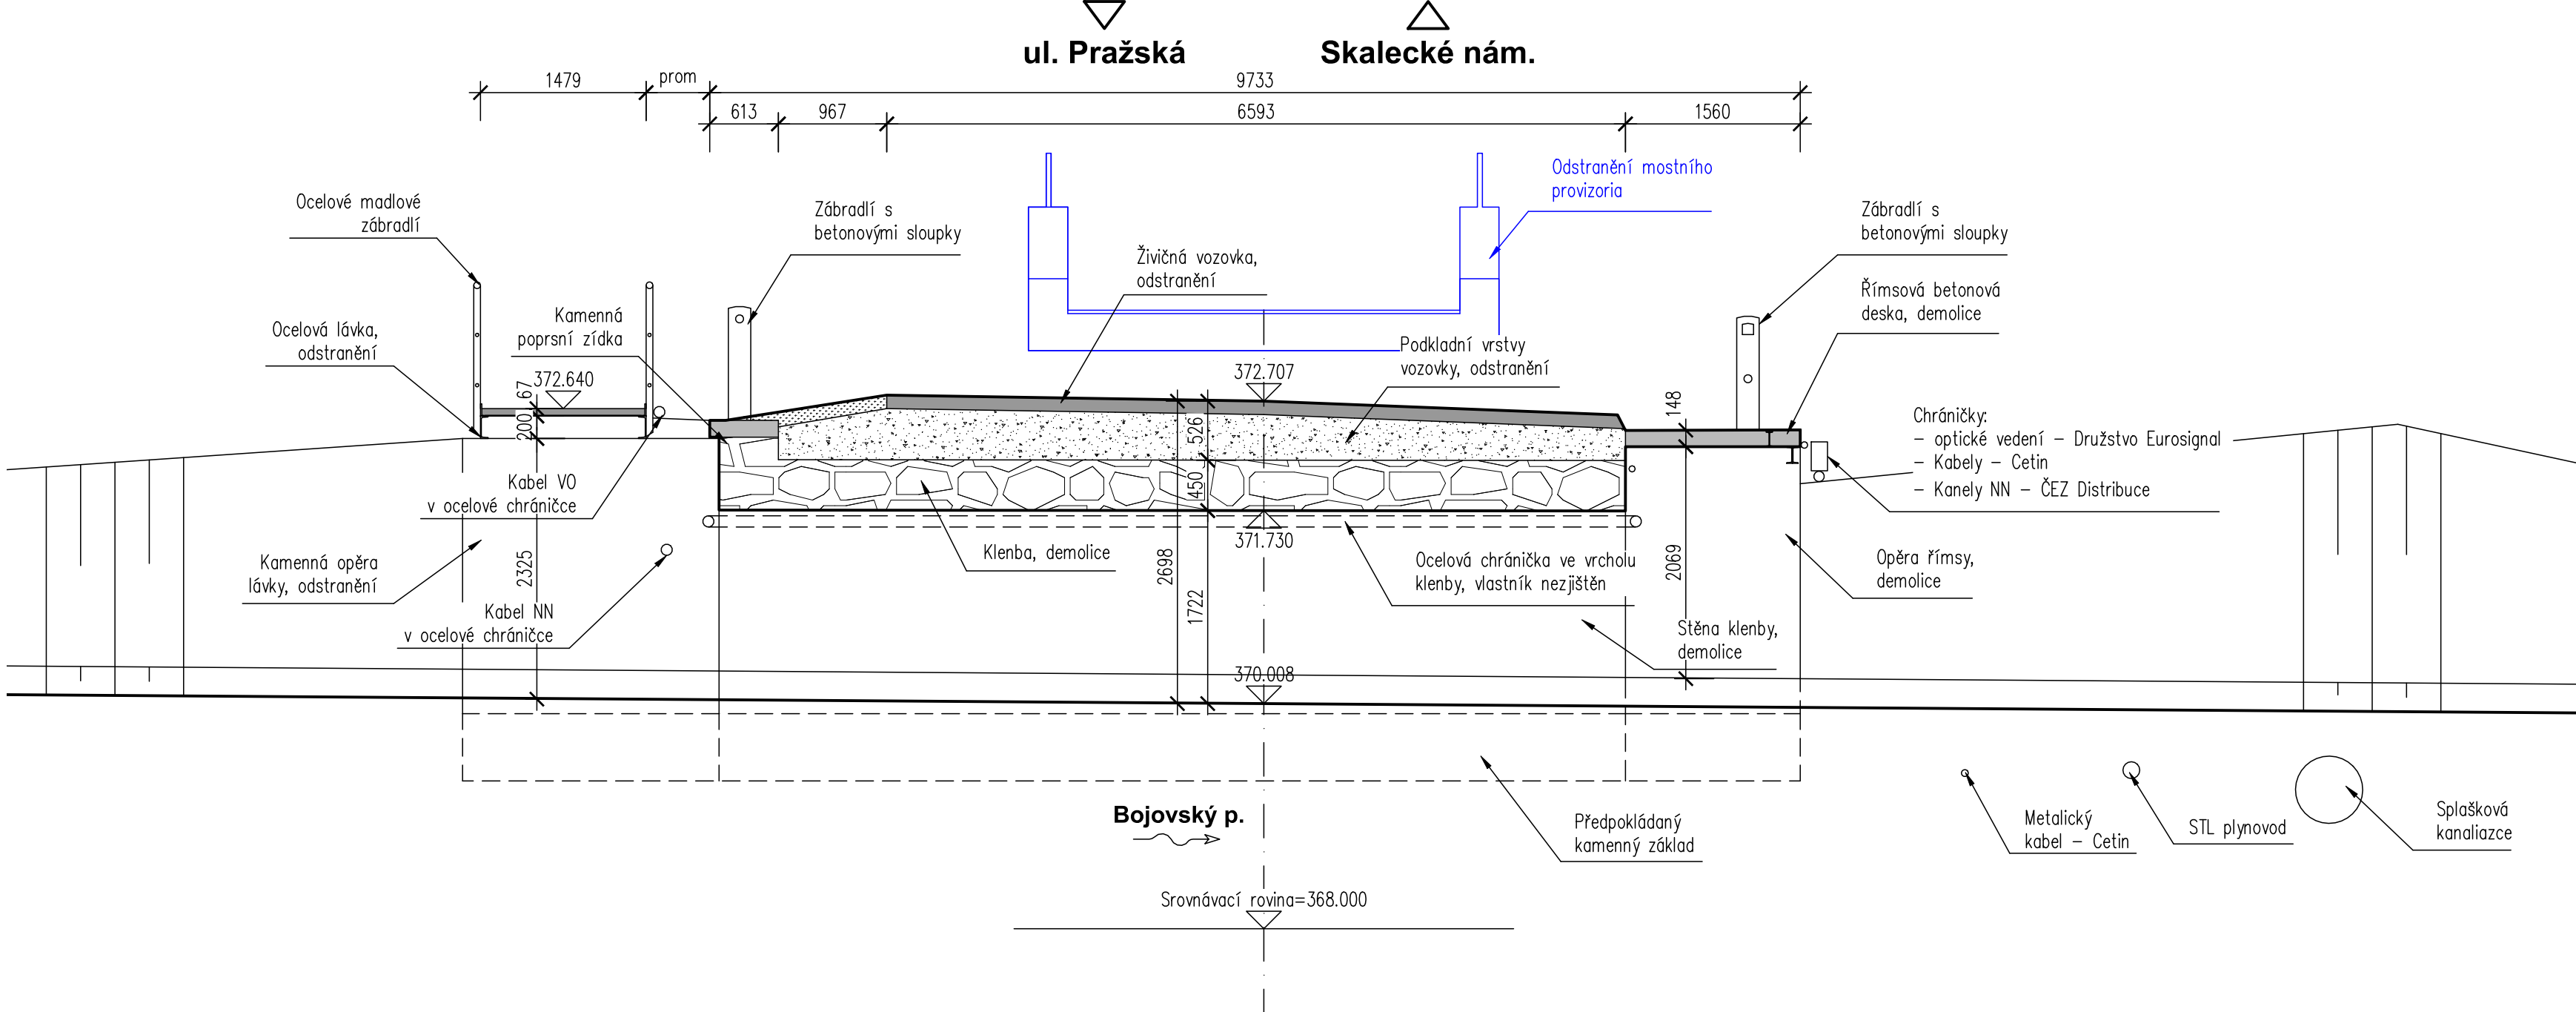

STÁVAJÍCÍ SÍTĚ:


- VO - Eltoda
- STL - GasNet
- splašková kanalizace - 1.SČV
- vodovod - 1.SČV
- metalický kabel - Cetin
- optický kabel - Cetin
- nefunkční kabel - Cetin
- VN - ČEZ Distribuce
- NN - ČEZ Distribuce
- optické vedení - Družstvo Eurosignal
- ocelová chránička - nezjištěno

Investor:

**Krajská správa a údržba silnic
Středočeského kraje, p.o.**

Zborovská 11, 150 21 Praha 5

IČ: 00066001 DIČ: CZ00066001



D

PDPS

Zodp. projektant: Ing. David Mičák	Kontrolovat: Ing. Milan Sedlák	Zhotovitel dokumentace: MIDAKON
Vypracoval: Ing. David Mičák		Na Návsí 18/4, Brno, 620 00 IČO: 089 27 677, DIČ: CZ089 27 677 email: midakon@midakon.cz
Investor: KSÚS p.o.	Místo: Mníšek pod Brdy	Stupeň: PDPS
Akce: VY11626 Mníšek pod Brdy, most ev.č. VY11626 - 1	Datum: 09/2024	Počet A4: 10 A4
Objekt: SO 201 - Most ev.č. VY11626-1	Měřítko: 1:100,50	Paré: 1
Název: STÁVAJÍCÍ STAV, DEMOLICE	Číslo zakázky: 2335	Č. výkresu: D.1.2.2