

Zařizovací předměty:

Zařizovací předměty jsou specifikovány obecně, přesné typy zařizovacích předmětů sdělí investor realizační firmě!
Baterii a odtok koordinovat s konkrétním výrobkem!!!

- Um** UMYVADLO, UMYVÁTKO
–sifon chromový DN40 – 530 mm nad čistou podlahou
– umyvadlová stojánková baterie
– 2x RV 1/2"x3/8" – 580 mm nad čistou podlahou

- Ui** KERAMICKÉ ZDRAVOTNÍ UMYVADLO
–nástěnný sifon DN 40(0,5 nad podlahou)
–2x TE67 DN 15 (0,6 m nad podlahou)
– stojánková páková baterie

- WCi** ZÁVĚSNÝ KERAMICKÝ KLOZET INVALIDNÍ
výška mísy a horní hrana sedátka včetně prkénka 460 nad podlahou pro invalidy, standartní délka 550 mm, nosná k–ce se splachovací nádrží, na jedné straně klozetu umístit sklopné madlo délky 650mm(0,8m nad podlahou) o nosnosti 150 kg, na druhé straně klozetu umístit pevné madlo o délce 750mm(0,8m nad podlahou) o nosnosti 150 kg,

- Pi** KERAMICKÝ PISOÁR
– přední hrana 650 mm nad podlahou
– odpad 400 mm nad podlahou,
– přívod vody DN 15 – 830 mm nad podlahou
– pisoár bude vybaven tlakovým splachovačem


- ND** DŘEZ
– sifon umyvadlový DN50 – 550 mm nad čistou podlahou
– 2x RV 1/2"x1/2" – 600 mm nad čistou podlahou

- WC** KLOZET
– závěsný klozet a podomítkový modul s nádržkou do stěny
– výška odpadu 185 mm
– výška napojení vody cca 1000 mm
– ovládání tlačítko

- Si** SPRCHA INVALIDNÍ
– sprchový žlab s napojením DN50 se zápachovou uzávěrkou v podlaze
– ruční sprcha s pákovým ovládáním – 1100 mm nad čistou podlahou
– Baterii a odtok koordinovat s konkrétním výrobkem!!!

- MN** MYČKA NÁDOBÍ
– odtok výška 500 mm
– rohový ventil pračkový 1/2", výška 500 mm

- VP** PODLAHOVÁ VPUSŤ

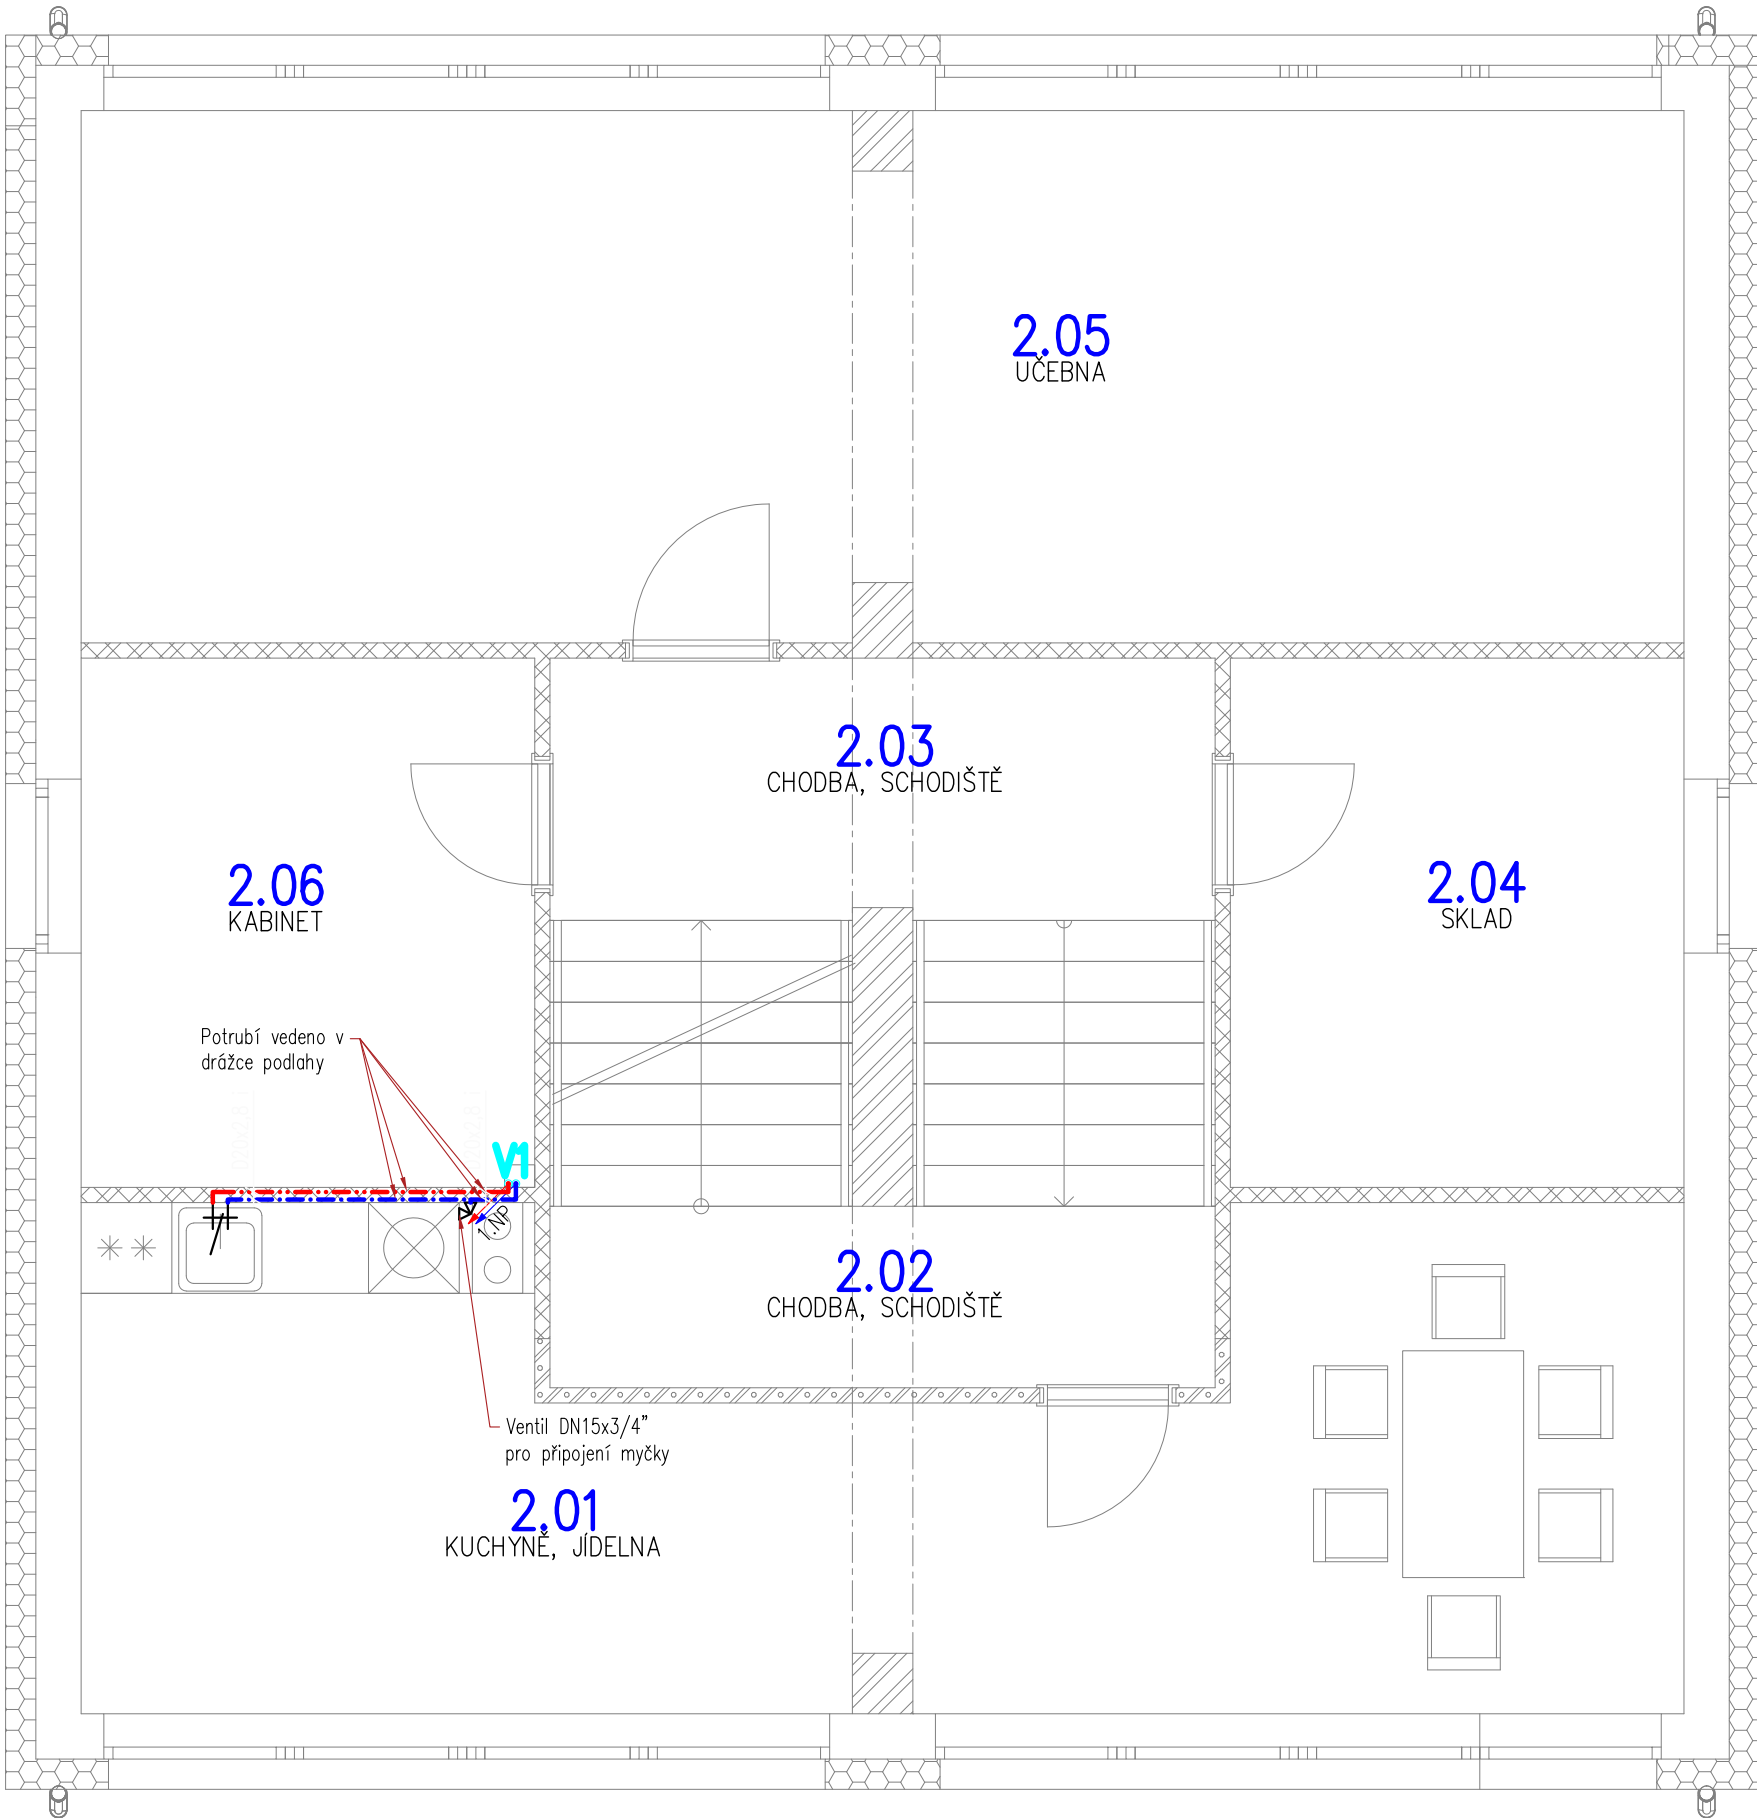

TABULKA MÍSTNOSTÍ - 2. NP - NAVRŽENÉ						
ČÍSLO	NÁZEV	PLOCHA	PODLAHA	STĚNY	STROP	POZNÁMKY
2.01	Kuchyně, jídelna	29,57 m²	Keramický dlažba	Štuková omítka, malba	Štuková omítka, malba	Keramický pásek
2.02	Chodba, schodiště	9,06 m²	Keramický dlažba	Štuková omítka, malba	Štuková omítka, malba	Keramický pásek
2.03	Chodba, schodiště	7,63 m²	Keramický dlažba	Štuková omítka, malba	Štuková omítka, malba	Keramický pásek
2.04	Sklad	10,50 m²	PVC	Štuková omítka, malba	Štuková omítka, malba	Podlah. lišta
2.05	Učebna	36,99 m²	PVC	Štuková omítka, malba	Štuková omítka, malba	Podlah. lišta
2.06	Kabinet	10,50 m²	PVC	Štuková omítka, malba	Štuková omítka, malba	Podlah. lišta
Celkový součet:		104,26 m²				

LEGENDA:

- POTRUBNÍ ROZVODY STUDENÉ PITNÉ VODY – hostalenové potrubí PPr – PN 16
(tepelná izolace dle vyhlášky č. 193/2007)
- - - POTRUBNÍ ROZVODY TEPLÉ VODY – hostalenové potrubí PPr – PN 16
(tepelná izolace dle vyhlášky č. 193/2007)
— → POTRUBNÍ ROZVODY STUDENÉ PITNÉ VODY – Zesíťovaný polyetylen – PN 16

POZNÁMKY:

- MATERIÁL:
PRO VENKOVNÍ POTRUBÍ – VYSOKOTLACE ZESIŤOVANÝ POLYETYLÉN (PE–X)
PRO VNITŘNÍ POTRUBÍ – POLYPROPYLEN (PP–R)
- VÝŠKY NAPOJENÍ VODY NA ZAŘIZOVACÍ PŘEDMĚTY SE MŮŽOU LIŠIT PODLE VÝBĚRU KONKRÉTNÍHO VÝROBKU
- VŠECHNA POTRUBNÍ VEDENÍ JSOU PROVEDENA V MINIMÁLNÍM SPÁDU 0,3% K ZAŘIZOVACÍM PŘEDMĚTŮM, POPŘ. K VODOVNÍ PŘÍPOJCE.
- POLOHA ROHOVÝCH VENTILŮ, BATERÍ, SIFONŮ ATD. BUDE UPŘESNĚNA VE VÝKRESECH INTERIÉRU
- NA STAVBĚ JE NUTNÁ KOORDINACE SE VŠEMI PROFESEMI !!
- STANDARDY NAVRŽENÉ PROJEKTANTEM JSOU KVALITATIVNĚ MINIMÁLNÍ A PŘESNÝ TYP VÝROBKŮ A MATERIÁLŮ BUDE PODROBNĚ KOORDINOVÁN INVESTOREM S DODAVATELEM.

<div>HIP</div> <div></div> <div>RAPPRO s.r.o. Na Dlouhém lánu 508/41, 16000 Praha 6</div>	Projektant částí PD	Kreslil	Kontroloval	Autorizační razítko	
		Ing. Filip Šrail	Ing. Filip Šrail		
			Ing. Tomáš Novotný		
Investor	Odborné učiliště, Praktická škola, ZŠ a MŠ Pod Šachtami 335, 261 01 Příbram			Název akce REKONSTRUKCE ŠKOLNÍHO ZAŘÍZENÍ V PŘÍBRAMI	
Místo stavby	Pod Šachtami č.p. 336, 261 01 Příbram, p.č. 2632/7 - školní zařízení				
Město/Obec	Příbram IV, katastrální území: Příbram 735426				
Dílčí část akce					
Profese D.1.4.e ZDRAVOTECHNICKÁ ZAŘÍZENÍ BUDOV				Formát	
				Stupeň	DPS
Název výkresu PŮDORYS 2.NP - VODOVOD				Datum	04/2024
				Č. Zakázky	P_FŠ_15-015
Č. Vykresu TZB_09				Měřítko 1:50	Č. Paré 0123456789