


STAVEBNÍ SITUACE
PŘÍSTUPOVÁ KOMUNIKACE K MOSTU EV.Č. 126-005 - LEVÝ BŘEH
M 1 : 500

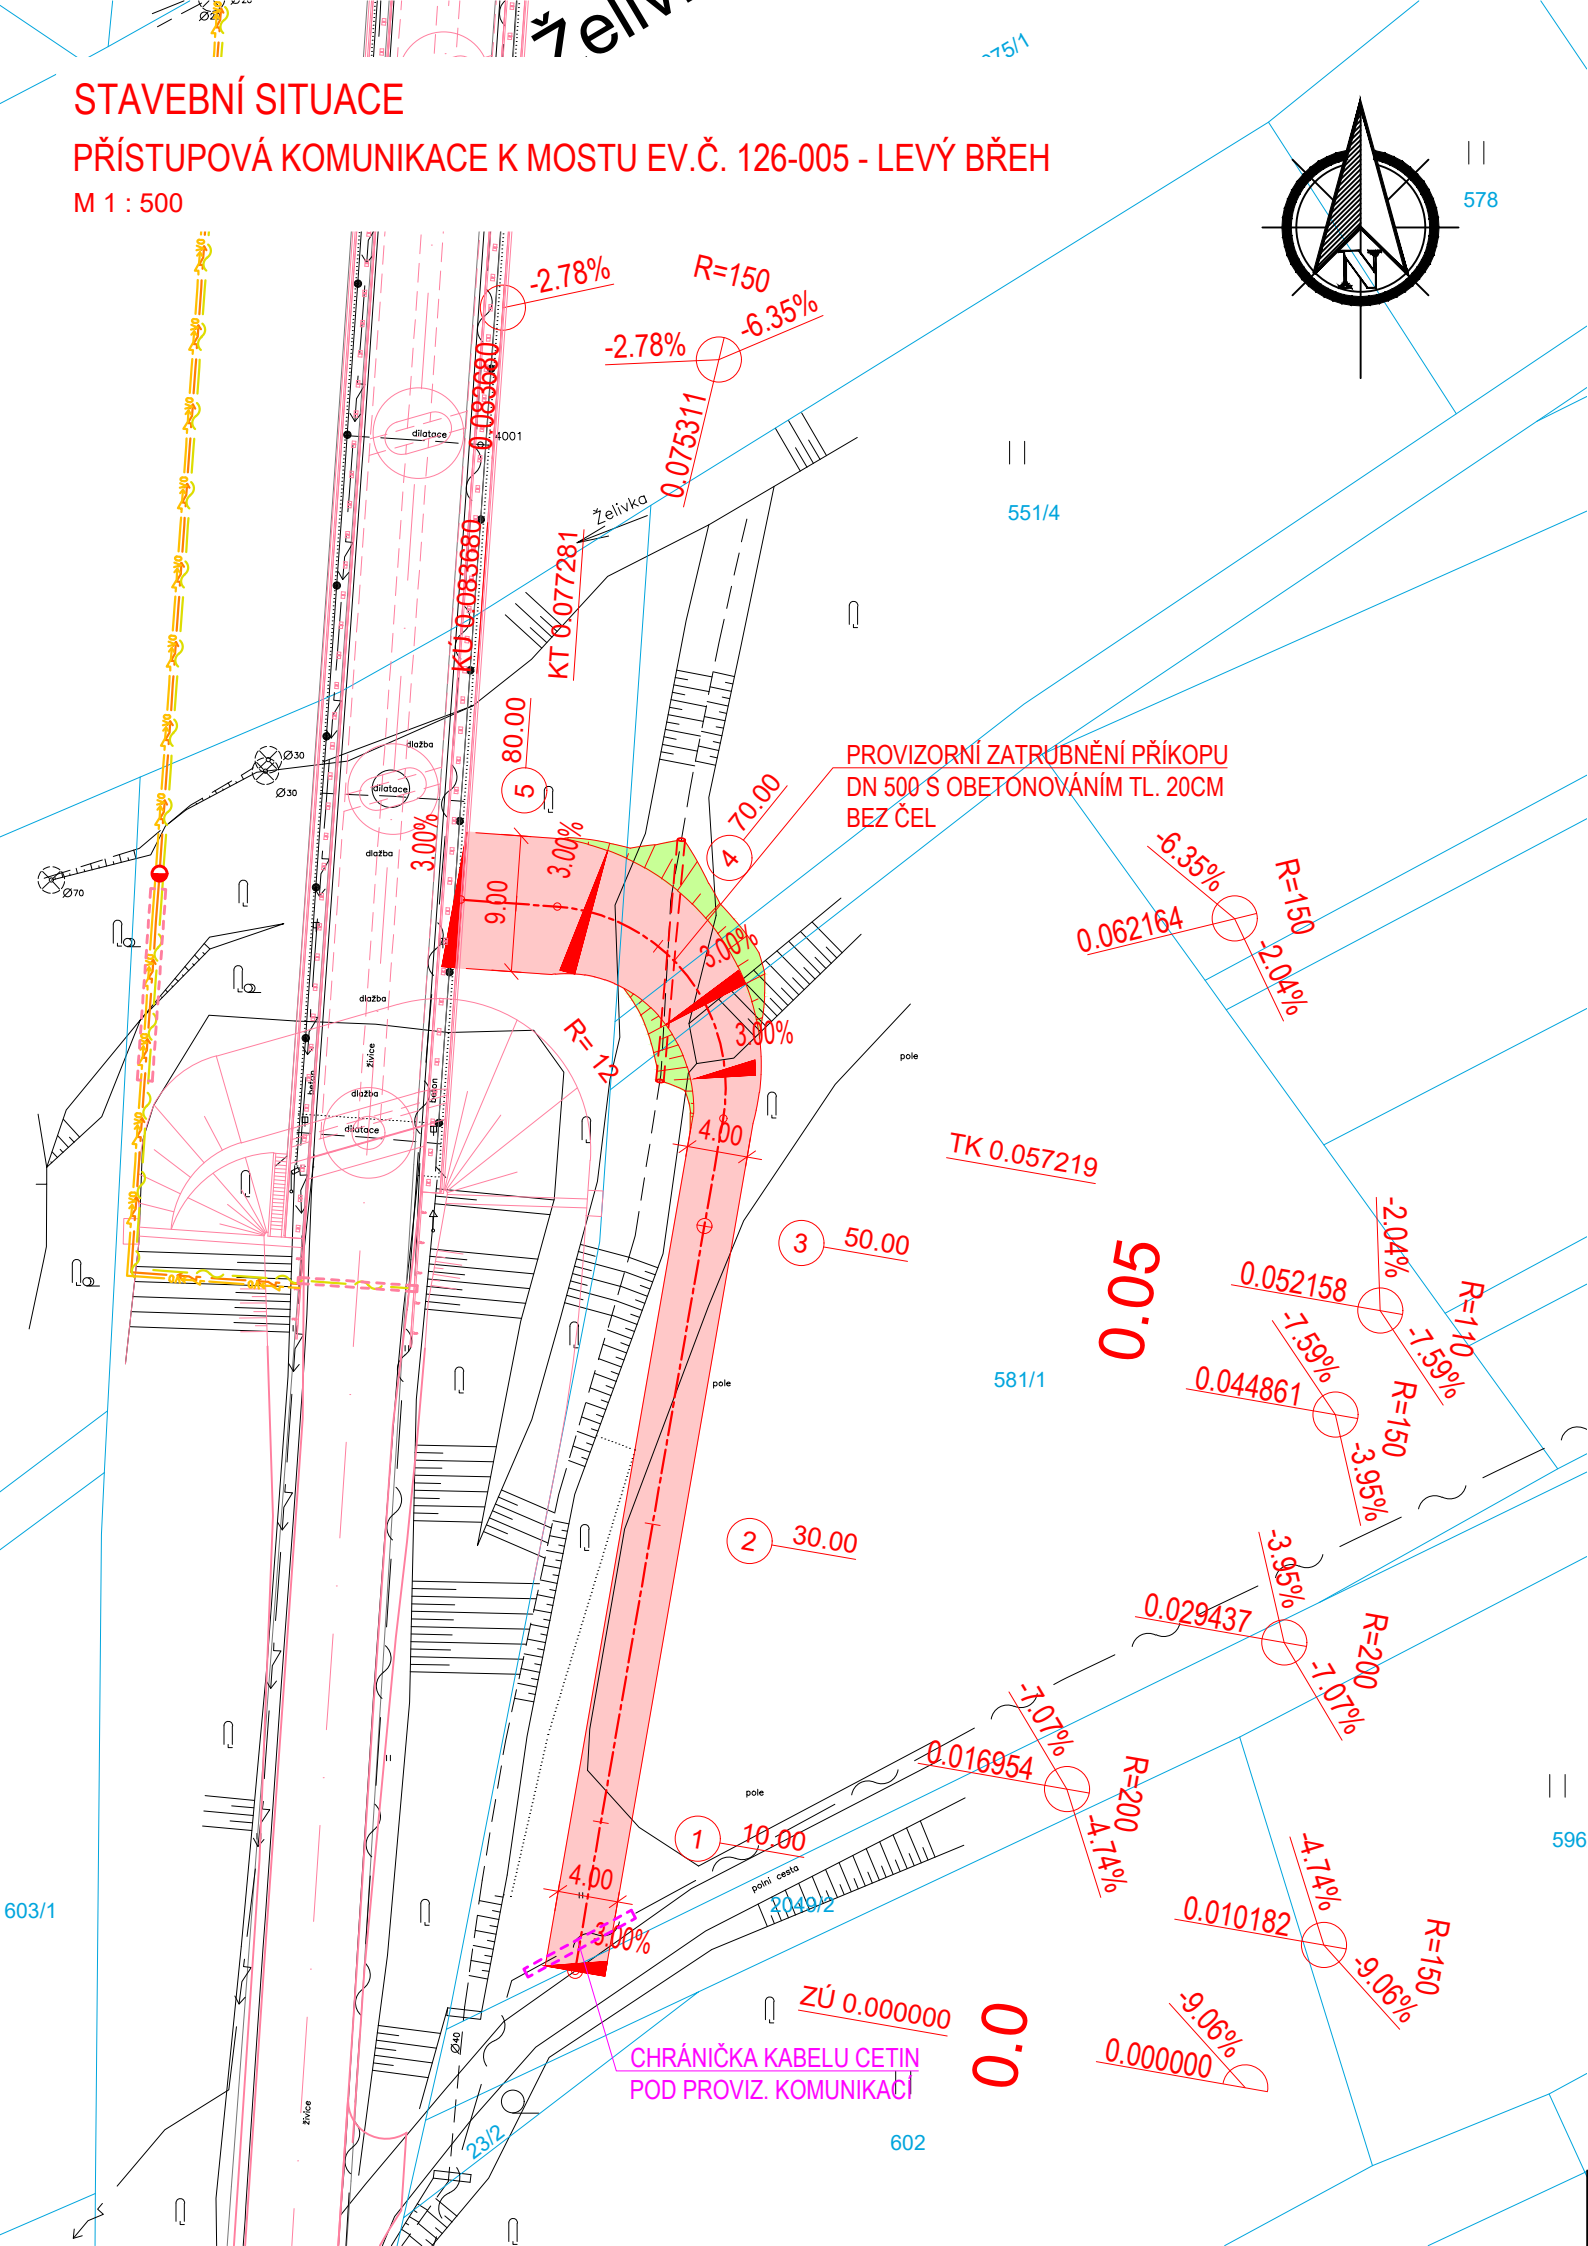

LEGENDA INŽENÝRSKÝCH SÍTÍ:

	VODOVODNÍ POTRUBÍ PODZEMNÍ
	KANALIZACE JEDNOTNÁ PODZEMNÍ
	KANALIZACE DEŠŤOVÁ PODZEMNÍ
	KANALIZACE SPLAŠKOVÁ PODZEMNÍ
	PLYNOVOD NTL PODZEMNÍ
	PLYNOVOD STL PODZEMNÍ
	PLYNOVOD VTL PODZEMNÍ
	PRIMÁRNÍ HORKOVOD PODZEMNÍ
	EL. VEDENÍ NN NADZEMNÍ
	EL. VEDENÍ NN PODZEMNÍ
	VEŘEJNÉ OSVĚTLENÍ NADZEMNÍ
	VEŘEJNÉ OSVĚTLENÍ PODZEMNÍ
	EL. VEDENÍ VN NADZEMNÍ
	EL. VEDENÍ VN PODZEMNÍ
	SDĚLOVACÍ VEDENÍ NADZEMNÍ
	SDĚLOVACÍ VEDENÍ PODZEMNÍ

LEGENDA PLOCH:

	KONSTRUKCE VOZOVKY
	ÚPRAVY SVAHŮ ZEMNÍHO TĚLESA

LEGENDA ČAR:



	OCHRANNÉ PÁSMO VN
	OCHRANNÉ PÁSMO DRÁHY
	HRANICE PARCEL
	HRANICE KATASTRÁLNÍCH ÚZEMÍ
	STÁVAJÍCÍ (NOVÁ) SVODIDLA

LEGENDA PŘELOŽEK IS:

	NN ČEZ PODZEMNÍ - PROVIZORNÍ
	VO SOUTICE PODZEMNÍ - PROVIZORNÍ
	SDĚL. CETIN PODZEMNÍ - PROVIZORNÍ

UPOZORNĚNÍ:
Zákresy inženýrských sítí neslouží jako vytyčovací výkres.
Před zahájením stavebních prací je nutné zajistit jejich
vytyčení a označení podle platných předpisů.

Souřadnicový systém: S-JTSK, Výškový systém: BpV

ZHOTOVITEL:					ATELIÉR PROJEKTOVÁNÍ INŽENÝRSKÝCH STAVEB s.r.o.																			
AKCE:					II/126 - Propojení D1 se sil. I/2 akt. PD 2. ETAPA					OHRADNÍ 24B 140 00 PRAHA 4 IČ: 61853267														
INVESTOR:					HL. INŽ. PROJEKTU:					VEDOUČÍ PROJEKTU:					KONTROLOVAL:					tel: 241 481 215 e-mail: karel.krizek@apis-sro.eu www: www.apis-sro.eu				
 STŘEDOČESKÝ KRAJ Zborovská 11 150 21 Praha 5					Ing. Viktor NEJEDLÝ					Ing. Josef ŠTĚPÁN					Ing. Karel NEJEDLÝ					ZAK. ČÍSLO: 3173/08				
					ZODPOVĚDNÝ POJEKTANT:					VYPRACOVAL:					FORMÁTŮ A4: 2									
					Ing. Karel KRÍŽEK					Ing. Karel KRÍŽEK														
KRAJ: STŘEDOČESKÝ					OKRES: BENEŠOV, KUTNÁ HORA					DATUM: ZÁŘÍ 2020														
ČÍSLO OBJEKTU: 901 D.1.5.1					NÁZEV PŘÍLOHY: STAVEBNÍ SITUACE					ST.PROJ.: PDPS					MĚŘÍTKO: 1:500					PŘÍLOHA: 2				
					PŘÍSTUPOVÁ KOMUNIKACE K MOSTU EV.Č. 126-055 - LEVÝ BŘEH																			