


I - PŮDORYS 1.PP / NAVRHOVANÝ STAV

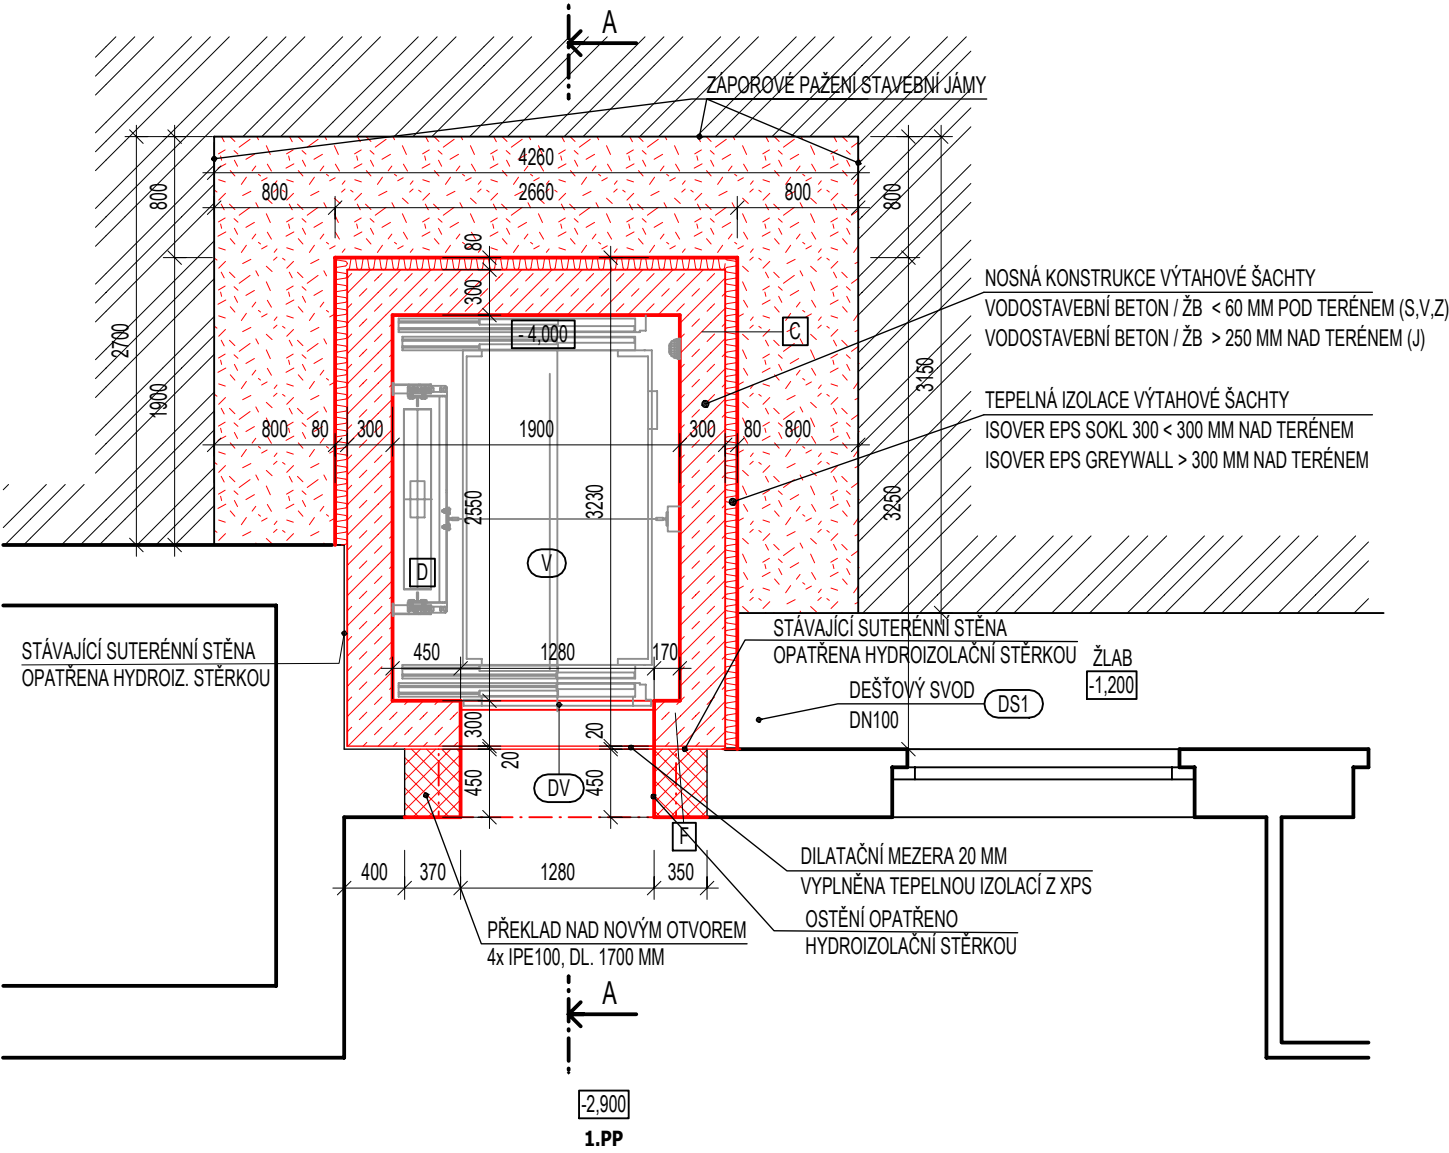


LEGENDA MATERIÁLŮ

- STÁVAJÍCÍ KONSTRUKCE
- STÁVAJÍCÍ TERÉN
- DOZDĚNÍ STÁVAJÍCÍCH OTVORŮ Z CPP
- NOVÁ VÝTAHOVÁ ŠACHTA Z VODOSTAVEBNÍHO BETONU
- TEPELNÁ IZOLACE ISOVER EPS SOKL 3000 / ISOVER EPS GREYWALL TL. 100 MM
- NOVÉ KONSTRUKCE

LEGENDA POPISŮ

- NOVÝ VÝTAH
 - TYP: NAPŘ. OSOBNÍ MARO 1000G
 - ROZMĚRY VÝTAHOVÉ ŠACHTY: 1900x2550 MM
 - ROZMĚRY VÝTAHOVÉ KABINY: 1200x2000x2100 MM
 - NOSNOST: 1000 KG (13 OSOB)
 - VÝTAH NENÍ EVAKUAČNÍ
- DVEŘE VÝTAHU, AUTOMATICKÉ TELESKOPICKÉ, PROTIPOŽÁRNÍ, ROZMĚR 1100x2000 MM

DISPOZICE 1.PP

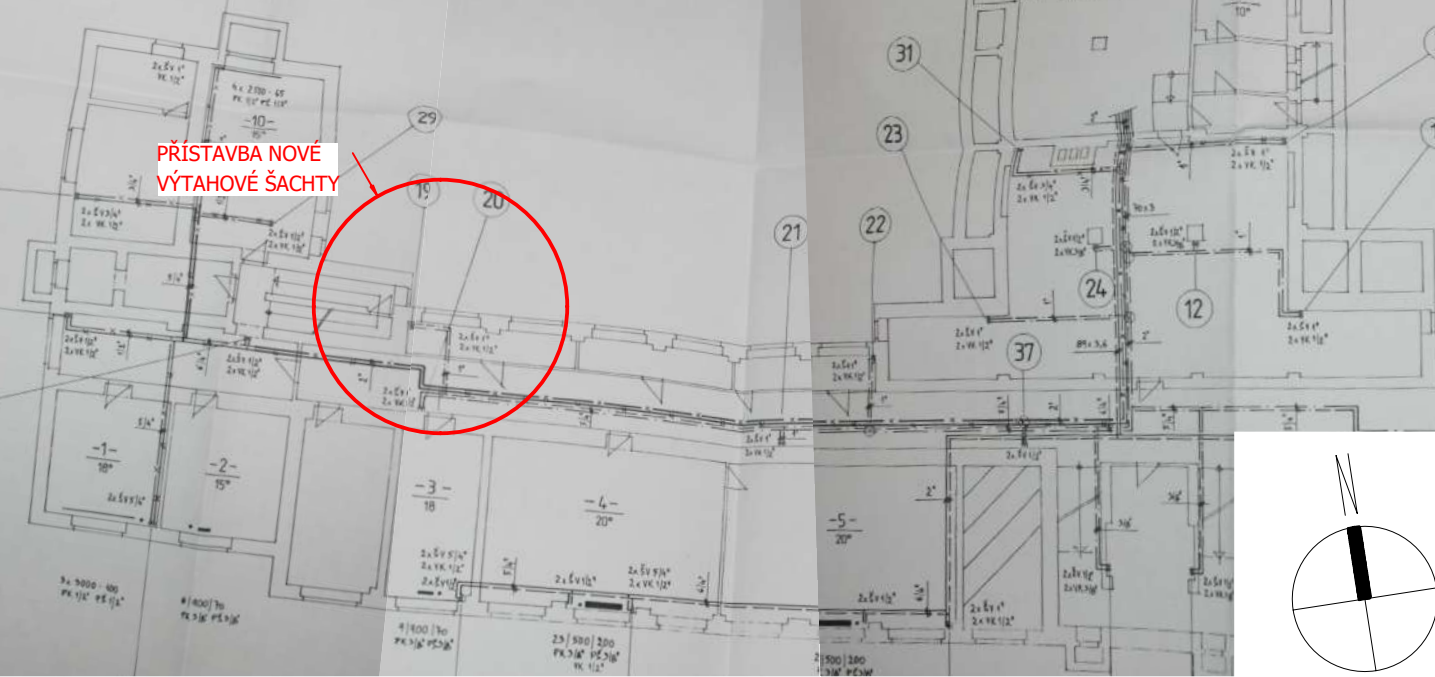

SKLADBY

- SUTERÉNNÍ STĚNA VÝTAHOVÉ ŠACHTY
 - VODOSTAVEBNÍ BETON 300 mm
 - LEPÍČÍ A STĚRKOVACÍ HMOTA - NAPŘ. CEMIX BASIC 115 10 mm
 - TEPELNÁ IZOLACE ISOVER EPS SOKL 3000 ($\lambda_d = 0,035 \text{ W/mK}$) 80 mm
 - NOPOVÁ FÓLIE -
 - NASYPANÁ ZEMINA -
- PODLAHA VÝTAHOVÉ ŠACHTY
 - OLEJODOLNÝ PROTISKLUZOVÝ NÁTĚR (NAPŘ. IZOBAN), (VYTÁHNOUT 100 MM NA STĚNU) -
 - ŽB DESKA Z VODOSTAVEBNÍHO BETONU 300 mm
 - PODKLADNÍ BETONOVÁ DESKA 100 mm
 - ROSTLÝ TERÉN -
- STĚNA MEZI OBJEKTEM A NOVOU VÝTAHOVOU ŠACHTOU
 - INTERIÉROVÝ NÁTĚR BÍLÁ BARVA -
 - PENETRACE - NAPŘ. CEMIX ST COLOR -
 - JEDNOVRSTVÁ VÁPENOCEMENTOVÁ OMÍTKA - NAPŘ. CEMIX O73 10 mm
 - POSTŘIK VODOU PŘI TEPLOTĚ $> 15^\circ\text{C}$ -
 - DOZDĚNÍ OTVORU CPP 450 mm
 - HYDROIZOLAČNÍ STĚRKA -
 - DILATAČNÍ MEZERA - VYPLNĚNA XPS 20 mm
 - ŽELEZOBETON 300 mm

název stavby: PŘÍSTAVBA A STAVEBNÍ ÚPRAVY, Gymnázium Václava Beneše Třebízského		autorizační razítko: 	
generální projektant: Sportovní 823/14 101 00 Praha 10 - Vršovice IČO: 247 08 241 / DIČ: CZ 24708241 tel: 222 769 809 / mail: info@planpoint.cz	projektant části: Sportovní 823/14 101 00 Praha 10 - Vršovice IČO: 247 08 241 / DIČ: CZ 24708241 tel: 222 769 809 / mail: info@planpoint.cz		

investor: Město Slaný Velvarská 136/1, 274 01 Slaný			
adresa: Smetanovo náměstí 1310, 274 01 Slaný	hlavní architekt: Ing. arch. Daniel Němeček	datum: 12/2017	číslo zakázky: 1643
stupeň: DOKUMENTACE PRO PROVÁDĚNÍ STAVBY	HIP: Ing. Bohuslav Friedrich	č. revize: 00	číslo paré:
část PD: D.1.1.1 ARCHITEKTONICKO STAVEBNÍ ŘEŠENÍ - VÝTAHOVÁ ŠACHTA	zodpovědný projektant: Ing. Filip Fritscher	měřítko: 1:50	
název přílohy: I - PŮDORYS 1.PP / NS	vypracoval: Ing. Marcela Friedrichová	č. výkresu: D.1.1.1.5	