


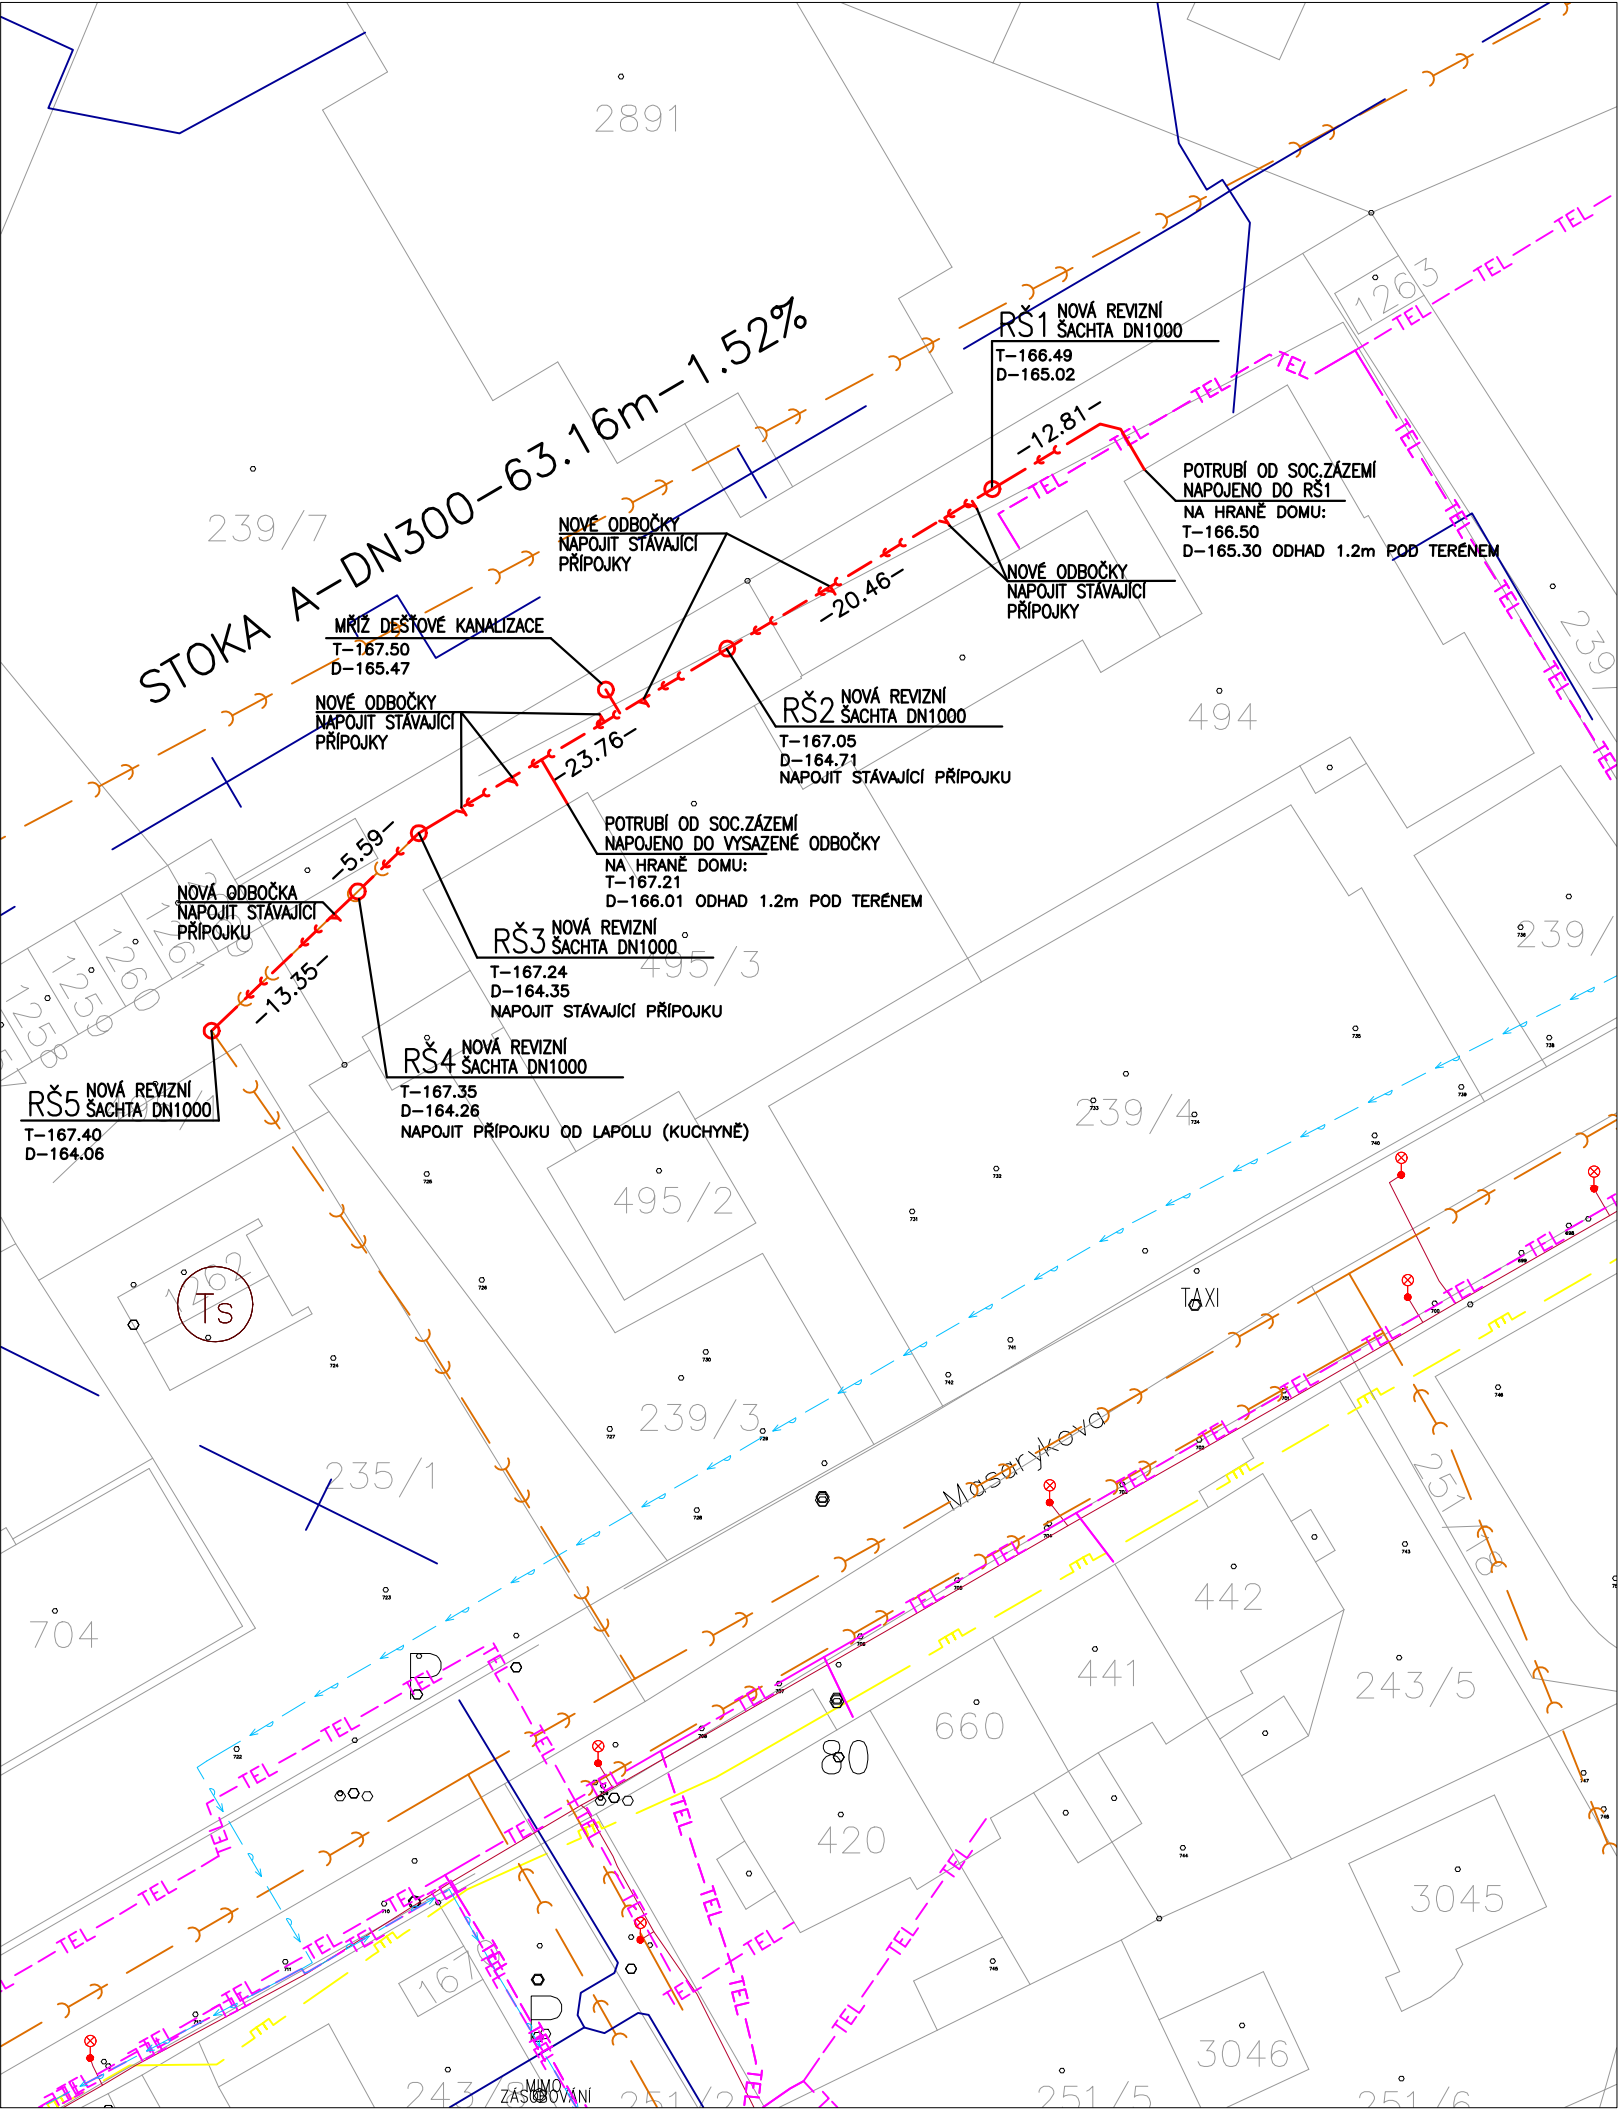

LEGENDA

HRANICE DLE KN

239/4

PARCELNÍ ČÍSLO

STÁVAJÍCÍ SÍŤ

SPLAŠKOVÁ KANALIZACE

VODOVODNÍ ŘAD

STL PLYNOVOD

TEL


TELEFONNÍ KABEL

VEŘEJNÉ OSVĚTLENÍ

NAVRHOVANÉ SÍŤ

SPLAŠKOVÁ KANALIZACE V AREÁLU ŠKOLY

- POZNÁMKY:
- *REKONSTRUOVANÁ KANALIZAČNÍ STOKA BUDE VEDENA V PŮVODNÍ POLOZE I V PŮVODNÍM SKLONU
 - *NAPOJENA BUDE NA VEŘEJNOU KANALIZAČNÍ STOKU V RŠ5 – TATO ŠACHTA BUDE PROVEDENA NOVĚ
 - *VŠECHNY KANALIZAČNÍ ŠACHTY BUDOU DN1000, PROVEDENY Z CS BETONU S KOMPAKTNÍM JEDNOLITÝM DNEM
 - *NA AREÁLOVOU KANALIZACI BUDOU NAPOJENY SPLAŠKOVÉ STOUPAČKY Z REKONSTRUOVANÉHO SOCIÁLNÍHO ZÁZEMÍ ŠKOLY, HLOUBKA ULOŽENÍ BYLA ODHADNUTA NA 1.2m POD TERÉNEM NA HRANĚ OBJEKTU
 - *VŠECHNY STÁVAJÍCÍ PŘÍTOKY NA REKOSTRUOVANÉ STOCE ZŮSTANOU ZACHOVÁNY A BUDOU NAPOJENY DO NOVÝCH VYSAZENÝCH ODBOČEK NA NOVÉ STOCE
 - *POLOHY ODBOČEK JSOU VYZNAČENA ORIENTAČNĚ, MUSÍ BÝT UPŘESNĚNY S OHLEDEM NA SKUTEČNÉ ULOŽENÍ STÁVAJÍCÍCH PŘÍPOJEK
 - *POTRUBÍ STOKY BUDE PROVEDENO Z MATERIÁLU PVC
 - *MONTÁŽ POTRUBÍ MUSÍ BÝT PROVEDENA DLE MONTÁŽNÍHO NÁVODU VÝROBCE

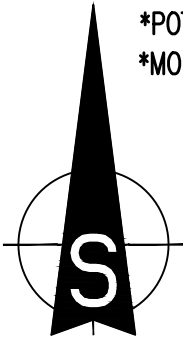

M 1:500

Zodpovědný projektant:
ing. Lucie Laubová
ČKAIT 0010826



Investor:
Gymnázium Františka Palackého, Masarykova 540, 277 11
Neratovice

Kraj: Středočeský

Okres: Mělník

Formát

2 A4

Katastrální území: Neratovice [703567]

Obec: Neratovice

Datum

4/2020

Obnova areálové kanalizace vč. komunikací

Stupeň

DÚR + DSP

č.k.n. st. 494; 495/1; 495/3;

Měřítko

1:500

Paré

SITUACE ZDRAVOTECHNIKY

č.v.

D.1.4.02