


MV
201

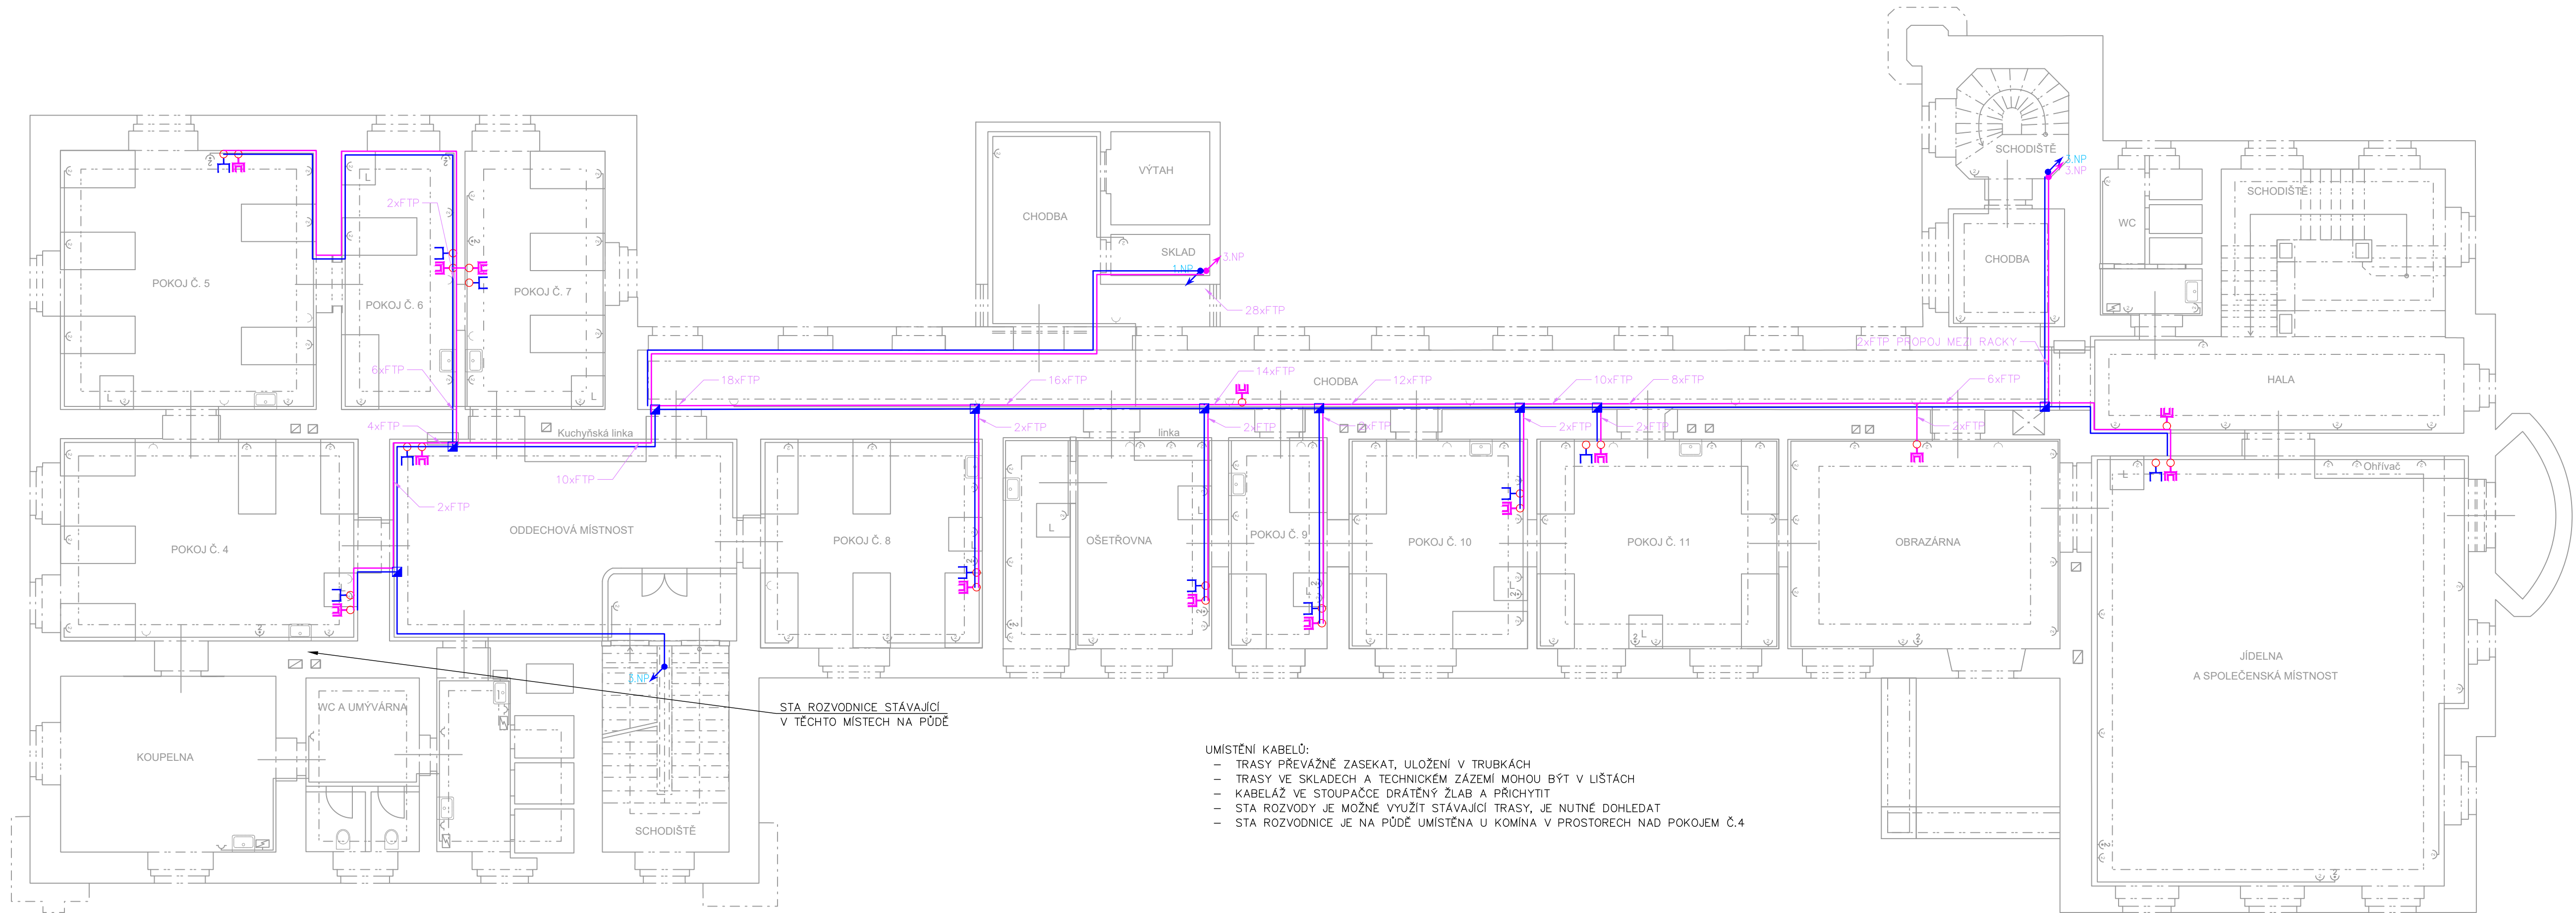

- UMÍSTĚNÍ KABELŮ:
- TRASY PŘEVÁŽNĚ ZASEKAT, ULOŽENÍ V TRUBKÁCH
 - TRASY VE SKLADECH A TECHNICKÉM ZÁZEMÍ MOHOU BÝT V LIŠTÁCH
 - KABELÁŽ VE STOUPAČCE DRÁTĚNÝ ŽLAB A PŘICHYTIT
 - STA ROZVODY JE MOŽNÉ VYUŽÍT STÁVAJÍCÍ TRASY, JE NUTNÉ DOHLEDAT
 - STA ROZVODNICE JE NA PŮDĚ UMÍSTĚNA U KOMÍNA V PROSTORECH NAD POKOJEM Č.4

LEGENDA ZNAČEK STA

— ZÁSUVKA STA

KNÍHOVNA ZNAČEK SK

— DATOVÁ DVOJZÁSUVKA
OD KAŽDÉ ZÁSUVKY 2x KABEL FTP
PŘÍVEDEN DO DAT.ROZVADĚČE V PATŘE


WIFI – BUDE PŘÍPOJENO DO ZÁSUVEK NA
CHODBÁCH NEBO SPOLEČENÝCH PROSTORECH
ZAŘÍZENÍ WIFI NENÍ PŘEDMĚTEM TOHOTO PROJEKTU


— RACK DATOVÝ ROZVADĚČ

— KABEL FTP CAT5E B2CA V TRUBCE ZASEKANÉ POD OMITKOU

— KABEL KOAX 75 OHM B2CA V TRUBCE ZASEKANÉ POD OMITKOU



ZMĚNA: 0	POČET: —	ZAKÁZKA: —	DATUM: —	ZPRACOVAL: —	SCHVÁLIL: —
SKS s.r.o.,	BRNĚNSKÁ 1748/21b,678 01 BLANSKO	TEL: +420 516 417 643	MV201-206 Domov seniorů Vidím, SK STA.dwg		
	OBJEKT: Domov seniorů Vidím, Vidím 1, 277 21 Liběchov	INVESTOR: Domov seniorů Vidím, poskytovatel			
	VÝKRES: PŮDORYS 2.NP	soc. služ., Vidím 1, 27721 Liběchov			
	VYPRACOVAL: Miroslav Prokopius	DATUM: 28.4.2023	MĚŘÍTKO: 1:100	MV 202	
	KONTROLOVAL: Ing. Radek Přek	ZAKÁZKA: 003951	FORMÁT: 297x1050		
	SCHVÁLIL: Ing. Radek Přek	SPECIALIZACE: SK, STA	STUPĚŇ: DPS		

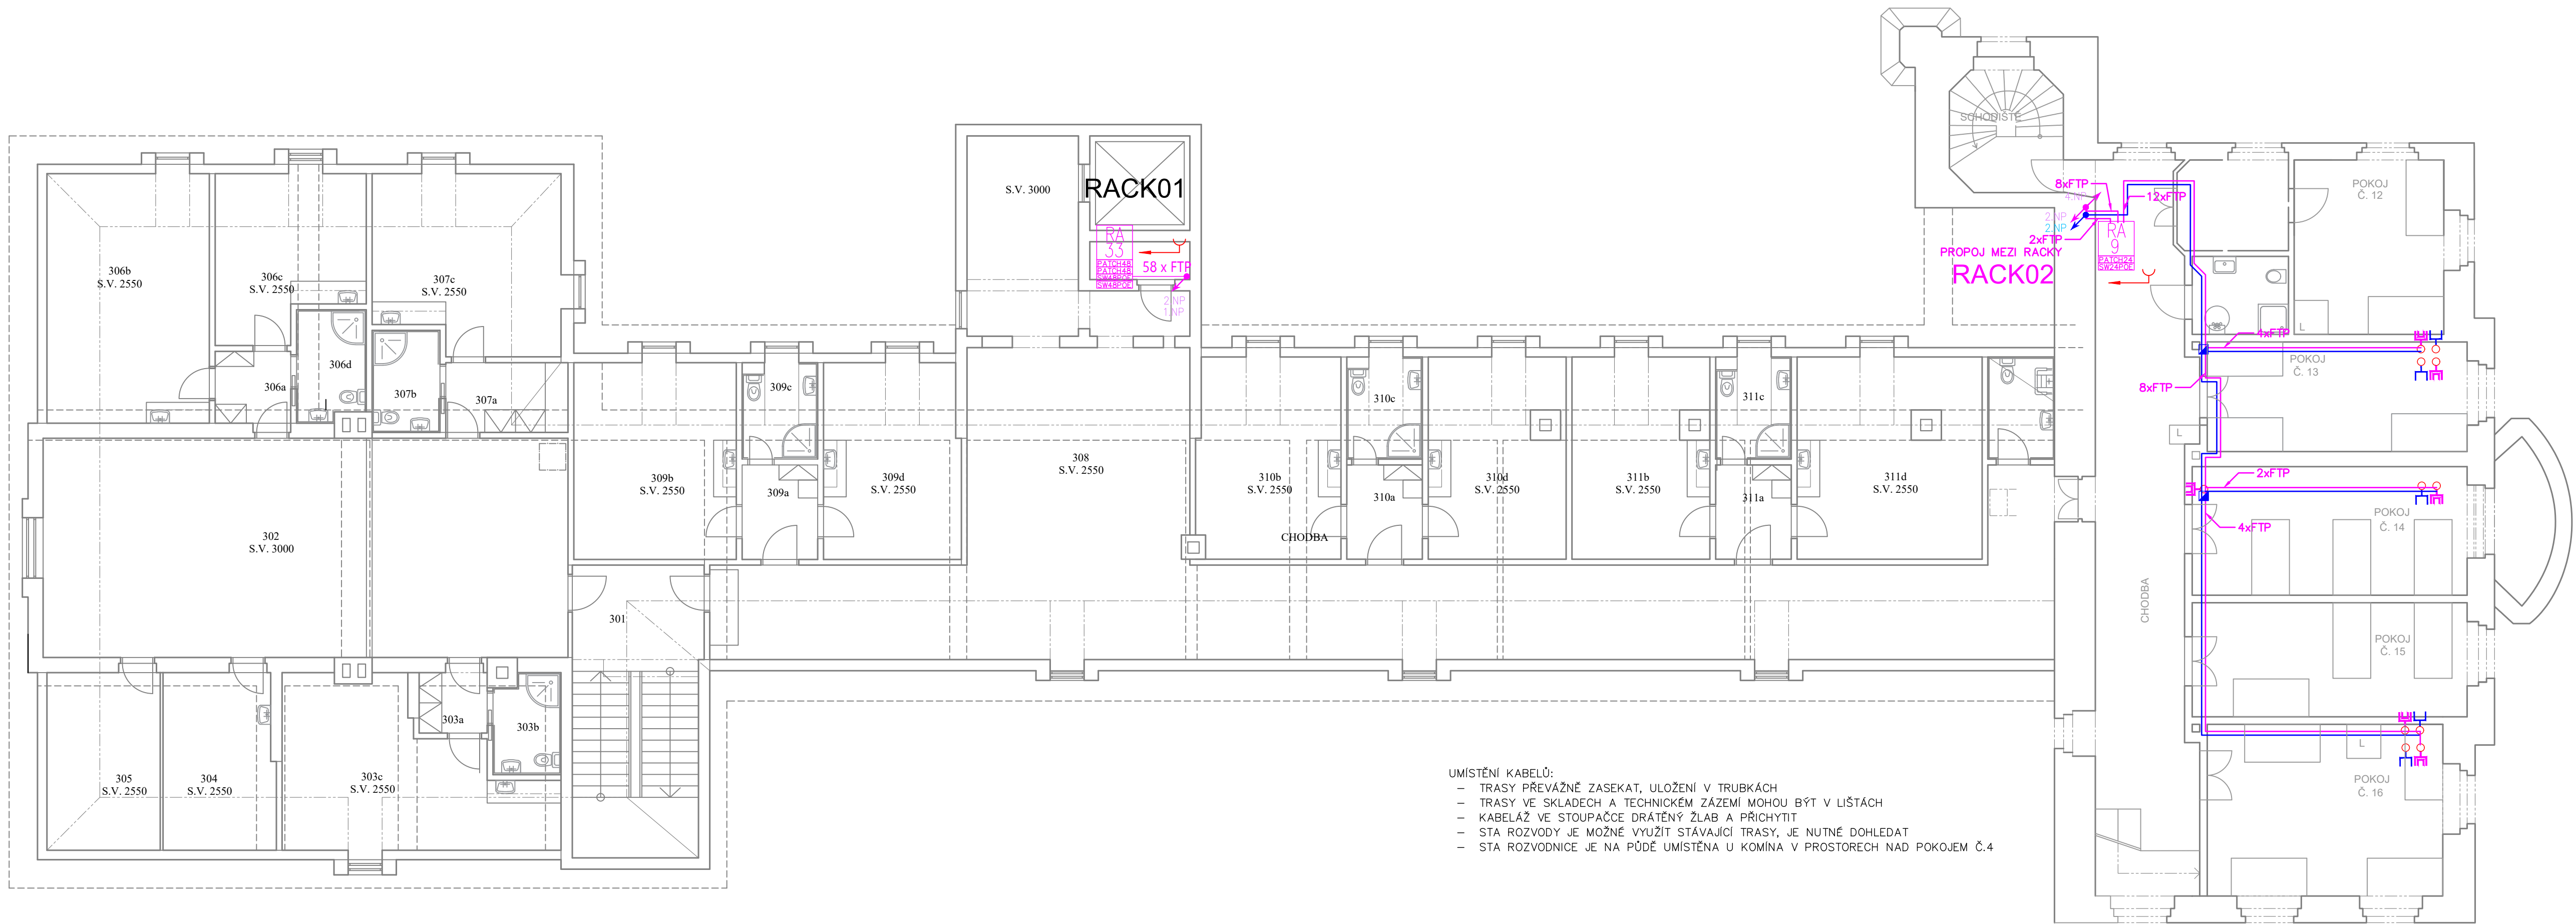

- UMÍSTĚNÍ KABELŮ:
- TRASY PŘEVÁŽNĚ ZASEKAT, ULOŽENÍ V TRUBKÁCH
 - TRASY VE SKLÁDECH A TECHNICKÉM ZÁZEMÍ MOHOU BÝT V LIŠTÁCH
 - KABELAŽ VE STOUPAČCE DRÁTĚNÝ ŽLAB A PŘICHYTIT
 - STA ROZVODY JE MOŽNÉ VYUŽÍT STÁVAJÍCÍ TRASY, JE NUTNÉ DOHLEDAT
 - STA ROZVODNICE JE NA PŮDĚ UMÍSTĚNA U KOMÍNA V PROSTORECH NAD POKOJEM Č.4


LEGENDA_ZNAČEK_STA
ZÁSUVKA_STA

KNÍHOVNA_ZNAČEK_SK
DATOVÁ DVOJZÁSUVKA
OD KAŽDÉ ZÁSUVKY 2x KABEL FTP
PŘÍVEDEN DO DAT.ROZVADĚČE V PATŘE
WIFI - BUDE PŘIPOJENO DO ZÁSUVKY NA
CHÓDBÁCH NEBO SPOLEČENÝCH PROSTORECH
ZAŘÍZENÍ WIFI NENÍ PŘEDMĚTEM TOHOTO PROJEKTU
RACK DATOVÝ ROZVADĚČ

KABEL FTP CAT5E B2CA V TRUBCE ZASEKANÉ POD OMITKOU
KABEL KOAX 75 OHM B2CA V TRUBCE ZASEKANÉ POD OMITKOU



ZMĚNA: 0	POČET: -	ZAKÁZKA: -	DATUM: -	ZPRACOVAL: -	SCHVÁLIL: -
SKS s.r.o.,	BRNĚNSKÁ 1748/21b,678 01 BLANSKO	TEL: +420 516 417 643			MV201-206 Domov seniorů Vidim_ SK STA.dwg
	OBJEKT: Domov seniorů Vidim, Vidim 1, 277 21 Liběchov	INVESTOR: Domov seniorů Vidim, poskytovatel			
	VÝKRES: PŮDORYS 3.NP	soc. služ., Vidim 1, 27721 Liběchov			
	VYPRACOVAL: Miroslav Prokopius	DATUM: 28.4.2023	MĚŘÍTKO: 1:100	MV 203	
	KONTROLOVAL: Ing. Radek Přek	ZAKÁZKA: 003951	FORMÁT: 297x1050		
	SCHVÁLIL: Ing. Radek Přek	SPECIALIZACE: SK, STA	STUPEŇ: DPS		

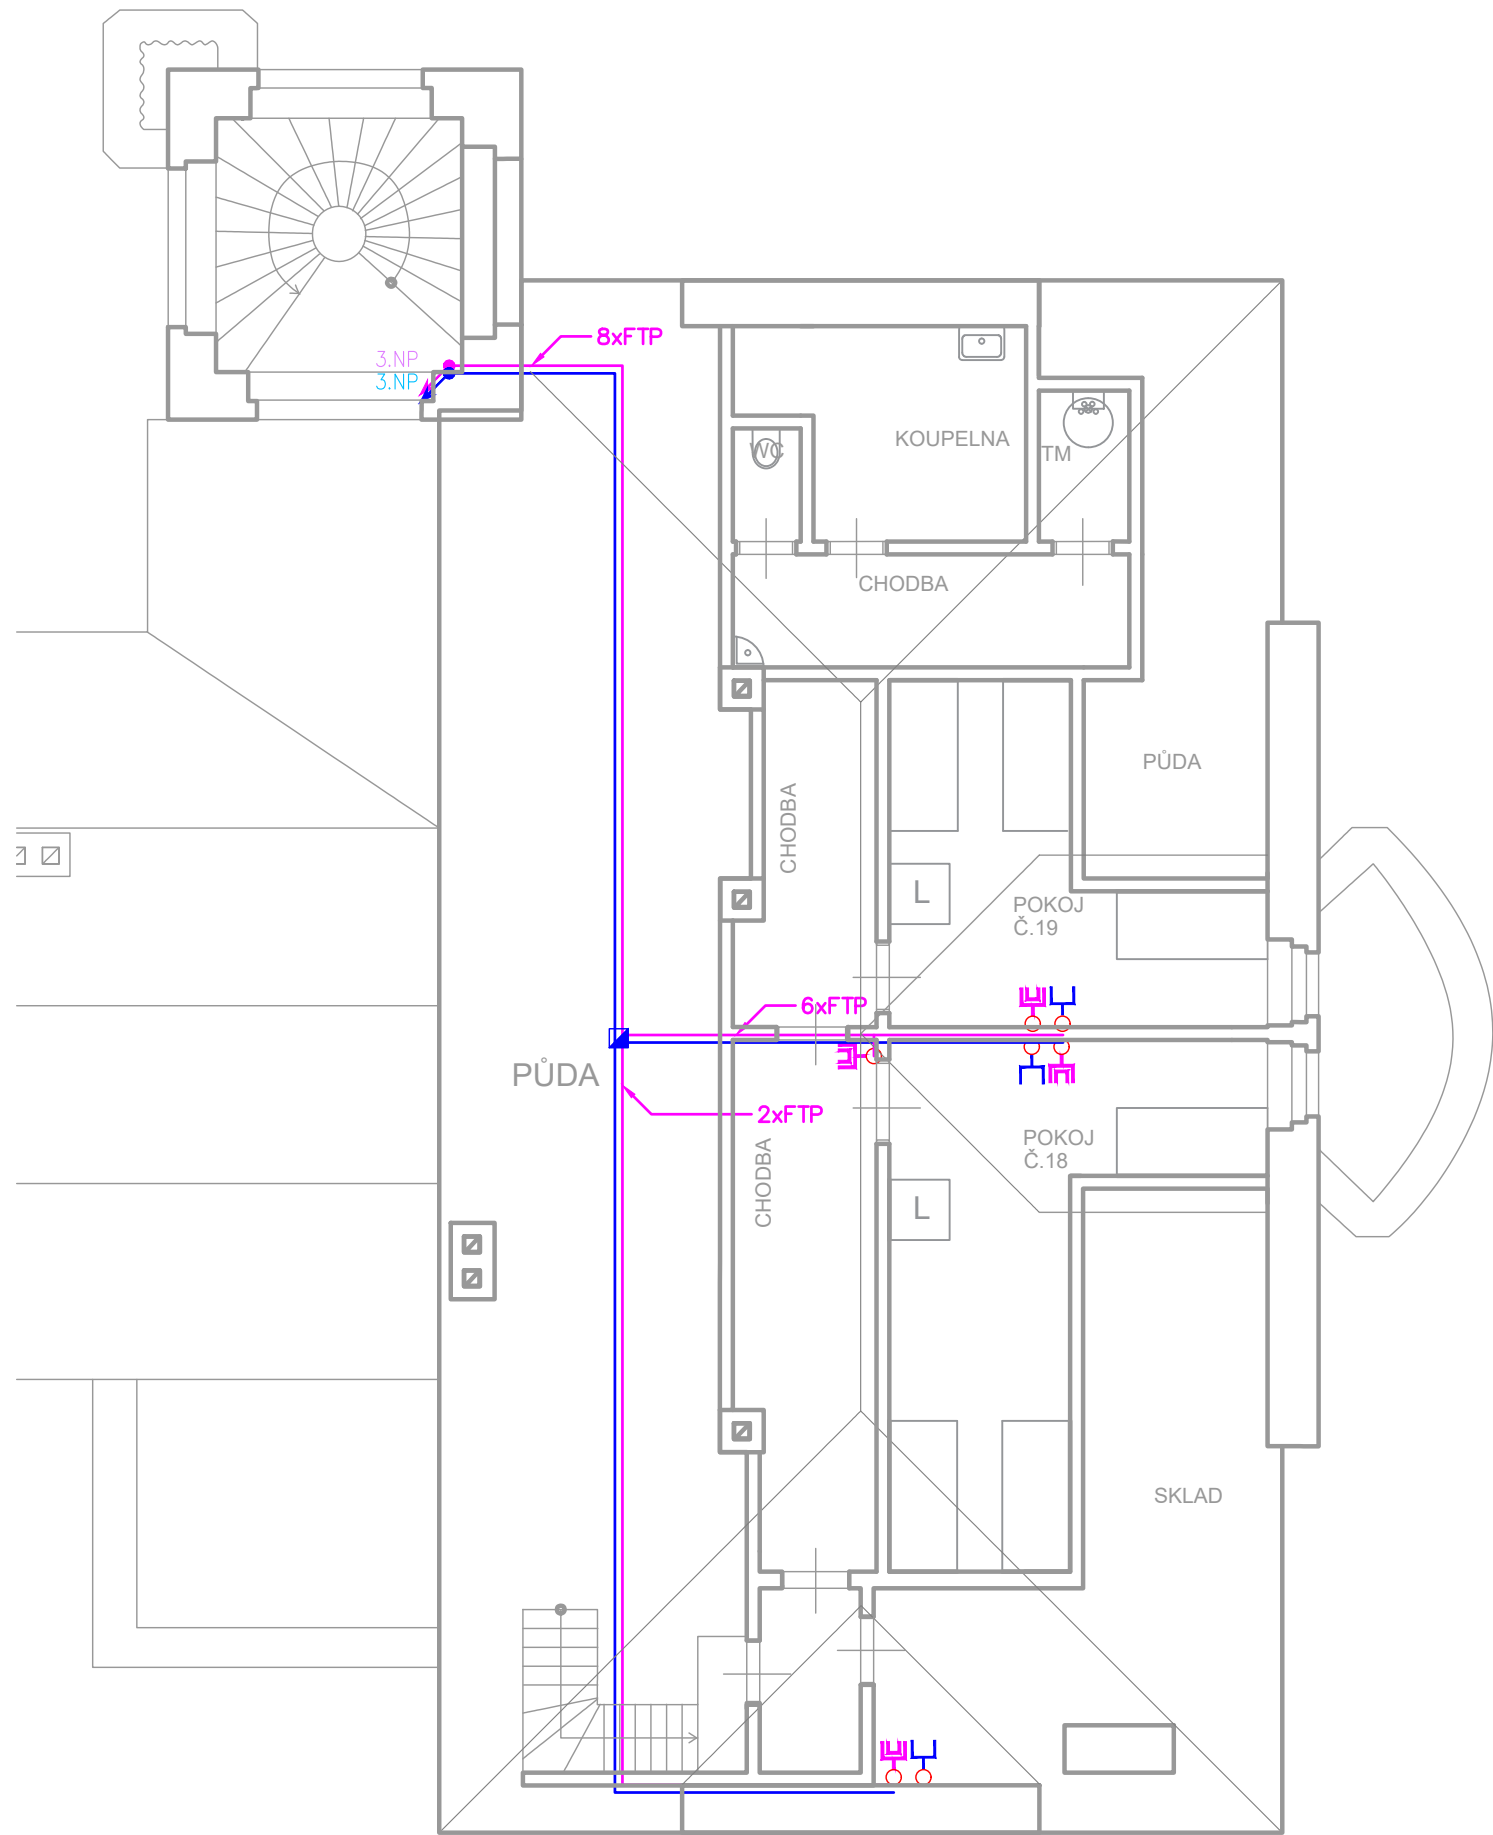

KNIHOVNA_ZNAČEK_SK

DATOVÁ DVOJZÁSUVKA
OD KAŽDÉ ZÁSUVKY 2x KABEL FTP
PŘÍVEDEN DO DAT.ROZVADĚČE V PATŘE

WIFI – BUDE PŘIPOJENO DO ZÁSUVKY NA
CHODBÁCH NEBO SPOLEČENÝCH PROSTORECH
ZAŘÍZENÍ WIFI NENÍ PŘEDMĚTEM TOHOTO PROJEKTU


RACK DATOVÝ ROZVADĚČ

LEGENDA_ZNAČEK_STA

ZÁSUVKA STA

- KABEL FTP CAT5E B2CA V TRUBCE ZASEKANÉ POD OMÍTKOU
- KABEL KOAX 75 OHM B2CA V TRUBCE ZASEKANÉ POD OMÍTKOU



ZMĚNA: ☹	POČET: —	ZAKÁZKA: —	DATUM: —	ZPRACOVAL: —	SCHVÁLIL: —	
SKS s.r.o.,	BRNĚNSKÁ 1748/21b,678 01 BLANSKO TEL: +420 516 417 643			MV201–206 Domov seniorů Vidím_ SK STA.dwg		
	OBJEKT: Domov seniorů Vidím, Vidím 1, 277 21 Liběchov			INVESTOR: Domov seniorů Vidím, poskytovatel		MV 204
	VÝKRES: PŮDORYS 4.NP			soc. služ., Vidím 1, 27721 Liběchov		
	VYPRACOVAL: Miroslav Prokopius		DATUM: 28.4.2023	MĚŘÍTKO: 1:100		
	KONTROLOVAL: Ing. Radek Pírek		ZAKÁZKA: 003951	FORMÁT: A3		
	SCHVÁLIL: Ing. Radek Pírek		SPECIALIZACE: SK, STA	STUPEŇ: DPS		

Daťový rozvaděč, 3.NP – technická místnost u strojovny výtahu
19" stojanový rozvaděč RMF-33-60/60, v. 1588 (33U), š. 600mm, h. 600mm



```

graph TD
    Switch[SWITCH] --- MK[MEDIA KONVERTOR  
SC-RJ45]
    MK --- OV[OPTICKÁ VANA]
    OV --- OK[NOVÝ OPT. KABEL  
62,5/125 um, OM1, 4 vlákna MM]
    OK --- OK2[STÁVAJÍCÍ OPT. KABEL]
    OK2 --- ORM4[ORM4  
4x SC propoj]
  
```

```
graph TD; TU[TÚ] --- MRK10_1[MRK10]; MRK10_1 --- RACK[RACK]; RACK --- MRK10_2[MRK10]; MRK10_2 --- TCEKFLES[TCEKFLES STÁVAJÍCÍ ZÁVĚSNÝ KABEL];
```

TÚ

STÁVAJÍCÍ SYKLY
NAPOJENÍ NA KOMINĚ

MRK10

SYKLY 10x2x0,5
PŘÍVOD DO RACKU

RACK

SYKLY 10x2x0,5
NAPOJENÍ ADM. BUDOVY


MRK10


TCEKFLES
STÁVAJÍCÍ ZÁVĚSNÝ KABEL





 
Datový rozvaděč, 3.NP – Chodba ve věži
19" stojanový rozvaděč 9U, š. 600mm, h. 600mm

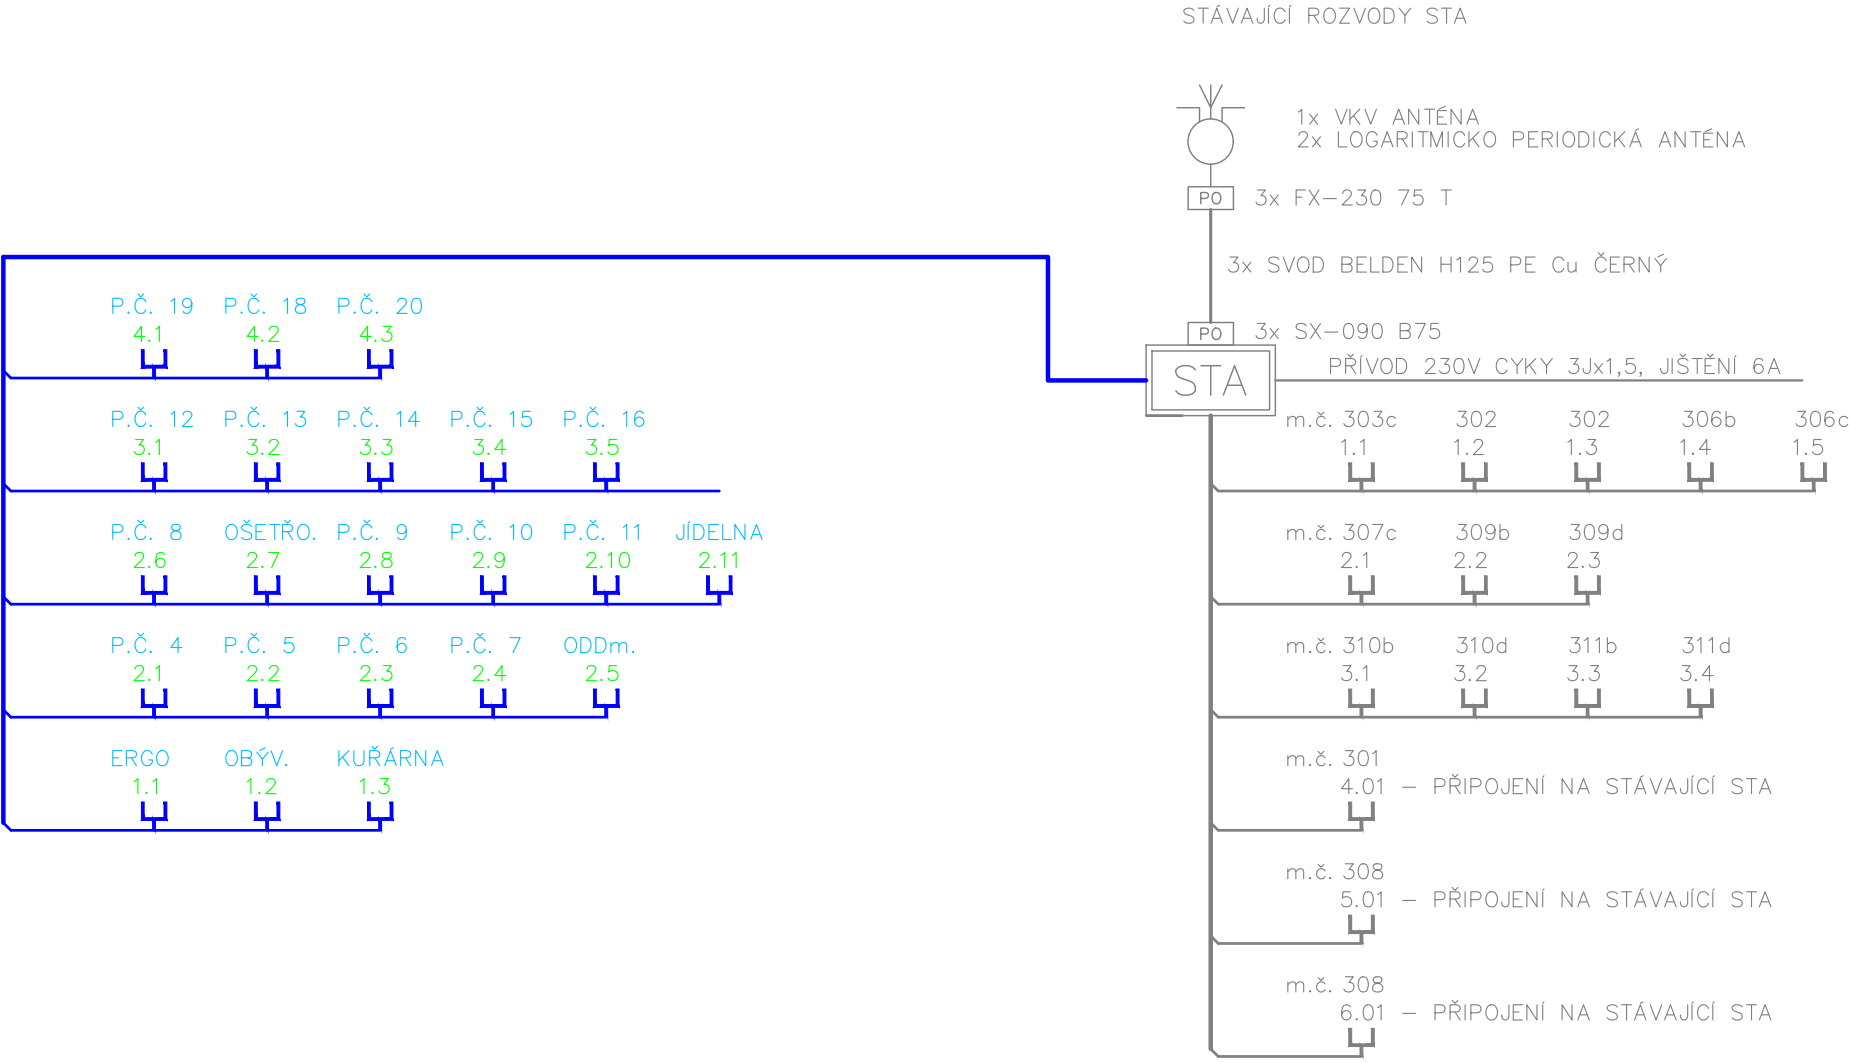


ZMĚNA: ☹	POČET: —	ZAKÁZKA: —	DATUM: —	ZPRACOVAL: —	SCHVÁLIL: —
SKS s.r.o., BRNĚNSKÁ 1748/21b,678 01 BLANSKO TEL: +420 516 417 643				MV201–206 Domov seniorů Vidim_ SK STA.dwg	
	OBJEKT: Domov seniorů Vidim, Vidim 1, 277 21 Liběchov	INVESTOR: Domov seniorů Vidim, poskytovatel soc. služ., Vidim 1, 27721 Liběchov			MV 205
	VÝKRES: BLOKOVÉ SCHÉMA SK				
	VYPRACOVAL: Miroslav Prokopius	DATUM: 28.4.2023	MĚŘITKO: --		
	KONTROLOVAL: Ing. Radek Přrek	ZAKÁZKA: 003951	FORMÁT: A3		
	SCHVÁLIL: Ing. Radek Přrek	SPECIALIZACE: SK, STA	STUPEŇ: DPS		



LEGENDA ZNAČEK STA

-  ZÁSUVKA STA
-  ANTÉNA TV+R
-  ROZVADĚČ STA
-  PŘEPĚŤOVÁ OCHRANA



ZMĚNA: ☹	POČET: —	ZAKÁZKA: —	DATUM: —	ZPRACOVAL: —	SCHVÁLIL: —
SKS s.r.o.,	BRNĚNSKÁ 1748/21b,678 01 BLANSKO TEL: +420 516 417 643			MV201–206 Domov seniorů Vidím_ SK STA.dwg	
	OBJEKT: Domov seniorů Vidím, Vidím 1, 277 21 Liběchov		INVESTOR: Domov seniorů Vidím, poskytovatel		MV 206
	VÝKRES: BLOKOVÉ SCHÉMA STA		soc. služ., Vidím 1, 27721 Liběchov		
	VYPRACOVAL: Miroslav Prokopius	DATUM: 28.4.2023	MĚŘÍTKO: --		
	KONTROLOVAL: Ing. Radek Pírek	ZAKÁZKA: 003951	FORMÁT: A3		
	SCHVÁLIL: Ing. Radek Pírek	SPECIALIZACE: SK, STA	STUPEŇ: DPS		