


SITUACE DOPRAVNÍHO ZNAČENÍ  
DOLNÍ POHLED  
M 1 : 1000

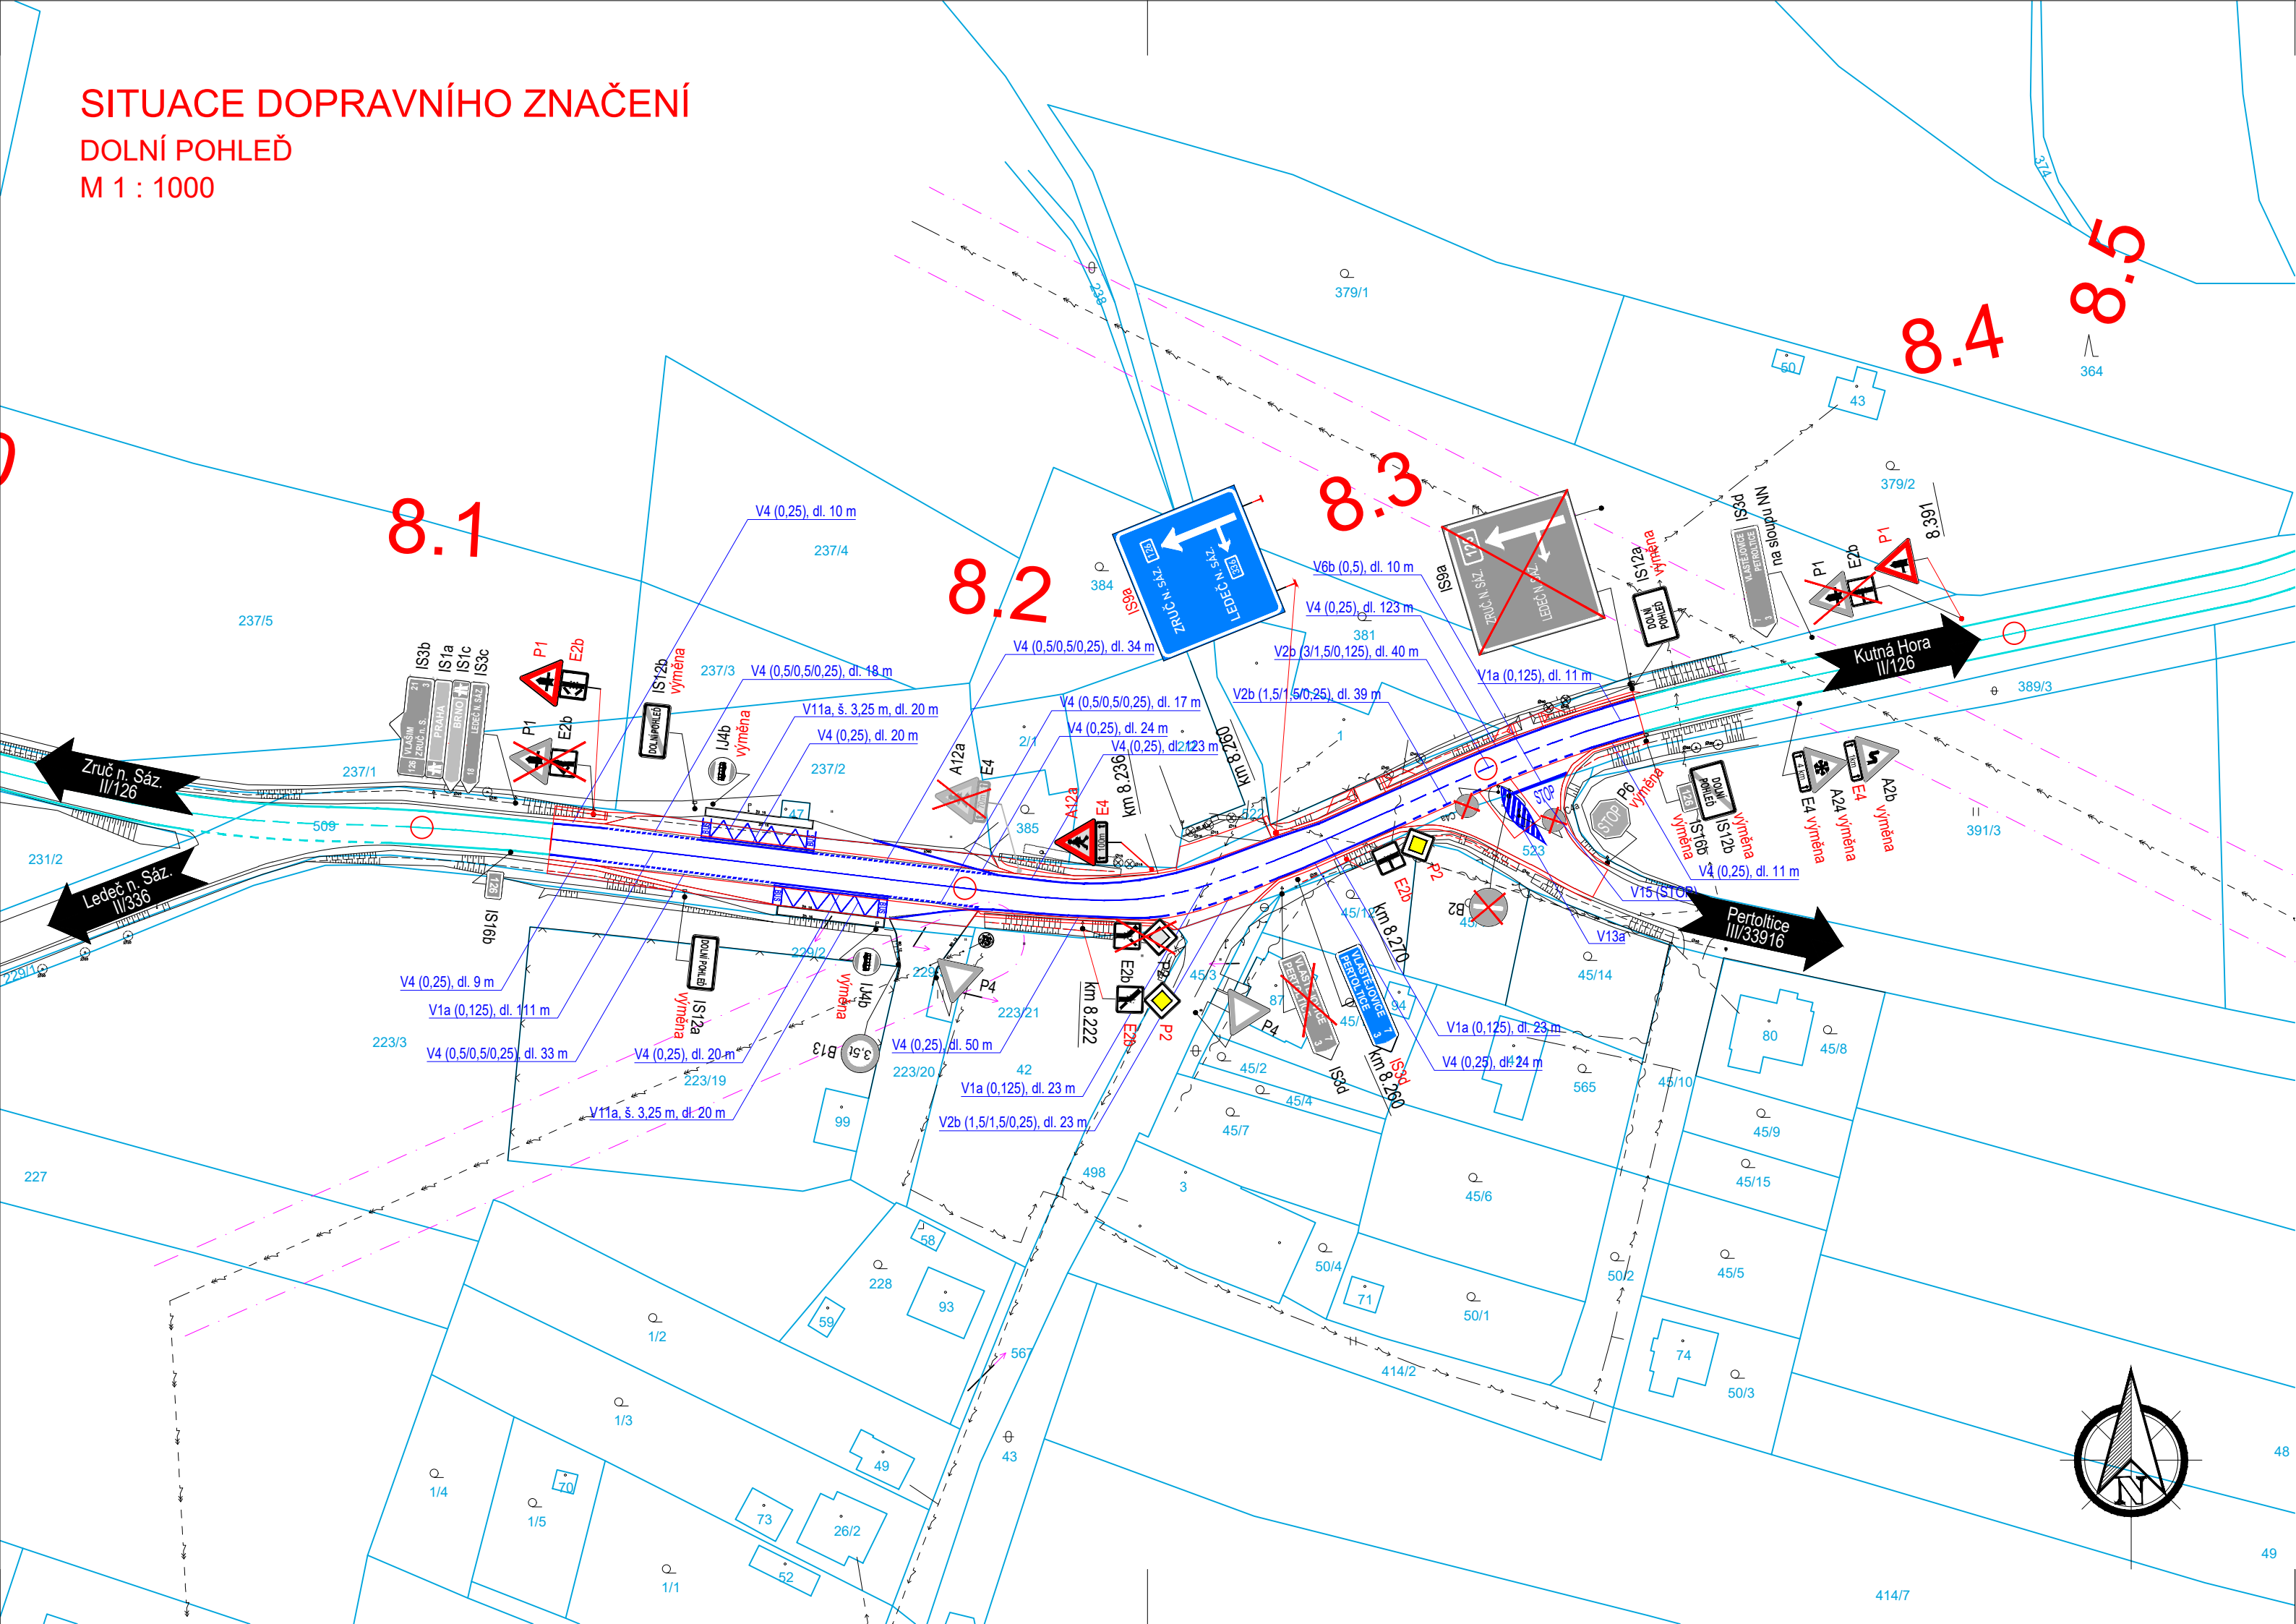

LEGENDA INŽENÝRSKÝCH SÍTÍ:

	VODOVODNÍ POTRUBÍ PODZEMNÍ
	KANALIZACE JEDNOTNÁ PODZEMNÍ
	KANALIZACE DEŠŤOVÁ PODZEMNÍ
	KANALIZACE SPLAŠKOVÁ PODZEMNÍ
	PLYNOVOD NTL PODZEMNÍ
	PLYNOVOD STL PODZEMNÍ
	PLYNOVOD VTL PODZEMNÍ
	PRIMÁRNÍ HORKOVOD PODZEMNÍ
	EL. VEDENÍ NN NADZEMNÍ
	EL. VEDENÍ NN PODZEMNÍ
	VEŘEJNÉ OSVĚTLENÍ NADZEMNÍ
	VEŘEJNÉ OSVĚTLENÍ PODZEMNÍ
	EL. VEDENÍ VN NADZEMNÍ
	EL. VEDENÍ VN PODZEMNÍ
	SDĚLOVACÍ VEDENÍ NADZEMNÍ
	SDĚLOVACÍ VEDENÍ PODZEMNÍ

LEGENDA ČAR:

	OCHRANNÉ PÁSMO VN
	OCHRANNÉ PÁSMO DRÁHY
	HRANICE PARCEL
	HRANICE KATASTRÁLNÍCH ÚZEMÍ
	STÁVAJÍCÍ (NOVÁ) SVODIDLA


LEGENDA DOPRAVNÍHO ZNAČENÍ:

	HRANY NOVÉHO STAVU
	STÁV. VODOROVNÉ DOP. ZNAČENÍ
	NOVÉ VODOROVNÉ DOP. ZNAČENÍ
	SVISLÉ DOPRAVNÍ ZNAČENÍ NOVÉ
	SVISLÉ DOPRAVNÍ ZNAČENÍ STÁVAJÍCÍ - PONECHÁ SE
	SVISLÉ DOPRAVNÍ ZNAČENÍ - ODSTRANĚNÍ STÁVAJÍCÍHO SDZ A OSAZENÍ NOVÉHO V TĚMŽE MÍSTĚ
	SVISLÉ DOPRAVNÍ ZNAČENÍ STÁVAJÍCÍ - ODSTRANĚNÍ SE

UPOZORNĚNÍ:

Zákresy inženýrských sítí neslouží jako vytyčovací výkres. Před zahájením stavebních prací je nutné zajistit jejich vytyčení a označení podle platných předpisů.

Souřadnicový systém: S-JTSK, Výškový systém: BpV

ZHOTOVITEL:					
ATELIÉR PROJEKTOVÁNÍ INŽENÝRSKÝCH STAVEB s.r.o.					
AKCE:			OHRADNÍ 24B 140 00 PRAHA 4 IČ: 61853267		
II/126 - Propojení D1 se sil. I/2 akt. PD 2. ETAPA					
INVESTOR:		HL. INŽ. PROJEKTU:	VEDOUČÍ PROJEKTU:	KONTROLOVAL:	tel: 241 481 215 e-mail: karel.krizek@apis-sro.eu www: www.apis-sro.eu
	STŘEDOČESKÝ KRAJ Zborovská 11 150 21 Praha 5	Ing. Viktor NEJEDLÝ	Ing. Josef ŠTĚPÁN	Ing. Karel NEJEDLÝ	
		ZODPOVĚDNÝ PROJEKTANT:		VYPRACOVAL:	
		Ing. Karel KRÍŽEK		Ing. Karel KRÍŽEK	
KRAJ: STŘEDOČESKÝ		OKRES: BENEŠOV, KUTNÁ HORA		ZAK. ČÍSLO: 3173/08	
ČÍSLO OBJEKTU:		NÁZEV PŘÍLOHY:		FORMÁTÚ A4: 3	
103 D.1.1.3		SITUACE DOPRAVNÍHO ZNAČENÍ DOLNÍ POHLED		DATUM: ZÁŘÍ 2020	
				ST.PROJ.: PDPS	
				MĚŘÍTKO: 1:1000	
				PŘÍLOHA: 7	