



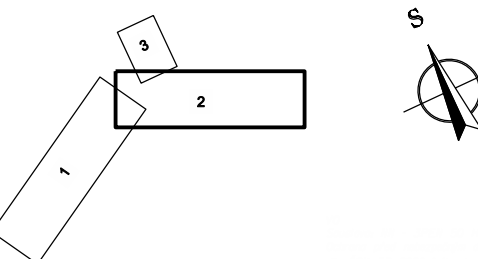

- Všechné osvětlení:**  
stávající kabelové vedení V.O.  
stávající svítidlo  
nový/přesunutý stožár vč. svítidla  
nové kabelové vedení V.O.  
demontovaný/ přesunutý stožár vč. svítidla  
demontované kabelové vedení V.O.  
stávající kabelové vedení rozhlasu  
demontované kabelové vedení rozhlasu  
nové kabelové vedení rozhlasu
- hranice pozemků  
vnitřní kresba KM  
budoucí komunikace

- |    |    |  |
|----|----|--|
|    | X  | Investor KSUS  |
|    | X  | Investor město Buřtůhrad   |
| 15 | 18 | nový KVO zahltoubi 1,2m pod vozovkou   |
| 20 |    | nový KVO a rozhlas zahrbloubi 1,2m pod vozovkou  |
| 17 | 21 | A7-A8 - Buřtůhrad<br>nové stojáky vř. svitidla LED<br>di standartu města Buřtůhrad   |
| 11 |    | C7-C8 - Buřtůhrad<br>přesunuti stávajícího stojáku vř. svitidla<br>umístění di nových přechodů přes komunikaci<br>nový KVO 1,2m pod vozovkou |
| 16 |    | C8,C10 - KSUS<br>přesunuti stávajícího stojáku vř. svitidla<br>umístění di nových přechodů přes komunikaci<br>nový KVO 1,2m pod vozovkou     |
| 13 |    | D3-D4 - KSUS<br>zrušení stávajícího stojáku vř. svitidla<br>bez náhrady  |
| 13 |    | E1,E2 - KSUS<br>nové stojáky vř. svitidla LED<br>osvětlení přechodů<br>di standartu města Buřtůhrad<br>nový KVO 1,2m pod vozovkou            |
| 12 | 14 | E3-E6 - Buřtůhrad<br>nové stojáky vř. svitidla LED<br>osvětlení přechodů<br>di standartu města Buřtůhrad                                     |

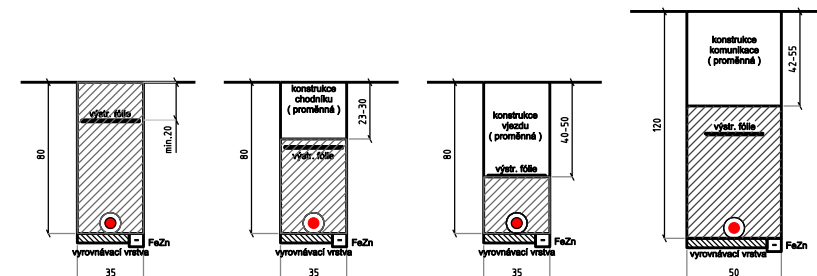

Č.	Datum	Popis	Vypracoval	Schválil
REVIZE				

Objednatel:  **Město Bušehrad**  
**Revoluční 1, 273 43 Bušehrad**

Návrh/Vypracoval: Petr Soukup	Zodpovědný projektant: Ing. Petr Černý	Subdodavatel: Meritum Kladno - projekta s.r.o. Maze, Topolkových 796 272 01 Kladno IČ: 28544391	Zpracoval:  4roed s.r.o. Státní 541/27 162 00 Praha 6 IČ: 06327354
Technická kontrola: David Suldoňský	Návrh Inženýr projektu: Ing. Karel Fazolek, Ph.D.		

Kraj: Středočeský		Čís. um. obj.: 21021	
Katastrální území: Buštěhrad		Čís. akce: 21021	
Stavba:		Datum: 5/2022	
<b>Revitalizace Kladenské ulice, Buštěhrad</b>		Formát: A4	
		Měřítko: 1:500	
		Stupeň: Číslo kopie:	
Číslo: ELEKTRO A SDĚLOVACÍ OBJEKTY		PDPS	
Objekt: SO 441, SO 442 - KABELOVÉ VEDENÍ VO		Číslo přílohy: <b>D.1.4.1.06</b>	
Předmět: Situace 2 Kabelové VO - Kladenská a Revoluční			