

±0,000 = xxx,xx m n. m., Bpv

Záměr:

REKUNSTRUKCE - Památník Josefa Lady a jeho dcery Aleny

Stupeň dokumentace:

DOKUMENTACE PRO PROVEDENÍ STAVBY

DPS

Místo stavby:

Josefa Lady 115, 251 66 Hrusice
parc. č. 115, k.ú. Hrusice [648655]

Stavebník:

Oblastní muzeum Praha–Východ
Masarykovo náměstí 97 250 01 Brandýs nad Labem – Stará Boleslav

Architektonické řešení:

Ing. arch. Jan Albrecht

Generální projektant:

SVAprom s.r.o.
Jeníkov 21, 257 65 Čechtice



Část PD:

D.1.2.5 ELEKTROINSTALACE SILNOPROUDÁ

Zodpovědný projektant:

Vypracoval:

Michael Svatoň
+420 733 730 877, projekce@svaprom.cz

Hlavní inženýr projektu:

Ing. arch. Jan Albrecht
+420 737 986 438, janalbrecht@janalbrecht.cz

Název výkresu:

Číslo výkresu:

ROZVÁD RD1

11


Měřítko:

Datum:

Paré:

–

07/2025

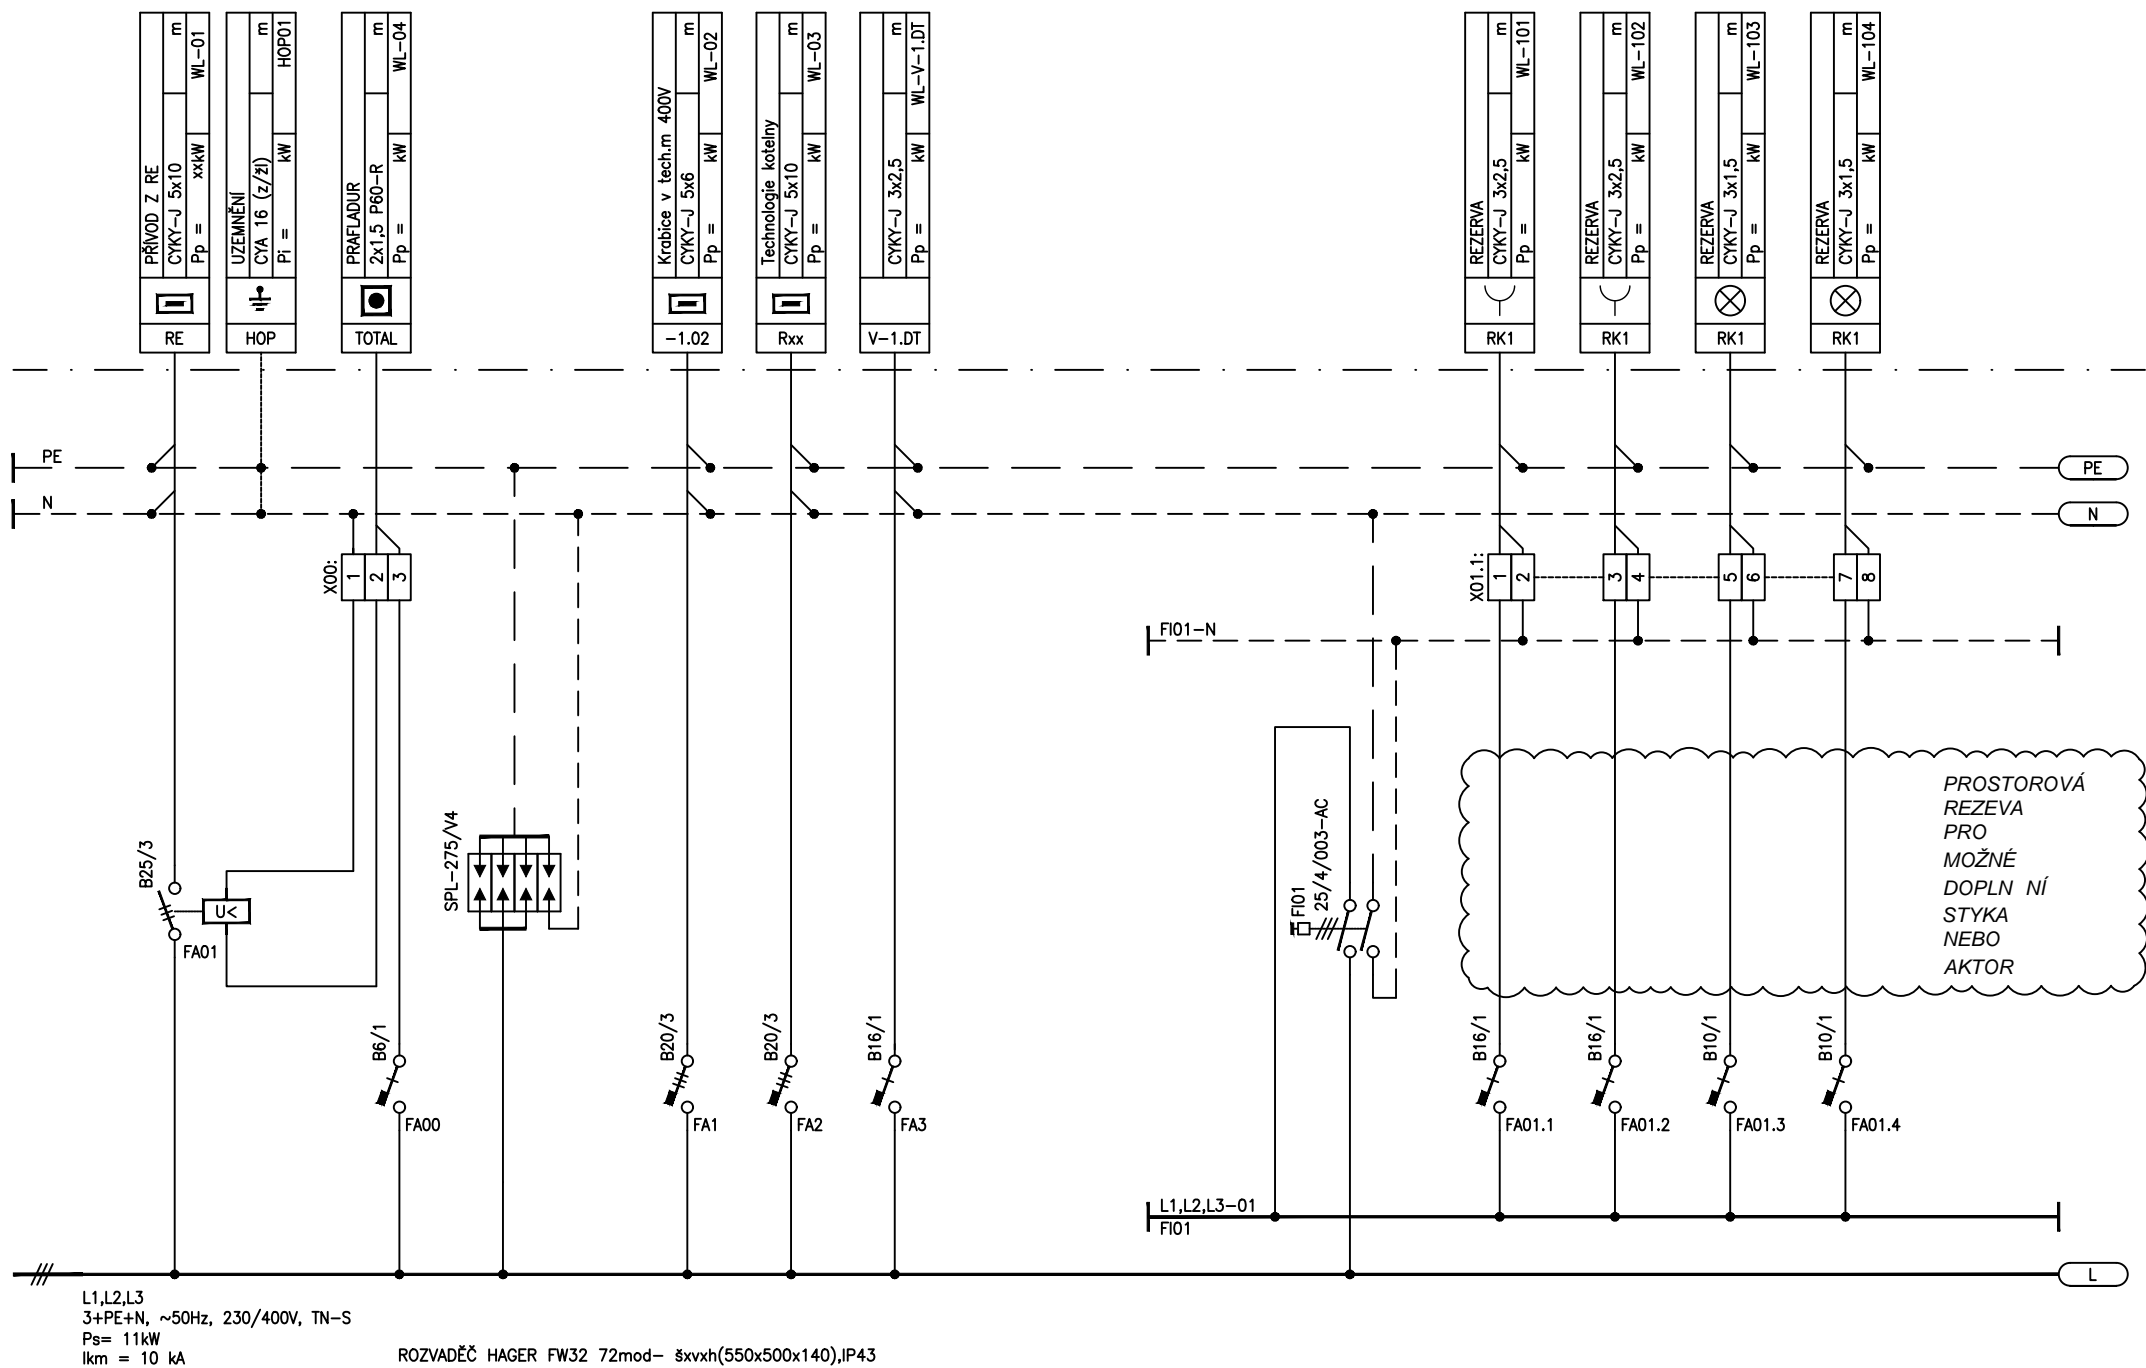

L1, L2, L3
3+PE+N, ~50Hz, 230/400V, TN-S
Ps= 11kW
lkm = 10 kA

ROZVADĚČ HAGER FW32 72mod- švvh(550x500x140), IP43



SVAprom s.r.o.
IČO:19652631
PROJEKCE
Jeníkov 21, 257 65 Čechovice
GSM: +420733730877
EMAL: projekce@svaprom.cz

AKCE: REKUNSTRUKCE - Památník Josefa Lady a jeho dcery Aleny
Josefa Lady 115, 251 66 Hrusice

NÁZEV VÝKRESU: SCHÉMA ROZVAD E RD1
ELEKTROINSTALACE

PROJECT:

DATUM:

DATE:

VYPRACOVAL:

DESIGNER:

07/2025

Michael Svato

DRAWING TITLE:

VÝKRES ČÍSLO:

PLAN No:


VERZ: VERS:

STRANA: PAGE:

11

00

1/13

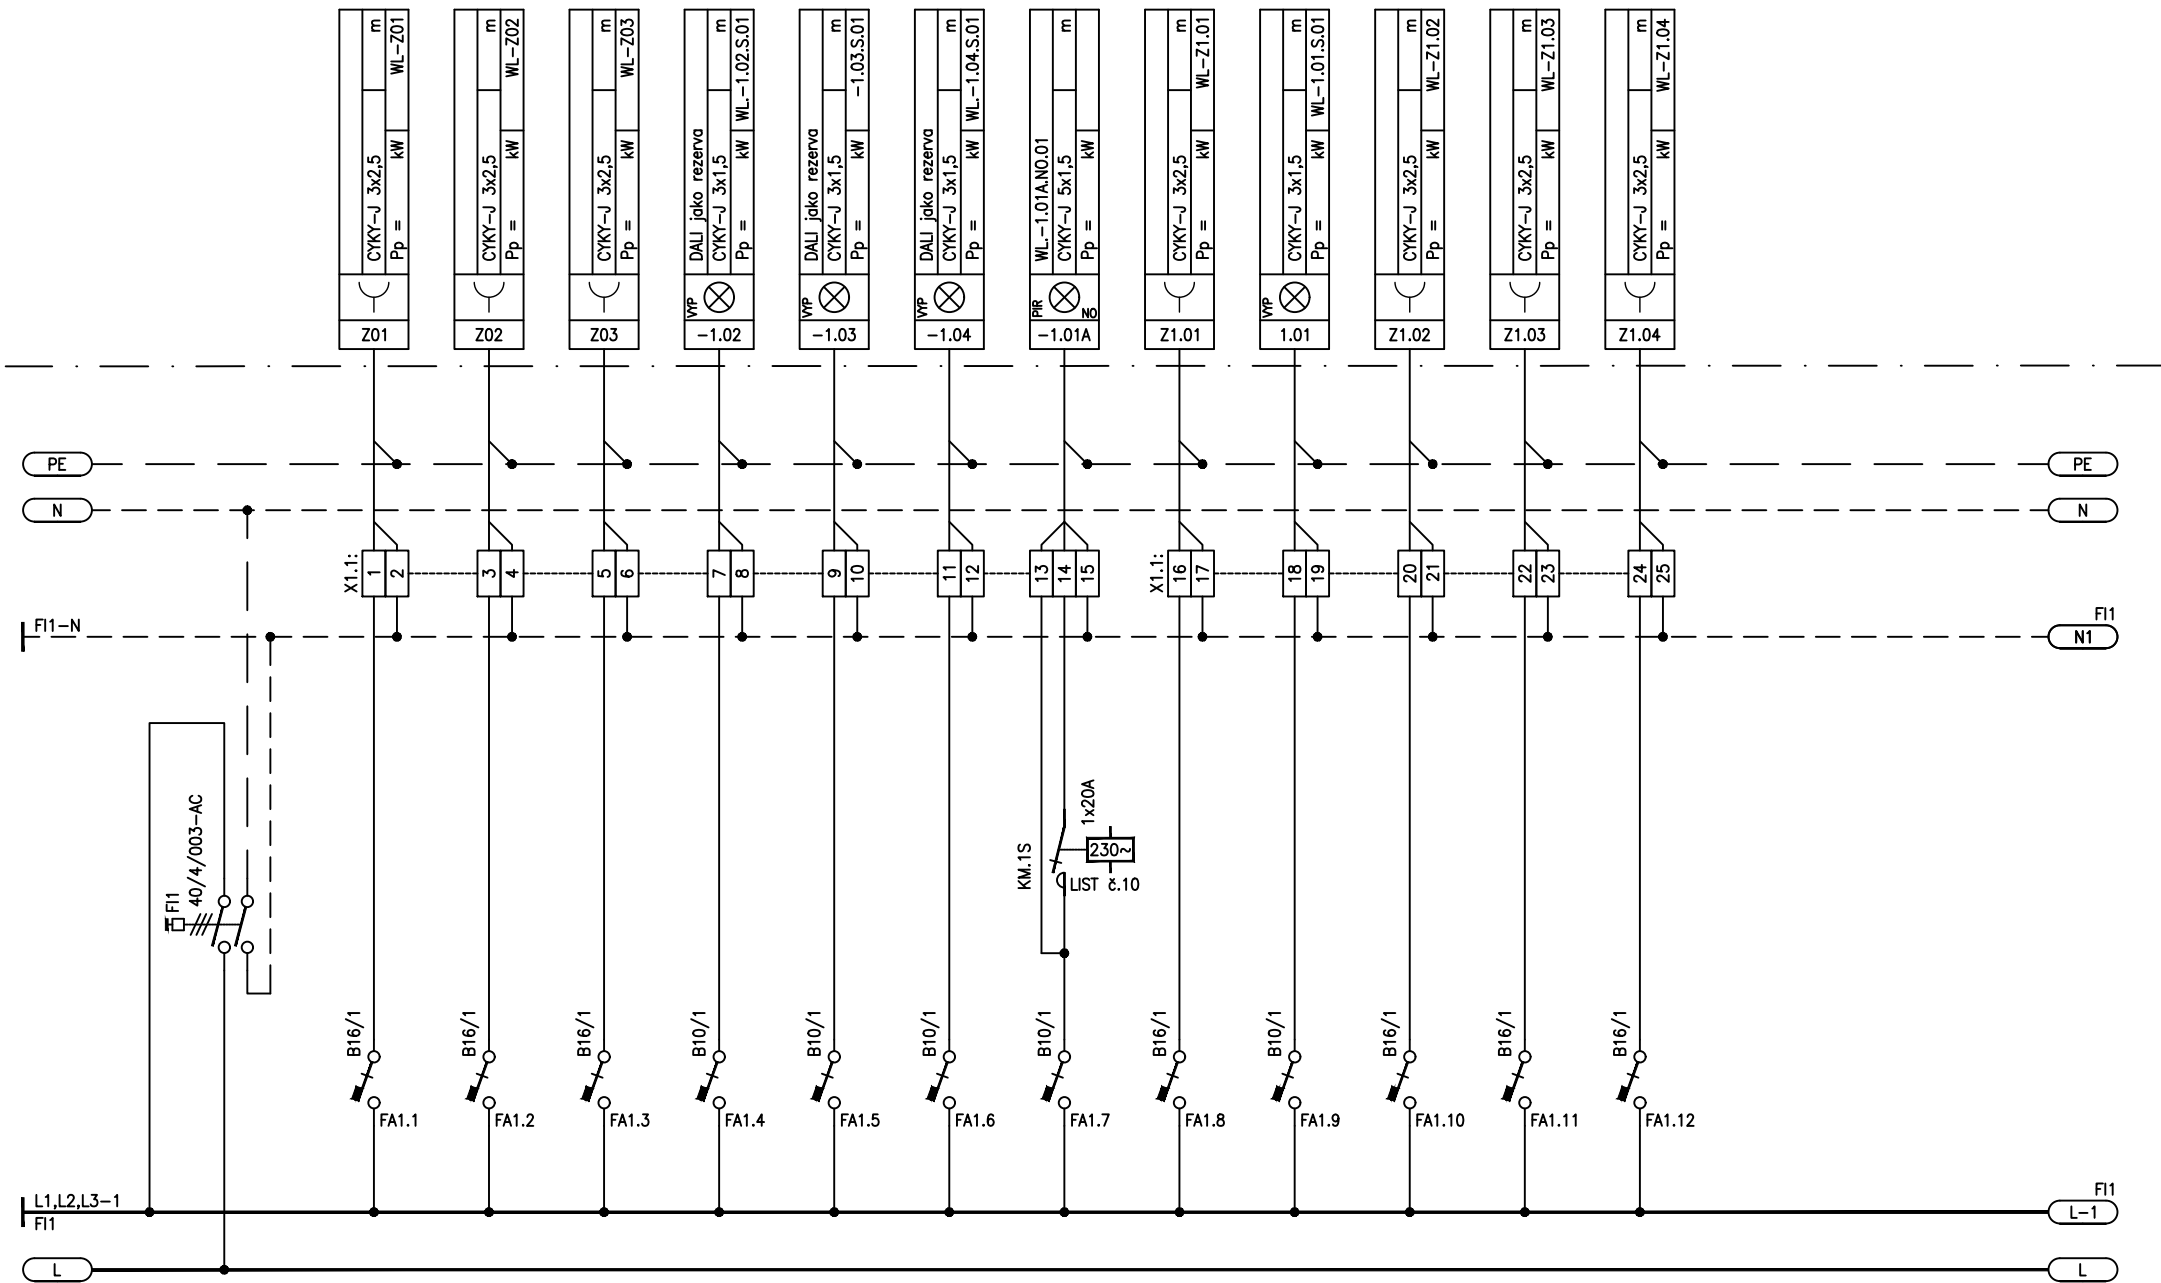

SVAprom s.r.o
IČO:19652631
PROJEKCE
Jeníkov 21, 257 65 Čechovice
GSM: +420733730877
EMAL: projekce@svaprom.cz

AKCE:

REKUNSTRUKCE - Památník Josefa Lady a jeho dcery Aleny
Josefa Lady 115, 251 66 Hrusice

PROJECT:

DATUM:

07/2025

DATE:

VYPRACOVAL:

Michael Svato

DESIGNER:

NÁZEV VÝKRESU:

SCHÉMA ROZVAD E RD1
ELEKTROINSTALACE

DRAWING TITLE:

VÝKRES ČÍSLO:

11


PLAN No:


VERZ:

00

STRANA: PAGE:

2/13

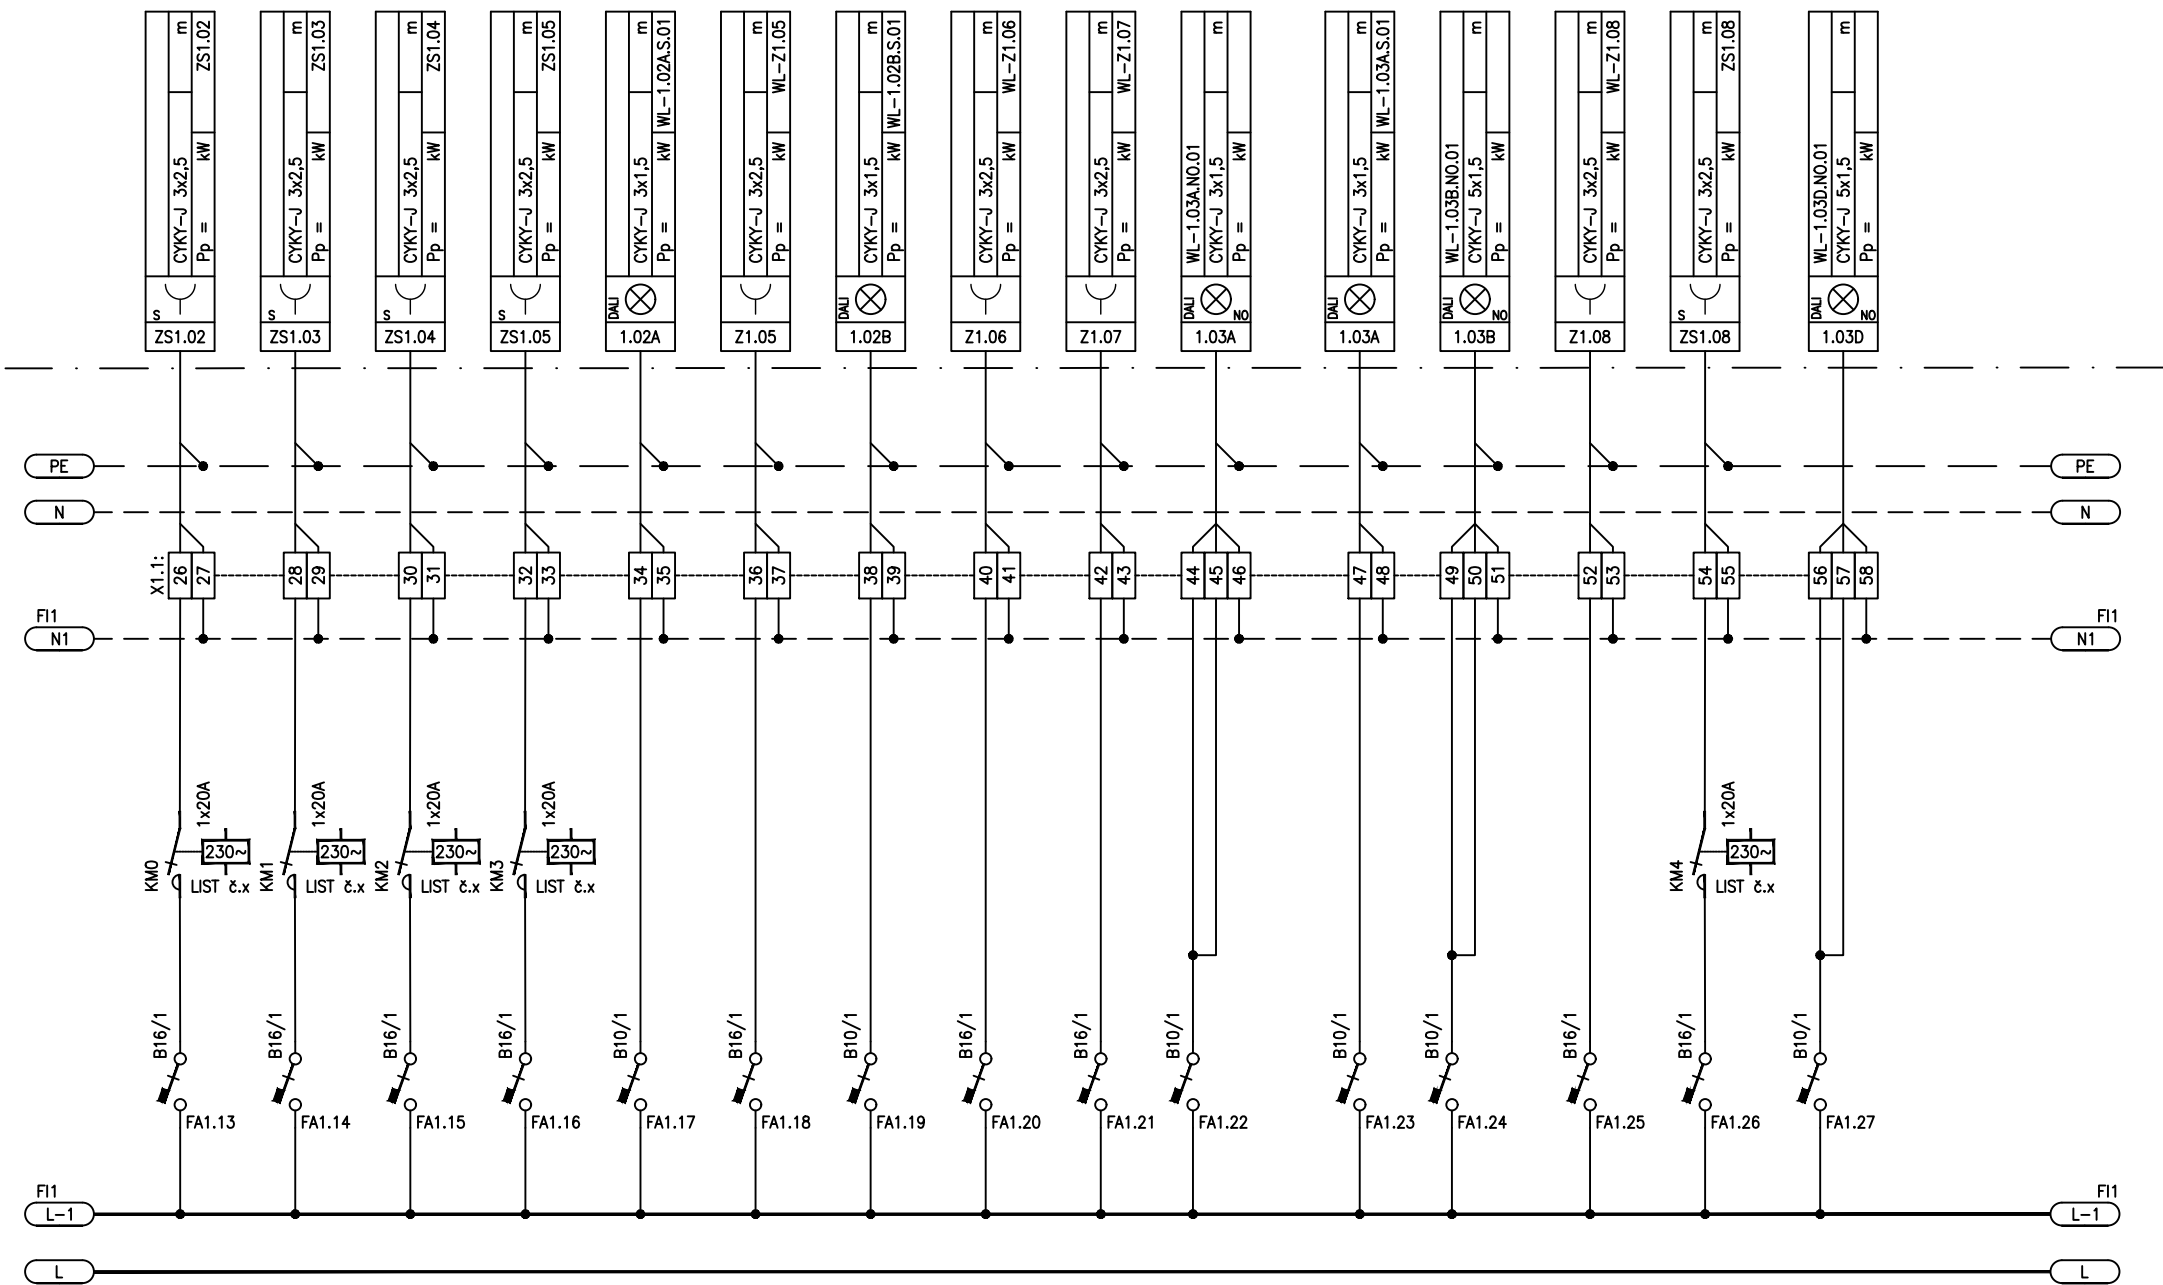

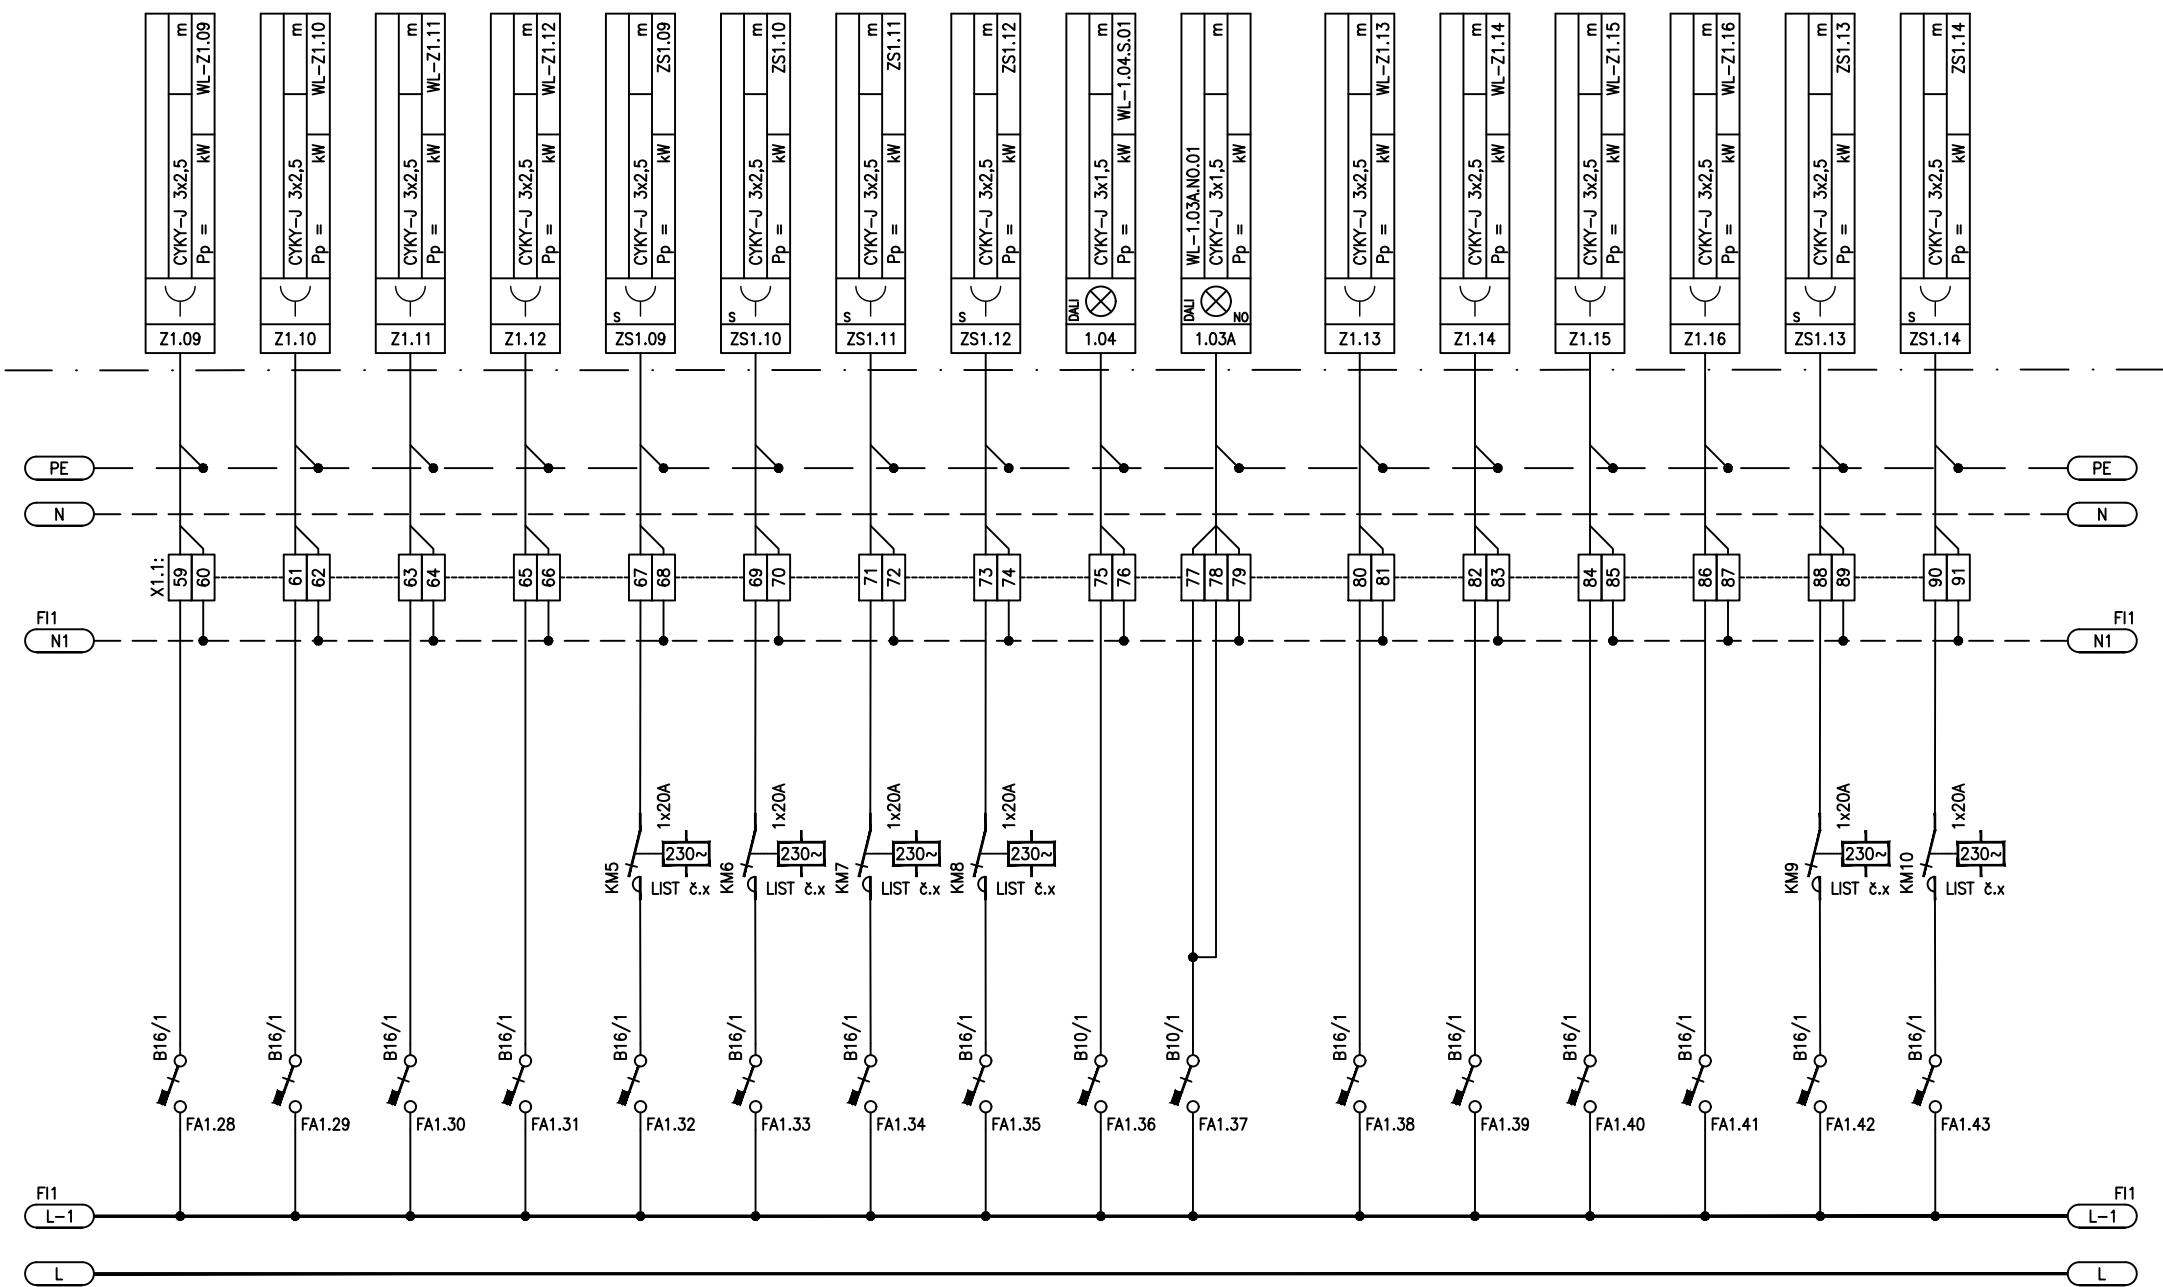

SVAprom s.r.o.
 IČO:19652631
 PROJEKCE
 Jeníkov 21, 257 65 Čechtice
 GSM: +420733730877
 EMAIL: projekce@svaprom.cz

AKCE:

REKUNSTRUKCE - Památník Josefa Lady a jeho dcery Aleny
 Josefa Lady 115, 251 66 Hrusice

PROJECT:

DATUM:

07/2025

DATE:

YPRACOVAL:

Michael Svato

DESIGNER:

NÁZEV VÝKRESU:

SCHÉMA ROZVAD E RD1
 ELEKTROINSTALACE

DRAWING TITLE:

VÝKRES ČÍSLO:

11


PLAN No:

VERZ: VERS:

00


STRANA: PAGE:

4/13

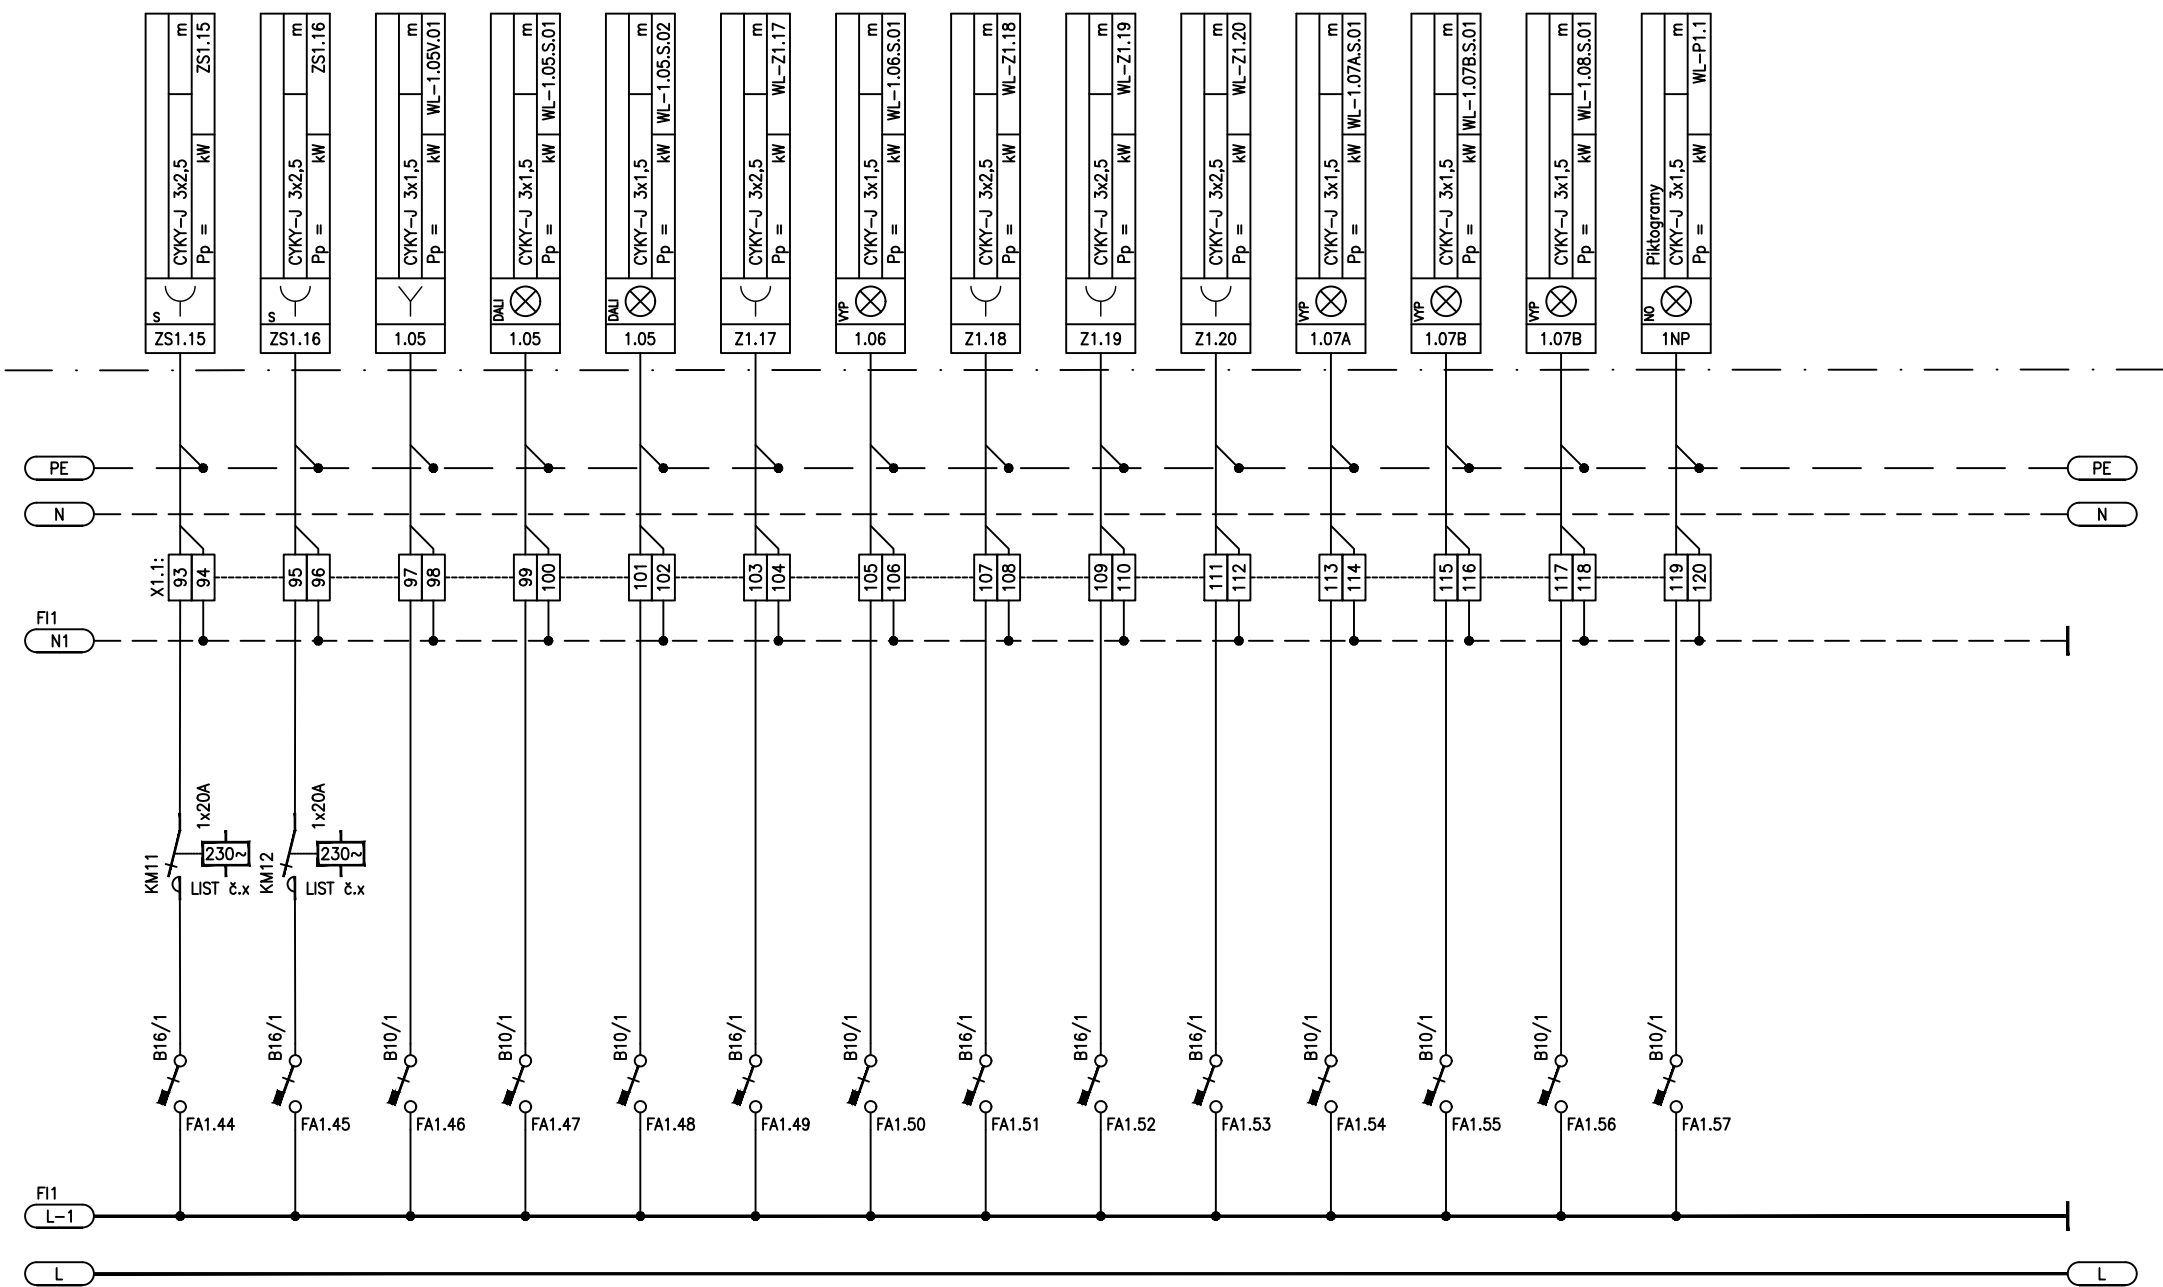

SVAprom s.r.o.
IČO:19652631
PROJEKCE
Jeníkov 21, 257 65 Čechovice
GSM: +420733730877
EMAIL: projekce@svaprom.cz


AKCE:	REKUNSTRUKCE - Památník Josefa Lady a jeho dcery Aleny Josefa Lady 115, 251 66 Hrusice	PROJECT:	DATUM:	DATE:	VYPRACOVAL:	DESIGNER:
NÁZEV VÝKRESU:	SCHÉMA ROZVAD E RD1 ELEKTROINSTALACE	DRAWING TITLE:	VÝKRES ČÍSLO:	PLAN No:	VERZ:	STRANA: PAGE:
			11		00	5/13

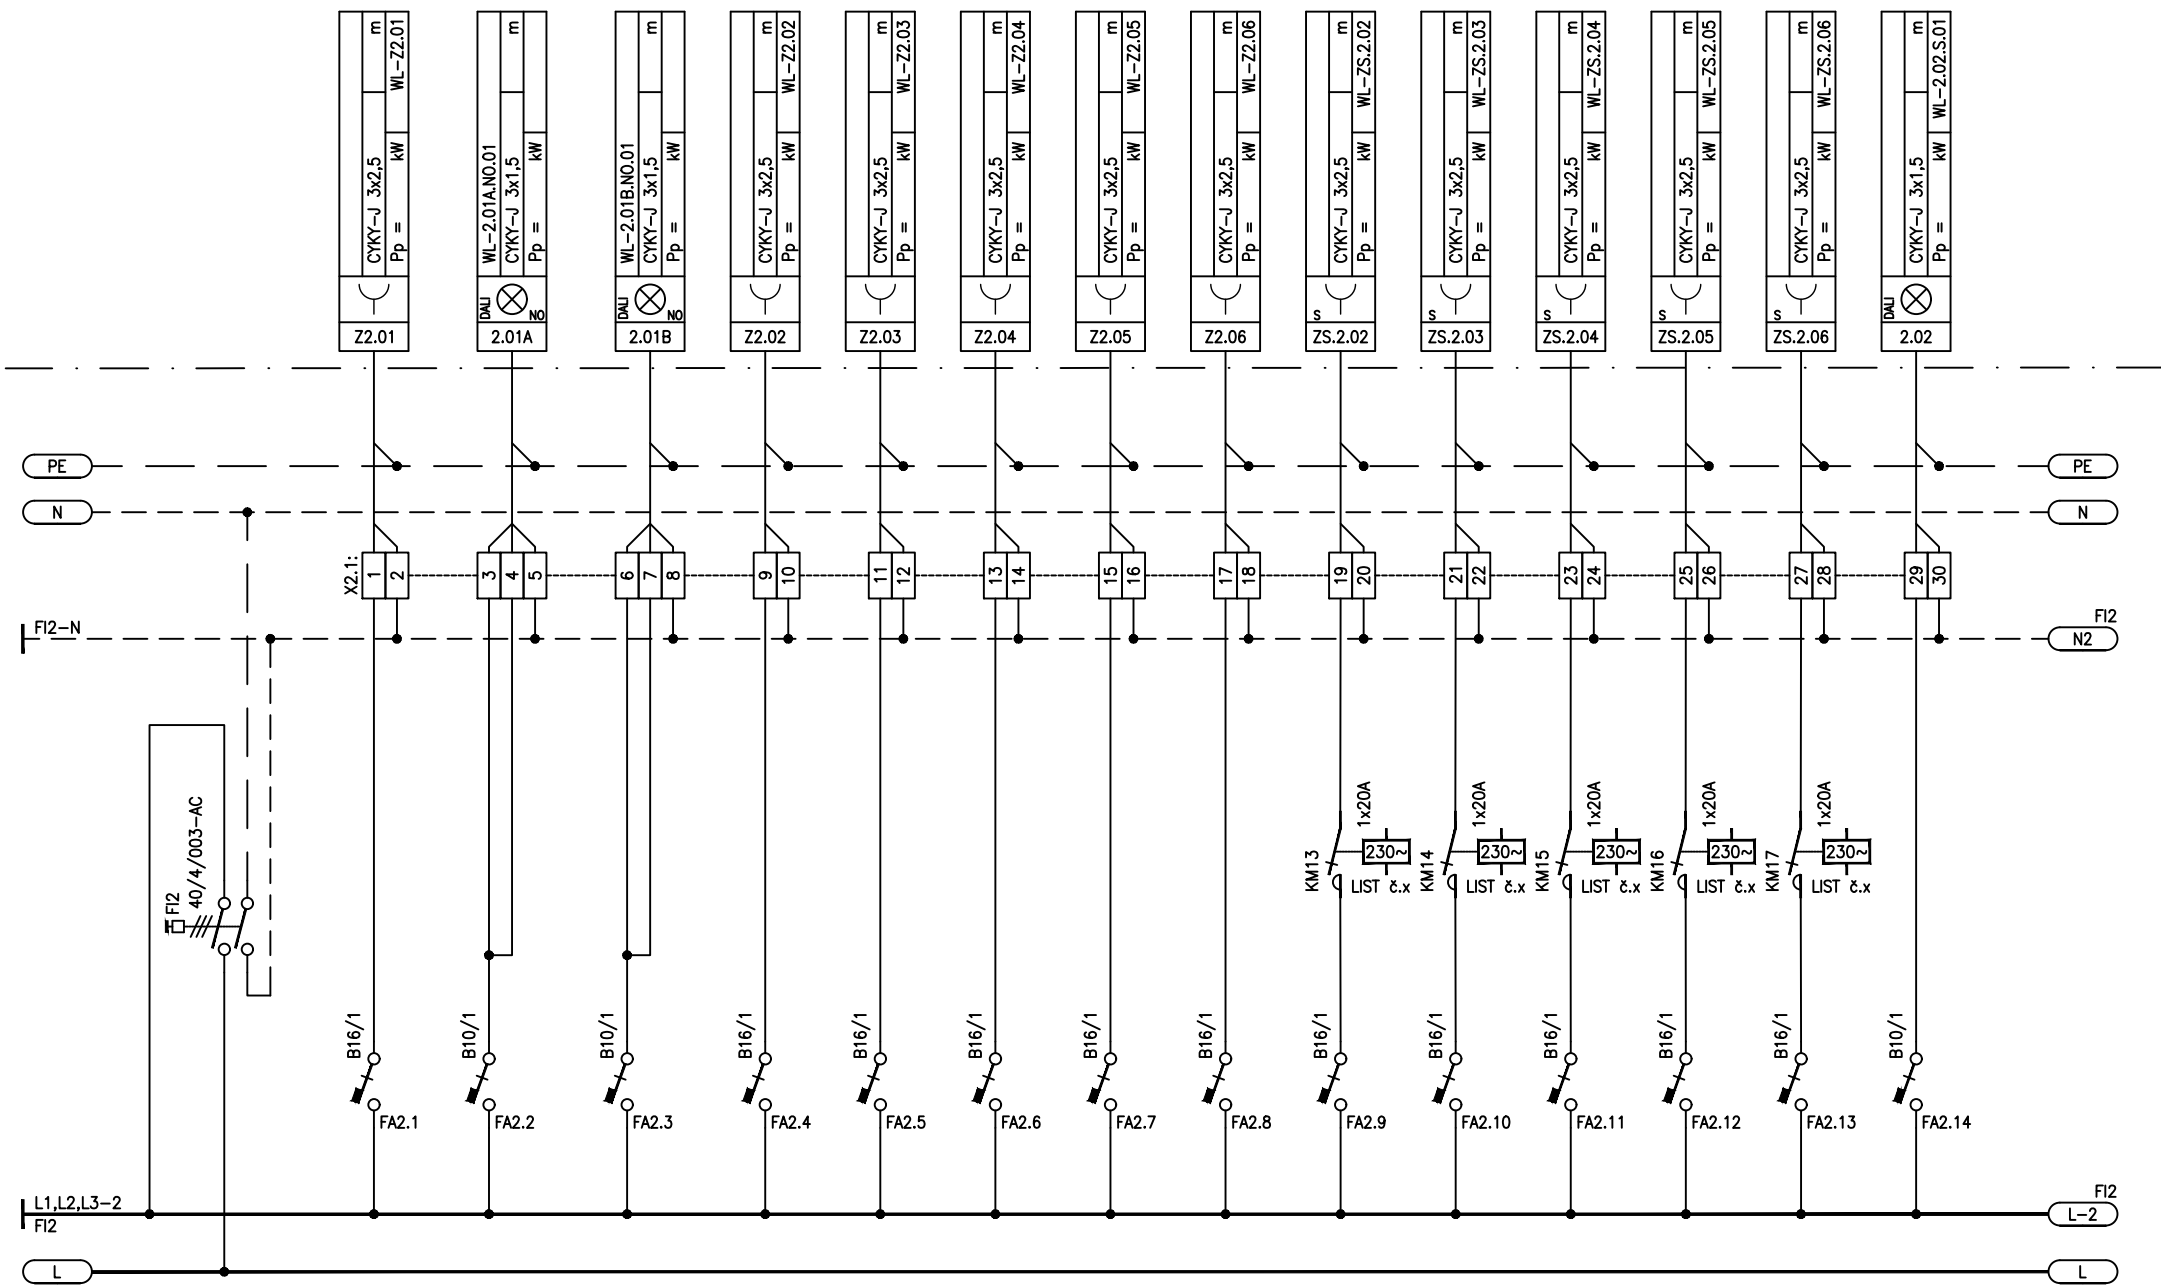

SVAprom s.r.o
IČO:19652631
PROJEKCE
Jeníkov 21, 257 65 Čechovice
GSM: +420733730877
EMAIL: projekce@svaprom.cz

AKCE: REKUNSTRUKCE - Památník Josefa Lady a jeho dcery Aleny
Josefa Lady 115, 251 66 Hrusice
NÁZEV VÝKRESU: SCHÉMA ROZVAD E RD1
ELEKTROINSTALACE

PROJECT:	DATUM:	DATE:	VYPRACOVAL:	DESIGNER:
	07/2025		Michael Svato	
DRAWING TITLE:	VÝKRES ČÍSLO:	PLAN No:	VERZ:	STRANA:
	11		00	6/13

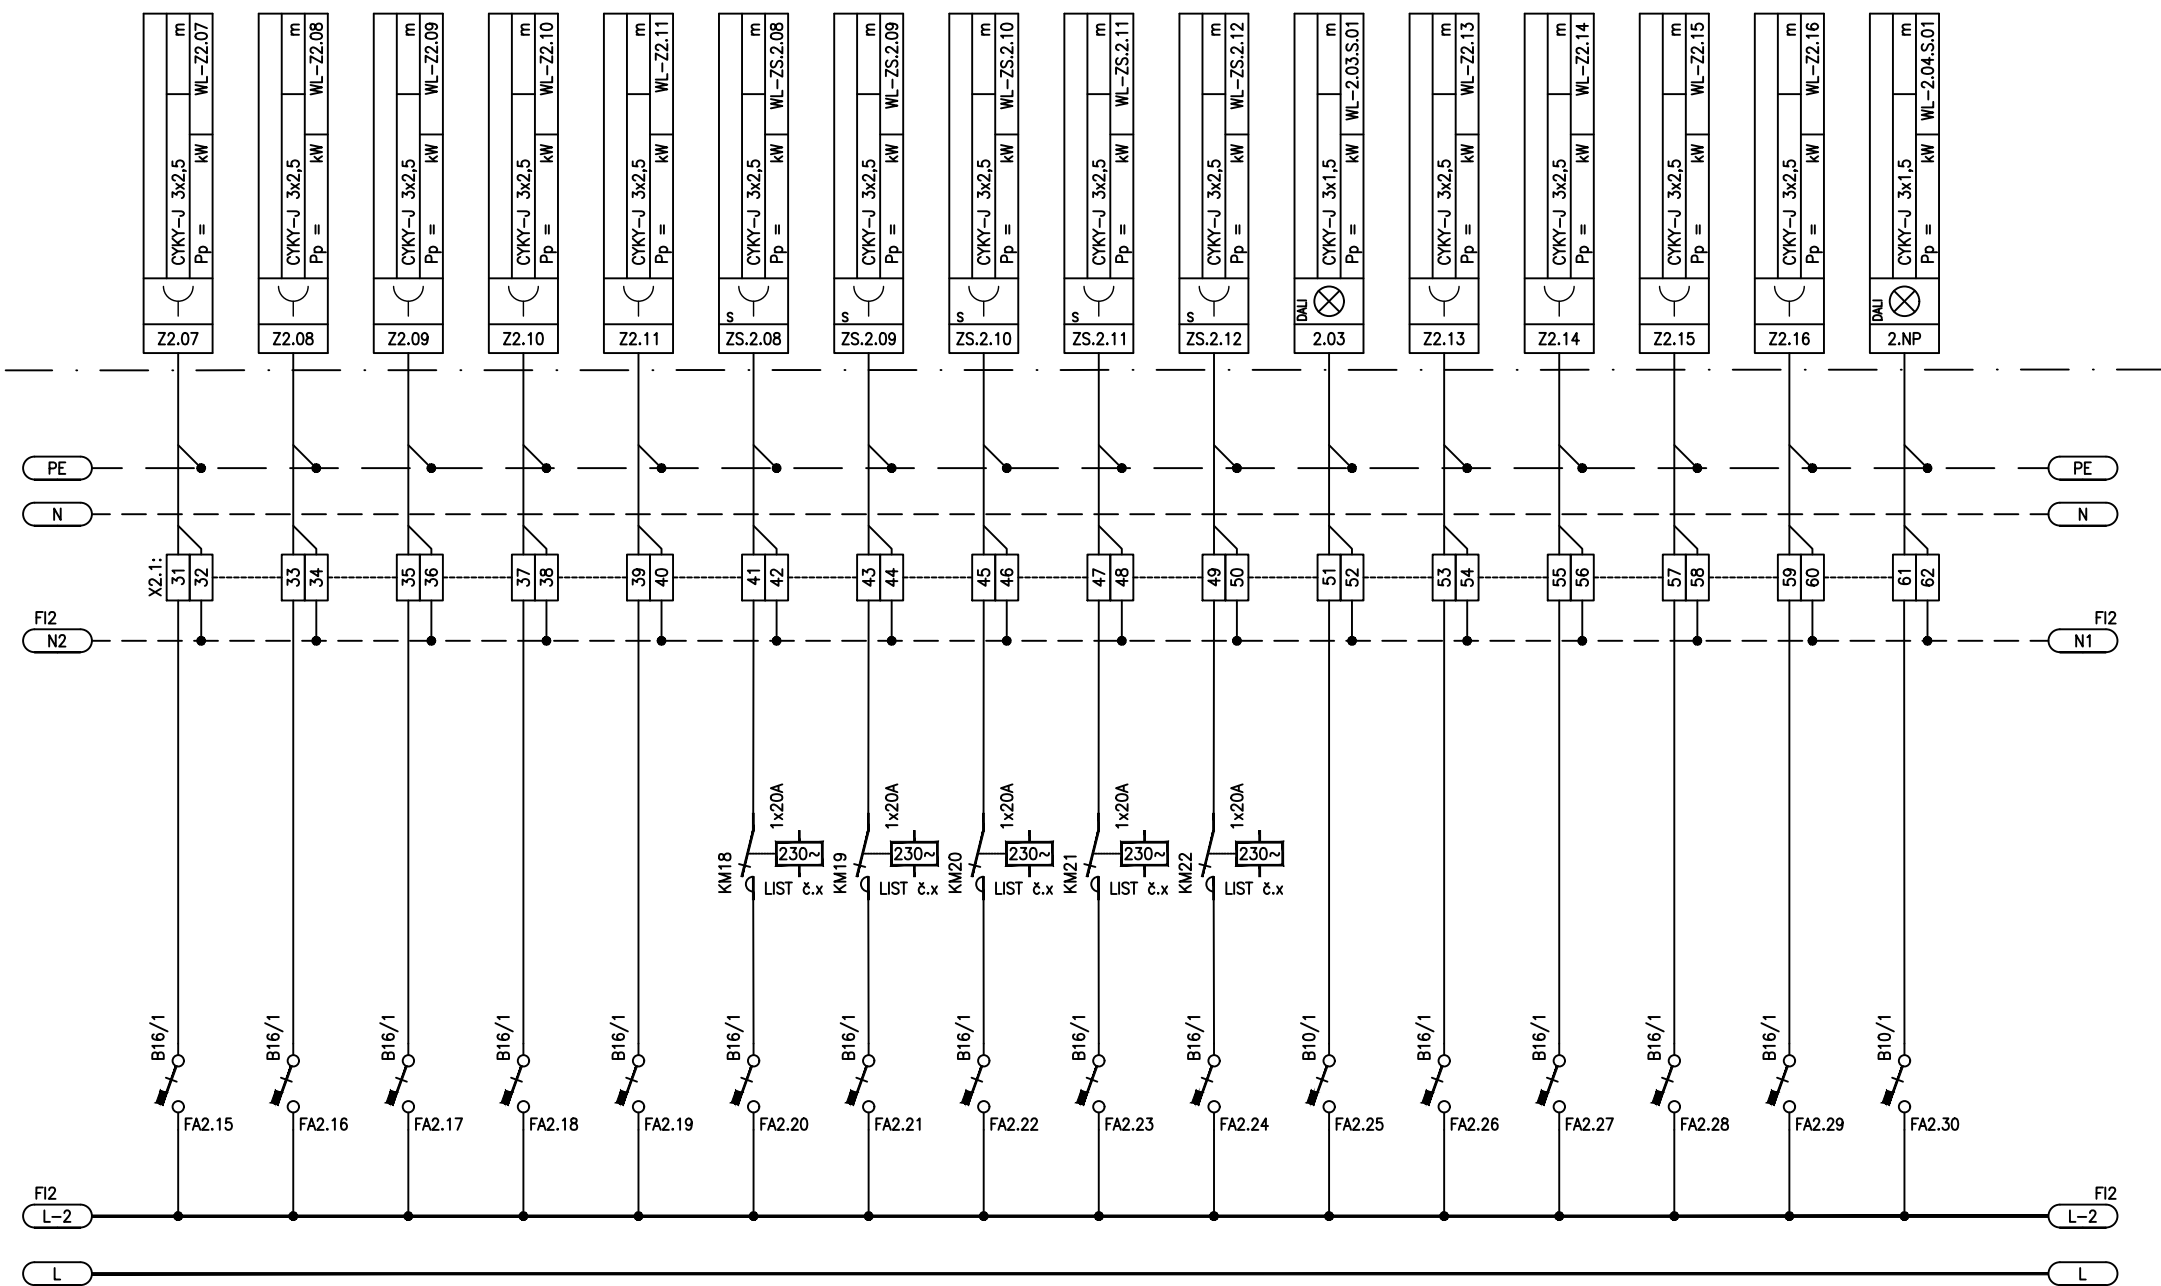

SVAprom s.r.o.
 IČO:19652631
 PROJEKCE
 Jeníkov 21, 257 65 Čechovice
 GSM: +420733730877
 EMAIL: projekce@svaprom.cz

AKCE:

REKUNSTRUKCE - Památník Josefa Lady a jeho dcery Aleny
 Josefa Lady 115, 251 66 Hrusice

PROJECT:

DATUM:

07/2025

DATE:

VYPRACOVAL:

Michael Svato

DESIGNER:

NÁZEV VÝKRESU:

SCHÉMA ROZVAD E RD1
 ELEKTROINSTALACE

DRAWING TITLE:

VÝKRES ČÍSLO:

11

PLAN No:

VERZ:

00

STRANA: PAGE:

7/13

