


| TABULKA VÝTVÝČOVACÍCH BODŮ | |
|----------------------------|---|
| Objekt | PPSK |
| D1.0 | 1033191.761 758201.900 Bod trasy "D1 DEŠ. STOKA" |
| D1.1 | 1033197.420 758194.786 Bod trasy "D1 DEŠ. STOKA" |
| D1.2 | 1033219.450 758159.608 Bod trasy "D1 DEŠ. STOKA" |
| D1.3 | 1033223.228 758154.294 Bod trasy "D1 DEŠ. STOKA" |
| D1.4 | 1033248.158 758128.127 Bod trasy "D1 DEŠ. STOKA" |
| D1.5 | 1033270.207 758108.233 Bod trasy "D1 DEŠ. STOKA" |
| D1.6 | 1033282.487 758094.859 Bod trasy "D1 DEŠ. STOKA" |
| D1.7 | 1033296.224 758088.984 Bod trasy "D1 DEŠ. STOKA" |
| D1.8 | 1033344.367 758053.506 Bod trasy "D1 DEŠ. STOKA" |
| D1.9 | 1033363.702 758097.519 Bod trasy "D1 DEŠ. STOKA" |
| D1.10 | 1033368.785 758100.629 Bod trasy "D1 DEŠ. STOKA" |
| D1.11 | 1033403.254 758091.693 Bod trasy "D1 DEŠ. STOKA" |
| D1a.0 | 1033219.450 758159.608 Bod trasy "D1a DEŠ. STOKA" |
| D1a.1 | 1033221.118 758160.670 Bod trasy "D1a DEŠ. STOKA" |
| D2.0 | 1033406.648 758089.255 Bod trasy "D2 DEŠ. STOKA" |
| D2.1 | 1033400.698 758101.550 Bod trasy "D2 DEŠ. STOKA" |
| D2.2 | 1033390.765 758122.185 Bod trasy "D2 DEŠ. STOKA" |
| D2.3 | 1033377.555 758154.577 Bod trasy "D2 DEŠ. STOKA" |
| D2a.0 | 1033371.640 758173.450 Bod trasy "D2a DEŠ. STOKA" |
| D2a.1 | 1033384.688 758157.544 Bod trasy "D2a DEŠ. STOKA" |
| D2a.2 | 1033371.640 758173.450 Bod trasy "D2a DEŠ. STOKA" |
| D2b.1 | 1033373.164 758173.991 Bod trasy "D2b DEŠ. STOKA" |
| D2b.2 | 1033375.134 758174.698 Bod trasy "D2b DEŠ. STOKA" |
| D3.0 | 1033368.785 758100.629 Bod trasy "D3 DEŠ. STOKA" |
| D3.1 | 1033400.698 758101.550 Bod trasy "D3 DEŠ. STOKA" |
| D4.0 | 1033343.134 758299.117 Bod trasy "D4 DEŠ. STOKA" |
| D4.1 | 1033338.655 758292.960 Bod trasy "D4 DEŠ. STOKA" |
| D4.2 | 1033336.666 758346.936 Bod trasy "D4 DEŠ. STOKA" |
| D4.3 | 1033344.573 758379.248 Bod trasy "D4 DEŠ. STOKA" |
| D4.4 | 1033356.420 758406.951 Bod trasy "D4 DEŠ. STOKA" |
| D4.5 | 1033382.727 758448.672 Bod trasy "D4 DEŠ. STOKA" |
| D4.6 | 1033409.247 758490.269 Bod trasy "D4 DEŠ. STOKA" |
| D4.7 | 1033437.930 758529.860 Bod trasy "D4 DEŠ. STOKA" |
| D4.8 | 1033462.429 758555.888 Bod trasy "D4 DEŠ. STOKA" |
| D4.9 | 1033494.509 758590.773 Bod trasy "D4 DEŠ. STOKA" |
| D4.10 | 1033527.499 758626.698 Bod trasy "D4 DEŠ. STOKA" |
| D4.11 | 1033545.929 758653.372 Bod trasy "D4 DEŠ. STOKA" |
| D4.12 | 1033560.079 758703.422 Bod trasy "D4 DEŠ. STOKA" |
| D4.13 | 1033574.601 758750.744 Bod trasy "D4 DEŠ. STOKA" |
| D4.14 | 1033588.650 758797.687 Bod trasy "D4 DEŠ. STOKA" |
| D4.15 | 1033603.724 758844.311 Bod trasy "D4 DEŠ. STOKA" |
| D4.16 | 1033619.445 758890.720 Bod trasy "D4 DEŠ. STOKA" |
| D4.17 | 1033627.609 758912.456 Bod trasy "D4 DEŠ. STOKA" |
| D4.18 | 1033637.025 758937.528 Bod trasy "D4 DEŠ. STOKA" |
| D4.19 | 1033654.446 758982.217 Bod trasy "D4 DEŠ. STOKA" |
| D4.20 | 1033672.721 759027.477 Bod trasy "D4 DEŠ. STOKA" |
| D5.0 | 1033416.168 758098.306 Bod trasy "D5 DEŠ. STOKA" |
| D5.1 | 1033419.656 758093.070 Bod trasy "D5 DEŠ. STOKA" |
| D5.2 | 1033436.281 758029.161 Bod trasy "D5 DEŠ. STOKA" |
| D5.3 | 1033457.582 757983.976 Bod trasy "D5 DEŠ. STOKA" |
| D5.4 | 1033476.725 757943.333 Bod trasy "D5 DEŠ. STOKA" |
| D5.5 | 1033492.713 757909.431 Bod trasy "D5 DEŠ. STOKA" |
| D5a.0 | 1033457.582 757983.976 Bod trasy "D5a DEŠ. STOKA" |
| D5a.1 | 1033462.429 757986.338 Bod trasy "D5a DEŠ. STOKA" |
| D6.0 | 1033534.222 757823.432 Bod trasy "D6 DEŠ. STOKA" |
| D6.1 | 1033533.094 757807.976 Bod trasy "D6 DEŠ. STOKA" |
| D6.2 | 1033594.386 757762.721 Bod trasy "D6 DEŠ. STOKA" |
| D7.0 | 1033513.912 757626.064 Bod trasy "D7 DEŠ. STOKA" |
| D7.1 | 1033534.222 757823.432 Bod trasy "D7 DEŠ. STOKA" |
| D7.2 | 1033452.165 757628.208 Bod trasy "D7 DEŠ. STOKA" |
| D7.3 | 1033587.530 757615.968 Bod trasy "D7 DEŠ. STOKA" |
| D7.4 | 1033596.681 757613.489 Bod trasy "D7 DEŠ. STOKA" |
| D8.0 | 1033125.693 758048.293 Bod trasy "D8 DEŠ. STOKA" |
| D8.1 | 1033140.527 758060.605 Bod trasy "D8 DEŠ. STOKA" |
| D8.2 | 1033144.885 758109.399 Bod trasy "D8 DEŠ. STOKA" |
| D8.3 | 1033150.682 758126.623 Bod trasy "D8 DEŠ. STOKA" |
| D8.4 | 1033174.107 758138.239 Bod trasy "D8 DEŠ. STOKA" |
| D8.5 | 1033179.286 758148.291 Bod trasy "D8 DEŠ. STOKA" |
| D8.6 | 1033177.872 758153.764 Bod trasy "D8 DEŠ. STOKA" |
| D8.7 | 1033181.637 758160.844 Bod trasy "D8 DEŠ. STOKA" |
| D8.8 | 1033186.573 758168.668 Bod trasy "D8 DEŠ. STOKA" |
| D8.9 | 1033191.761 758201.900 Bod trasy "D8 DEŠ. STOKA" |
| D9.0 | 1033083.876 758051.296 Bod trasy "D9 DEŠ. STOKA" |
| D9.1 | 1033087.577 758053.274 Bod trasy "D9 DEŠ. STOKA" |
| D9.2 | 1033094.135 758052.709 Bod trasy "D9 DEŠ. STOKA" |
| D10.0 | 1033078.899 758059.928 Bod trasy "D10 DEŠ. STOKA" |
| D10.1 | 1033076.868 758059.042 Bod trasy "D10 DEŠ. STOKA" |
| D10.2 | 1033042.688 758007.920 Bod trasy "D10 DEŠ. STOKA" |
| D10.3 | 1033017.060 758073.732 Bod trasy "D10 DEŠ. STOKA" |
| D10.4 | 1033001.149 758075.062 Bod trasy "D10 DEŠ. STOKA" |
| D10.5 | 1032994.028 758074.558 Bod trasy "D10 DEŠ. STOKA" |
| D10.6 | 1032973.141 758072.871 Bod trasy "D10 DEŠ. STOKA" |
| D10.7 | 1032949.947 758069.591 Bod trasy "D10 DEŠ. STOKA" |

- LEGENDA SÍŤI - NOVÉ**
- NOVÝ VODOVOD A PŘELOŽKA VODOVODU (SO304,341,342)
 - NOVÁ DEŠŤOVÁ KANALIZACE (SO301,SO302,SO303,SO304,SO361,SO362)
 - NOVÉ VPUSTI (SO301,SO302,SO303,SO304)
 - NOVÉ PŘÍPOJKY DEŠŤOVÉ KANALIZACE (SO301,SO302,SO303,SO304)
 - PŘELOŽKA PLYNOVODU
 - PŘELOŽKA PLYNOVODU - DOČASNÁ BY-PASS
 - NOVÝ VODOVOD (INVESTOR MĚSTO)
 - NOVÁ DEŠŤOVÁ KANALIZACE (SO361 - INVESTOR MĚSTO)
 - PŘELOŽKA PLYNOVODU (INVESTOR MĚSTO)
 - PŘELOŽKA PLYNOVODU - DOČASNÁ BY-PASS (INVESTOR MĚS.)
 - RUŠENÁ DEŠŤOVÁ STOKA / PŘÍPOJKA
 - RUŠENÝ VODOVOD
 - RUŠENÝ PLYNOVOD
- LEGENDA SÍŤI - STÁVAJÍCÍ**
- STÁVAJÍCÍ SPLAŠKOVÁ KANALIZACE
 - STÁVAJÍCÍ DEŠŤOVÁ KANALIZACE
 - STÁVAJÍCÍ VODOVOD
 - CETIN - METALICKÝ KABEL
 - CETIN OPTIKA
 - ELEKTŘINA NN
 - ELEKTŘINA VN
 - PLYN STL
- HLAŠKA SÁCHTY D10.7 (KŘÍŽOVATKA ULICE NÁMĚSTÍ A TYRŠOVA) MUSÍ BYT KOORDINOVÁNA S VÝŠKOVÝ KANALIZACE DLE PROJEKTU REVITALIZACE TYRŠOVY ULICE.

REVIZE 1 - 11.9.2025
V RÁMCI REVIZE DOŠLO K POSUNU RETENČNÍCH NÁDRŽÍ KVŮLI KOORDINACI S PŘEDPOKLADANOU POLOHOU STÁVAJÍCÍCH SÍŤÍ. POSUN RETENČNÍ ZPUSOBIL ÚPRAVY NA DELCE DEŠŤOVÝCH STOK.
U RETENČNÍ BYL ZRUŠEN PÍSKOVÝ PODSYP A NAHRAZEN PODKLADNÍ BETONOVOU DESKOU.

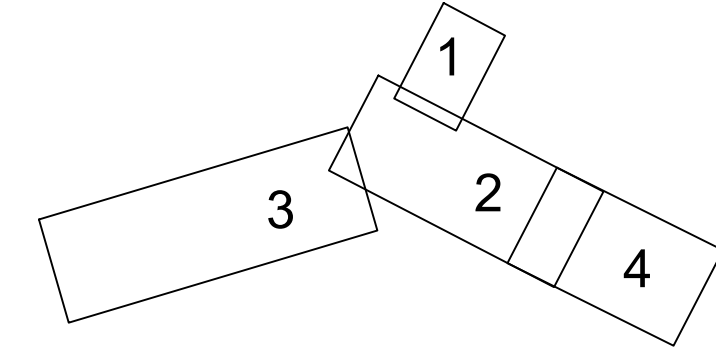

SO 301 - DEŠŤOVÁ KANALIZACE - ULICE KLADENSKÁ
SO 302 - DEŠŤOVÁ KANALIZACE - ULICE REVOLUČNÍ
SO 303 - DEŠŤOVÁ KANALIZACE - ULICE PALACKÉHO - NÁMĚSTÍ
SO 304 - DEŠŤOVÁ KANALIZACE - KŘÍŽOVATKA U HRBITOVA
SO 361 - RETENČNÍ NÁDRŽ 1
SO 362 - RETENČNÍ NÁDRŽ 2

| 1 | 11.09.2025 | OPRAVA | Ing. Chalupa | Ing. Fazekas |
|----|------------|--------|--------------|--------------|
| C. | Datum | Popis | Vypracoval | Schválil |
| | | REVIZE | | |

Souřadnicový systém: S-JTSK, Výškový systém: Bpv

KRAJSKÁ SPRÁVA A ÚDRŽBA SILNIC STŘEDOČESKÉHO KRAJE
ZBOROVSKÁ 81/11, 150 21 PRAHA 5 - SMICHOV

Zhotovitel: Společnost BIM SAS4S
Vedoucí společnosti: SAGASTA s.r.o.
Novodvorská 1010/14
142 00 Praha 4 - Šocha

Nařízení/vypracoval: Ing. Vladislav Chalupa
Zodpovědný projektant: Ing. Jan Setelík
Subdodavatel: SAGASTA s.r.o.
Zpracovatel: 4roads s.r.o.

Ing. Středostavky
Katastrální území: Buštěhrad
Stavba: III/00715, III/00718, III/00719 Buštěhrad, průtah - PD

Číslo obj.: S-9881/00000001/2020
Datum: 09/2025
Formát: 14 x A4
Měřítko: 1 : 500
Stupeň: Číslo kopie: PDPS

Objekt: D.1.3.1 - VODOHOSPODÁŘSKÉ OBJEKTY
Příloha: SITUACE 2 - UL. KLADENSKÁ A REVOLUČNÍ