



PŮDORYS

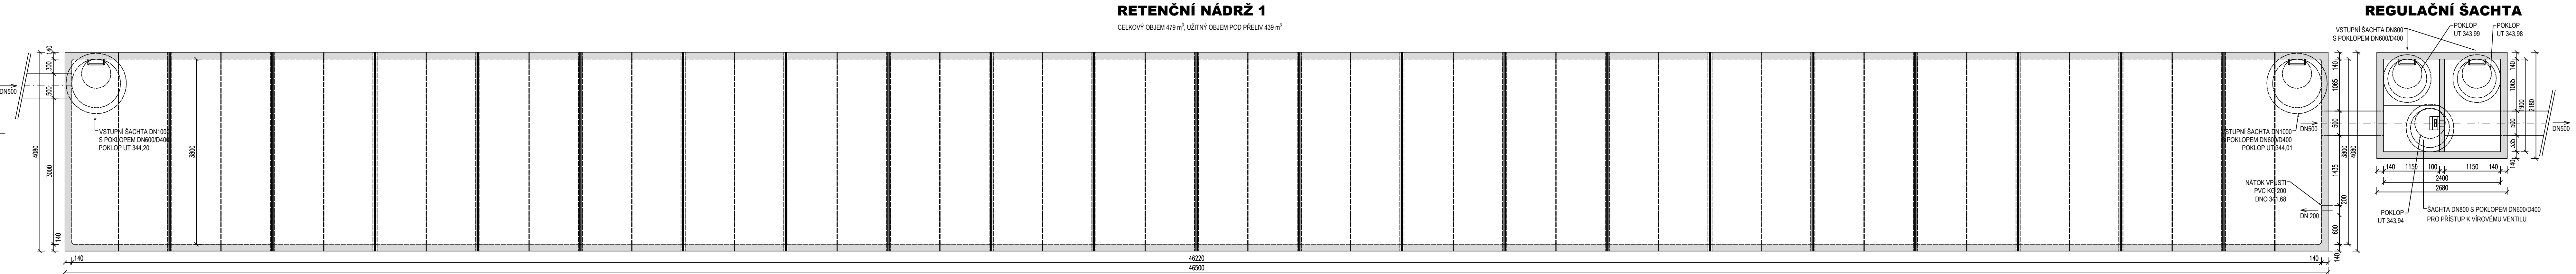

REVIZE 1 - 11.9.2025  
U RETENCI BYL ZRUŠEN PÍSKOVÝ PODSYP A NAHRAZEN  
PODKLADNÍ BETONOVOU DESKOU.

- SO 301 - DEŠŤOVÁ KANALIZACE - ULICE KLDENSKÁ
- SO 302 - DEŠŤOVÁ KANALIZACE - ULICE REVOLUČNÍ
- SO 303 - DEŠŤOVÁ KANALIZACE - ULICE PALACKÉHO - NÁMĚSTÍ
- SO 304 - DEŠŤOVÁ KANALIZACE - KŘÍŽOVATKA U HRBITOVA
- SO 361 - RETENČNÍ NÁDRŽ 1
- SO 362 - RETENČNÍ NÁDRŽ 2

ŘEZ - PODÉLNÝ

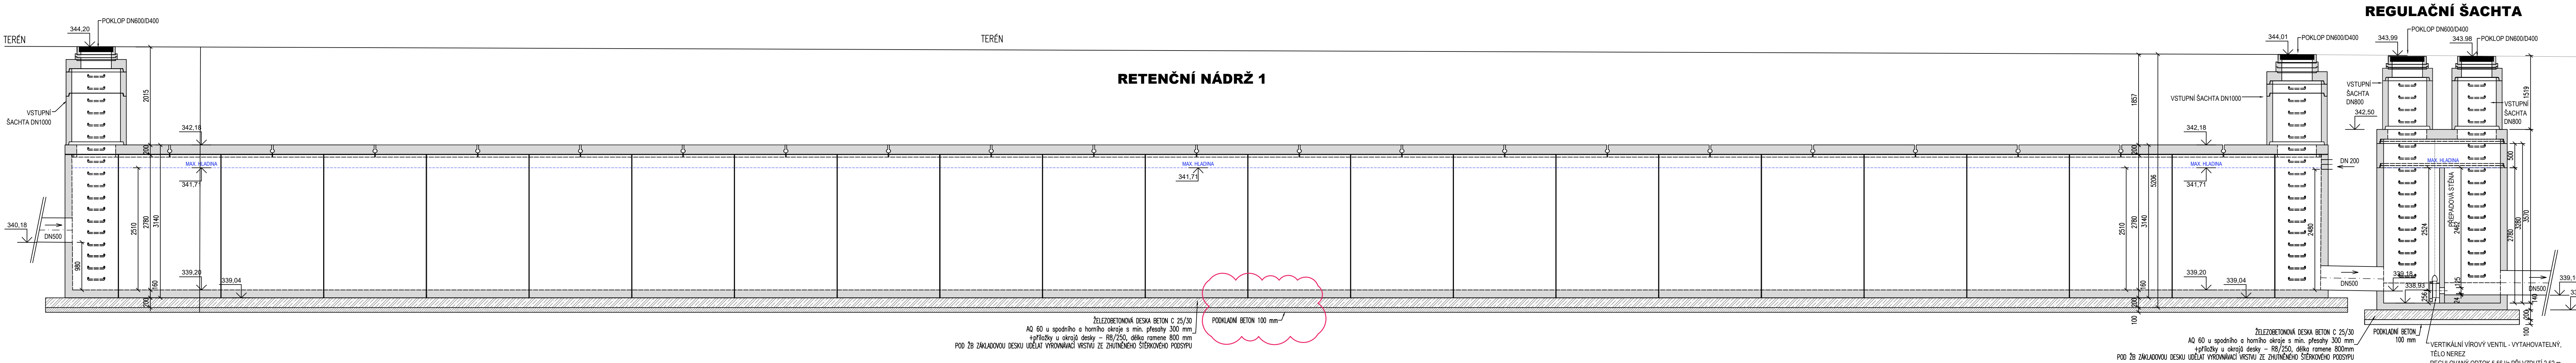

Souřadnicový systém S-JTSK, Výškový systém Bpv

**KRAJSKÁ SPRÁVA A ÚDRŽBA SILNIC STŘEDOČESKÉHO KRAJE**  
ZBOROVSKÁ 81/11, 150 21 PRAHA 5 - SMÍCHOV

**SAGASTA** **AFRY** **SATRA** **4roads**

**Navrh/vypracoval:** Ing. Vladislav Chalupa  
**Zodpovědný projektant:** Ing. Jan Šetelík  
**Subdodavatel:** SETELUX OLIVA s.r.o.  
**Zpracovatel:** 4roads s.r.o.

Kraj: Středočeský	Čís. sm. obj.: S-3681/00066001/2020
Katastrální území: Buštěhrad	Čís. akce: 20074
Stavba: III/00715, III/00718, III/00719 Buštěhrad, průtah - PD	Datum: 09/2025
Část: D.1.3.1 - VODOHOSPODÁŘSKÉ OBJEKTY	Formát: 12 x A4
Objekt: SO 301, SO 302, SO 303, SO 304, SO 361, SO 362	Měřítko: 1:50
Příloha: DETAIL RETENČNÍ NÁDRŽE 1	Číslo kopie: PDPS
	Číslo přílohy: D.1.3.1.09