



- Legenda:
- Všechny osvětlení: stávající kabelové vedení V.O.
 - nově přesunutý stožár vč. svítidla
 - nově kabelové vedení V.O.
 - demontovaný přesunutý stožár vč. svítidla
 - demontované kabelové vedení V.O.
 - stávající kabelové vedení rozhlasu
 - demontované kabelové vedení rozhlasu
 - nové kabelové vedení rozhlasu
 - hranice pozemků
 - vnitřní kresba KM
 - budoucí komunikace

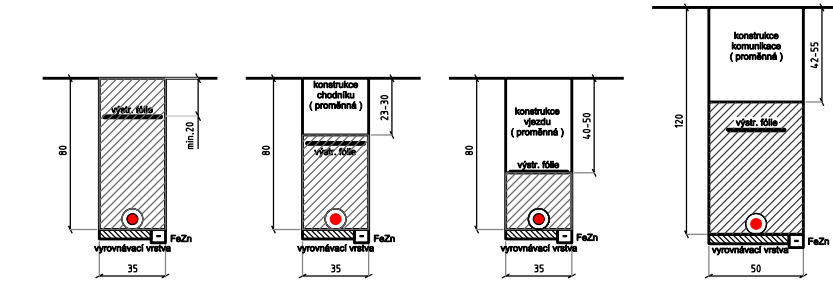

- Investor KSUS
- Investor město Buštěhrad
- nový KVO zahřívá 1,2m pod vozovku
- nový KVO a rozhlas zahřívá 1,2m pod vozovku
- A7-A9 - Buštěhrad nové stožáry vč. svítidla LED dle standardu města Buštěhrad
- C7, C8 - Buštěhrad přesunutí stávajícího stožáru vč. svítidla umístění dle nových přechodů přes komunikaci nový KVO 1,2m pod vozovkou
- C9, C10 - KSUS přesunutí stávajícího stožáru vč. svítidla umístění dle nových přechodů přes komunikaci nový KVO 1,2m pod vozovkou
- D3-D4 - KSUS zrušení stávajícího stožáru vč. svítidla bez náhrady
- E1-E2 - KSUS nové stožáry vč. svítidla LED osvětlení přechodů dle standardu města Buštěhrad nový KVO 1,2m pod vozovkou
- E3-E5 - Buštěhrad nové stožáry vč. svítidla LED osvětlení přechodů dle standardu města Buštěhrad

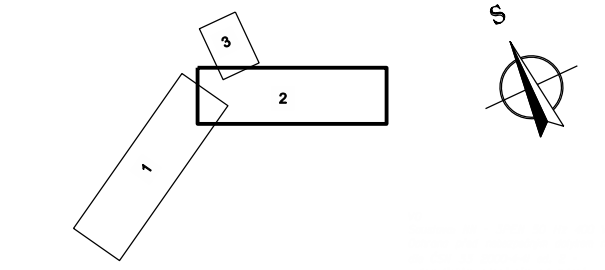

Č. Datum	Popis	Vypracoval	Schválil
	NEVIZIE		

SOŠTAVOVÝ SYSTÉM S-JTSK, VÝŠKOVÝ SYSTÉM BYV

Objekt: **KRAJSKÁ SPRÁVA A ÚDRŽBA SILNIC STŘEDOČESKÉHO KRAJE ZBOROVSKÁ 81/11, 150 21 PRAHA 5 - SMÍCHOV**

Zhotovitel: **SPOLUČNOSTI BRN SMOAS**
Vedoucí projektanta: **BRN SMOAS**
Novoměstská 1010/14
140 00 Praha 4 - Ústředí

Společnost: **SAGATA** **AFRY** **SAMA** **4roads**

Návrh/Vypracoval: **Ing. Petr Černý**
Technická kontrola: **David Jůdovský**

Zodpovědný projektant: **Ing. Petr Černý**
Hlavní návrhový projektant: **Ing. Karel Fantaš, Ph.D.**

Společnost: **Aranda s.r.o.**
Sídlo: **Aranda s.r.o.**
Sídlo: **Aranda s.r.o.**
Sídlo: **Aranda s.r.o.**

Ing. **Stěhlovec**
Kustodní území: **Buštěhrad**

Číslo: **15000000000000000000**
Datum: **3/2024**
Stav: **20. M4**
Měřítko: **1:500**
Stupeň: **D.1.4.1.06**

Název: **ELEKTRO A SDĚLOVACÍ OBJEKTY**
Objekt: **SO 440 - KABELOVÉ VEDENÍ VO**
Objekt: **SO 470 - MÍSTNÍ ROZHLAS**
Příloha: **Situace 2 Kabelové VO a rozhlas - Kladenská a Revoluční**