



Měřítka 1:50

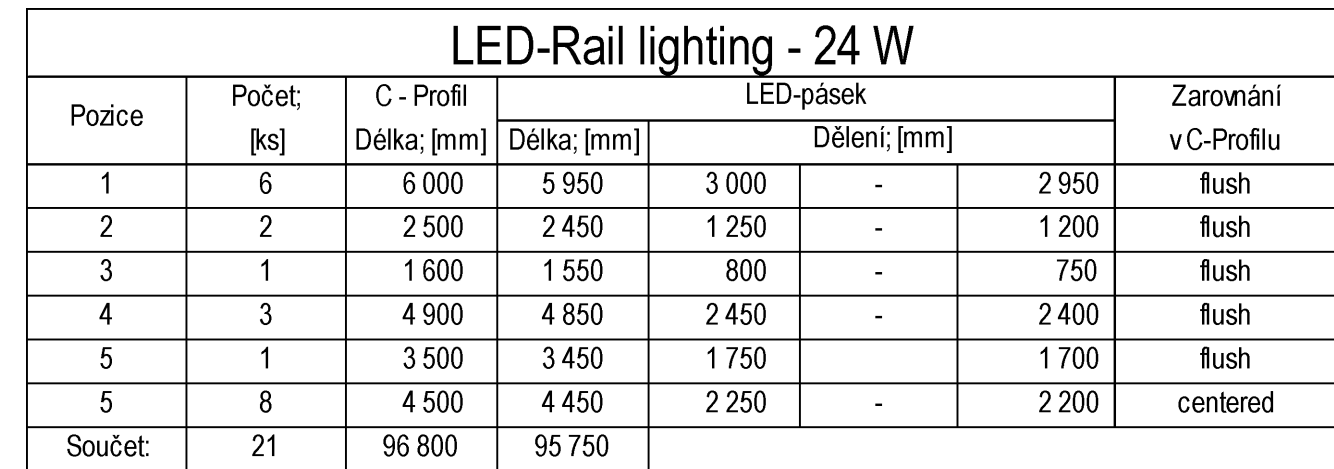

LED-Zdroje					
Výkon: [W]	60	100	150	185	240
Počet [ks]	1		2	7	5

Měřítko 1:50

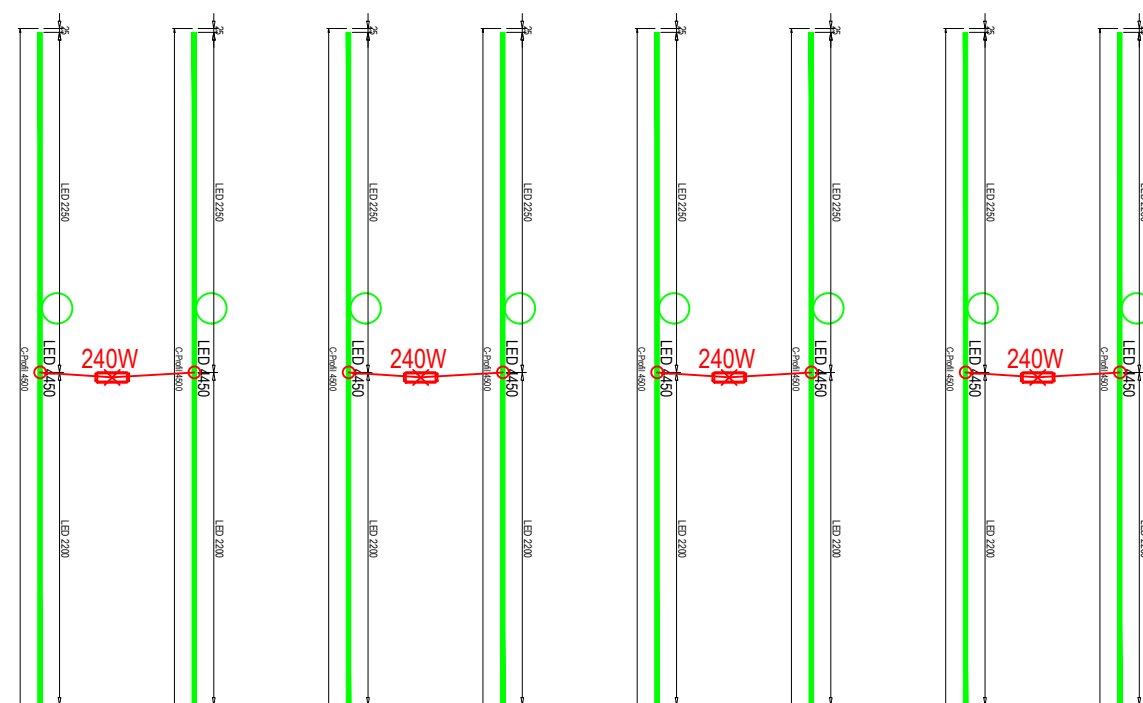

Projekt je ve smyslu § 2 Autorského zákona autorským dílem. Údaje v projektové dokumentaci jsou důvěrné, obsah projektové dokumentace je předmětem ochrany obchodního tajemství, osobních údajů, osobnostních práv a autorských práv. Bez písemného souhlasu zhotovitele PD je zakázáno použití, kopírování nebo šíření projektové dokumentace včetně jejích příloh, zpřístupnění jejího obsahu nebo použití pro jiný než určený účel, a to v jakékoli podobě (listina, technický výkres, graf, hmotný vzorek, elektronická data). Elektronická data ve zdrojové podobě (soubory *.dwg, *.doc, *.xls apod.) jsou výhradním majetkem zhotovitele a i v případě, že je zhotovitel poskytl třetí osobě jako podklad pro jeho činnost, nesmí být jakýmkoli způsobem dále šířena.

VYPRACOVAL		HIP		KONTROLOVAL		OPRÁVNĚNÁ OSOBA		ČÍSLO VÝTISKU 1	
Ing. Jakub Jareš		Pavel Šustr		Vojtěch Nockin		Ing. Tomáš Knapp			
STAVEBNÍK	Hotelová škola Poděbrady, příspěvková organizace Komenského 156/7, 290 01 Poděbrady						DATUM 04/2023	FORMÁT A2	
NÁZEV AKCE	PD – Modernizace školních kuchyněk – HŠ Poděbrady				MÍSTO AKCE Poděbrady, Komenského 156/7, 290 01 Poděbrady Česká republika Č. POZEMKU st. 914 KAT. ÚZEMÍ Poděbrady [723495]		REVIZE		
NÁZEV ČÁSTI							D.1.4.3.2 VZDUCHOTECHNICKÝ STROP		ÚČEL DPS
									MĚŘÍTKO 1 : 50
OBSAH VÝKRESU	VZDUCHOTECHNICKÝ STROP- SCHÉMA LED ZAPOJENÍ A2						INT. ČÍSLO 123002220	POŘ. ČÍSLO D.1.4.3.2.3	