


TABULKA MÍSTNOSTÍ - 2.NP

Č.M.	NÁZEV MÍSTNOSTI	m2	PODLAHA	STĚNY	STROP
1047a	VSTUPNÍ PŘEDSIŇKA	5,51	DLAŽBA–nová	OBKLAD+NÁTĚR–nový	NÁTĚR–nový
1047b	ÚKLIDOVÁ KOMORA	1,89	DLAŽBA–nová	OBKLAD+NÁTĚR–nový	NÁTĚR–nový
1047c	PŘEDSIŇKA	4,51	DLAŽBA–nová	OBKLAD+NÁTĚR–nový	NÁTĚR–nový
1047d	WC	1,36	DLAŽBA–nová	OBKLAD+NÁTĚR–nový	NÁTĚR–nový
1047e	WC	1,32	DLAŽBA–nová	OBKLAD+NÁTĚR–nový	NÁTĚR–nový
1047f	WC	1,34	DLAŽBA–nová	OBKLAD+NÁTĚR–nový	NÁTĚR–nový
CELKEM		15,93			

předpokládané umístění instalačního
jádra dle dobové dokumentace

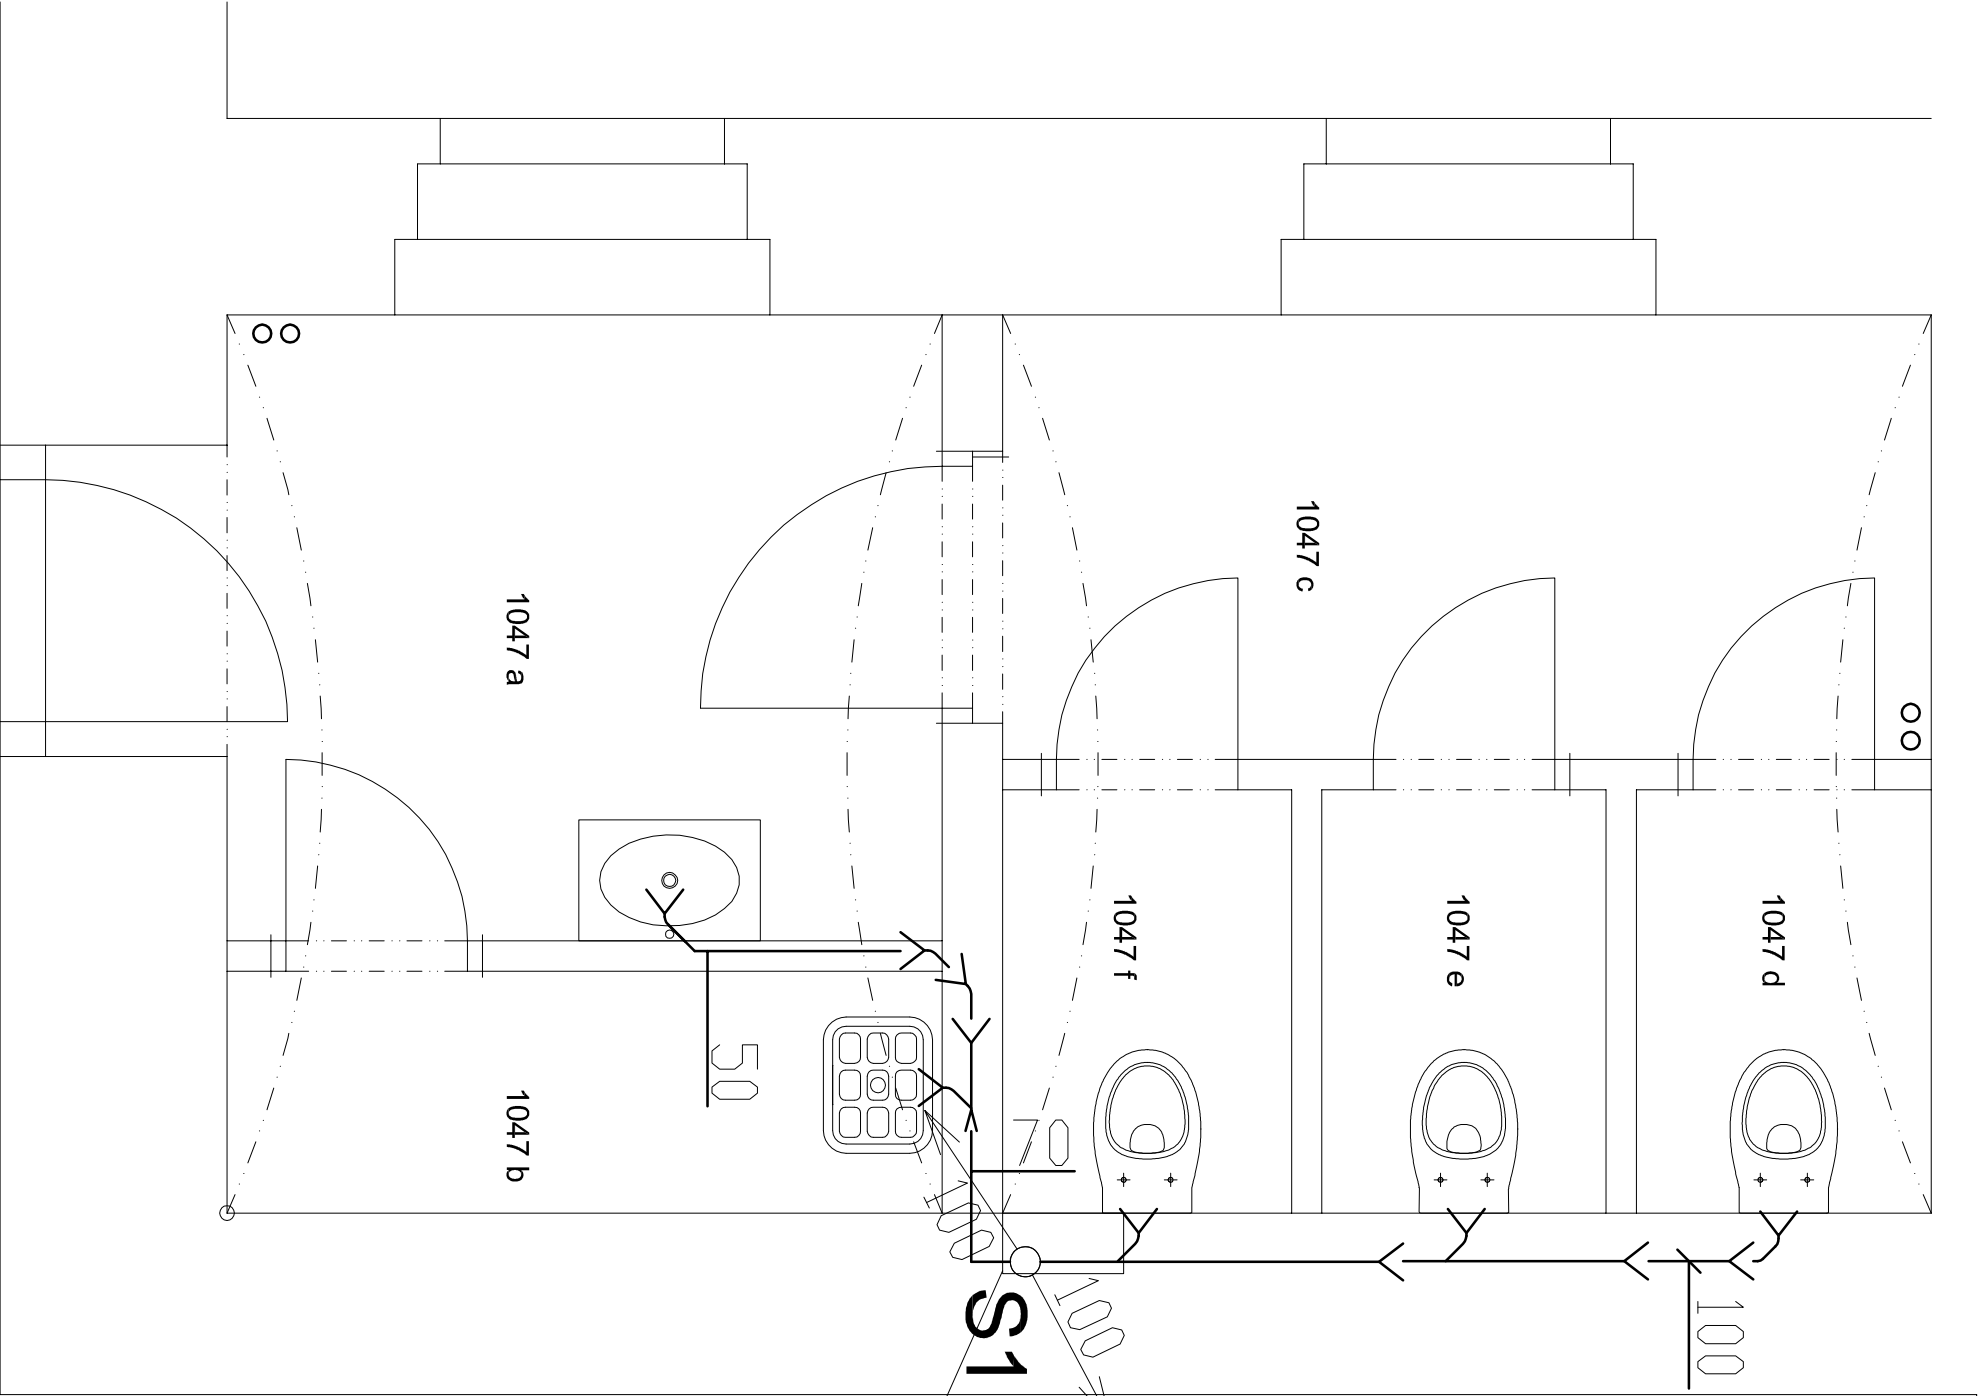

±0,000 =

m.n.m.

VERZE:

a

PARE:

GEN.PROJEKTANT :

Ing. Jaroslav Borovička

VYPRACOVAL :

Ing. Jan Macek

INVESTOR :

Středočeský kraj, Krajský úřad, Zborovská 11, Praha 5, 150 21

MÍSTO :

Středočeský kraj, Krajský úřad, Zborovská 11, Praha 5, 150 21

AKCE :


Stavební úpravy WC

obsah výkresu

KANALIZACE - PŮDORYS 2.NP
DÁMSKÉ TOALETY

č. výkresu
3

Q PROJEKT
Bohuslavo ze Švamberka 8
Praha 4
140 00
tel./fax: +420261 216 619
e-mail: qprojekt@citlics.cz



č. zakázky

formát

A3

datum

07/2018

účel

DPS

.dwg

měřítko

1:25