


TABULKA MÍSTNOSTÍ - 5.NP

Č.M.	NÁZEV MÍSTNOSTI	m2	PODLAHA	STĚNY	STŘOP
4058a	VSTUPNÍ PŘEDSÍŇKA	4,07	DLAŽBA–nová	OBKLAD+NÁTĚR–nový	NÁTĚR–nový
4058b	PŘEDSÍŇ S PISOÁRY	5,05	DLAŽBA–nová	OBKLAD+NÁTĚR–nový	NÁTĚR–nový
4058c	WC	3,15	DLAŽBA–nová	OBKLAD+NÁTĚR–nový	NÁTĚR–nový
4058d	WC	1,53	DLAŽBA–nová	OBKLAD+NÁTĚR–nový	NÁTĚR–nový
CELKEM		13,80			

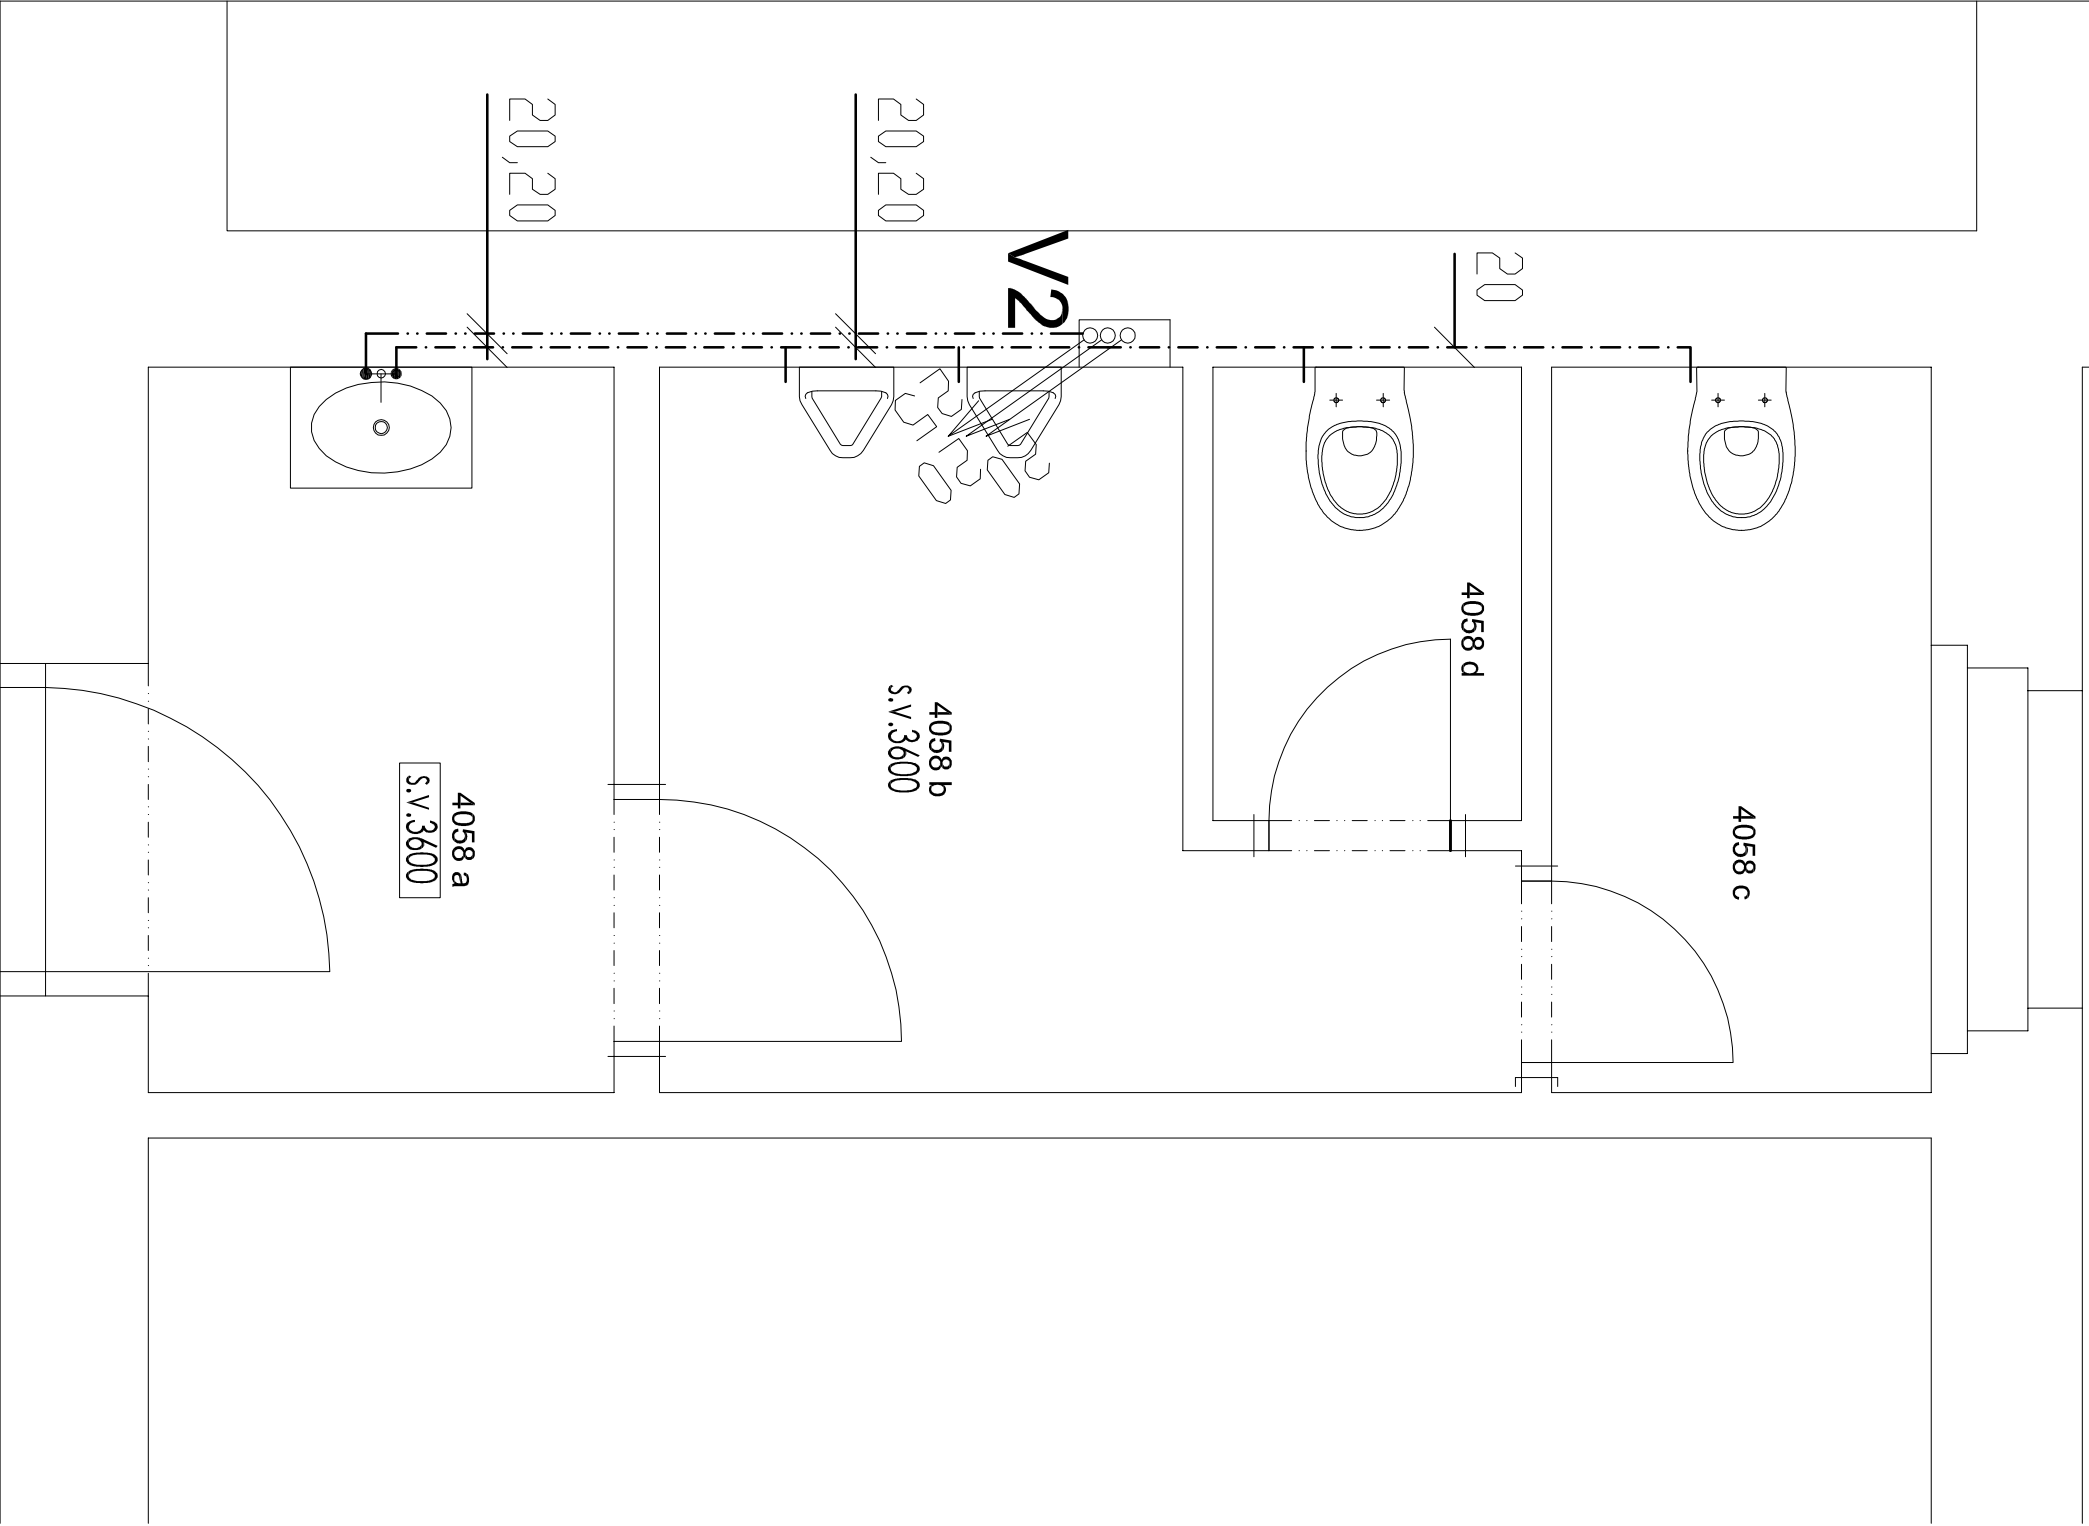

±0,000 =

m.n.m.

VERZE:

α

PARE:

Q PROJEKT

Bohušovo ze Švamberka 8

Praha 4

140 00

tel./fax: +400-261 216 619

e-mail: qprojekt@citlas.cz

GEN.PROJEKTANT :

Ing. Jaroslav Borovička

INVESTOR :

Středočeský kraj, Krajský úřad, Zborovská 11, Praha 5, 150 21

MÍSTO :

Středočeský kraj, Krajský úřad, Zborovská 11, Praha 5, 150 21

AKCE :

Stavební úpravy WC

obsah výkresu

VODA - PŮDORYS 5.NP

PÁNSKÉ TOALETY

č. výkresu

19

č. zakázky

formát

A3

datum

07/2018

účel

DPS

.dwg

měřítko

1:25