


TABULKA MÍSTNOSTÍ - 1.NP

Č.M.	NÁZEV MÍSTNOSTI	m2	PODLAHA	STĚNY	STŘOP
037a	VSTUPNÍ PŘEDSÍŇKA	5,34	DLAŽBA–nová	OBKLAD+NÁTĚR–nový	NÁTĚR–nový
037b	SPRCHOVÝ KOUT	2,06	DLAŽBA–nová	OBKLAD+NÁTĚR–nový	NÁTĚR–nový
037c	PŘEDSÍŇKA	4,51	DLAŽBA–nová	OBKLAD+NÁTĚR–nový	NÁTĚR–nový
037d	WC	1,36	DLAŽBA–nová	OBKLAD+NÁTĚR–nový	NÁTĚR–nový
037e	WC	1,32	DLAŽBA–nová	OBKLAD+NÁTĚR–nový	NÁTĚR–nový
037f	WC	1,34	DLAŽBA–nová	OBKLAD+NÁTĚR–nový	NÁTĚR–nový
CELKEM		16,13			

předpokladné umístění instalačního
jádra dle dobové dokumentace

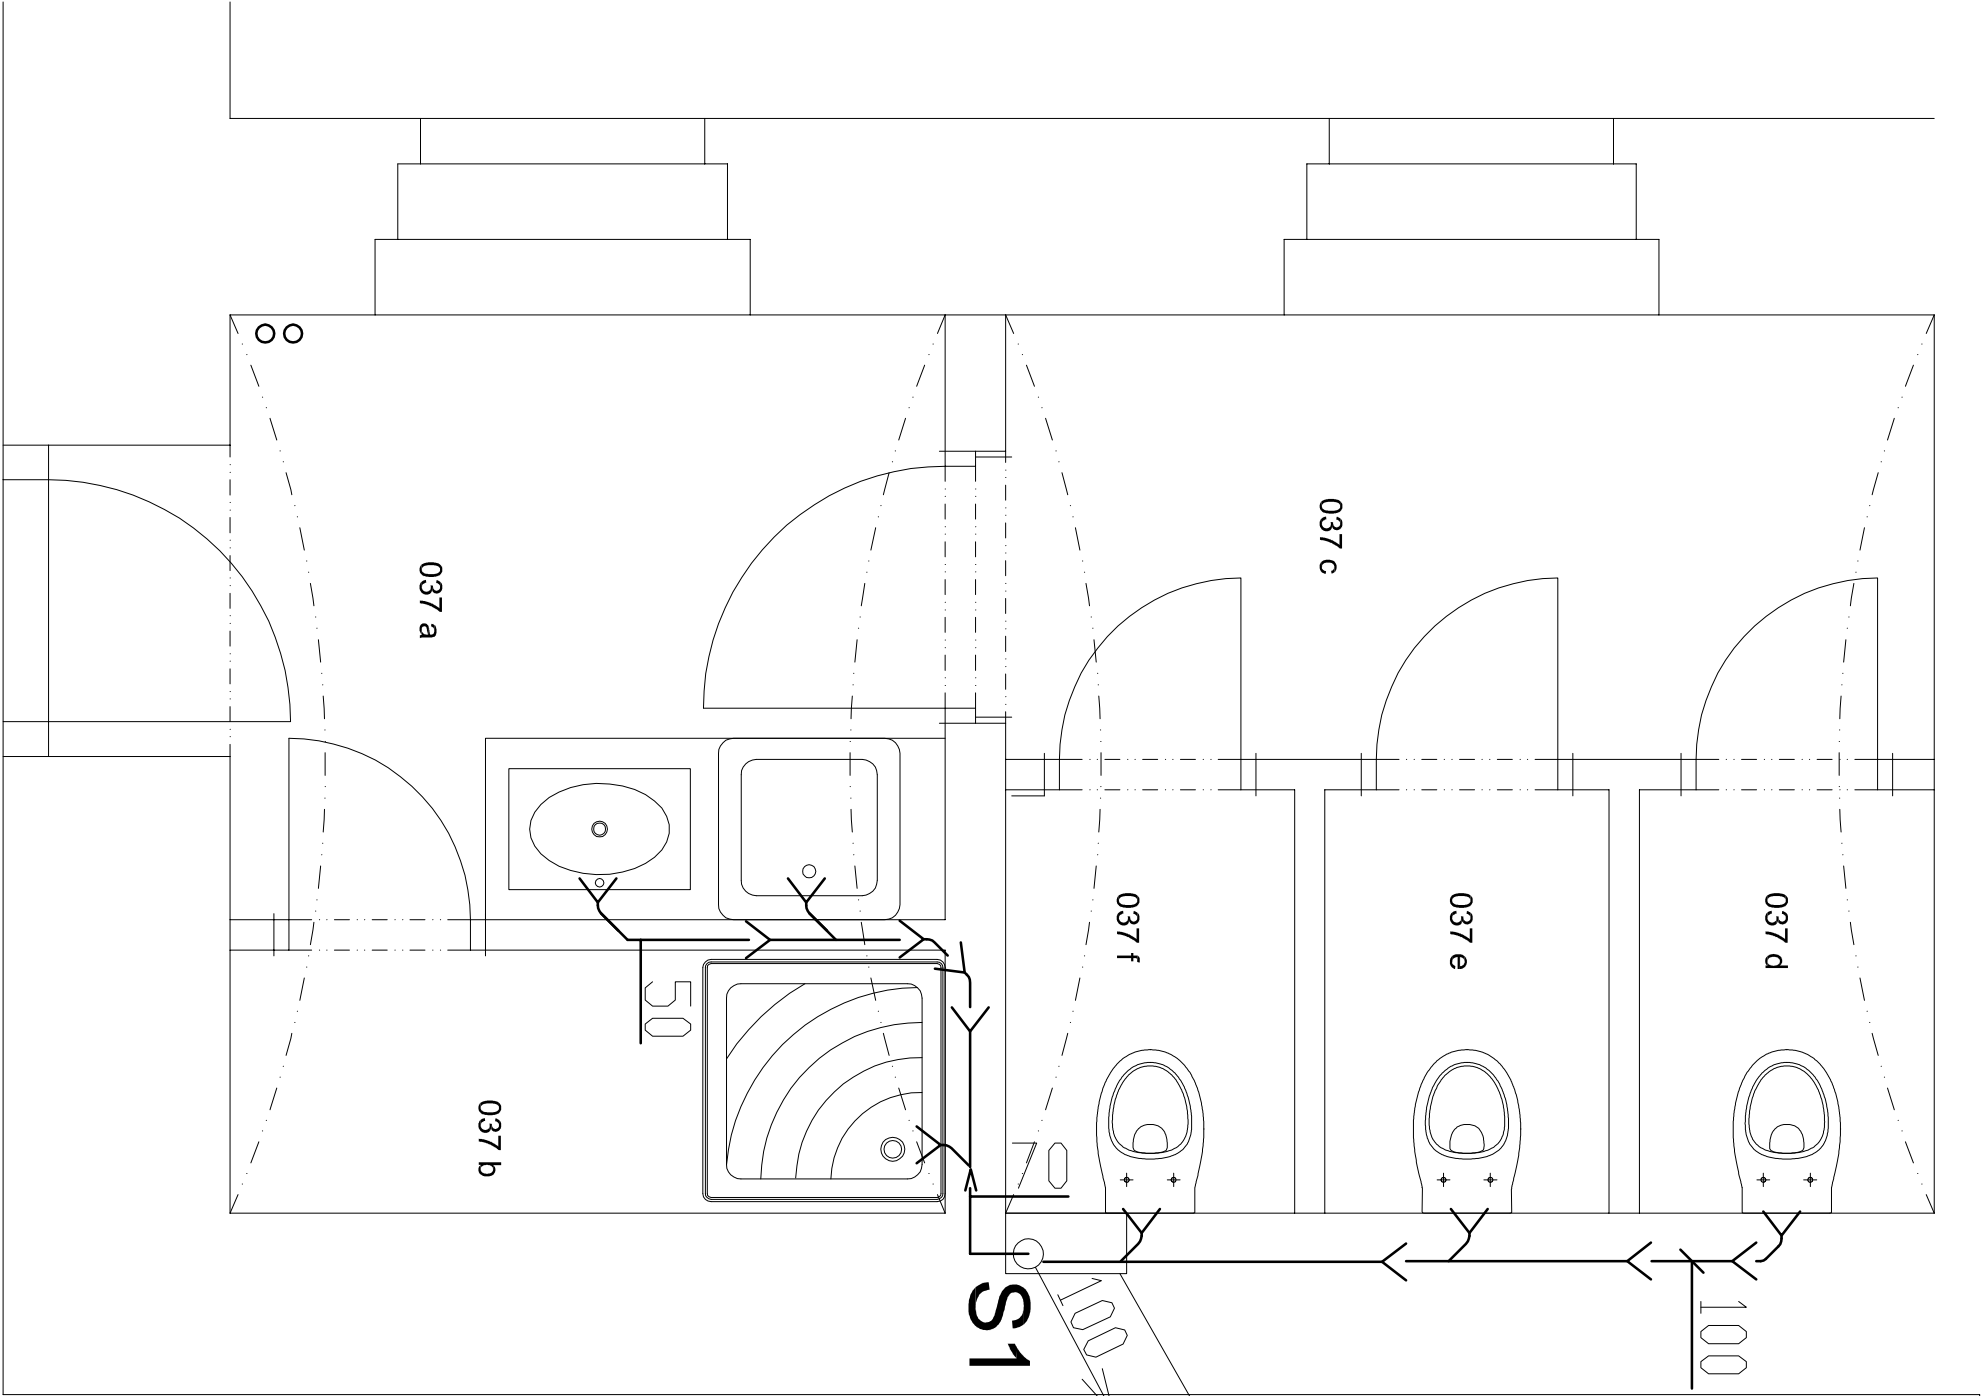

±0,000 =

m.n.m.

VERZE:

a

PARE:

GEN.PROJEKTANT :

Ing. Jaroslav Borovička

VYPRACOVAL :

Ing. Jan Macek

INVESTOR :

Středočeský kraj, Krajský úřad, Zborovská 11, Praha 5, 150 21

MÍSTO :

Středočeský kraj, Krajský úřad, Zborovská 11, Praha 5, 150 21

AKCE :

Stavební úpravy WC

obsah výkresu

KANALIZACE - PŮDORYS 1.NP
DÁMSKÉ TOALETY

č. výkresu

2

č. zakázky

formát

A3

datum

07/2018

účel

DPS

.dwg

měřítko

1:25

Q

PROJEKT

Q PROJEKT

Bohuslav ze Švamberka 8

Praha 4

140 00

tel./fax: +420261 216 619

e-mail: qprojekt@ctdcs.cz