


LEGENDA

- stožár SSZ
- výložník s údajem o délce vyložení
- návěstidlo pro vozidla
- návěstidlo pro chodce s akustickou signalizací
- tlačítko pro chodce
- tlačítko pro chodce s rozpinacím kontaktem pro nevidomé
- PNx
- bezdrátový přijímač pro nevidomé
- řadič SSZ
- Rxxxx
- Připojovací bod napájení (součást SO 402)
- RVO
- VKx
- Kamera videodetekce
- nové nebo obnovené VDZ
- nová značka SDZ
- signální a varovné pásy
- obrubky, skosy
- stavební úpravy - povrchy chodníků
- stavební úpravy - vozovky
- stavební úpravy - nepevněná krajnice
- stavební úpravy - povrchy zeleně


Orientační délky detekčních ploch (od stopčáry):

DVA1	35 m
DVB1, DVB1'	50 m
DVC1	50 m
DVD1	50 m


VZOR OSAZENÍ SLOUPŮ SSZ OD HRANY VOZOVKY

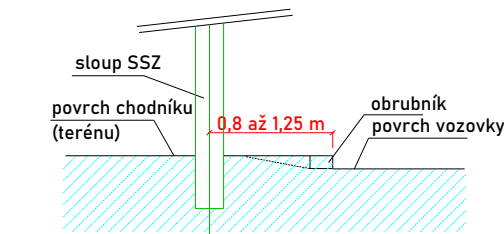


VZOR PROVEDENÍ VODOROVNÝCH DOPRAVNÍCH ZNAČEK Č. V9a

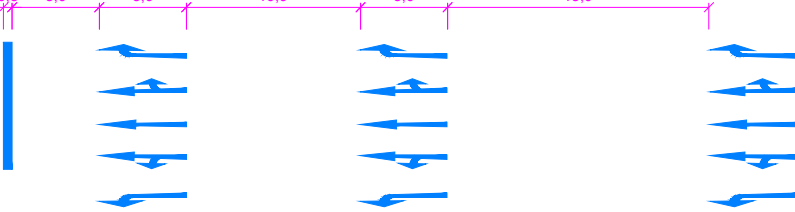


ŘEZ ZÁKLADEM STOŽÁRU PRO VOZIDLOVÉ NÁVĚSTIDLO

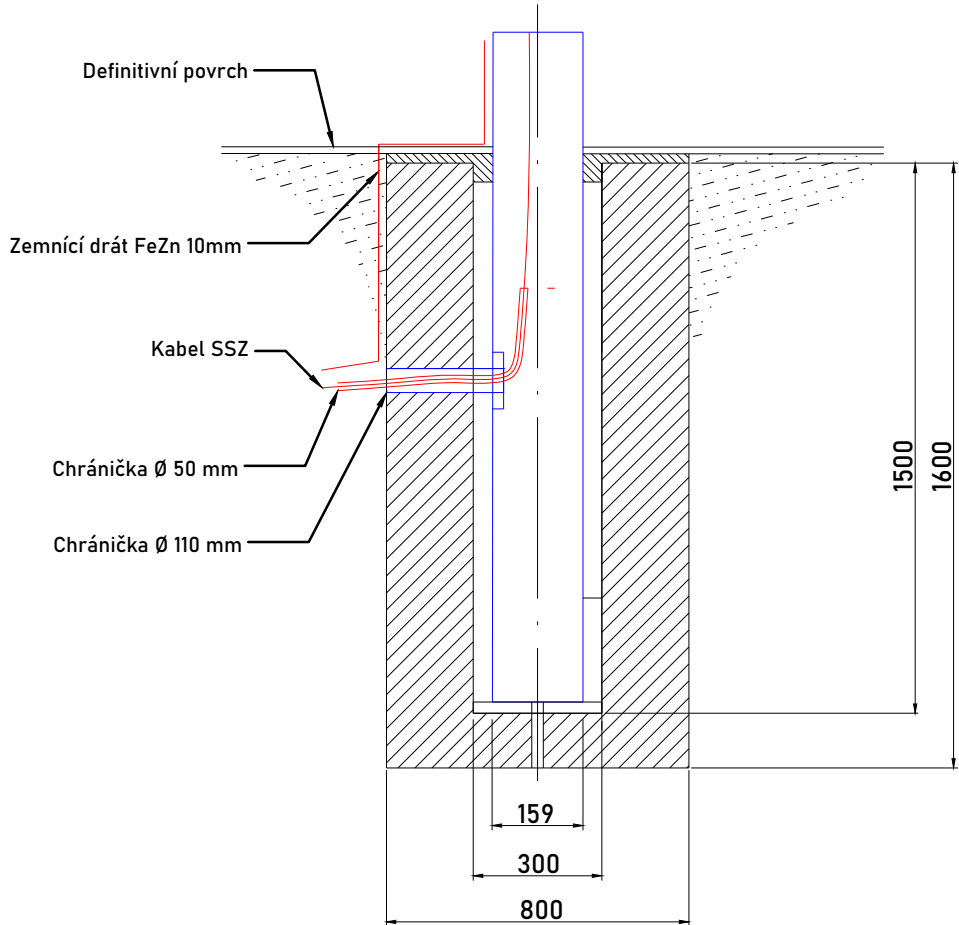

ŘEZ ZÁKLADEM STOŽÁRU PRO CHODECKÉ NÁVĚSTIDLO

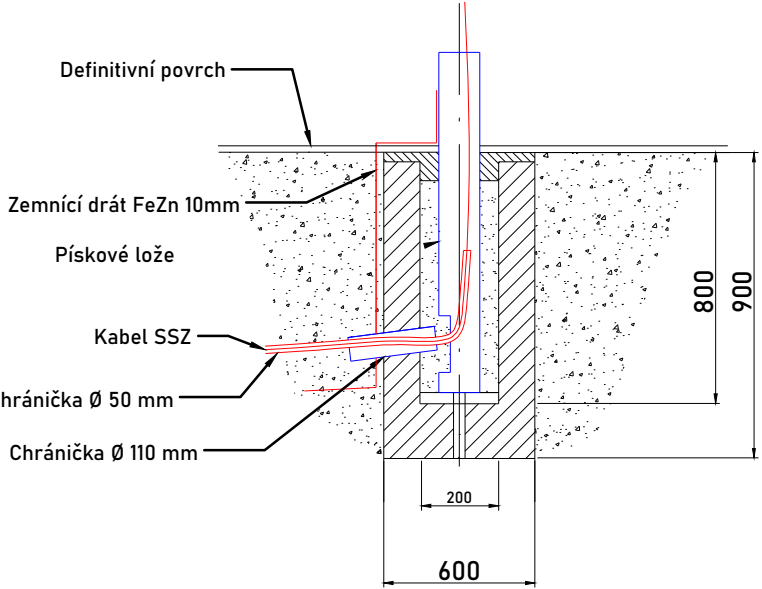

Průběh zemnicího drátu SSZ:

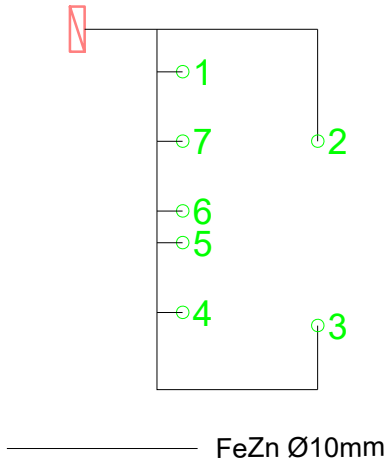

POZNÁMKA:

- Napěťová soustava : 3 PEN, 50Hz, 230/400/TN-C-S, místo rozdělení soustav je řadič.
- Ochrana před nebezpečným dotykovým napětím dle ČSN 332000-4-41 ed. 3 je zajištěna automatickým odpojením od zdroje a ochranným pospojováním.
- Ochrana před bleskem a ochranné pospojování je provedena připojením všech zařízení SSZ (řadič a stožáry) na zemnicí pásek FeZn 30x4mm (v chráničcích - drát FeZn průměr 10mm).
- Napájení SSZ bude zajištěno zřízením nového odběrného místa ze stávající sítě nn ČEZ.
- Poblíž řadiče bude umístěn pilířek s jistěním a elektroměrem.
- Pro veškerá podzemní vedení je nutno dodržet vzdálenosti dle ČSN 73 6005.

Číslo zakázky: 201816	HIP: sixtova@forvia.cz	Ing. Jindra Sixtová
Schválil: Ing. Jindra Sixtová	Zodp. projektant: kradijant@gmail.com	Ing. Tomislav Kradijan
Tech. kontrola: Ing. Jan Kubát	Vypracoval: ivas.petr@trafilitica.cz	Ing. Petr Ivasienko



Objednatel: Městys Nehvizdy	Katastr: Nehvizdy	Kraj: Středočeský
Akce: Přeložka komunikace II/611 - Nehvizdy	Datum: 11/2024	Stupeň: PDPS
Část: D - DOKUMENTACE OBJEKTŮ	Souprava: Č. přílohy	D5.2
Objekt: SO 403 - SVĚTELNÉ SIGNALIZAČNÍ ZAŘÍZENÍ		
Příloha: SITUACE SSZ	Měřítko: 1:250	