

Soupis stavebních prací:
Učebna č.m. 61:
-Odstranění nábytku
-Kompletní rozvody vody, kanalizace, plynu, elektroinstalace
-Výměna podlahy lino na PVC
-Zednické práce po zásahu do zdiva
-Malba bílá
-Instalace nového vybavení


Kabinet chemie č.m. 62:
-Odstranění nábytku
-Kompletní rozvody vody, kanalizace, plynu, elektroinstalace
-Zapojení digestoře (čištění potrubí)
-Výměna podlahy lino za PVC
-Zednické práce po zásahu do zdiva
-Malba bílá
-Instalace nového vybavení

Kabinet č.m. 63:
-Odstranění kancelářského nábytku
-Výměna nášlapné vrstvy (koberec)
-Malba
-Instalace nového vybavení

Učebna č.m. 64:
-Instalace nového vybavení (tabule, PC)
-Elektroinstalace
-Zednické práce po zásahu do zdiva
-Malba

Učebna č.m. 65:
-Instalace nového vybavení (tabule, PC)
-Elektroinstalace
-Zednické práce po zásahu do zdiva
-Malba

3.NP

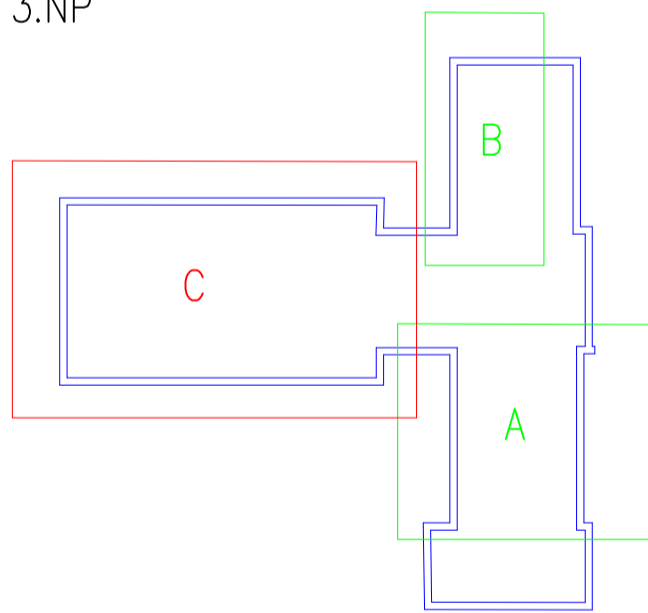

LEGENDA MÍSTNOSTÍ:

OZN.	NÁZEV MÍSTNOSTI	PLOCHA [m²]	NÁŠLAPNÁ VRSTVA	POVRCHY STĚN, STROPŮ
č. 61	PŘÍRODOVĚDNÁ UČEBNA	62,68	PVC	MALBA BÍLÁ
č.62	CHEMIE	23,94	PVC	MALBA BÍLÁ
č.63	KABINET	22,76	KOBEREC	MALBA BÍLÁ
č.64	ÚČEBNA	80,73	DŘEVĚNÉ PARKETY	MALBA BÍLÁ
č.65	ÚČEBNA	52,92	DŘEVĚNÉ PARKETY	MALBA BÍLÁ

LEGENDA:

	STÁVAJÍCÍ ZDIVO	VÝPLNĚ – KERAMICKÉ TVAROVKY
	VYBAVENÍ UČEBNY, KABINET	

POZNÁMKA:
-Zvolené technologie a nábytek je blíže specifikován ve výkazu
výměr.

VÝVODY:

- STÁVAJÍCÍ SYSTÉM EZS BEZ ZÁSAHU.
- ELEKTROPANEL INTEGROVANÝ KOVOVÝ PRO ŽÁKY 1xSS (24V), 1xST(24V), 1x230V
- NOVÝ ROZVADĚČ R3NP, PLECHOVÝ DO ZDIVA, OKRUHY DLE VÝKRESOVÉ ČÁSTI, HLAVNÍ JISTIČ 40/B 40A.

ARTENDR ARTENDR s.r.o. Nádražní 67 281 51 Velký Osek	Kraj: Středočeský K.ú.: Čáslav [618349] Objednatel: VOŠ, SPŠ a OA Čáslav	Číslo paré: A1	
	Akce: VOŠ, SPŠ a OA Čáslav - modernizace a renovace odborných učeben a kabinetů - PD a AD	Formát: DPS	Stupeň: Červen 2023
Vypracoval: Michal Douša	Výkres: ELEKTROINSTALACE - č.m. 61, 62, 63, 64, 65	Měřítko: 1:50	Č.V.: 008
Zodpovídá: Ing. Fratišek Mandovec		Kód: D.1.4.4	