


PŮDORYS 2. NP

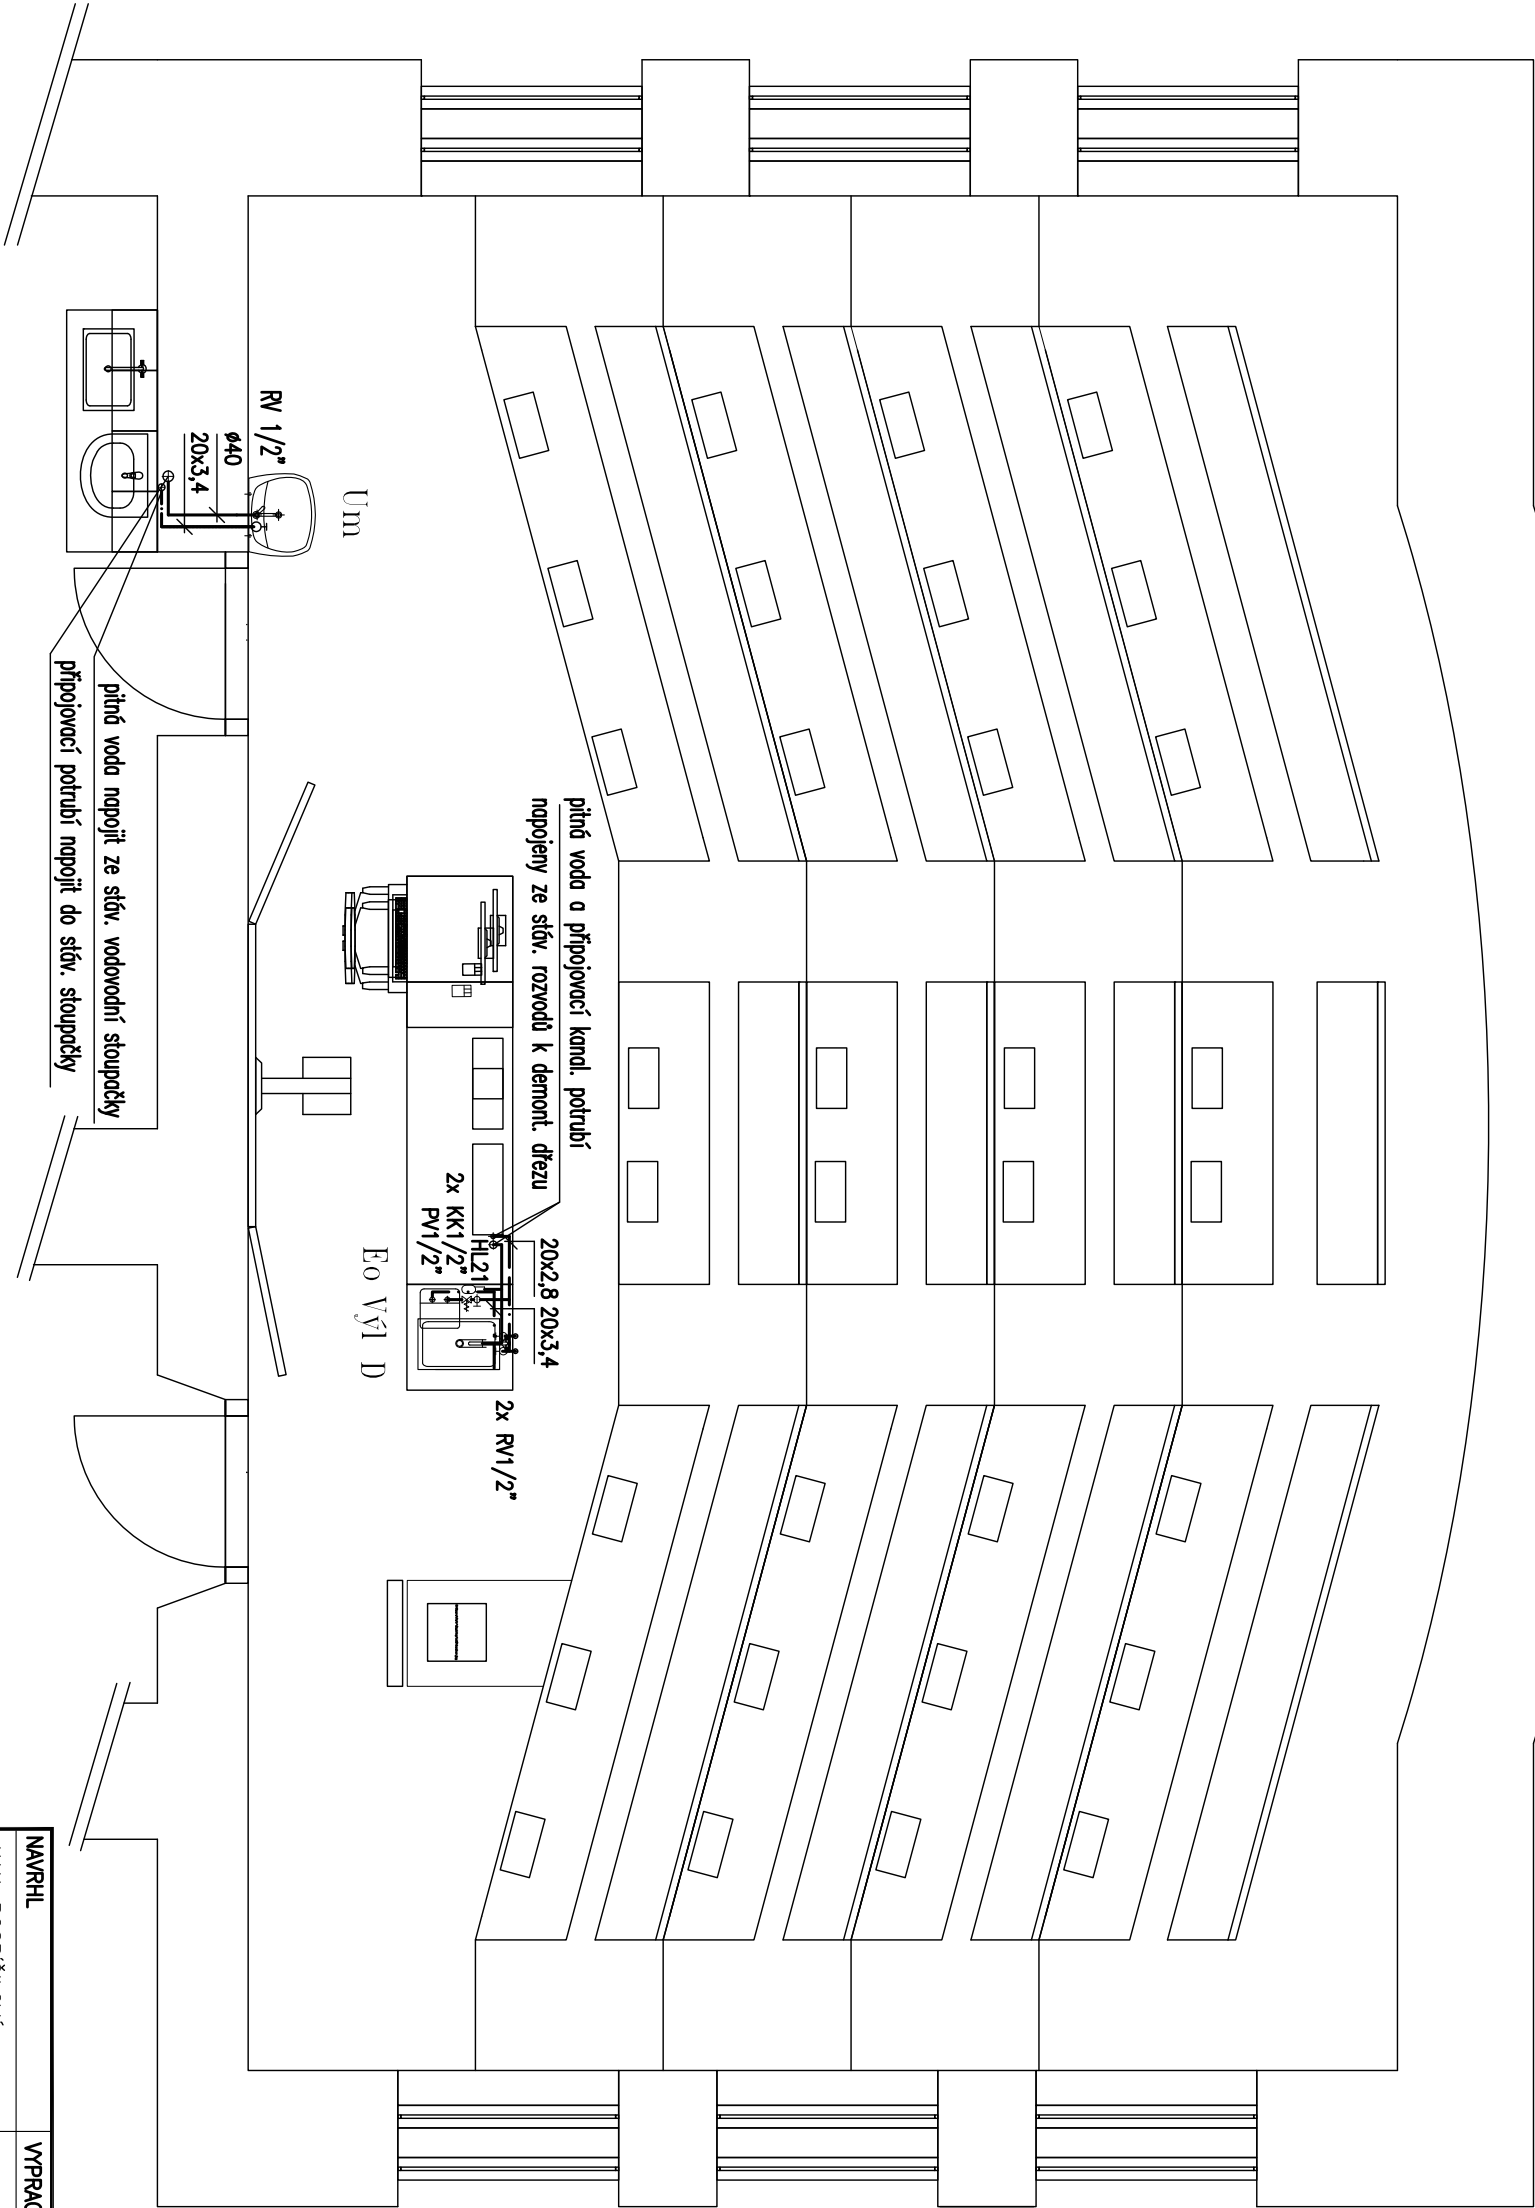

LEGENDA ZAŘÍZENÍ

Um UMÝVÁTKO KERAMICKÉ 350mm SE ZAPACHOVOU UZÁVĚRKOU A POLOSLOUPEM, STOLÁNKOVÁ BATERIE NA JEDNU VODU G 1/2"

EO ELEKTRICKÝ ZÁSOBNIKOVÝ OHŘEVÁČ 5 l, 2,0 kW, 230 V, 10 A-ZAPOJENÍ TLAKOVÉ

LEGENDA ZAŘÍZENÍ - SOUČÁST LAB. NÁBYTKU

D DŘEZ POLYPROPYLENOVÝ 560x460x385 mm S POLYPROPYLEN. ZAPACHOVOU UZÁVĚRKOU, LABORATORNÍ STOLÁNKOVÁ KOJHOUITKOVÁ BATERIE G1/2"

LEGENDA POTRUBÍ

———— KANALIZACE-PŘIPOJOVACÍ POTRUBÍ Z TRUBEK PPs HT-systém

----- VODOVOD -- ROZVOD PITNÉ VODY Z PP- TRUBEK PN16

-.-.-.-.- VODOVOD -- ROZVOD TEPLÉ UŽITKOVÉ VODY Z PP- TRUBEK PN20

NAVRHL		VYPRACOVAL	KONTROLOVAL	STEBAU s.r.o. středisko projekce jižní 870, 500 03 HRADEC KRÁLOVÉ CZ e-mail: stebau.projekce@nsc.cz tel.: 606796946, fax.: 495408904	
JANA POSPÍŠILOVÁ			ING. J. ŠAROUN		
KRAJ	STŘEDOČESKÝ	00	BRANDÝS nad LABEM	DATUM	LISTOPAD 2017
INVESTOR	Gymnázium J. S. Machara, Brandýs n.Labem, Královická 668			STUPEŇ	DSP
STAVBA	MODERNIZACE ODBORNÉ UČEBNÝ FYZIKY			ZAK.Č.	
OBJEKT	GYMNÁZIUM J. S. MACHARA, BRANDÝS nad LABEM -STARÁ BOLESLAV, KRÁLOVICKÁ 668			POČET A4	MĚŘÍTKO 1:50
OBSAH VÝKR.	ZDRAVOTNĚ TECHNICKÉ INSTALACE			Č.VÝKR.	D.1.4.b.1
Půdorys 1. NP, Řezy kanalizace, Axonometrie vodovodu					