



POHLED 1

M 1:100

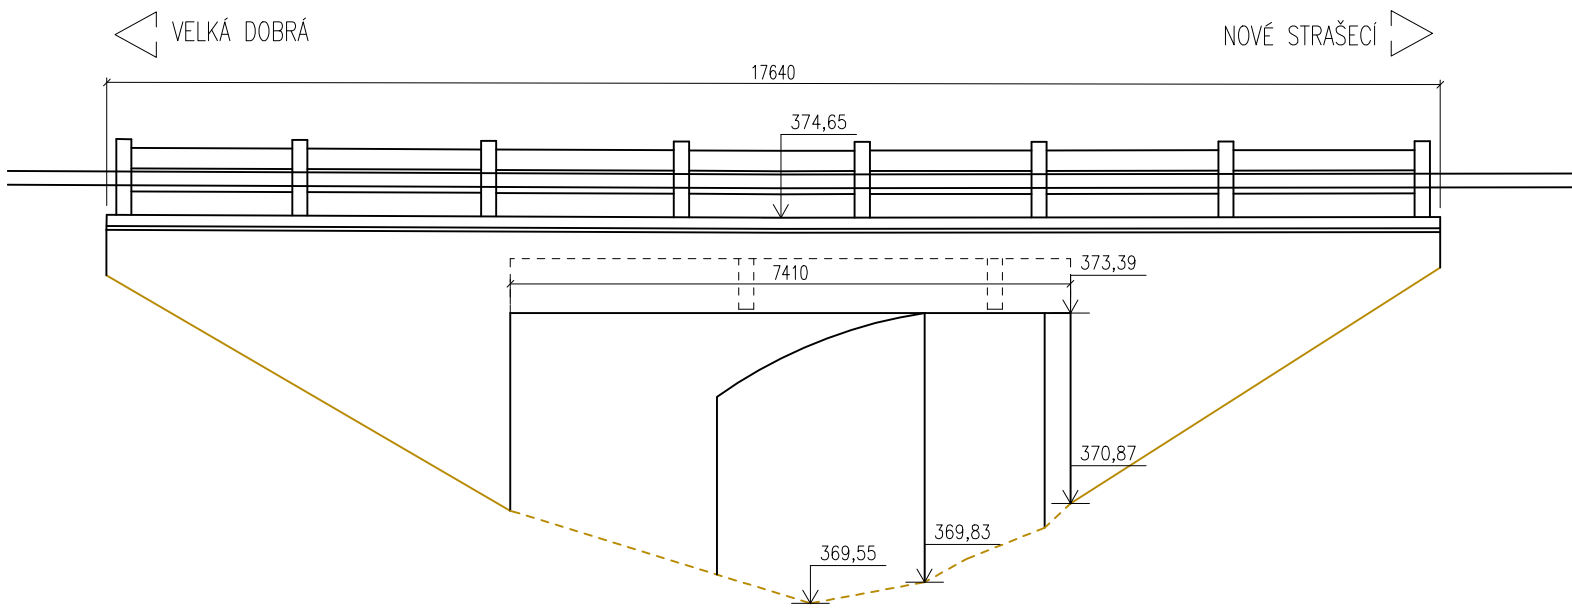


POHLED 2

M 1:100

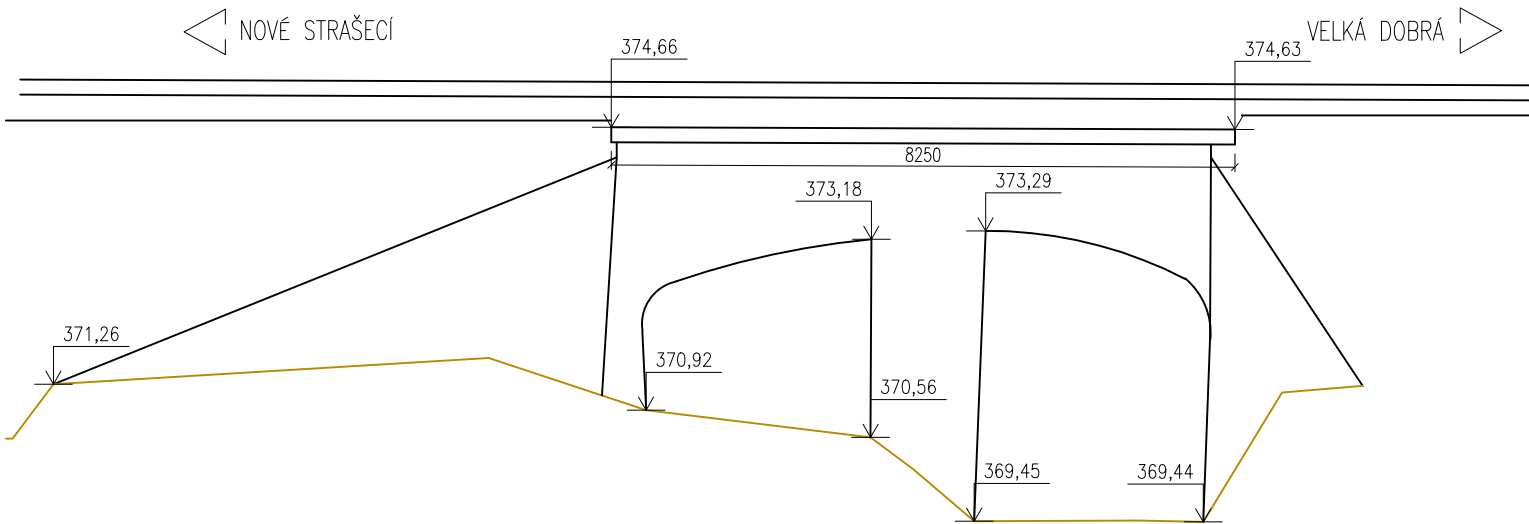

PŮDORYS

M 1:250

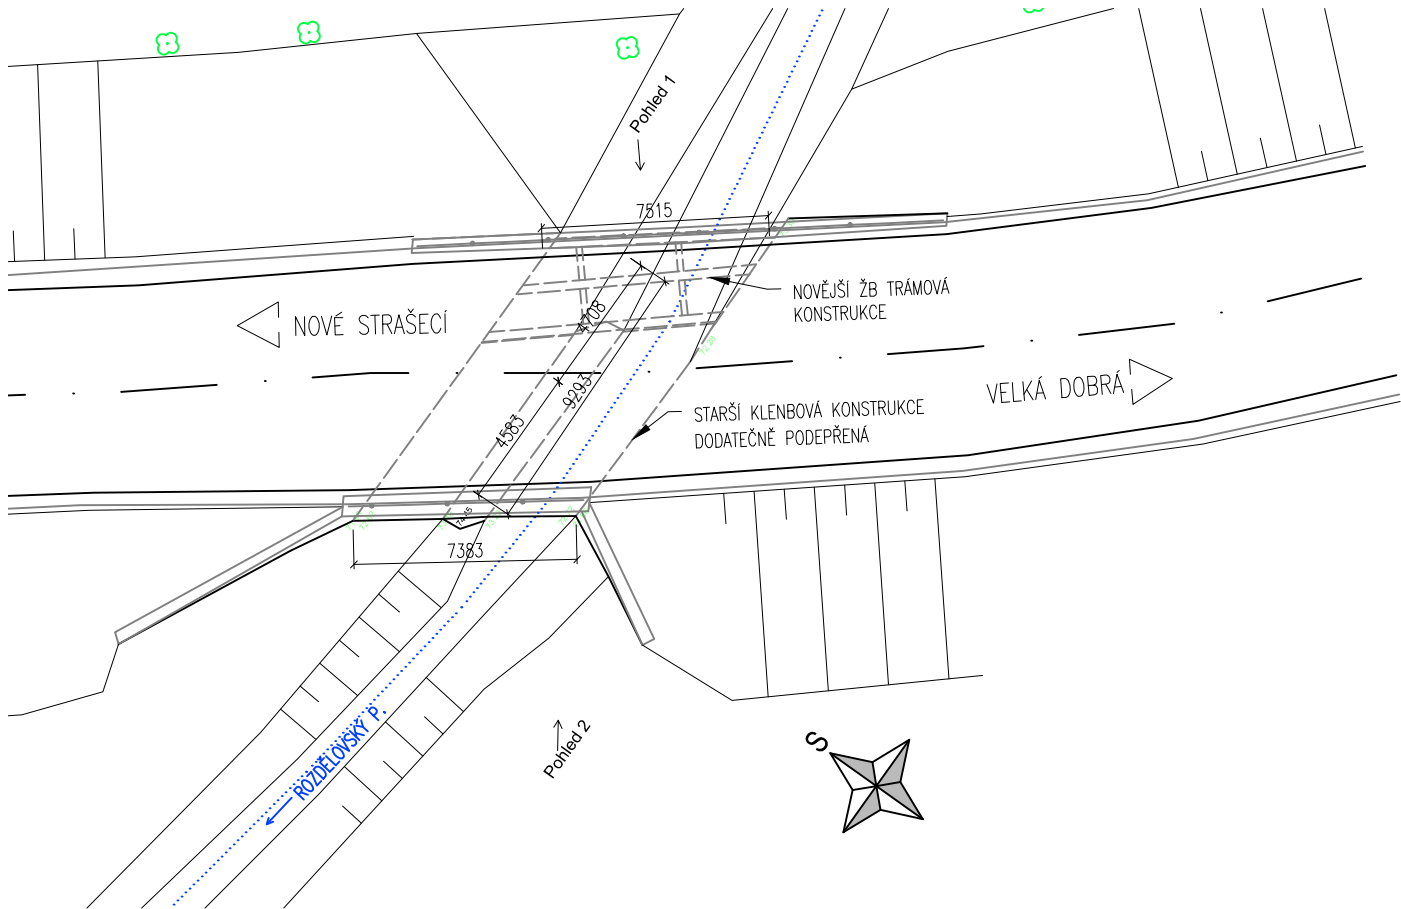

LEGENDA K ZAMĚŘENÍ

- KŘOVÍ
- LISTNATÝ STROM
- PARKOVÁ OPRAVA
- SVISLÉ DOPRAVNÍ ZNAČENÍ
- STOŽÁR
- KANALIZACE – NEROZLIŠENÁ
- VODOVOD – NEROZLIŠENÝ
- VEDENÍ VO – NADZEMNÍ
- VEDENÍ VO – PODZEMNÍ
- VEDENÍ NN – NADZEMNÍ
- VEDENÍ NN – PODZEMNÍ
- VEDENÍ NN – SKUTEČNÉ PROVEDENÍ
- VEDENÍ VN – NADZEMNÍ
- VEDENÍ VN – PODZEMNÍ
- SDĚLOVACÍ KABELY – NADZEMNÍ
- SDĚLOVACÍ KABELY – PODZEMNÍ
- PLYNOVÉ VEDENÍ
- ZABRADLÍ, OPLOCENÍ

C.

Souřadnicový systém JTSK

SO 204

Výškový systém Bpv



projektová, pr zkumná a konzulta ní spole nost

PUDIS a.s., Nad Vodovodem 2/3258, 100 31 Praha 10
tel.: +420 267 004 111, www.pudis.cz, info@pudis.cz

Vypracoval: Ing. Jana Sýkorová	Hlavní inženýr projektu: Ing. Jan Petr	Investor: Středočeský kraj Zborovská 11 150 21 Praha 5
	Výrobní ředitel: Ing. Jan Vlček	
Odpovědný projektant: Ing. Zdeněk Podráský, CSc.	Ředitel společnosti: Ing. Martin Höfler	
Číslo zakázky: 1-6060-0001-02	Datum: 05/2018	
Akce: II/606 Velká Dobrá – Nové Strašecí, rekonstrukce silnice a mostů	Měřítko: 1:100, 1:250	Formát: 3x A4
	Stupeň: PDPS	Souprava:
Příloha: SO 204 – Most ev. č. 606-010 (km 1,763) STÁVAJÍCÍ STAV	Číslo přílohy: 2	