


PŮDORYS VÍCEÚČELOVÉHO HŘIŠTĚ

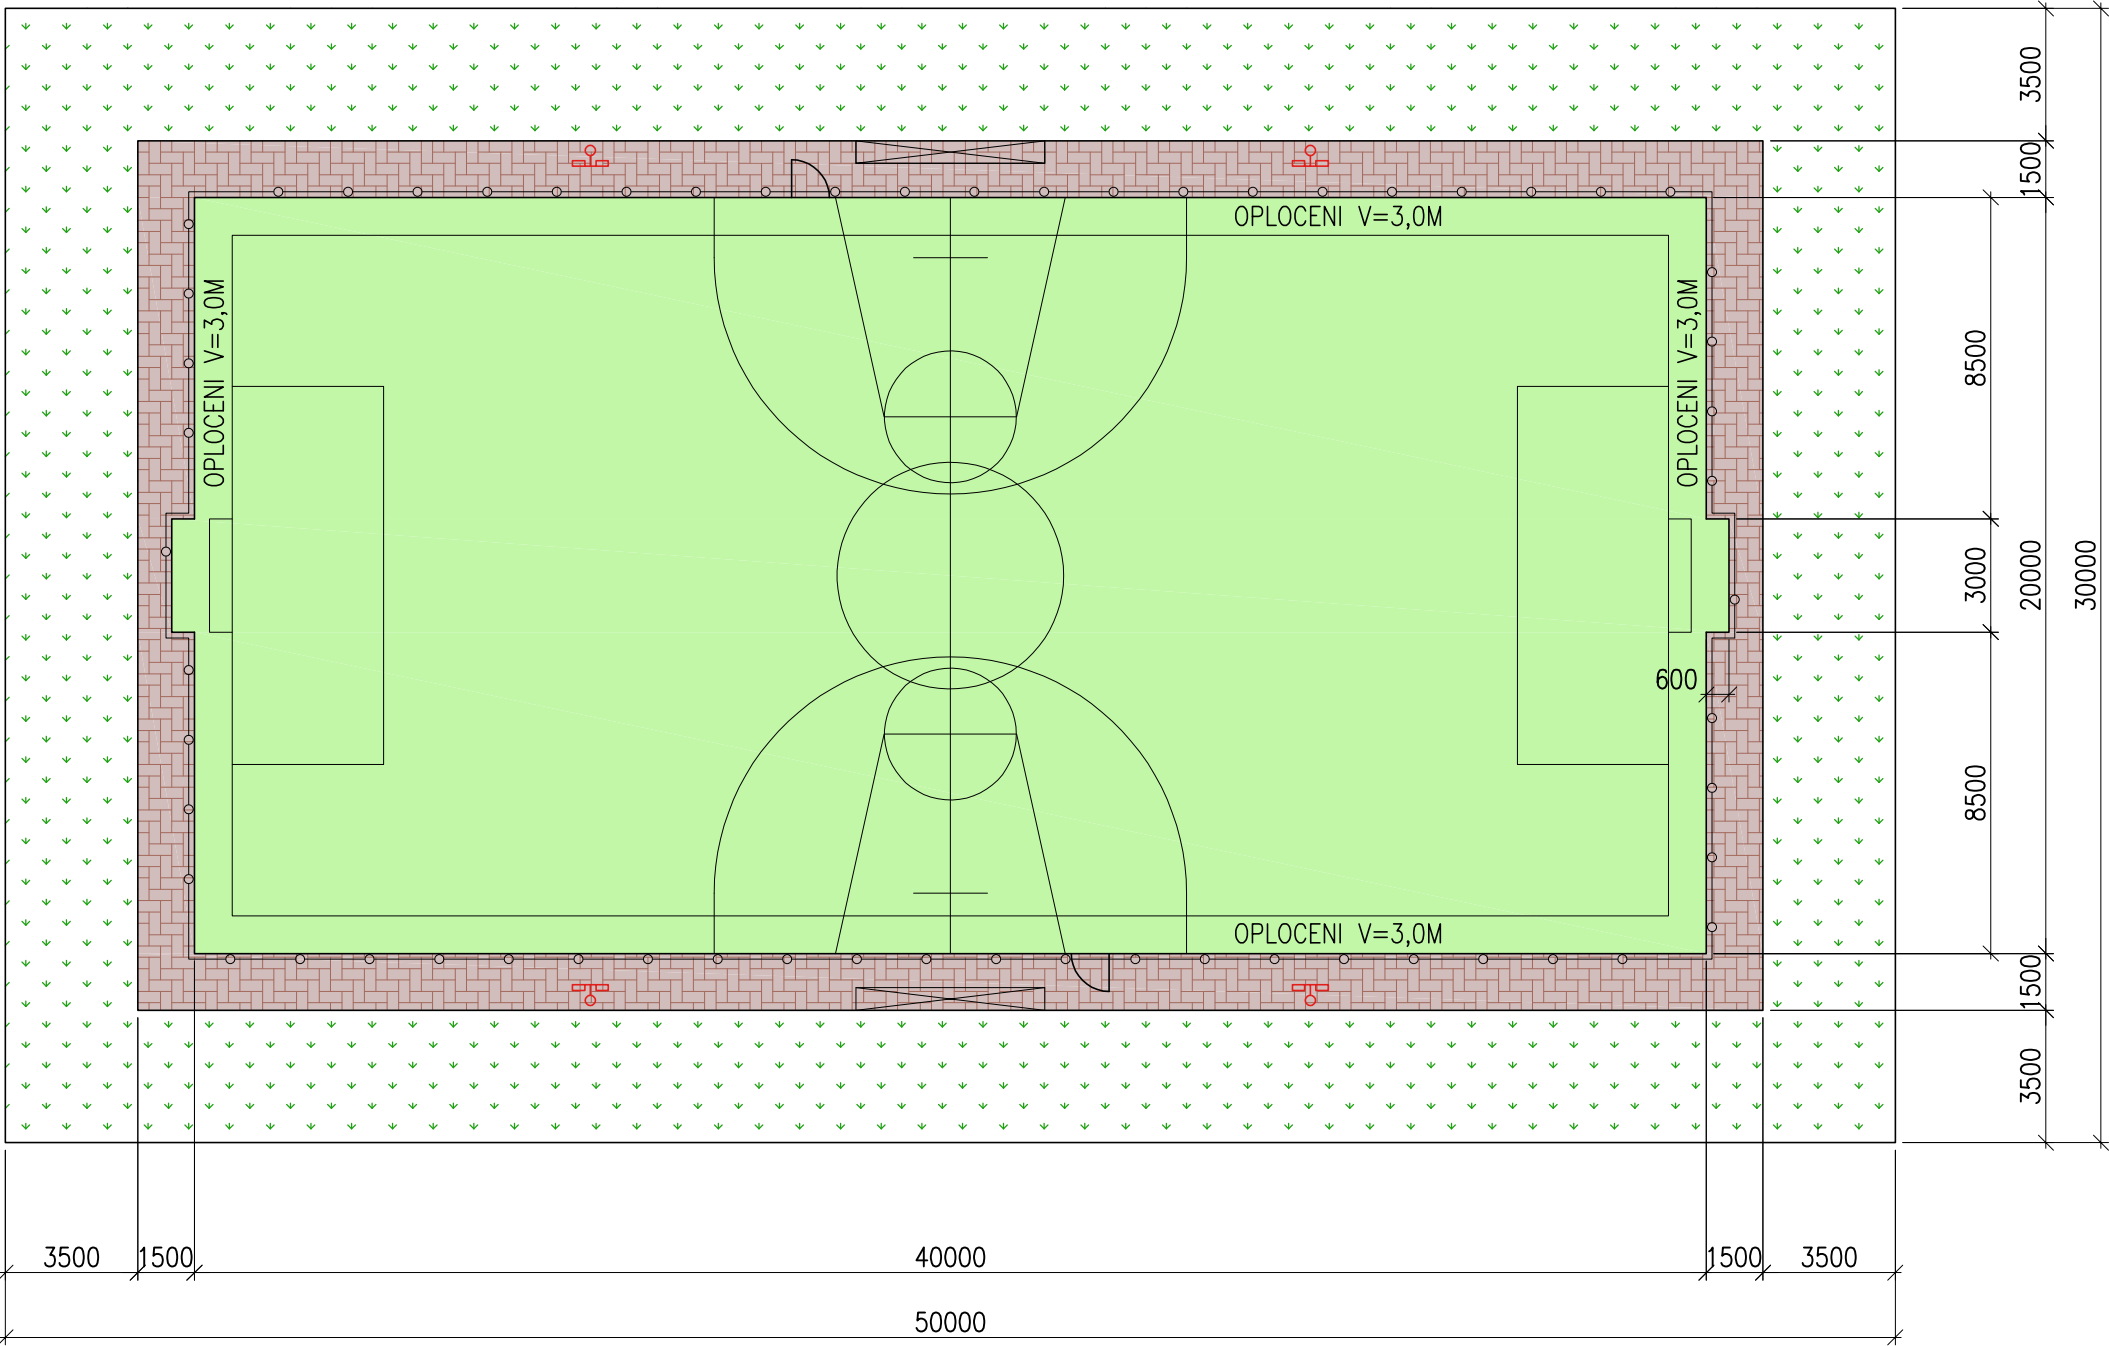

LEGENDA

- UMĚLÝ TRÁVNÍK
- ZÁMKOVÁ DLAŽBA
- TRÁVNÍK
- OPLOCENÍ HŘIŠTĚ V=3,0M; MANTINEL V=1,0M + SÍŤ V=2,0M
- UMĚLÉ OSVĚTLENÍ – TELESKOPICKÝ STOŽÁR

Akce: VÍCEÚČELOVÉ HŘIŠTĚ						
Místo		K.Ú. Vlašim, parc. č. 361/19				
Stavebník		Středočeský kraj, Zborovská 11, 150 21 Praha 5				
Zodpovědný projektant:		Vypracoval:		ING. MILOŠ ZELENKA autorizace v oboru pozemní stavby ČKAIT: 0009313 OKRUŽNÍ 1846, 258 01 VLAŠIM		
ING. MILOŠ ZELENKA		TOMÁŠ ČERNÝ				
e-mail: zelenkamilos@email.cz		tel.: +420 608 956 958				
Formát:	3x A4	Datum:	08/2018	Archivní č.:	1P-08/2018	Měřítko: 1:200 Č.V. D.1.1 Paré č.
Stupeň:	DSŘ	Část dokumentace:		STAVEBNĚ KONSTRUKČNÍ		
Obsah: PŮDORYS VÍCEÚČELOVÉHO HŘIŠTĚ						