



SO.101 - KOMUNIKACE III/27212

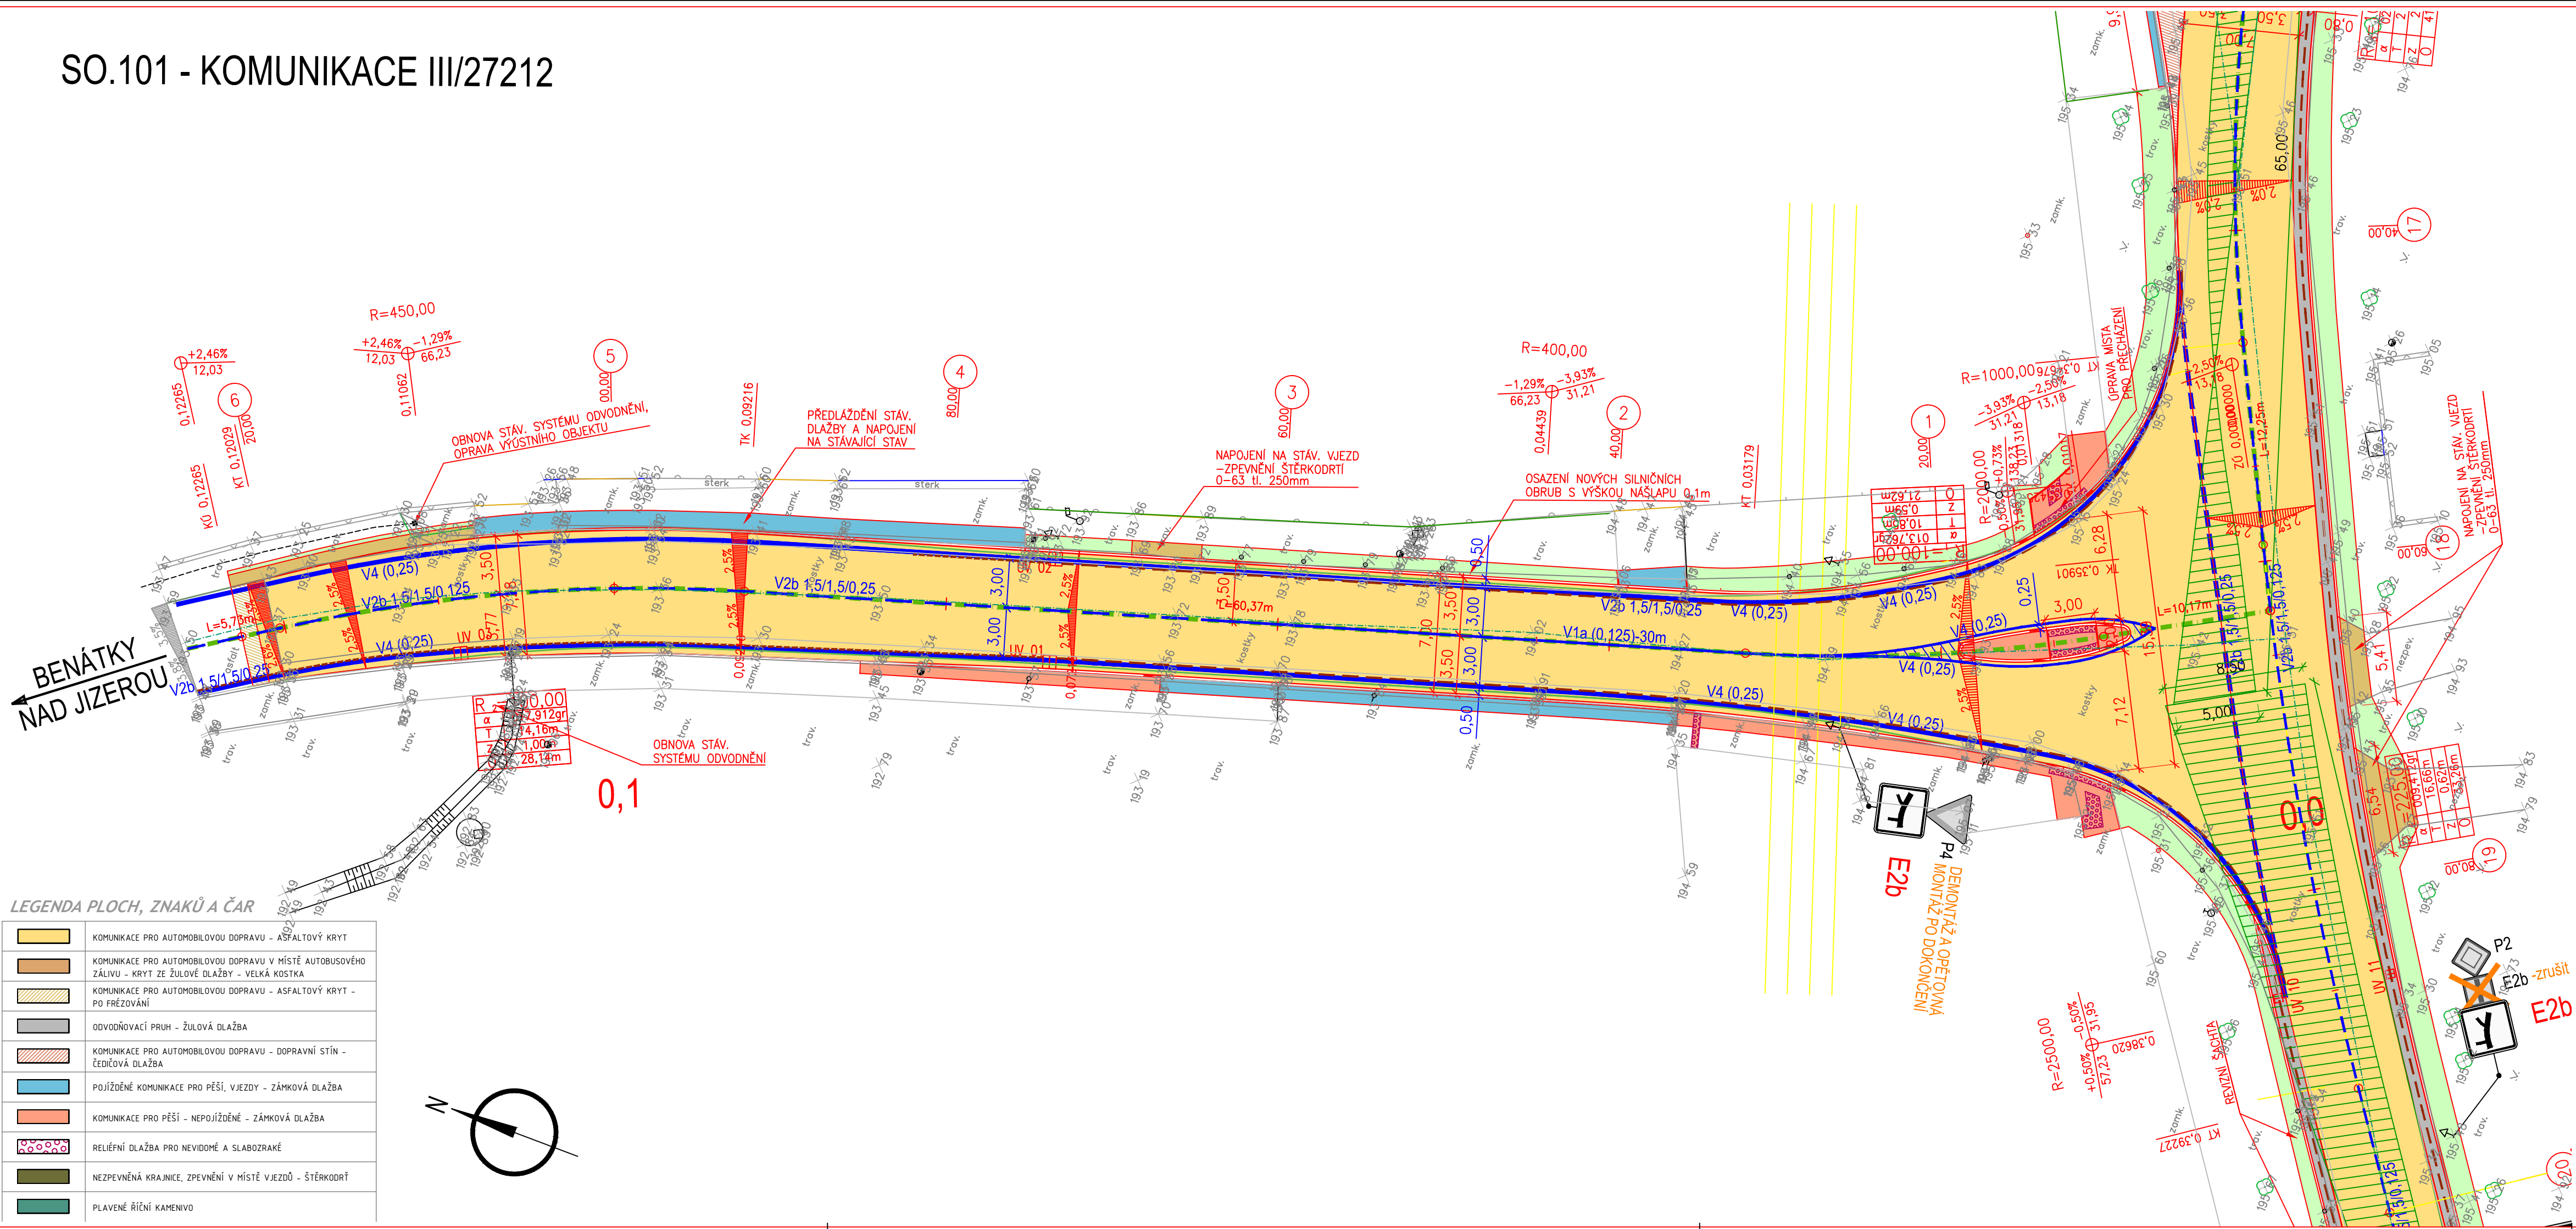

KLAD LISTŮ

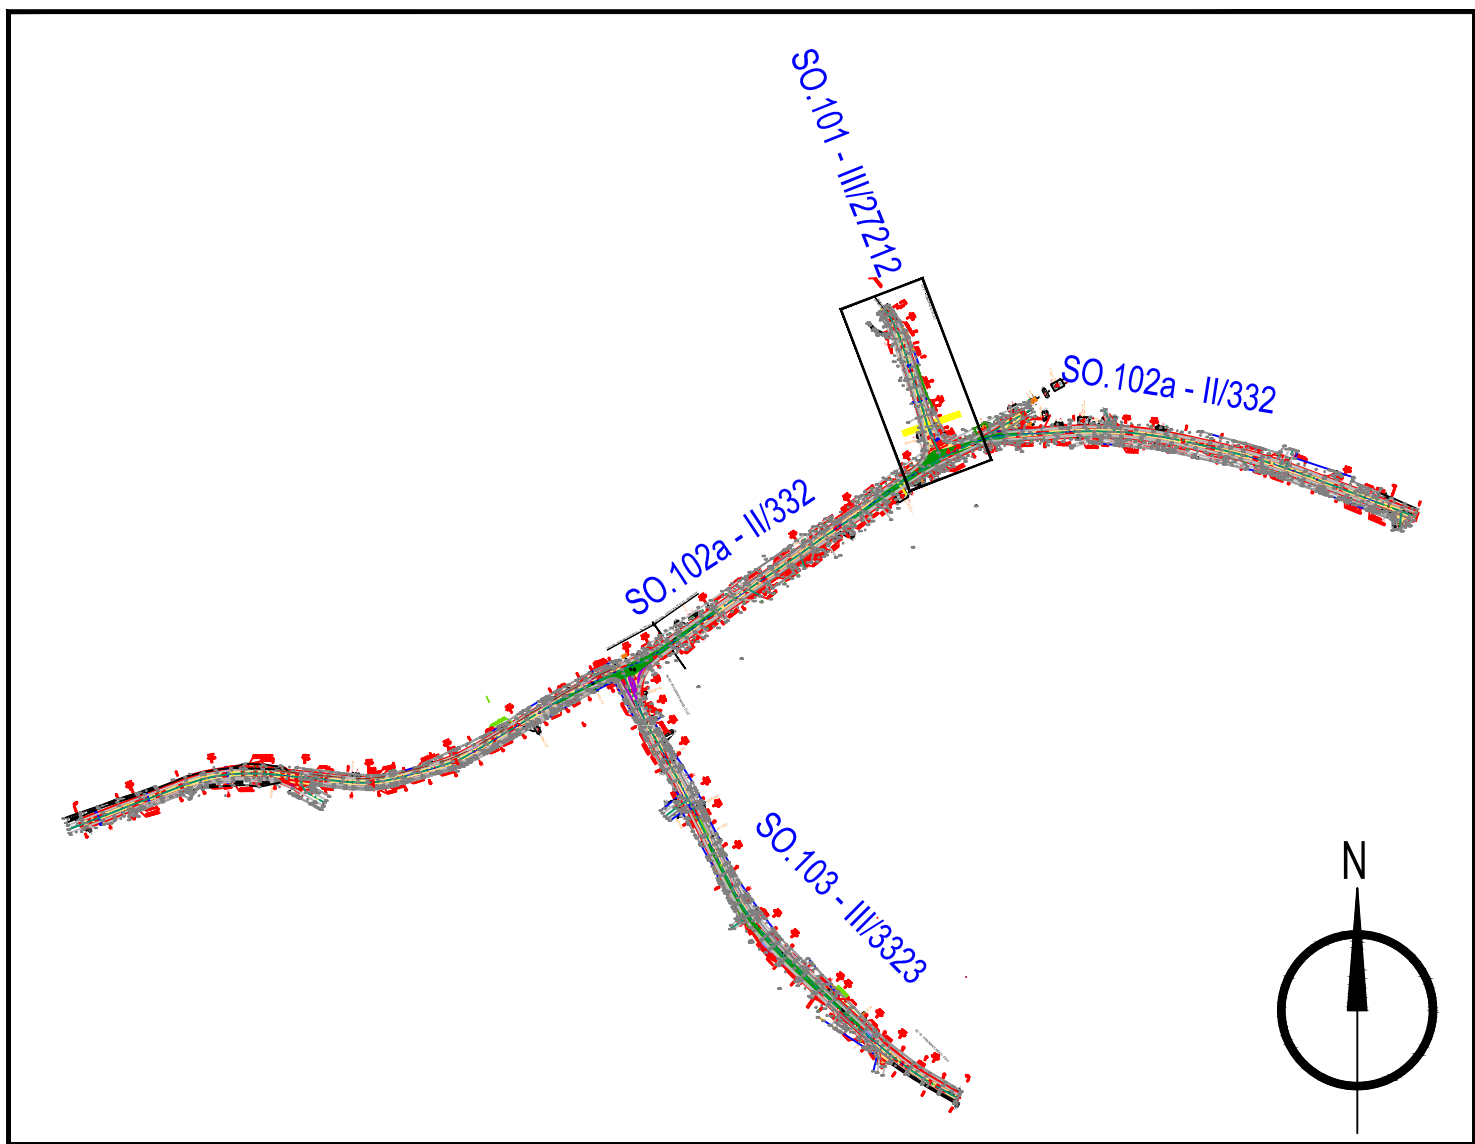

SOUŘADNICOVÝ SYSTÉM: S-JTSK
VÝŠKOVÝ SYSTÉM: BpV
!!!PŘED ZAPOČETÍM STAVEBNÍCH PRACÍ SI MUŠÍ ZHOTOVITEL NECHAT VYTÝČIT EXISTUJÍCÍ INŽENÝRSKÉ SÍTĚ!!!

Objednatel	Krajská správa a údržba silnic Středočeského kraje přísp. org. Zborovská 11, Praha 5, 150 21
------------	--

Reditel ateliéru	Zodpovědný projektant	Tech. kontrola	Vypracoval	CR PROJECT CONSTRUCTION & ROADS CR PROJECT s.r.o., IPOD BORKOV 319, 293 01 Mladá Boleslav tel.: +420 326 700 666 GSM GATE: +420 686 602 039 fax: +420 326 700 665 e-mail: info@crproject.cz URL: http://www.crproject.cz
Ing. Jiráček J.	Ing. Neudertová V.	Ing. Jiráček J.	Ing. Neudertová V.	
slavba:				HIP: Ing. Vladimíra Neudertová
II/332, III/27212, III/3323 STRAKY				číslo zakázky: 2016-037
část: C – STAVEBNÍ ČÁST				stupeň dokumentace: PDPS
objekt: SO.101 - KOMUNIKACE III/27212				datum: 08.2018
obsah: PODROBNÁ SITUACE				měřítko: 1:250 formát: 4xA4
výkres číslo:				výtisk číslo:
název dig.souboru: Situace_Straky_revize04_2018_VL.dwg				číslo přílohy: C_SO.101-02