


LEGENDA POTRUBÍ:

- HRDLOVÉ ODPADNÍ KG A HT POTRUBÍ
- NOVODUROVÉ PŘÍPOJOVACÍ POTRUBÍ
- DEŠŤOVÁ KANALIZACE – SPÁD 1%

LEGENDA ZP:

- UMYVADLO NA STĚNU
- KLOZET ZÁVĚSNÝ S MONTÁŽNÍM PRVKEM
- UMYVADLO NA STĚNU PRO IMOBILNI
- KLOZET ZÁVĚSNÝ S MONTÁŽNÍM PRVKEM PRO IMOBILNI
- DŘEZ NEREZOVÝ
- PŘEČERPÁVACÍ SPLAŠKOVÁ ŠACHTA DN800 S ČERPADLEM

Všecké navržené zařízení předměty budou bílé barvy.  
Přesné typy jednotlivých zařízení předmětů budou upřesněny podle požadavku investora a architekta !!!

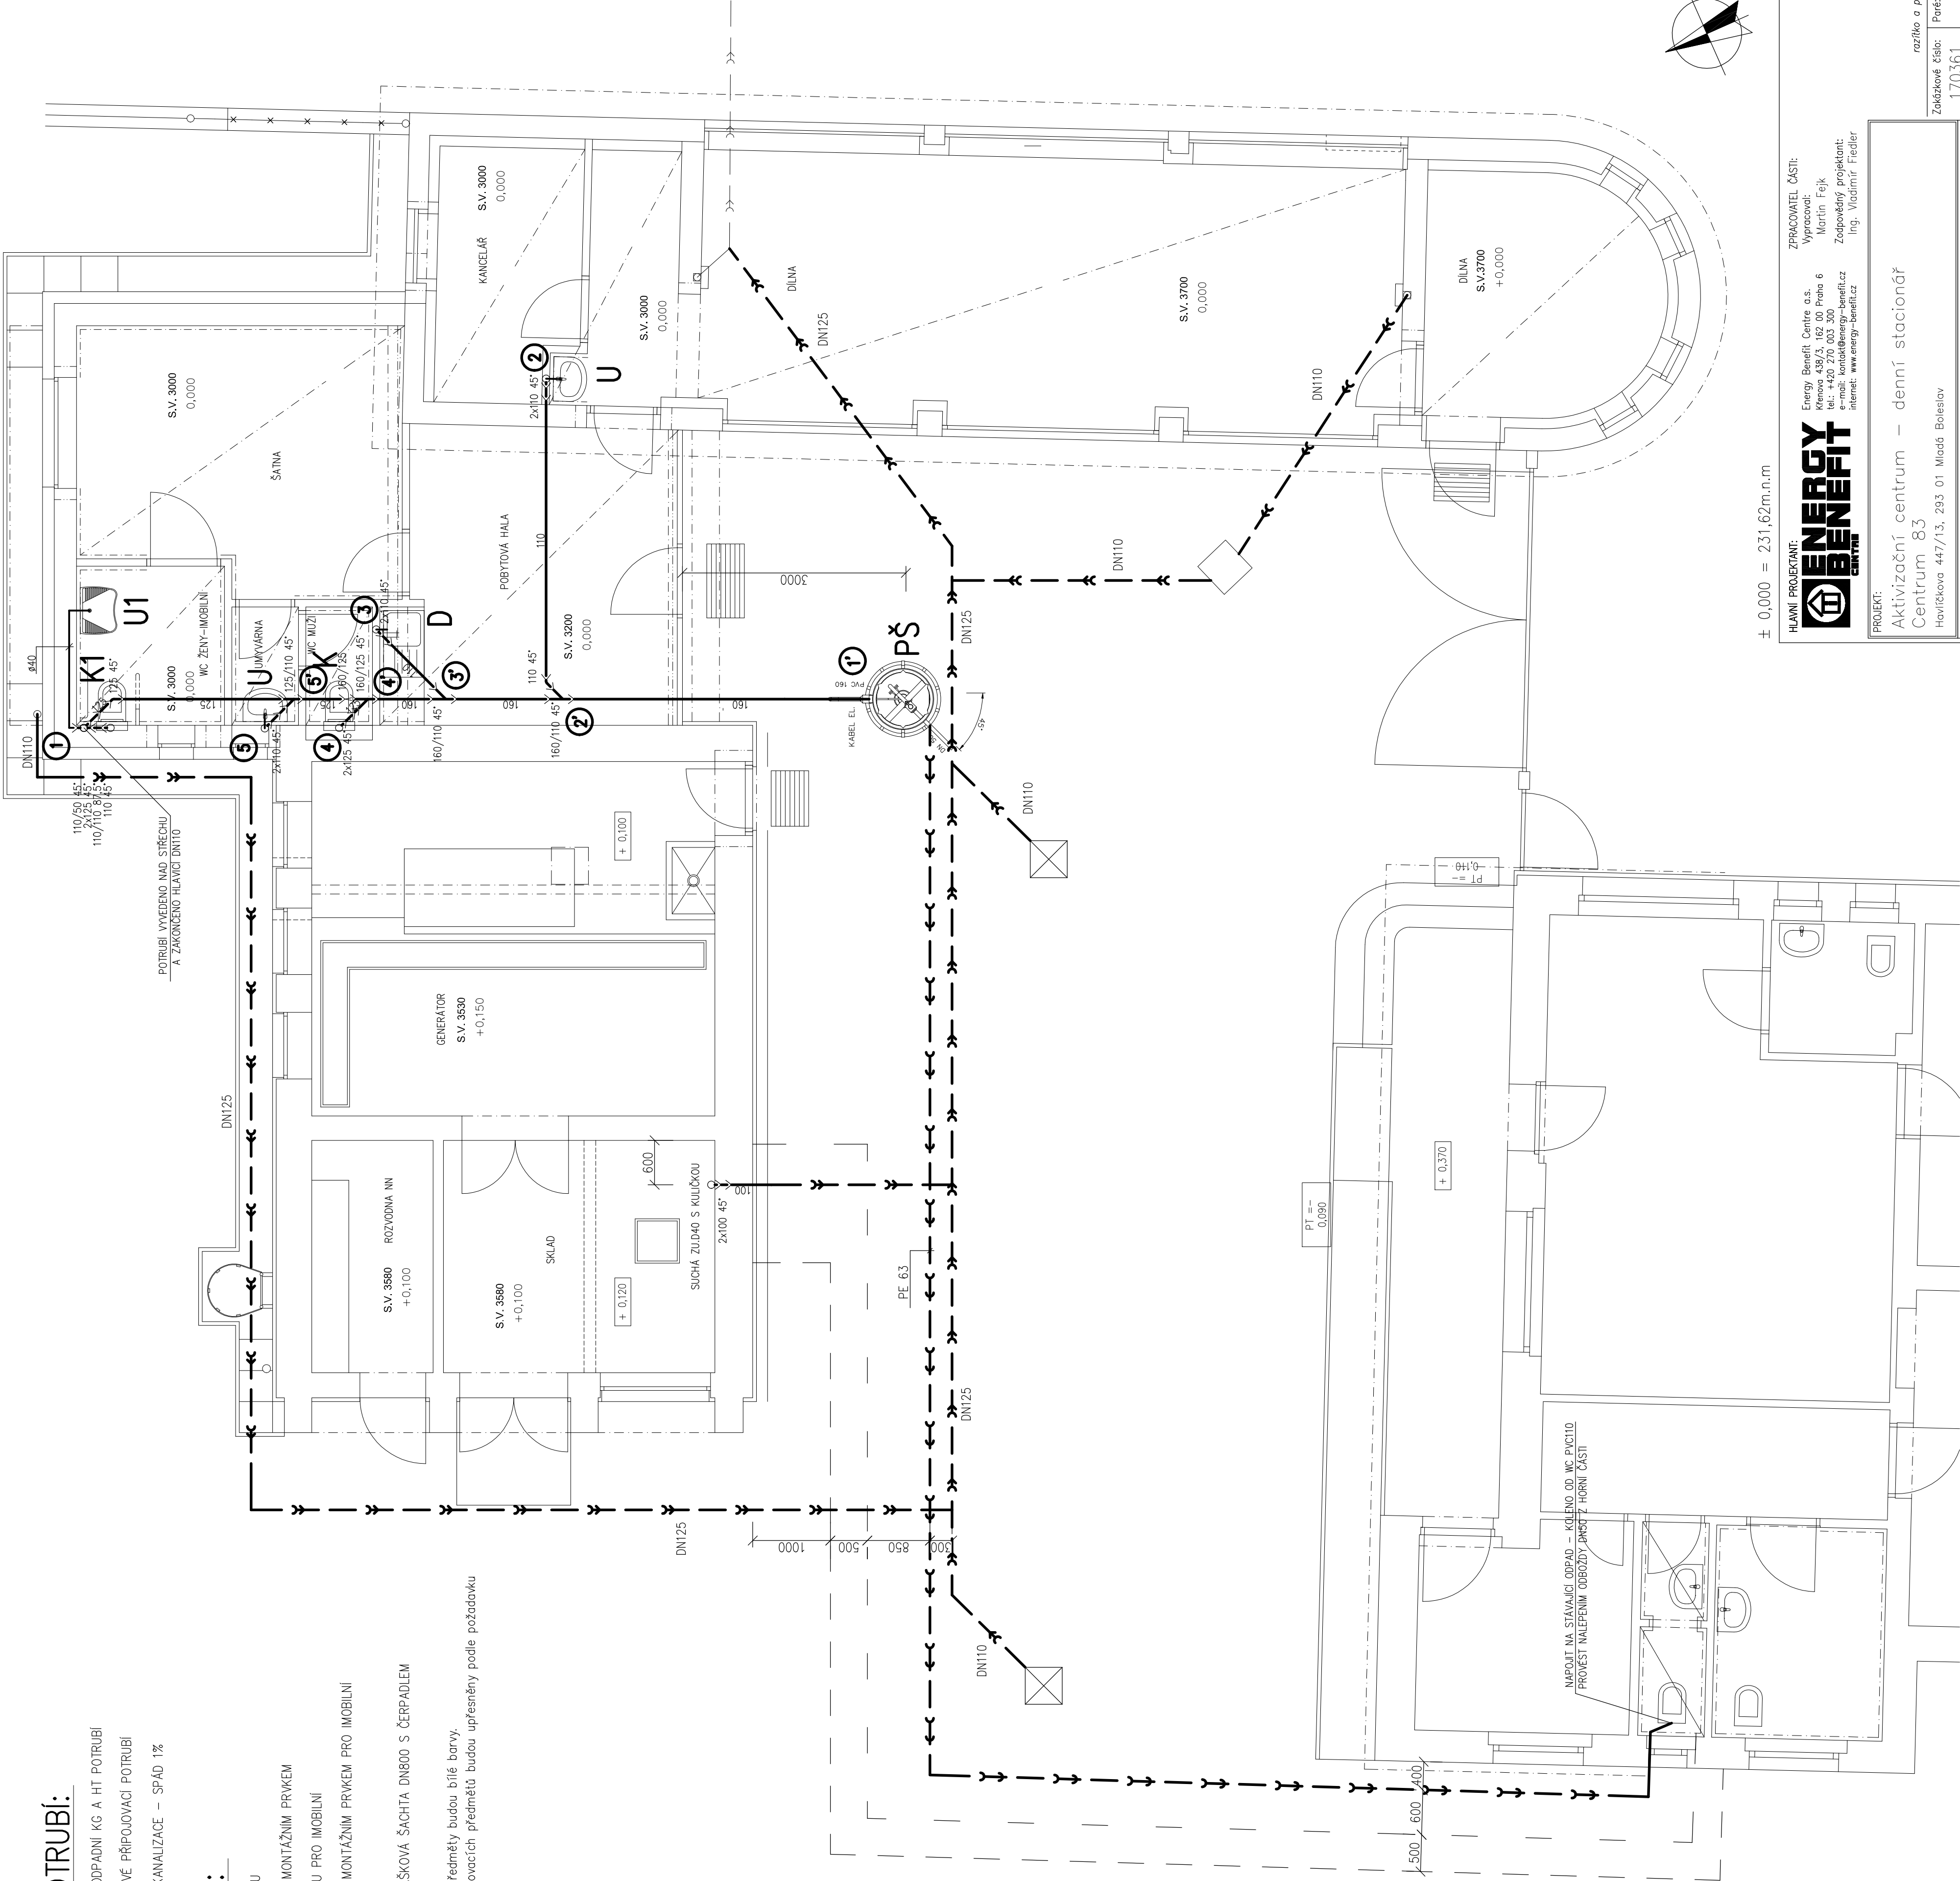

± 0,000 = 231,62m.n.m

**Hlavní projektant:**  
Energy Benefit Centre a.s.  
Křemena 439/3, 162 00 Praha 6  
IČ: 252 200 222  
e-mail: [kontakt@energy-benefit.cz](mailto:kontakt@energy-benefit.cz)  
internet: [www.energy-benefit.cz](http://www.energy-benefit.cz)

**Zpracovatel části:**  
Výpracoval:  
Martin Fejk  
Ing. Vladimír Fiedler

**Projekt:**  
Aktivizační centrum – denní stacionář  
Centrum 83  
Havířkova 447/13, 293 01 Mladá Boleslav

**Stavebník:**  
Centrum 83, poskytovatel sociálních služeb  
Václavkova 950/II, 293 01 Mladá Boleslav

**Část, profese:**  
ZDRAVOTNÍ TECHNIKA

**Výkres:**  
PŮDORYS 1.NP – KANALIZACE

**Zakázkové číslo:**  
170361

**Datum:**  
02/2018

**Číslo:**  
D.1.4.1

**Stupeň:**  
DPS

**Číslo:**  
00

**Formát:**  
3x44

**Měřítko:**  
1:50

**razítko a podpis**  
Paré:  
170361