


ŘEZ A-A

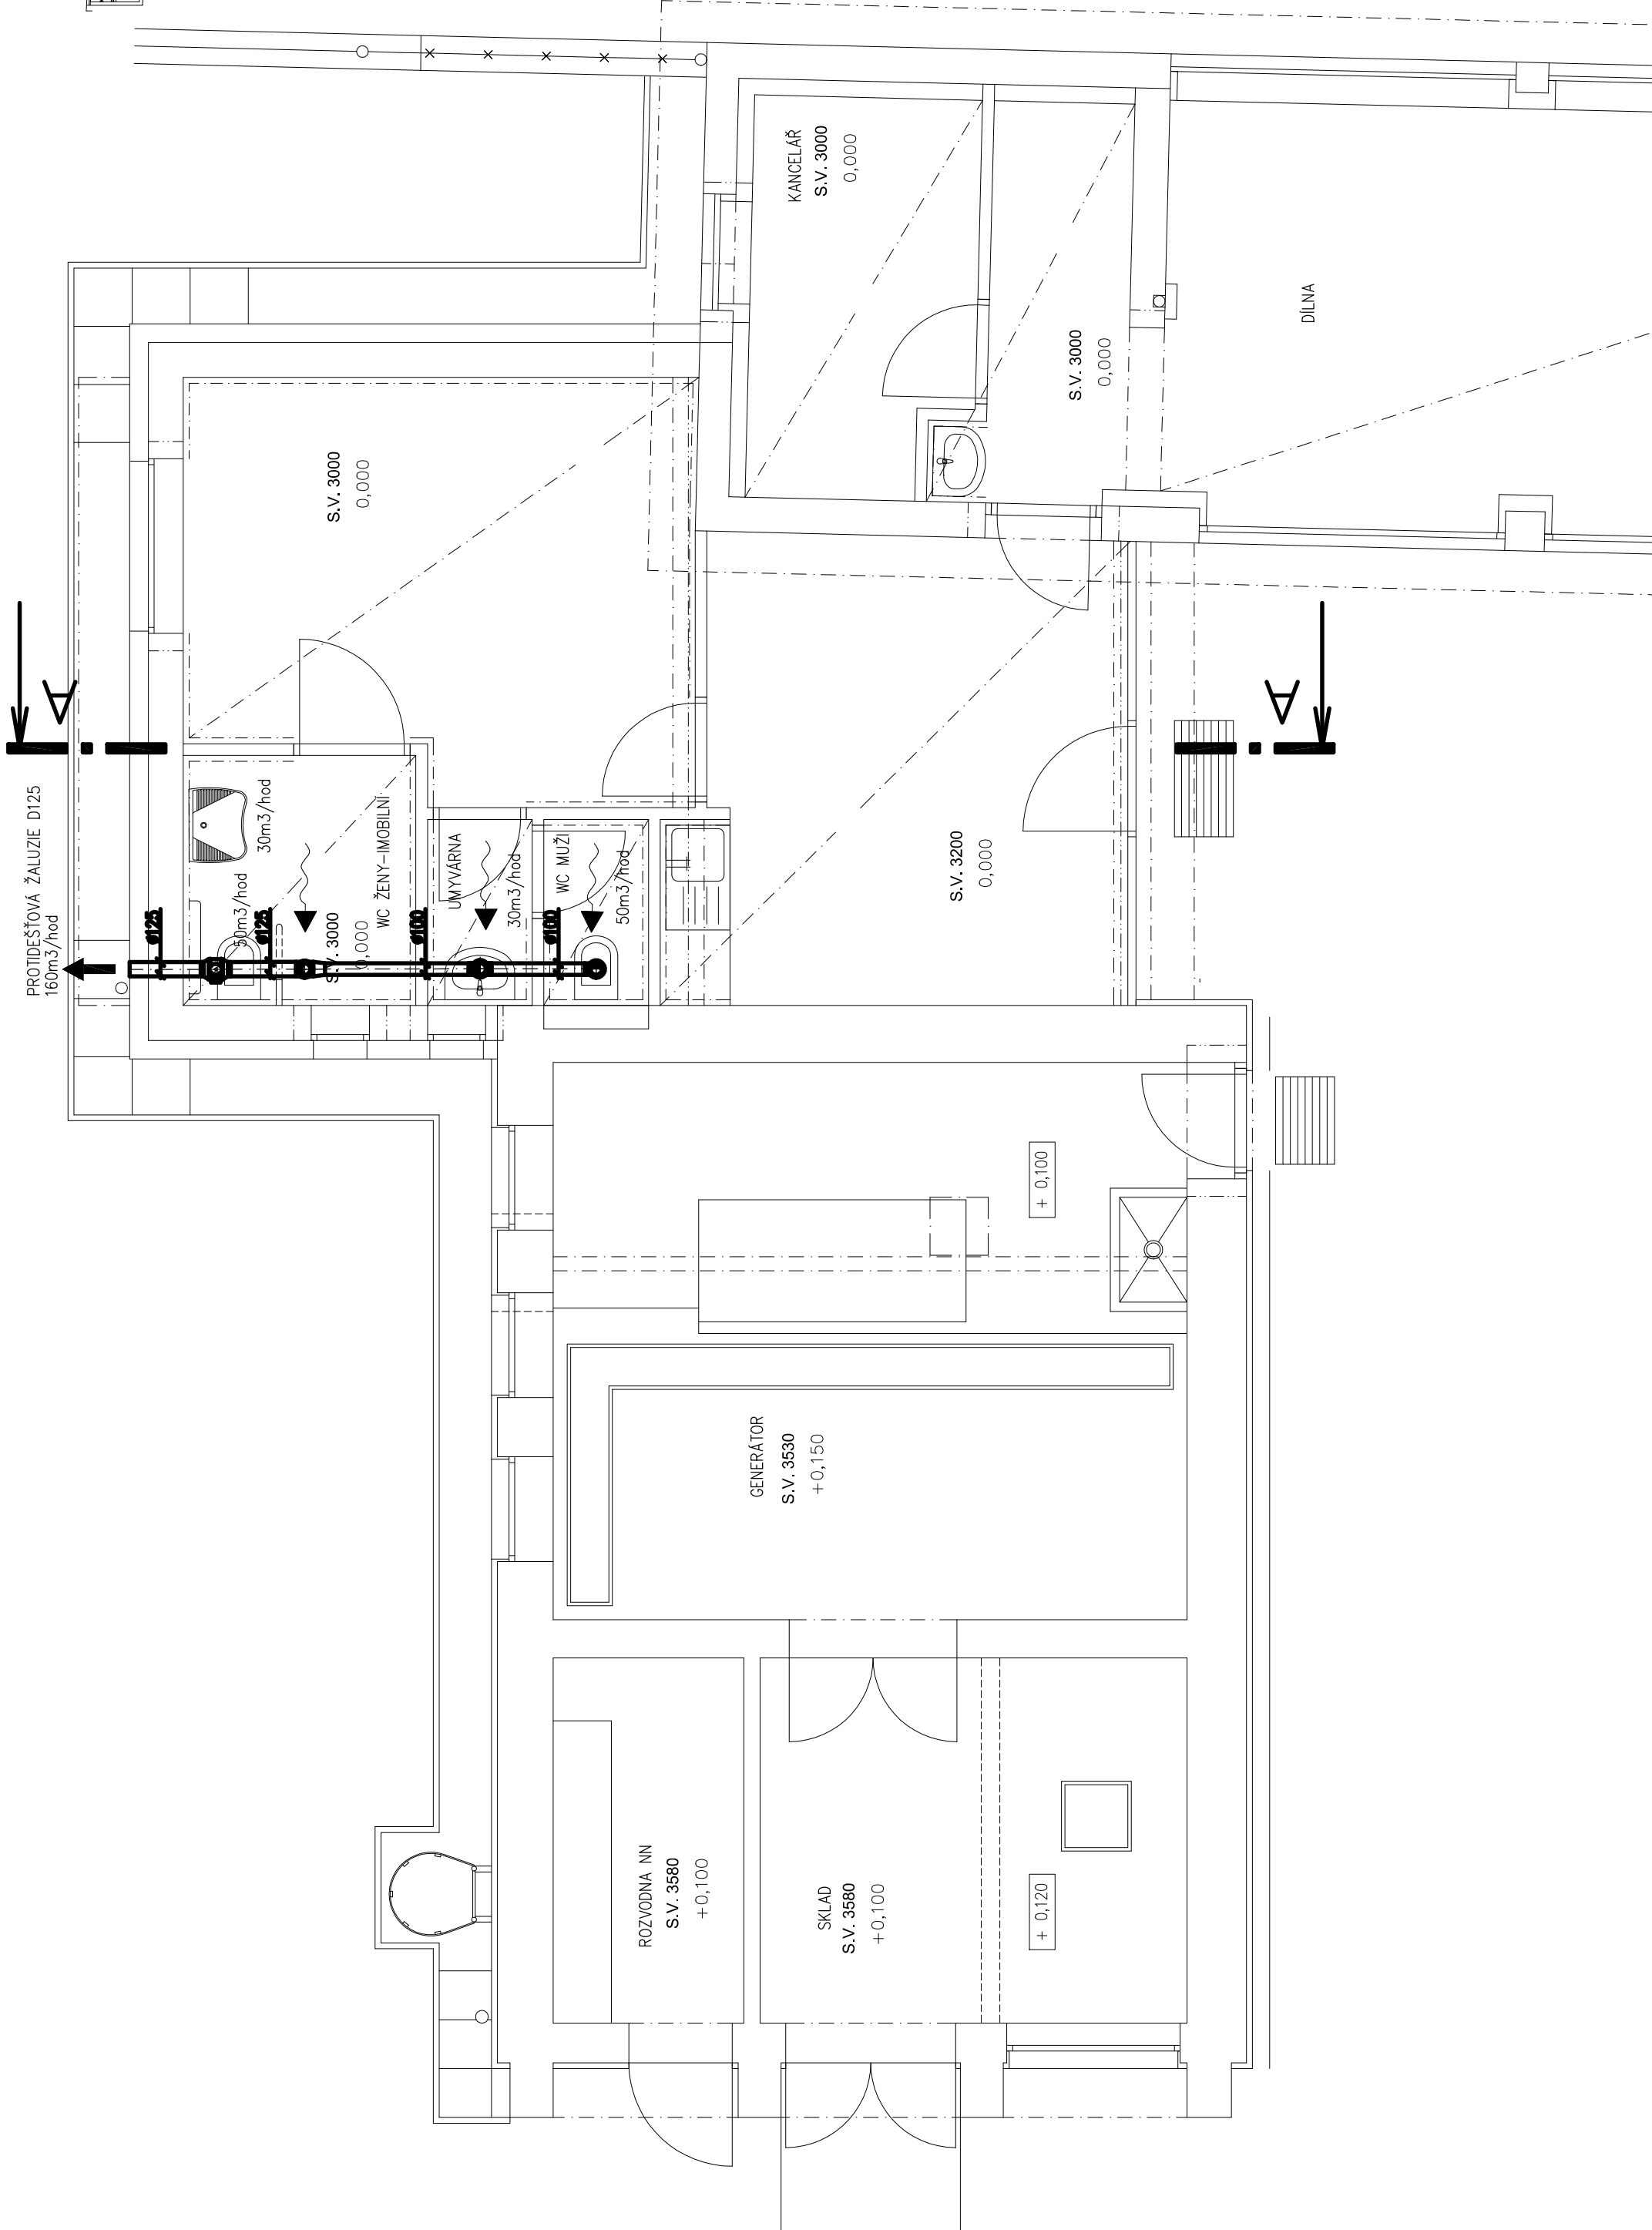


LEGENDA:

POTRUBNÍ VENTILÁTOR O PARAMETRECH 160m³/hod; 100Pa

POTRUBÍ OCELOVÉ SPIRÁLNĚ VINUTÉ – SPIRO

± 0,000 = 231,62m.n.m

HLAVNÍ PROJEKTANT: 	Energy Benefit Centre a.s. Křenova 438/3, 162 00 Praha 6 tel.: +420 270 003 300 e-mail: kontakt@energy-benefit.cz internet: www.energy-benefit.cz		ZPRACOVATEL ČÁSTI: Vypracoval: Martin Fejk Zodpovědný projektant: Ing. Vladimír Fiedler	
	Projekt: Aktivační centrum – denní stacionář Centrum 83 Havířkova 447/13, 293 01 Mladá Boleslav		Zakázkové číslo: 170361	
Stavebník: Centrum 83, poskytovatel sociálních služeb Václavkova 950/II, 293 01 Mladá Boleslav		Datum: 02/2018		Paré:
Část, profese: VĚTRÁNÍ		Část: D.1.4.3	Stupeň: DPS	Změna: 00
Výkres: PŮDORYS 1.NP		Č.výkr.: 02	Formát: 3xA4	Měřítko: 1:50