


1.NP - P

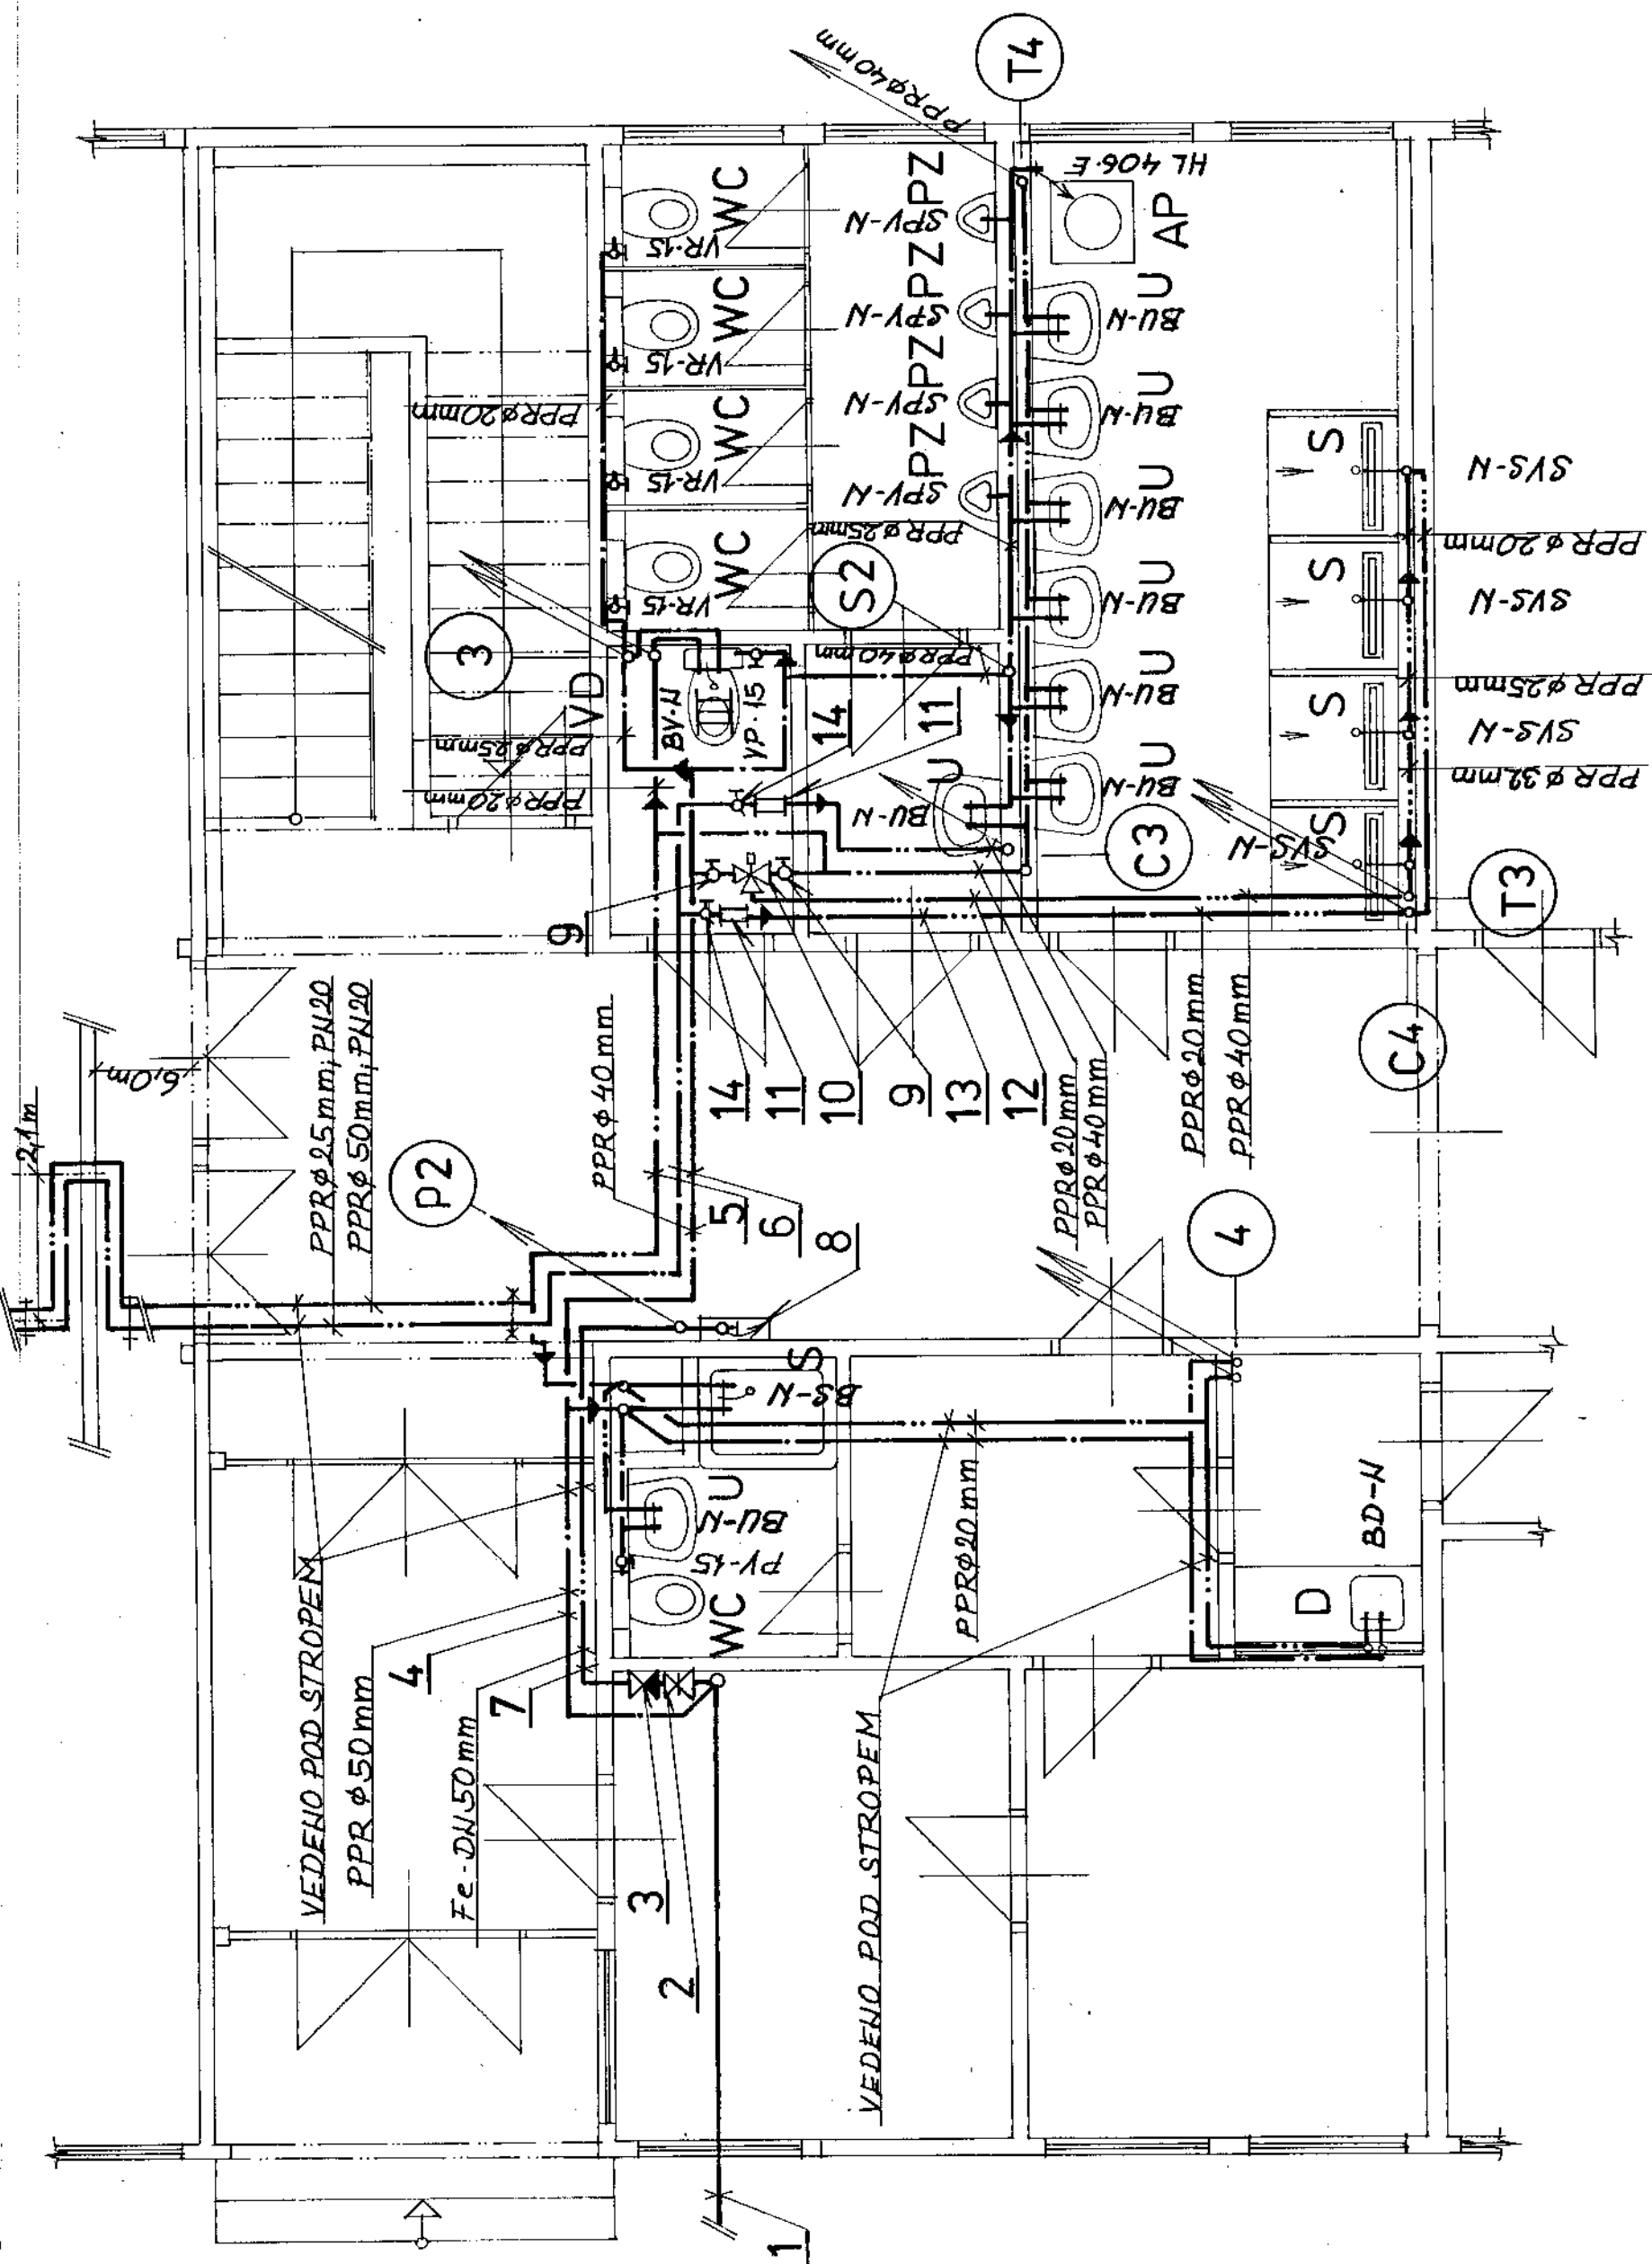

LEGENDY JSOU NA 2. STRANĚ VÝKRESU

PROJEKT ZDRAVOTNÍ TECHNIKY

NÁZEV: DM - ROZVODY VODY v objektu DM ISŠ Jesenice čp 1, 270 33		Č. PARÉ:	
OBSAH: PŮDORYS VNITŘNÍHO VODOVODU 1.NP - vpravo		Č. VÝKRESU: 6	
VYPRACOVAL: L. VONDŘÍČEK	DATUM: V / 2019	MĚŘÍTKO: 1 : 50	