


2.NP - L

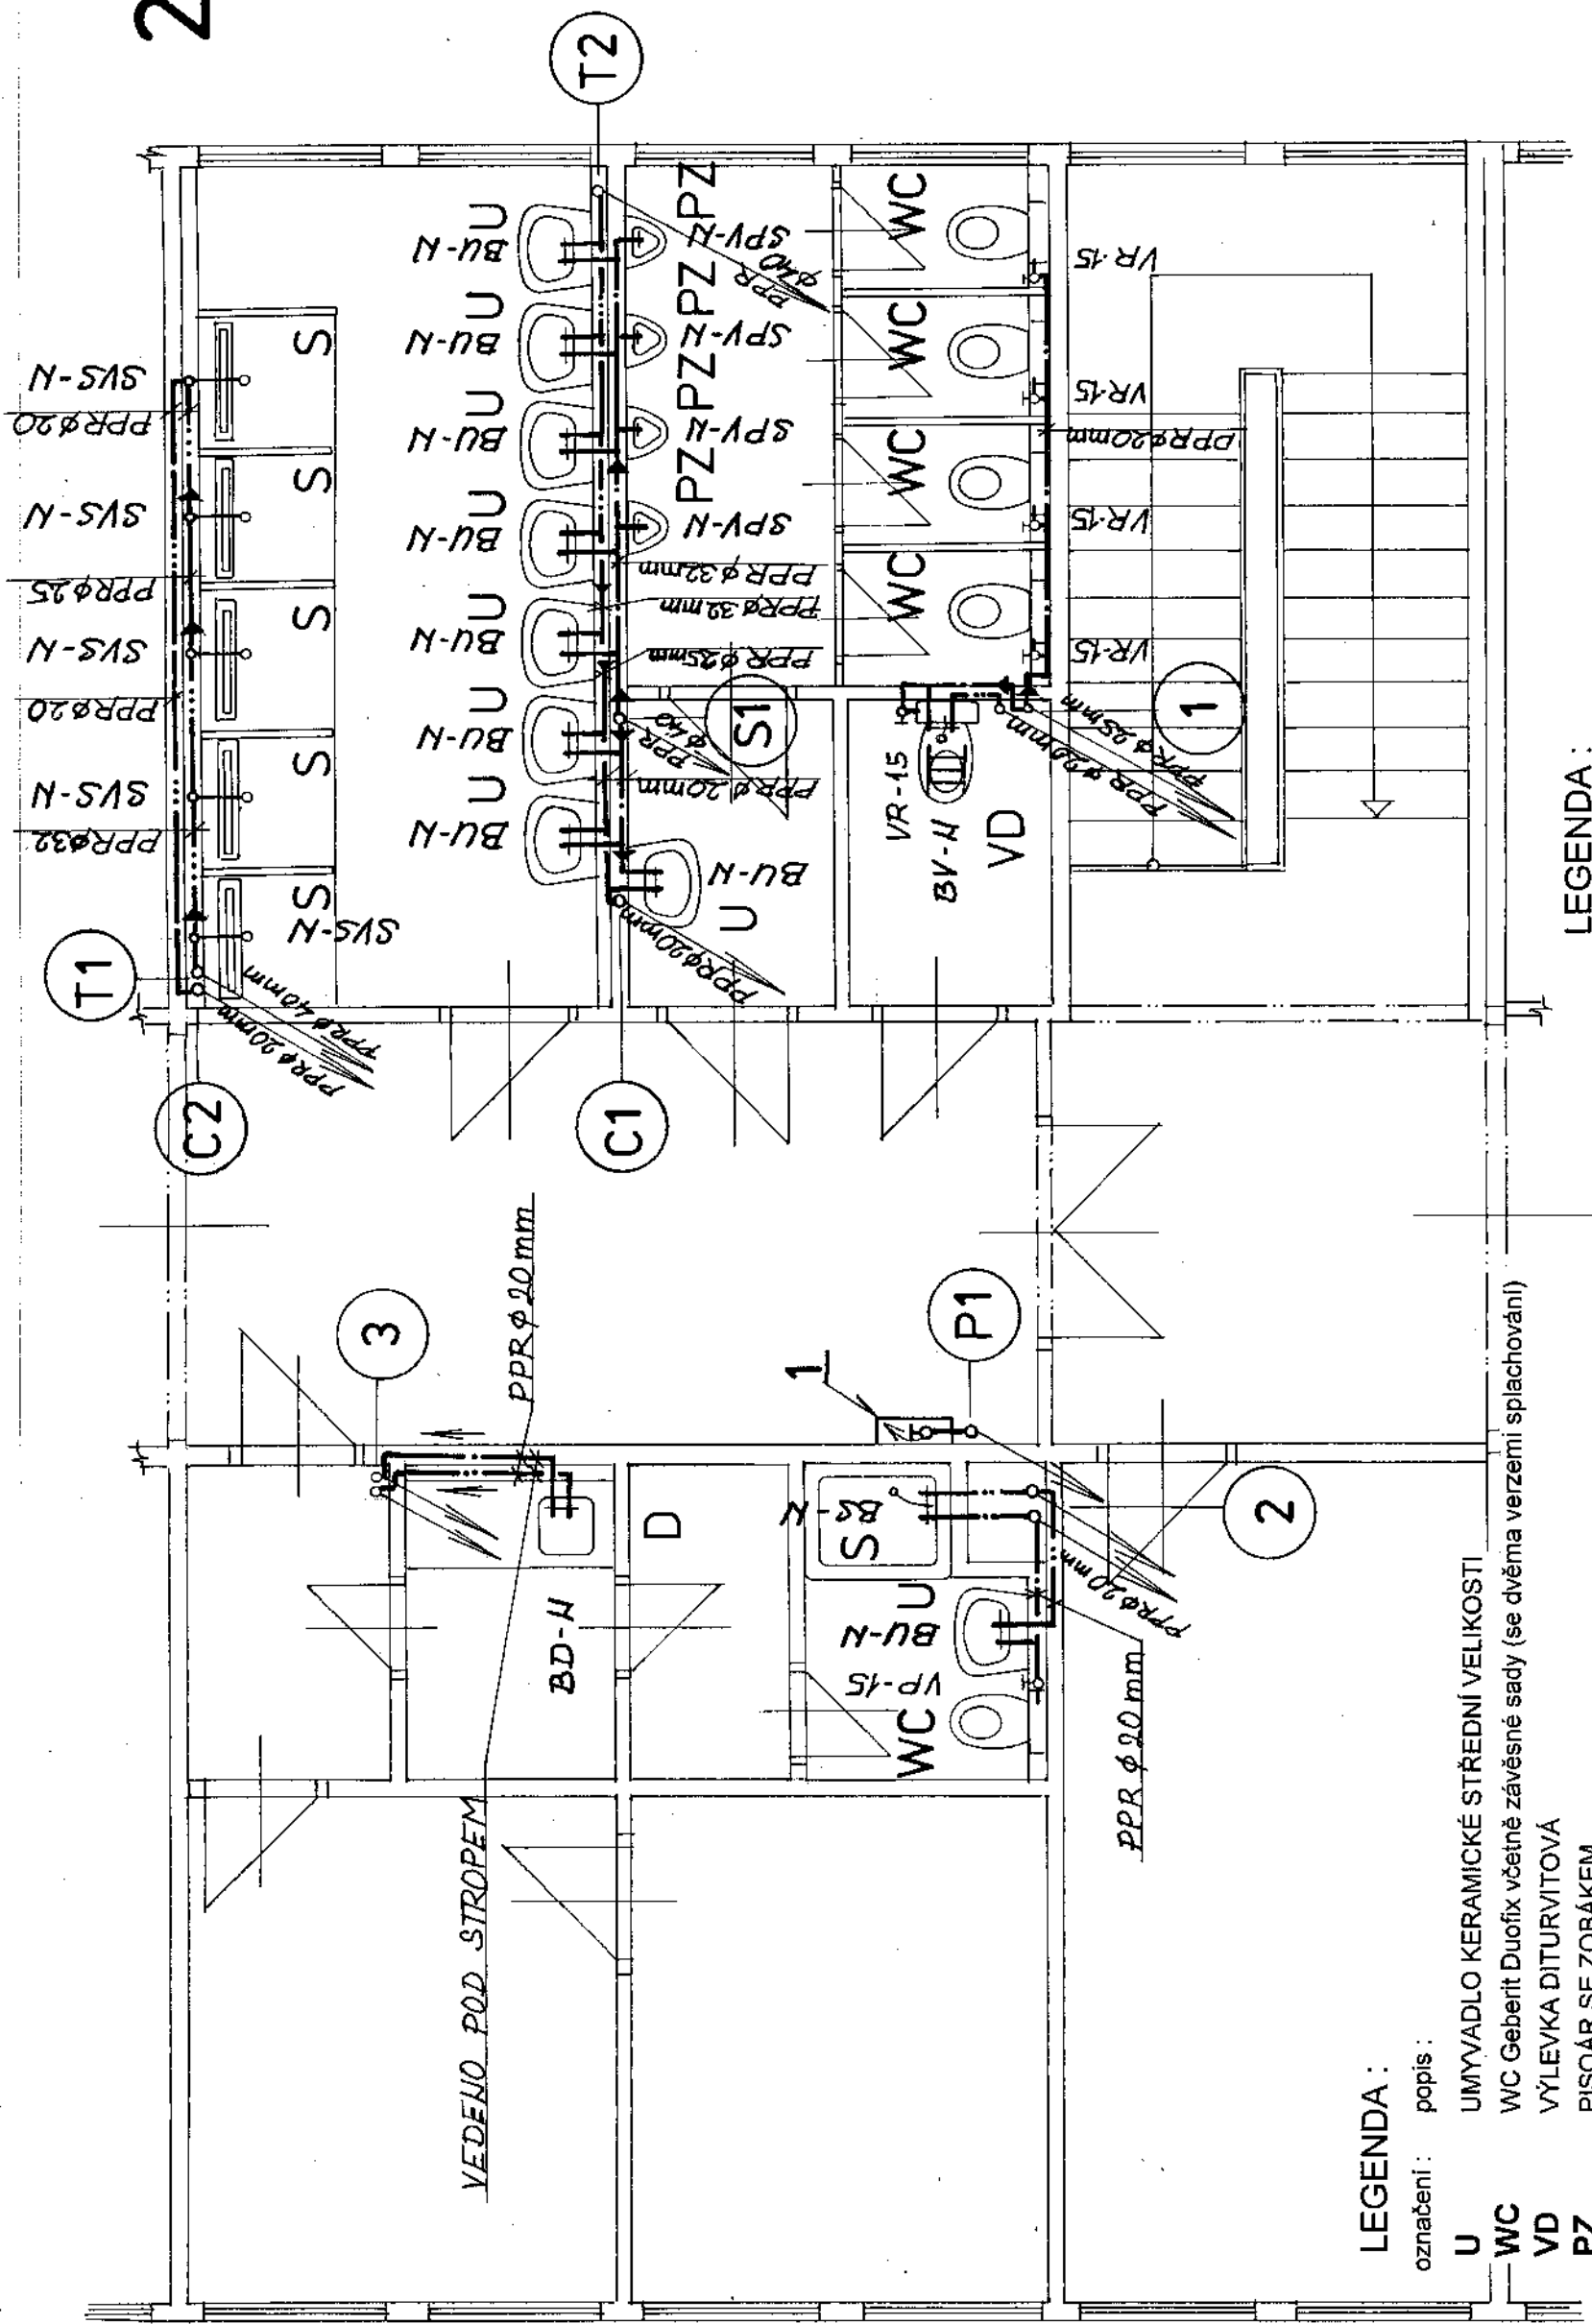

LEGENDA :

označení : popis :

U UMYVADLO KERAMICKÉ STŘEDNÍ VELIKOSTI

WC WC Geberit DuoFix včetně závěsné sady (se dvěma verzemi splachování)

VD VÝLEVKÁ DITURVITOVÁ

PZ PISOÁR SE ZOBÁKEM

S SPRCHA 1000/800 mm (sólová, řadové jsou dlažba + podlahová vpust)

BU-N BATERIE UMYVADLOVÁ - NÁSTĚNNÁ

BS-N BATERIE SPRCHOVÁ - NÁSTĚNNÁ

BV-N VÝLEVKOVÁ BATERIE - NÁSTĚNNÁ (jako vanová baterie)

SPV - N SAMOUZAVÍRACÍ PISOÁROVÝ VENTIL - NÁSTĚNNÝ

SVS - N SAMOUZAVÍRACÍ SPRCHOVÝ PODOMÍTKOVÝ VENTIL - NÁSTĚNNÝ

VR-15 VENTIL ROHOVÝ - PŘIPOJOVACÍ DN 15 mm

PV-15 VENTIL PŘÍMÝ - PŘIPOJOVACÍ DN 15 mm

1 2 SVISLÉ ÚSEKY VODOVODNÍHO POTRUBÍ s SV pitnou a TUV

T1 T2 SVISLÉ ÚSEKY VODOVODNÍHO POTRUBÍ s TEPLOU VODOU

C1 C2 SVISLÉ ÚSEKY CÍRKULAČNÍHO POTRUBÍ TUV

P1 SVISLÝ ÚSEK POŽÁRNÍHO VODOVODU

LEGENDA :

pozice : popis :

1 STÁVAJÍCÍ POŽÁRNÍ HYDRANT C 52

PROJEKT ZDRAVOTNÍ TECHNIKY

C. PARÉ:

AKCE: DM - ROZVODY VODY v objektu DM ISS Jesenice čp 1, 270 33

C. VYKRESUJ:

OSAH: PŮDORYS VNITŘNÍHO VODOVODU 2.NP - vlevo

DATUM: V / 2019

MĚŘÍTKO: 1 : 50

7

VYPRACOVAL: L. VONDŘÍČEK