


1.NP-L

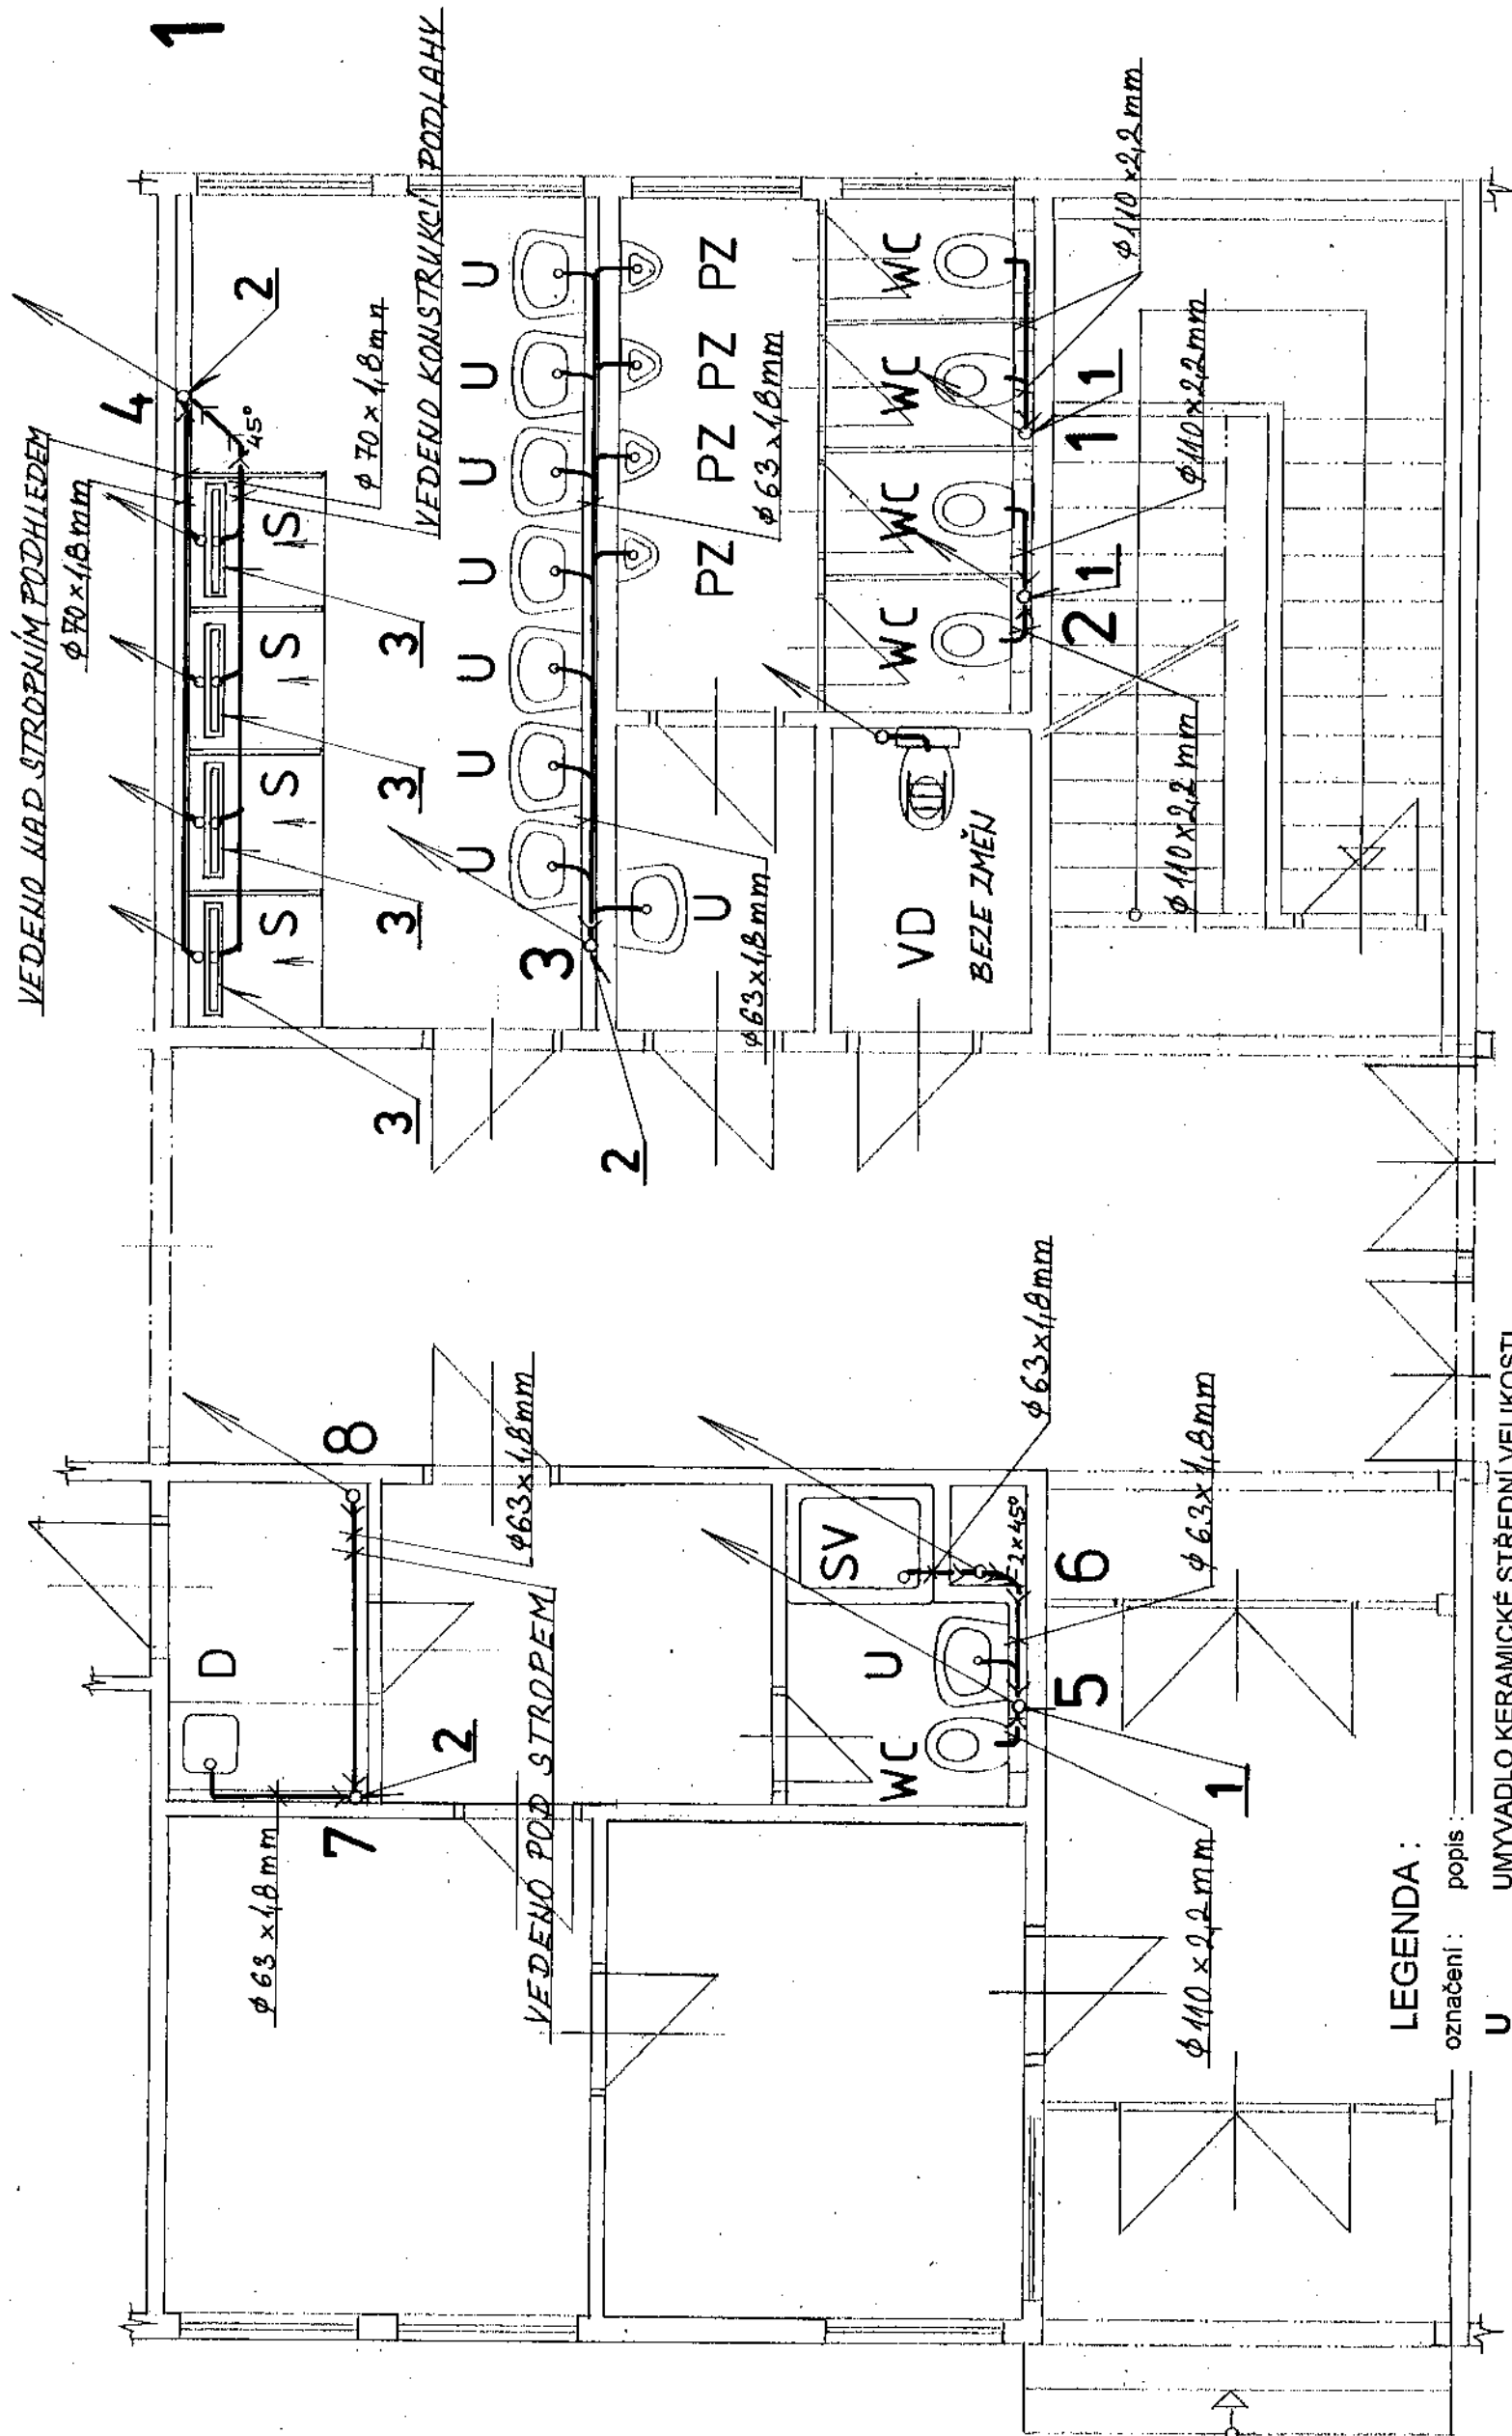

LEGENDA :

označení : popis :

U UMYVADLO KERAMICKÉ STŘEDNÍ VELIKOSTI

WC WC Geberit Duofix včetně závěsné sady (se dvěma verzemi splachování)

VD VÝLEVKA DITURVITOVÁ

PZ PISOAR SE ZOBÁKEM

SV SPRCHA 1000/800 mm (sólva sprchová vanička 1000/800 mm)

S SPRCHA 900/800 mm (řadová je spádovaná dlažba + podlahová vpust)

LEGENDA :

pozice : popis :

- 1 NOVÉ SVISLÉ ODPADNÍ STOUPAČKY ϕ 110 mm, které budou pod úrovní podlahy 1.NP napojeny na stávající patková kolena navazující na stávající ležaté kanalizační svody
- 2 NOVÉ SVISLÉ ODPADNÍ STOUPAČKY ϕ 70 mm, které budou pod úrovní podlahy 1.NP napojeny na stávající patková kolena navazující na stávající ležaté kanalizační svody
- 3 SPRCHOVÉ ŽLABY Z NEREZOVÉ OCELI typ : HL50FU.0/70 s odtokem DN 50 mm k zabudování do plochy - verze : ultra plochý o stavební výšce 68 mm !

PROJEKT ZDRAVOTNÍ TECHNIKY

AKCE : DM - ROZVODY VODY v objektu DM ISŠ Jesenice čp 1, 270 33

Č. PARÉ :

OBSAH : PŮDORYS VNITŘNÍ KANALIZACE 1.NP - vlevo

Č. VÝKRESU :

VYPRACOVAL : L. VONDŘÍČEK
 DATUM : V / 2019
 MĚŘÍTKO : 1 : 50

1