



PROPUSTEK km 5,520 KOORDINAČNÍ SITUACE 1:250

LEGENDA

- OSA KOMUNIKACE
- HRANY

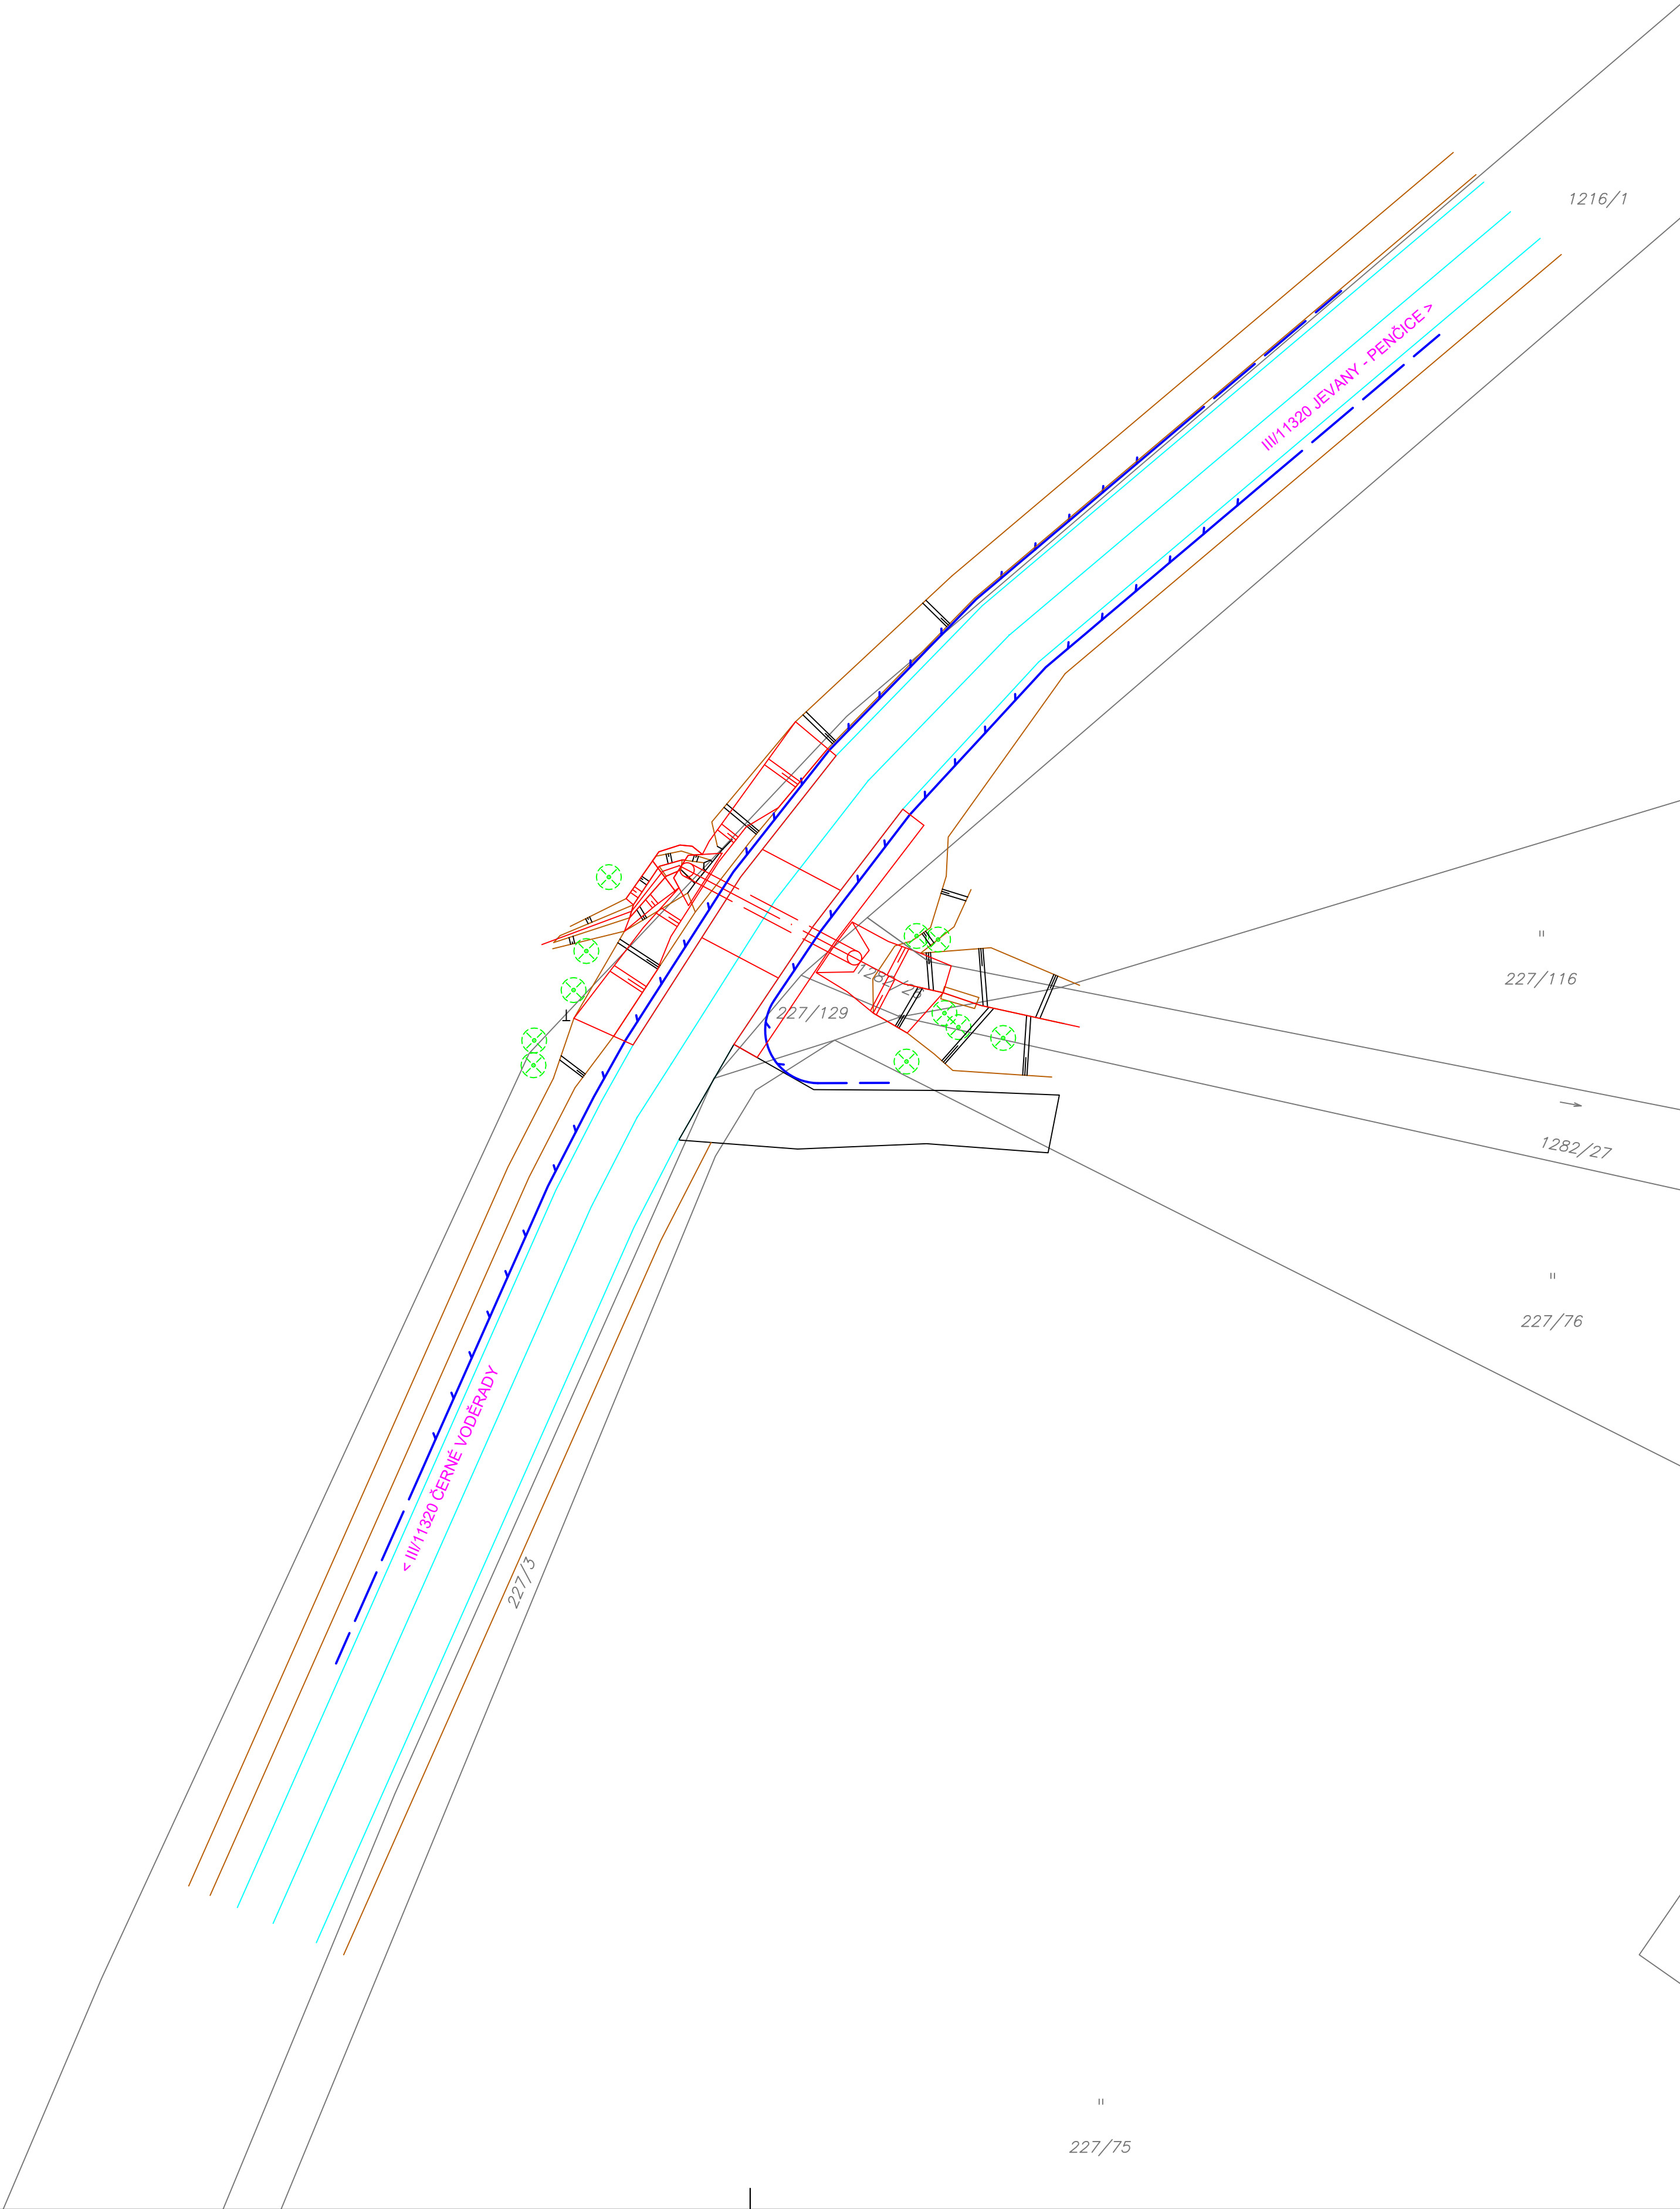

Číslo zakázky: 201728.7		HIP: Ing. Jiří Sobol		<div> FORVIA CZ, s.r.o. IČO:02992485, DIČ:CZ02992485, Kolínská 1, 290 01 Poděbrady - Kluk</div>	
Schválil:		Zodp. projektant: Ing. Jiří Sobol			
Ing. Jiří Sobol		info@forvia.cz			
Tech. kontrola:		Vypracoval: Ing. Pavel Kefka			
Ing. Pavlína Nykodémová		kerka@forvia.cz			
Objednatel: KSÚS, Zborovská 11, Praha 5		Katastr: Černé Voděřady		Kraj: Středočeský	
Akce:	Propustek Černé Voděřady III/11320 km 5,520			Datum	Stupeň
				02/2019	PDPS
Objekt:	----- -----			Souprava	Č. přílohy
					A3
Příloha:	KOORDINAČNÍ SITUACE		Měřítko: 1:250		