




POHLED A

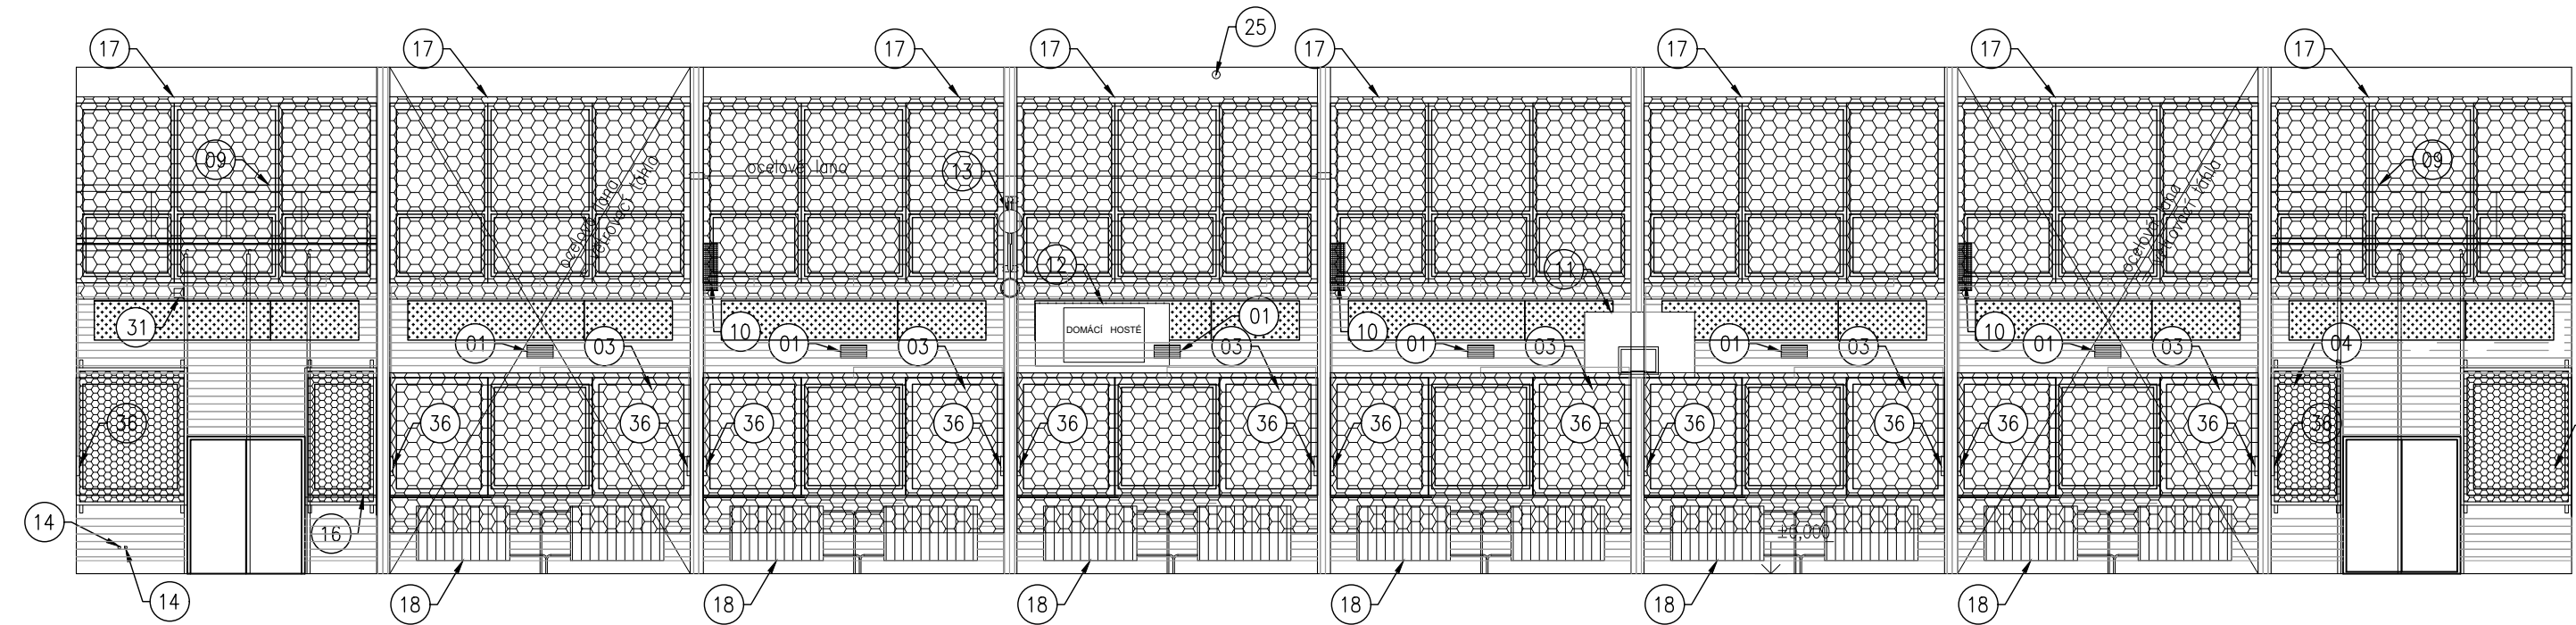


POHLED B

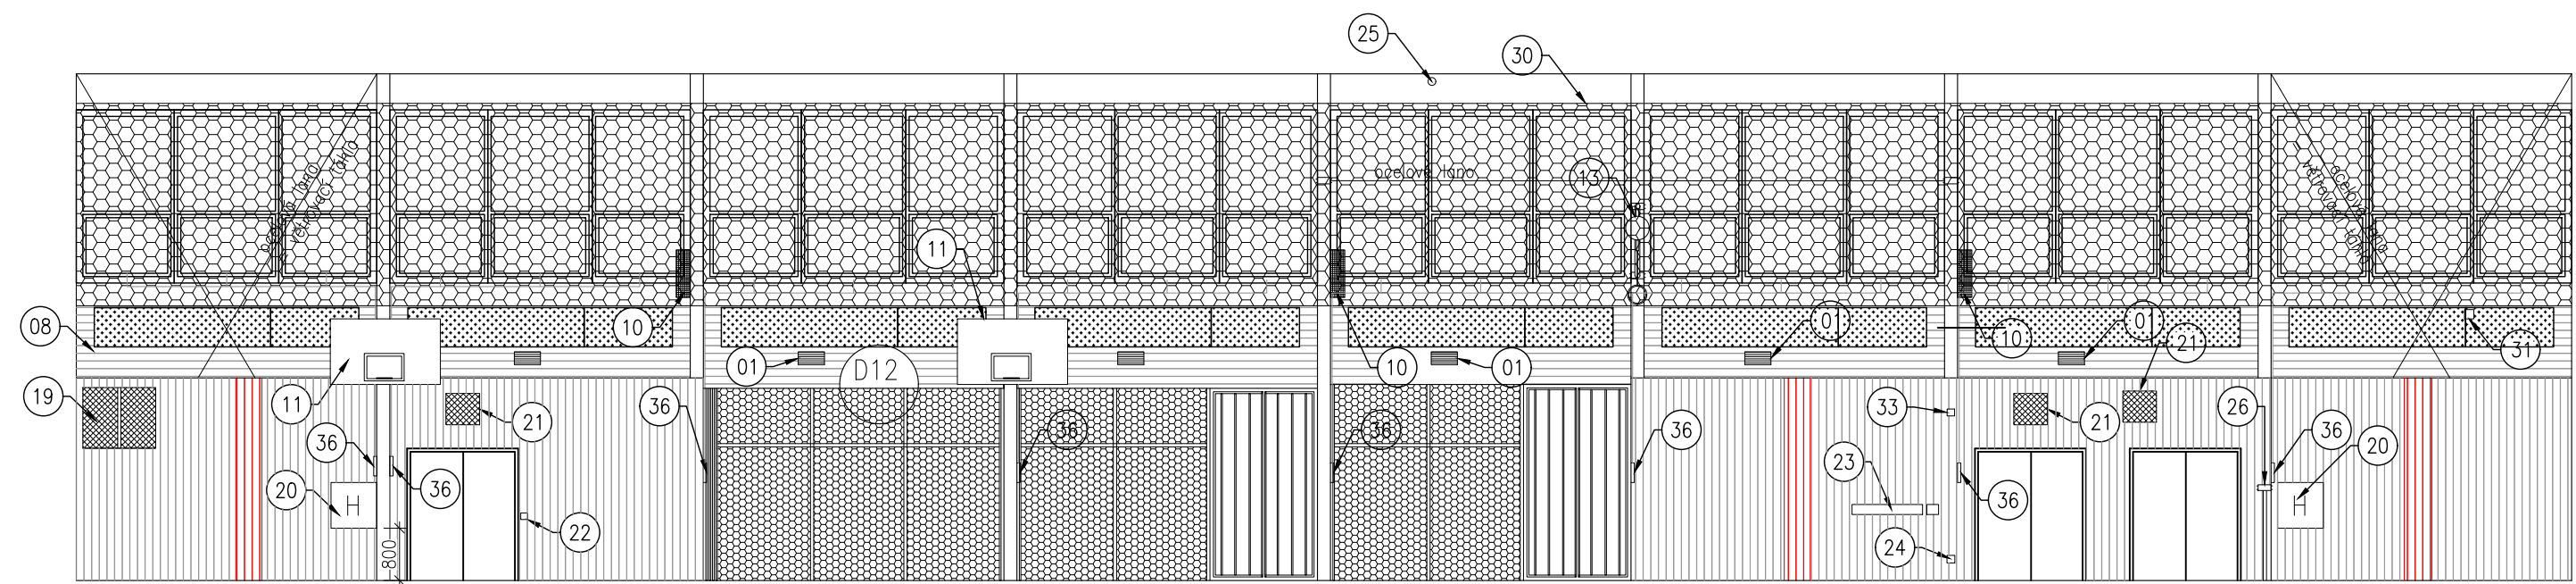

POHLED C

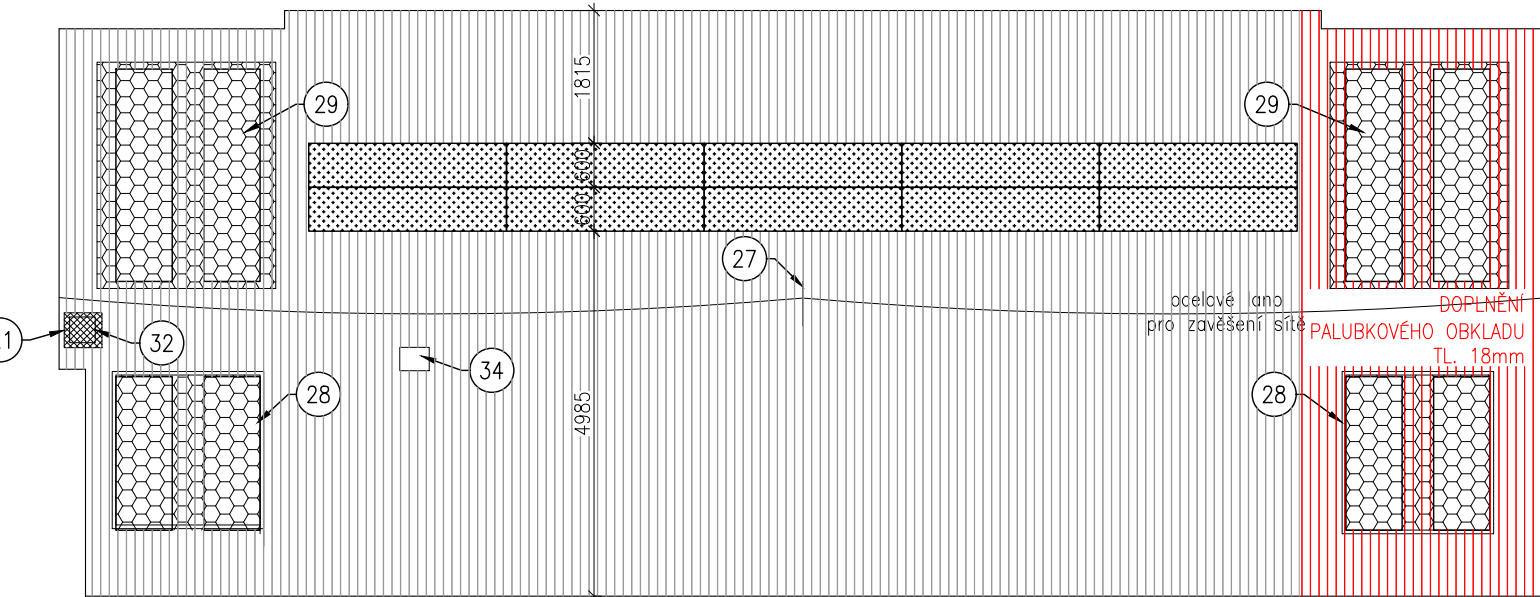

POHLED D

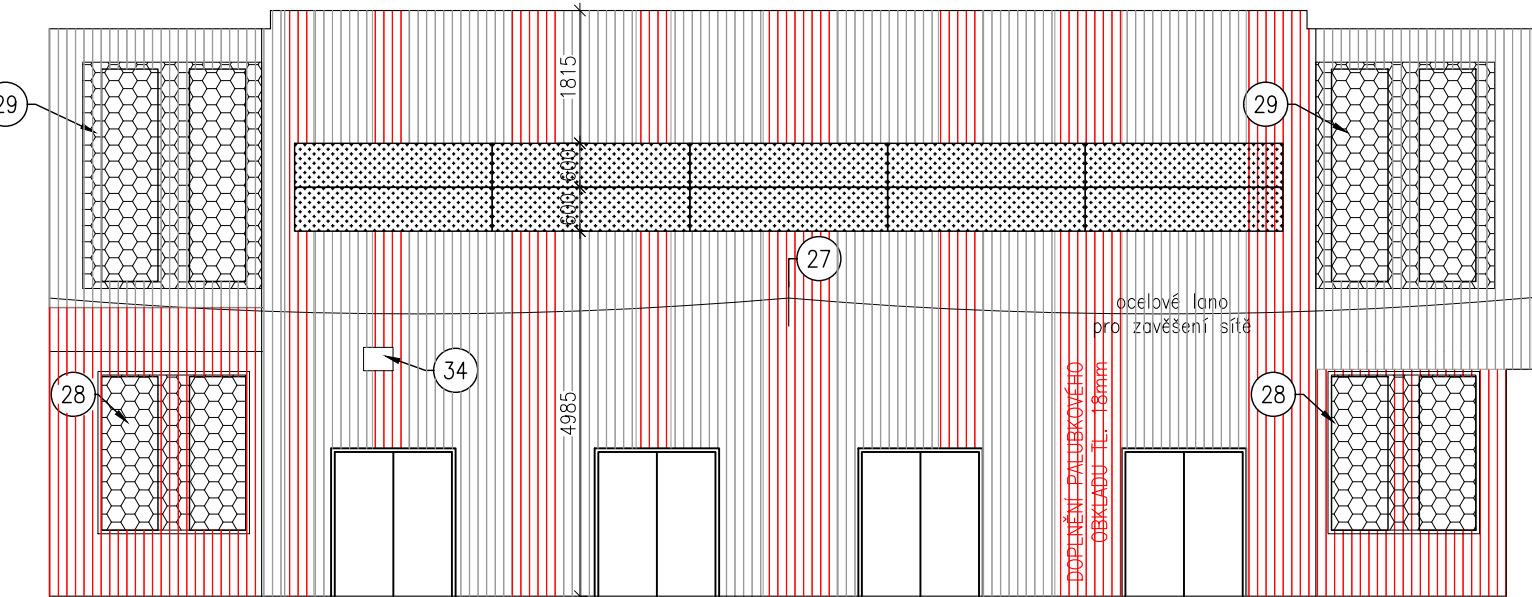

LEGENDA PRVKŮ

- 1 MRÍŽKA PRO PŘÍVOD VZDUCHU – VZT – demontáž, osazení nové mřížky (viz. část D.1.4)
- 4 KOVOVÝ OKENNÍ RAM – demontáž
- 6 OSVĚTLENÍ – demontáž
- 7 NOUZOVÉ OSVĚTLENÍ ÚNIKOVÉHO VÝCHODU – demontáž (vytvořeno nové v část D1.4 Elektroinstalace)
- 8 HLAVNÍ ROZVOD VZDUCHU VZT – demontáž
- 9 ŠPLHACÍ TYČE VČETNĚ NOSNÉ KONSTRUKCE – demontáž a po osazení oken zpětná montáž
- 10 REPRODUKTOR ROZHLASU – demontáž a po osazení oken zpětná montáž
- 11 BASKETBALOVÝ KOŠ – demontáž a po osazení oken zpětná montáž
- 13 GYMNASTICKÉ KRUHY VČ. KOTVENÍ KE SLOUPU – demontáž a po osazení oken zpětná montáž
- 14 KOVOVÉ HÁČKY NAŠROUBOVANÉ DO OBLOŽENÍ – zjišťit funkci popř. demontovat bez náhrady
- 18 LITINOVÉ RADIÁTORY – demontáž
- 19 KOVOVÁ MRÍŽ VZT (1115x925/2025) – demontáž
- 20 PLECHOVÁ SKŘÍŇ HYDRANTU (700x700/800) – zakrytí, opatření proti poškození
- 22 PLASTOVÝ VYPÍNAČ – demontáž
- 23 DŘEVĚNÁ SKŘÍŇKA VYPÍNAČŮ – zakrytí, opatření proti poškození
- 24 EL. ZÁSUVKA – řešeno v samostatné části D1.4 Elektroinstalace
- 25 KOTVENÍ A LANO PRO ZAVĚS – demontáž, po obložení průvlaků zpětná montáž
- 26 GYMNASTICKÁ HRAZDA – zakrytí, opatření proti poškození
- 27 KOVOVÁ KOTVA TEXTILNÍ SÍTĚ – zakrytí, opatření proti poškození
- 31 KOTVA PRO OCELOVÉ LANO NA POVĚŠENÍ SÍTĚ – demontáž a po osazení oken zpětná montáž
- 32 NÁSTĚNNÉ HODINY – demontáž, zpětná montáž
- 33 KOVOVÁ KOTVA VE STĚNĚ – zakrytí, opatření proti poškození
- 34 ROZHLAS – demontáž, zpětná montáž
- 35 KOVOVÁ KONSTRUKCE S PLETIVEM – demontáž, zmenšení z důvodu nového podhledu

POZN.: basketbalové koše přimontované do stropu je uvažováno pouze zakrytí a během montáže ponechat na svém místě

HLAVNÍ PROJEKTANT:



Energy Benefit Centre a.s.
Křenova 438/3, 162 00 Praha 6
tel.: +420 270 003 300
e-mail: kontakt@energy-benefit.cz
internet: www.energy-benefit.cz

ZPRACOVATEL ČÁSTI:

Vypracoval:
Bc. Markéta Neoralová
Zodpovědný projektant:
Ing. Libor Truhelka

PROJEKT:

Snížení energetické náročnosti
objektu sportovní haly BIOS - COP, Nymburk

STAVEBNÍK:

Střední odborná škola a Střední odborné učiliště Nymburk
V Kolonii 1804, 288 02 Nymburk

ČÁST, PROFESE:

ARCHITEKTONICKO-STAVEBNÍ ŘEŠENÍ

VÝKRES:

POHLEDY INTERIER - nový stav

rozřídka a podpis

Zakázkové číslo:

180229

Paré:

Datum:

20.08.2018

Část, Profese:

D.1.1 DZS

Stupeň:

00

Č. výkresu:

20

Formát:

6 x A4

Měřítko:

1:100