




PŮDORYS 1:100

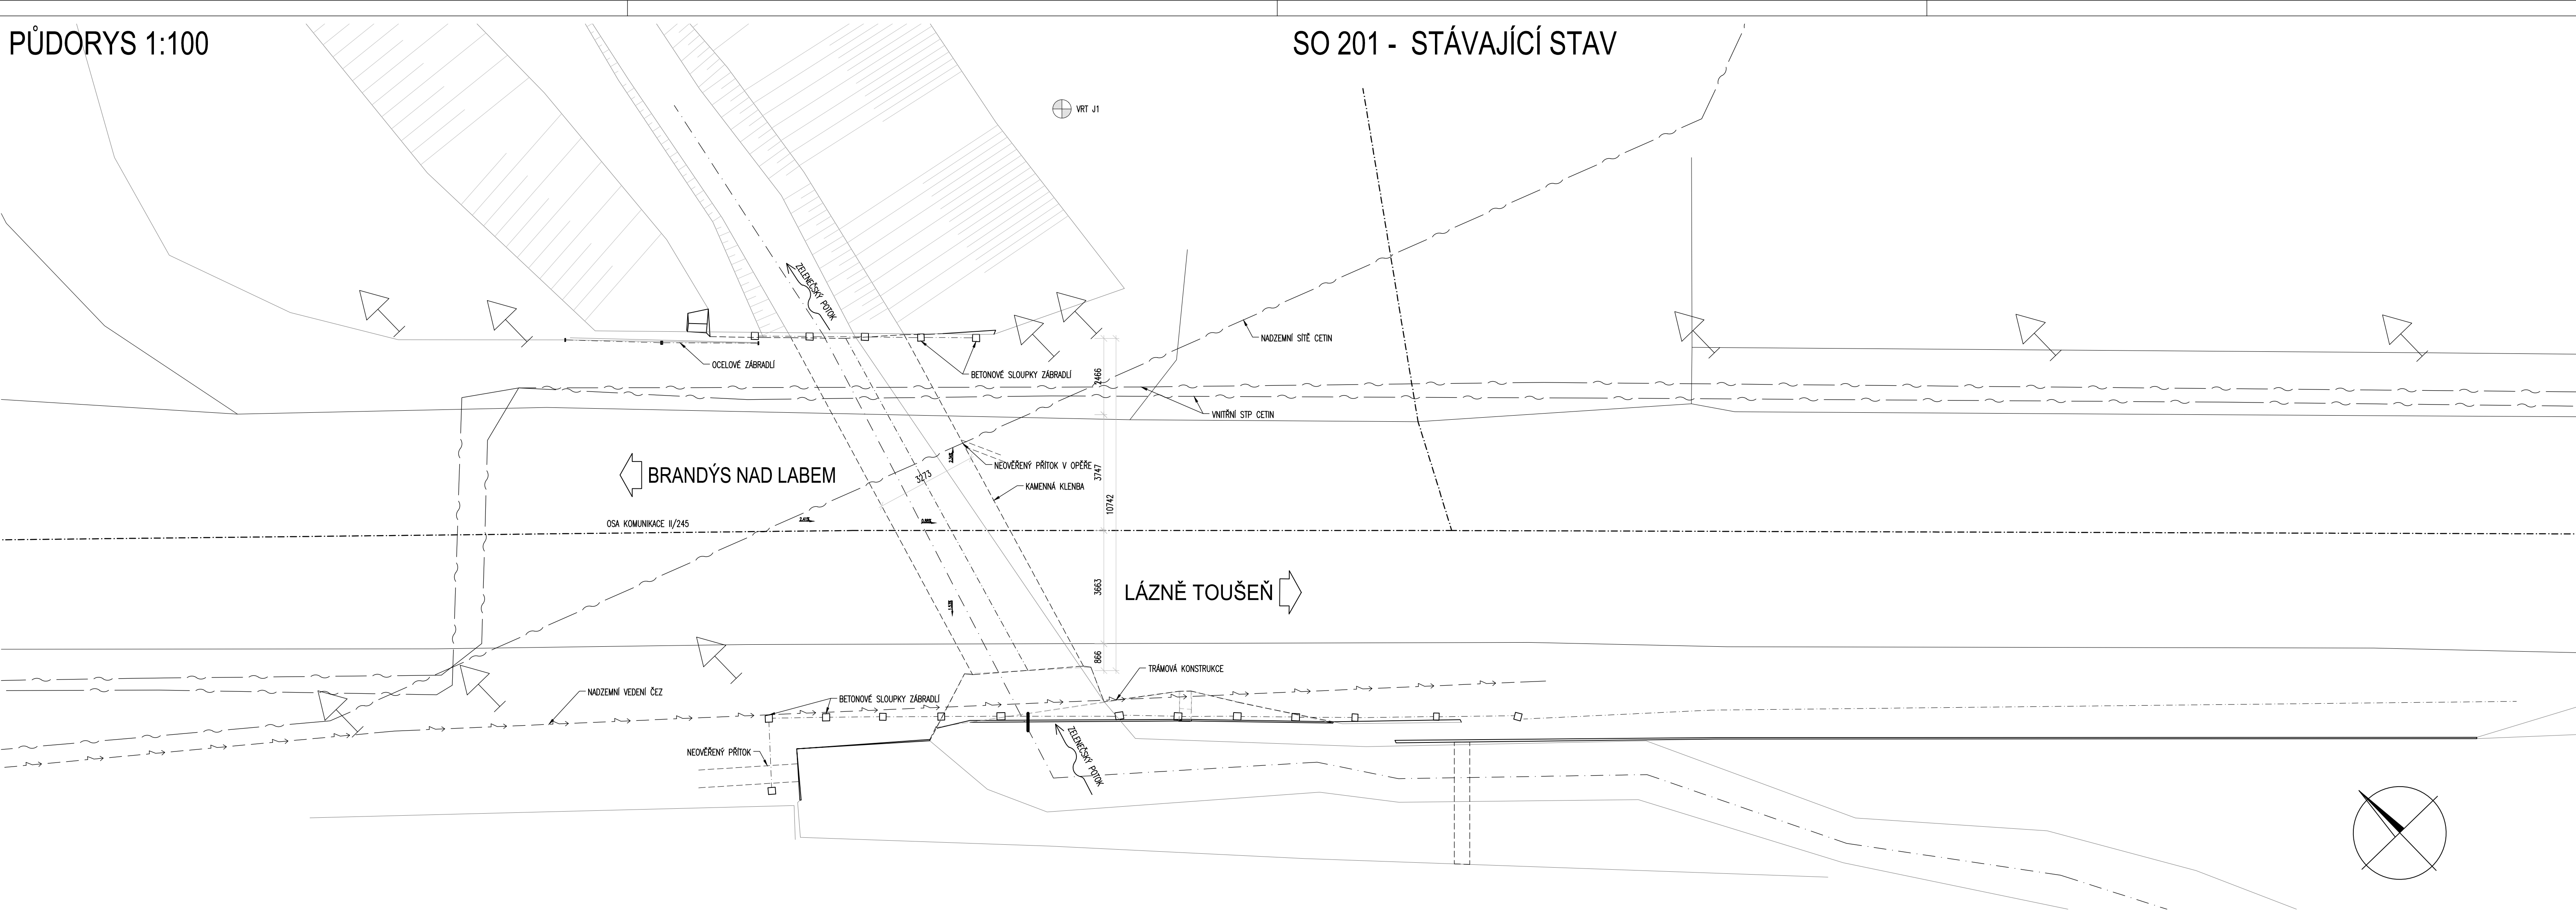

 
SO 201 - STÁVAJÍCÍ STAV



PODÉLNÝ ŘEZ 1-1, 1:50

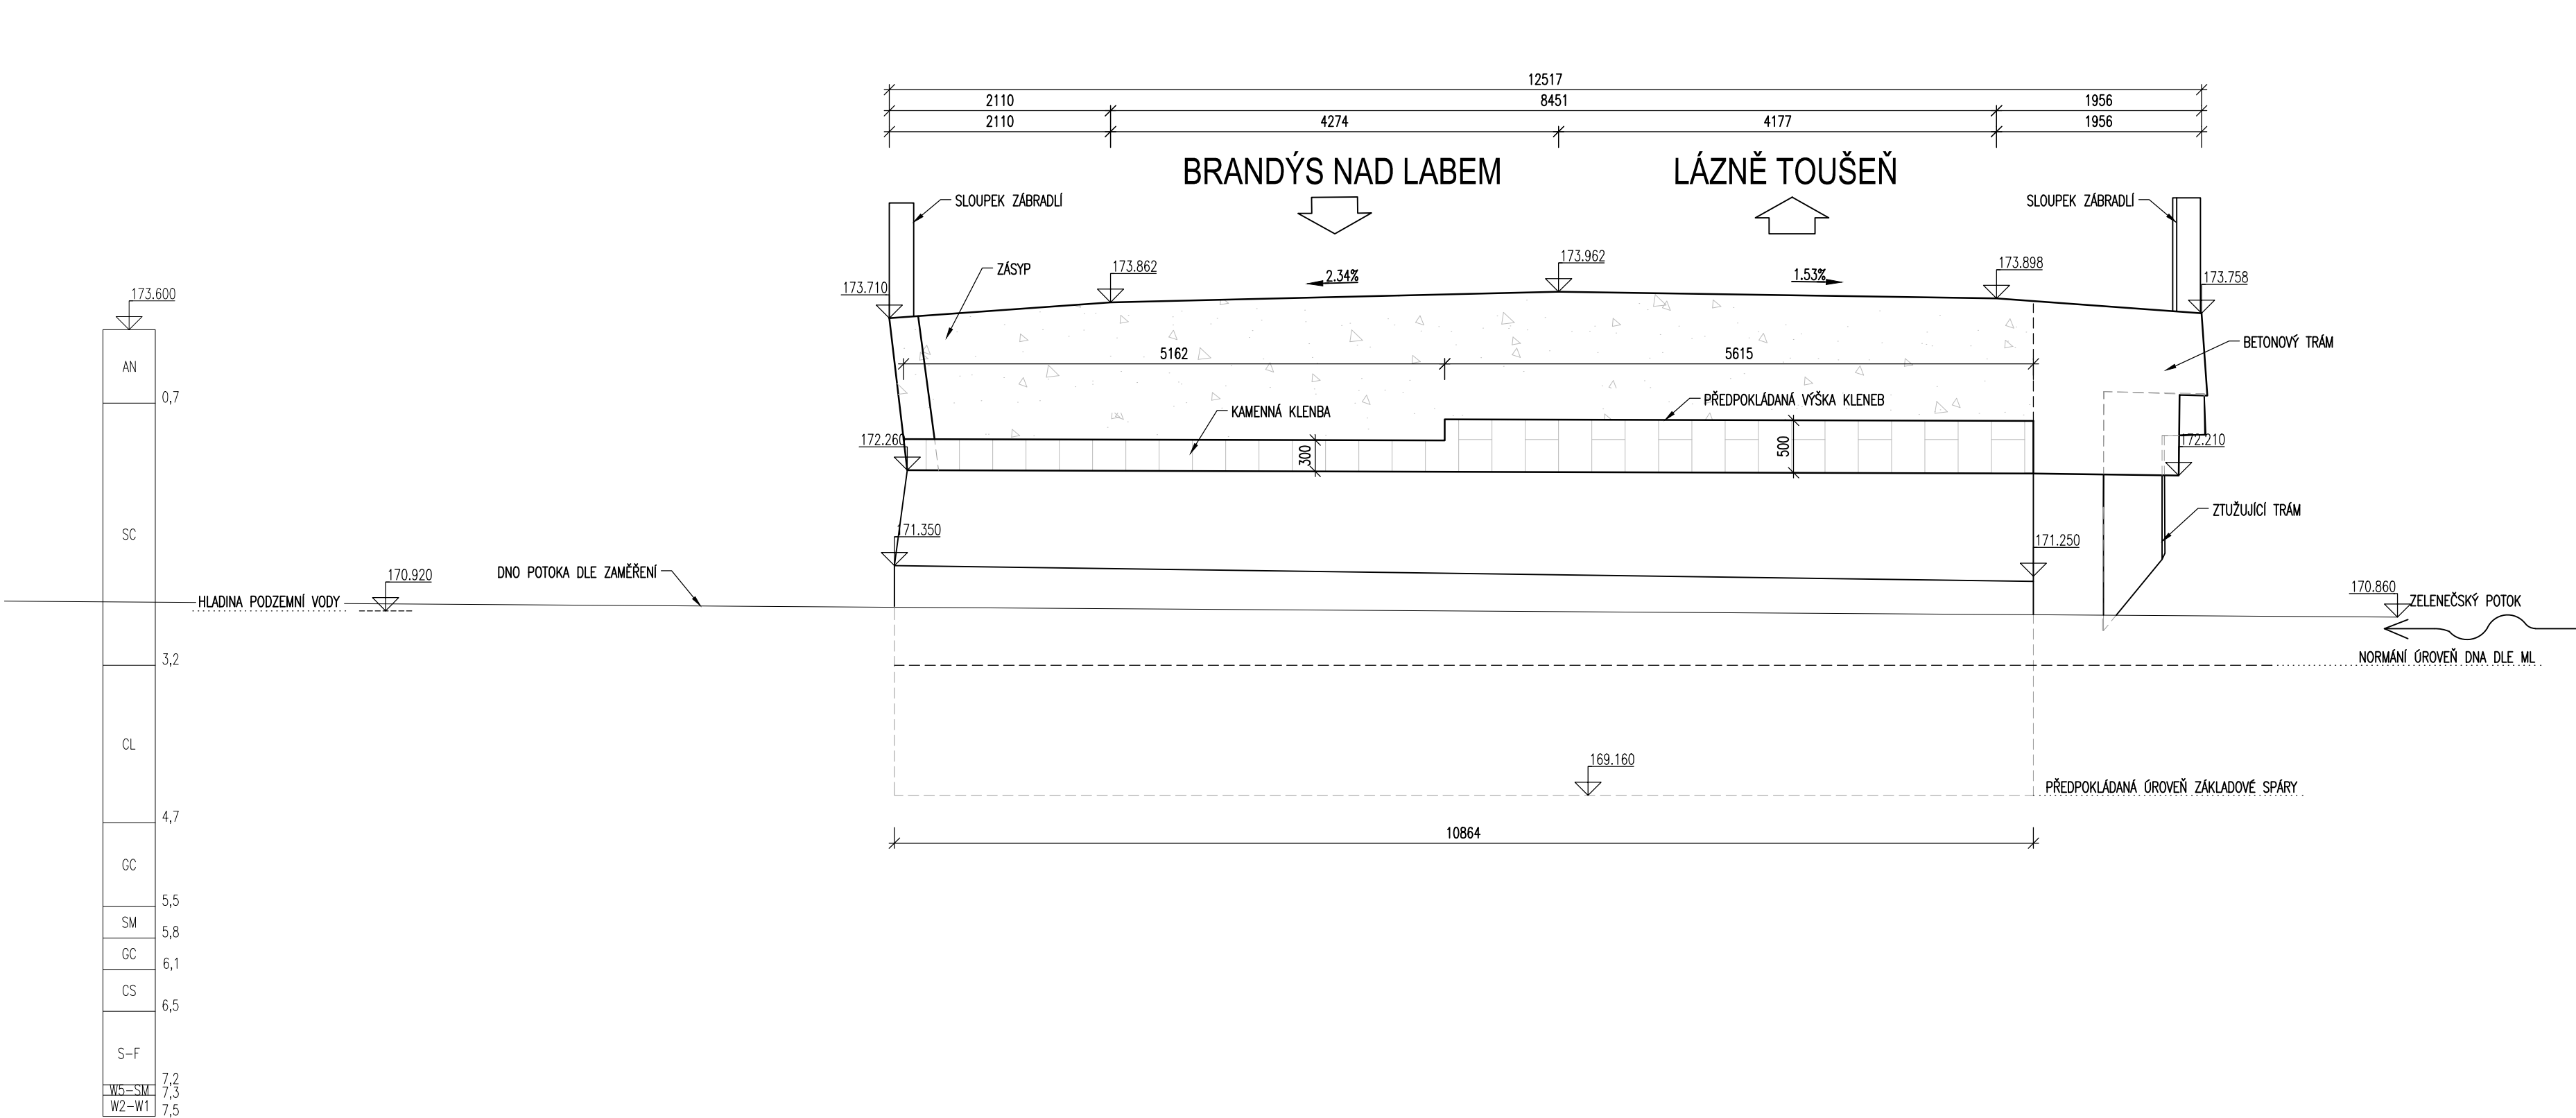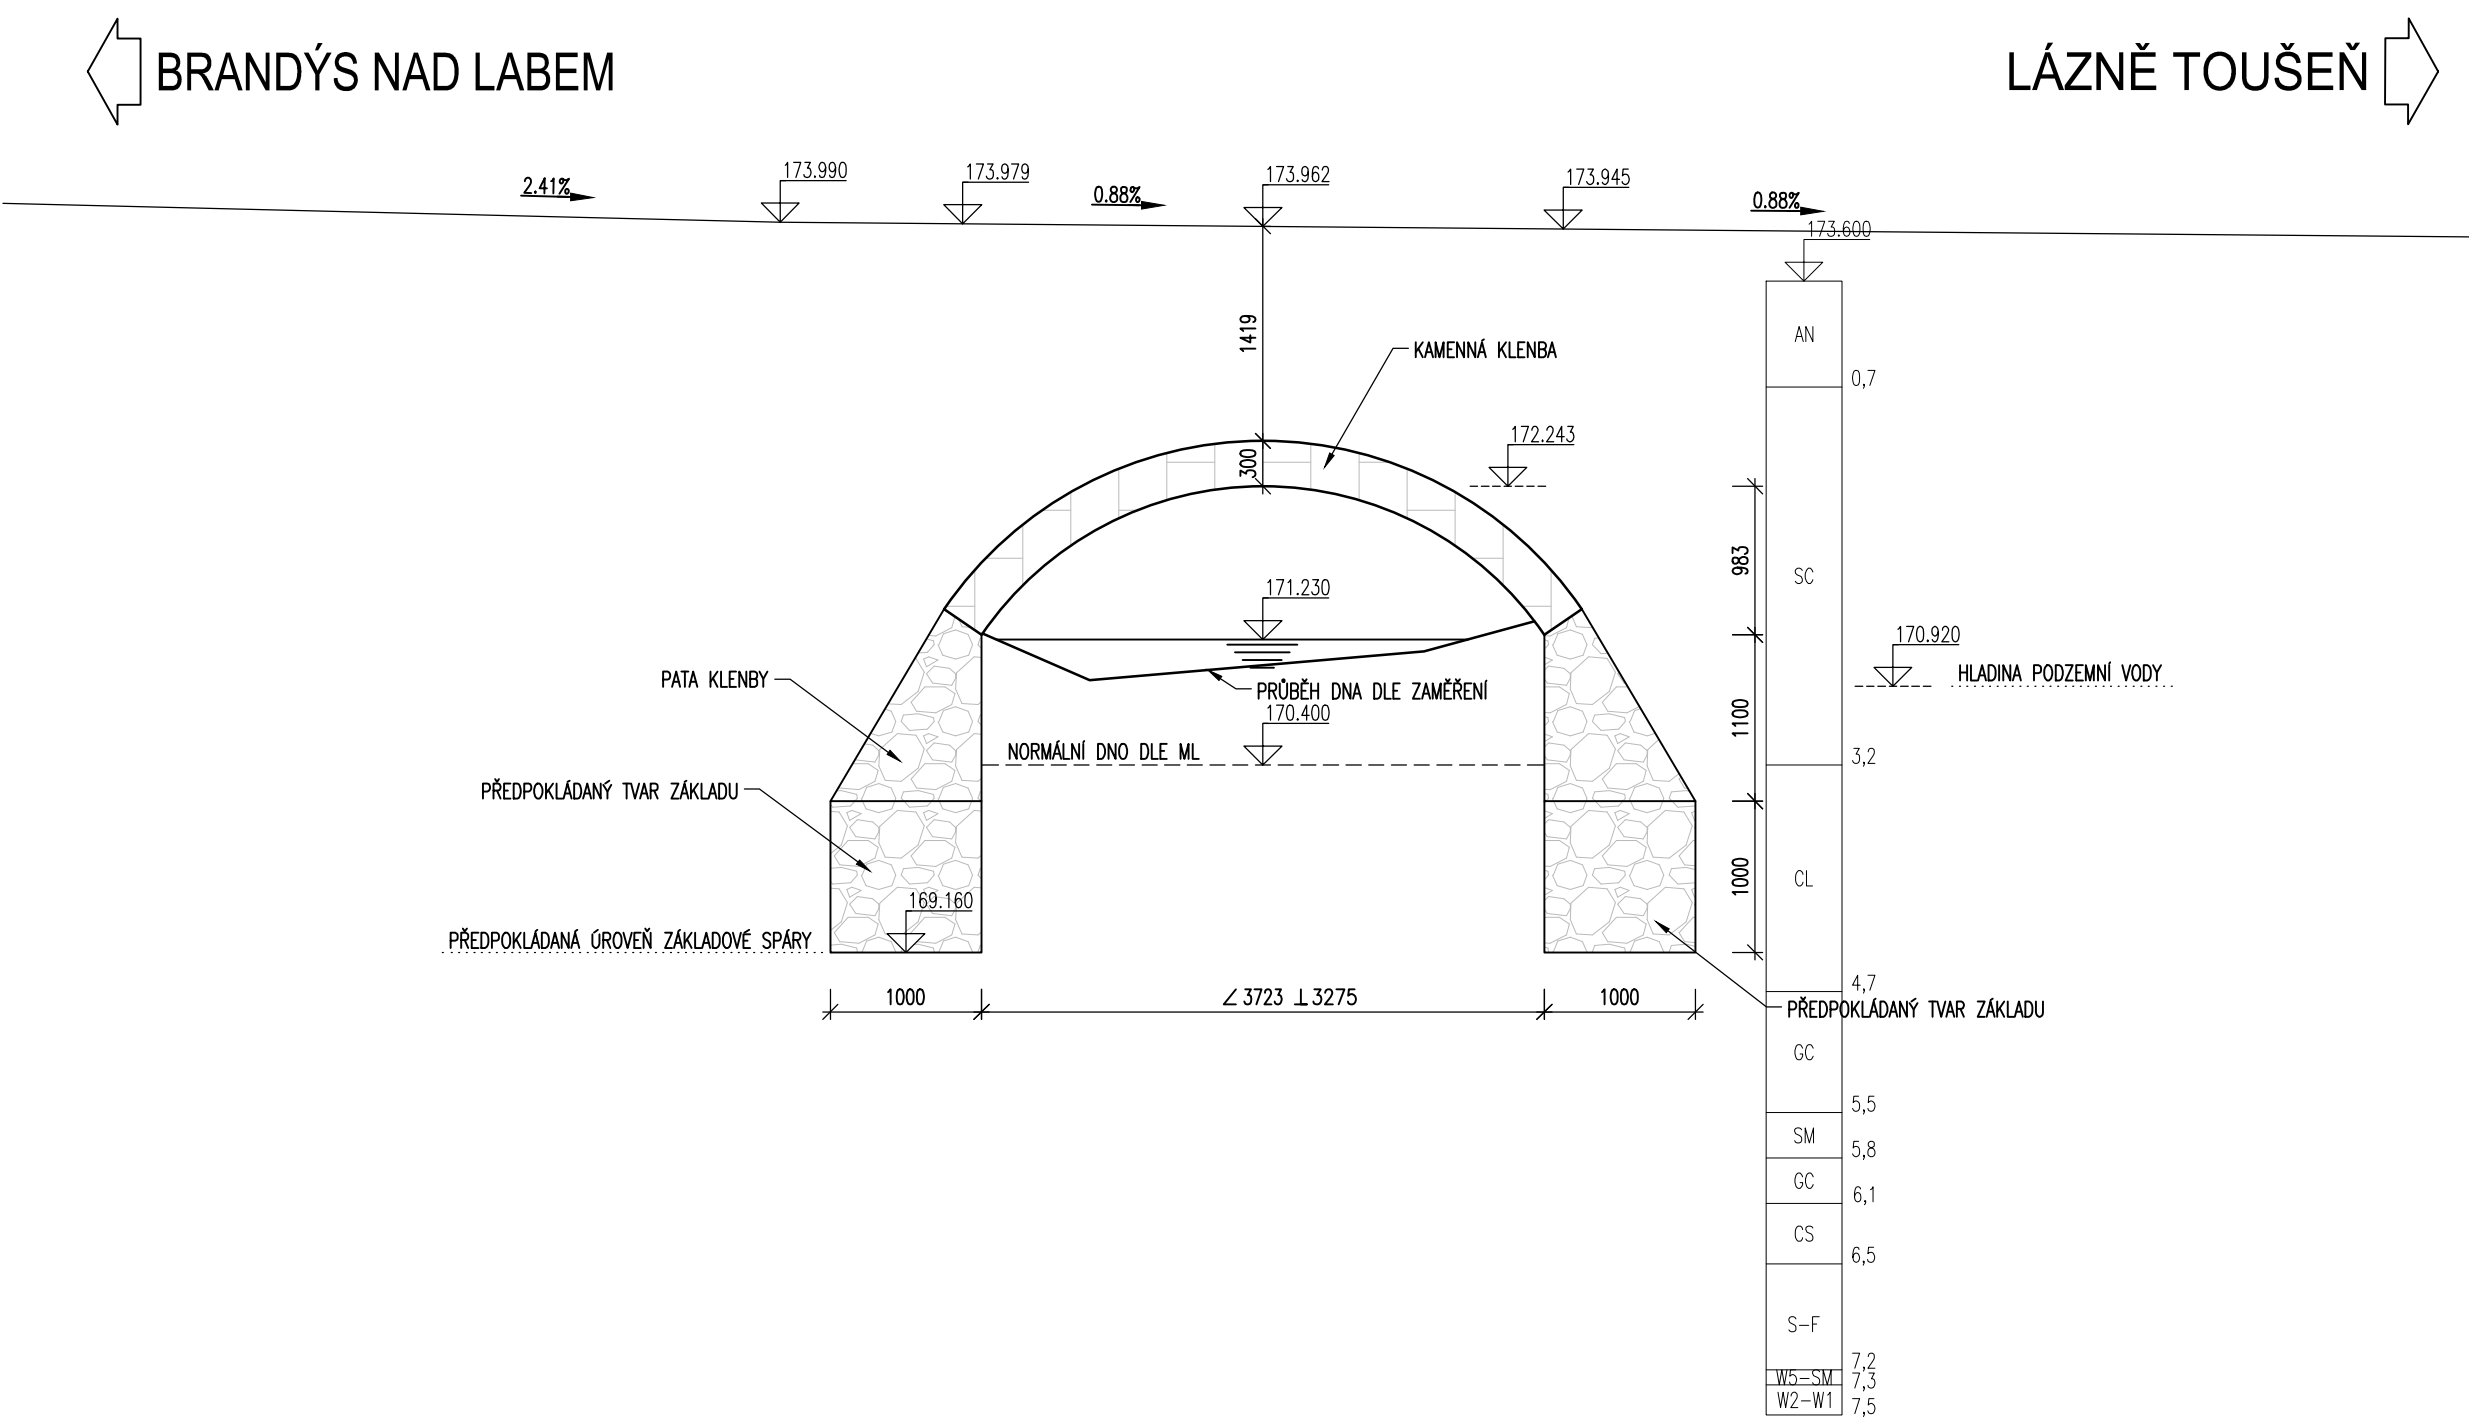PŘÍČNÝÝ ŘEZ 2-2, 1:50



Souřadnicový systém S-JTSK Výškový systém Bpv													
<table border="1" style="width:100%; height: 40px;"> <tr> <td style="width: 25%;"></td> <td style="width: 25%;"></td> <td style="width: 25%;"></td> <td style="width: 25%;"></td> </tr> </table>													
Změna: Název změny: _____				Datum: _____		Provedl: _____		Podpis: _____					
Investor: Krajská správa a údržba silnic Středočeského kraje, příspěvková organizace Zborovská 11 150 21 Praha 5					Objednatel: Krajská správa a údržba silnic Středočeského kraje, příspěvková organizace Zborovská 11 150 21 Praha 5								
													
METROPROJEKT Praha a.s. nám. L. P. Pavlova 2/1786 120 00 Praha 2 gen. ředitel: Ing. David Krása tel.: +420 296 154 105 www.metroprojekt.cz info@metroprojekt.cz					Souprava číslo:								
 METROPROJEKT													
HIP: Ing. Jan Škarda tel.: +420 296 154 326 Stupeň: PDPs		Podpis:  Název a ucel díla: II/245 Lázně Toušeň, most ev.č. 245 – 002											
Zpracovatelský ústav: S-52 tel.: +420 296 154 330 Vedoucí ústav: Roman Dušek		Název části díla: VÝKRESOVÁ DOKUMENTACE SO201 - MOST EV.Č. 245 – 002			D								
Odpovědný projektant: Ing. Jan Škarda Vyrábní: Ing. Škarda		Podpis:  Název přílohy: Stávající stav - přehledné výkresy			Změna:								
Podst. formát: V20/2039 Datum: 08/2019		Podpis:  Stáv. znak: 10xA4 Měřítko: 1:100, 1:50			Číslo příl.:								
IDČ: 18 7517 003 00 04 02					002								