




Příčný řez vazníkem  
Měřítko 1:5

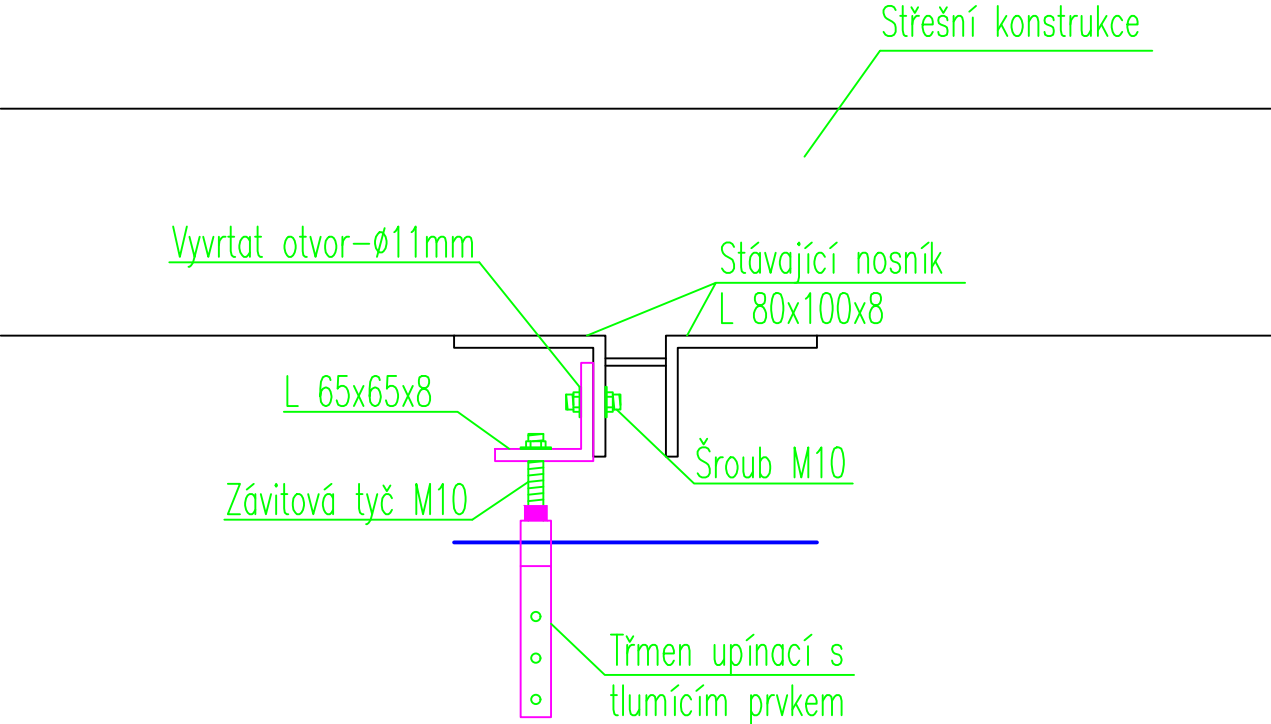


Pozice detailu - uchycení  
VZT potrubí k vazníku  
Měřítko 1:40

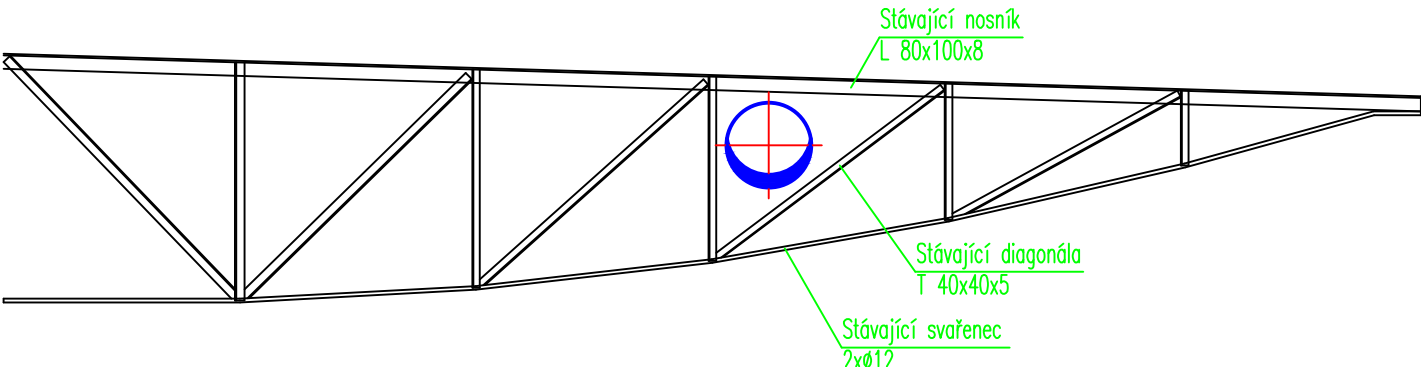

**POZNÁMKA:**  
**VEŠKERÉ ROZMĚRY JE NUTNO PŘED MONTÁŽÍ OVĚŘIT NA STAVBĚ !**

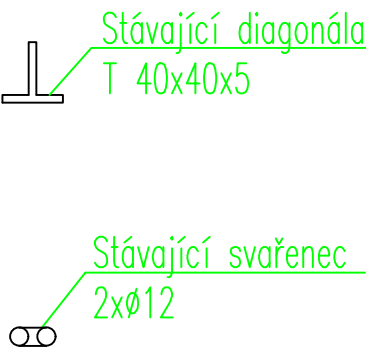

HLAVNÍ PROJEKTANT:



Energy Benefit Centre a.s.  
Křenova 438/3, 162 00 Praha 6  
tel.: +420 270 003 300  
e-mail: kontakt@energy-benefit.cz  
internet: www.energy-benefit.cz

ZPRACOVATEL ČÁSTI:

Vypracoval:  
Ing. Tomáš Brotánek  
Zodpovědný projektant:  
Ing. Luboš Knor

PROJEKT:

Snížení energetické náročnosti objektu internátu s tělocvičnou SOU Hubálov

STAVEBNÍK:

SOU Hubálov  
Hubálov 17, 294 11 Loukovec

ČÁST, PROFESE:

VZDUCHOTECHNIKA

VÝKRES:

DETAIL UCHYCENÍ VZT POTRUBÍ K VAZNÍKU

Zakázkové číslo:

150528

Datum:

01/2017

Část:

D.1.4

Stupeň:

DPS

Změna:

00

Č.výkr.:

04

Formát:

2 x A4

Měřítko:

1:5

razítko a podpis