




① 5
VDDOVB

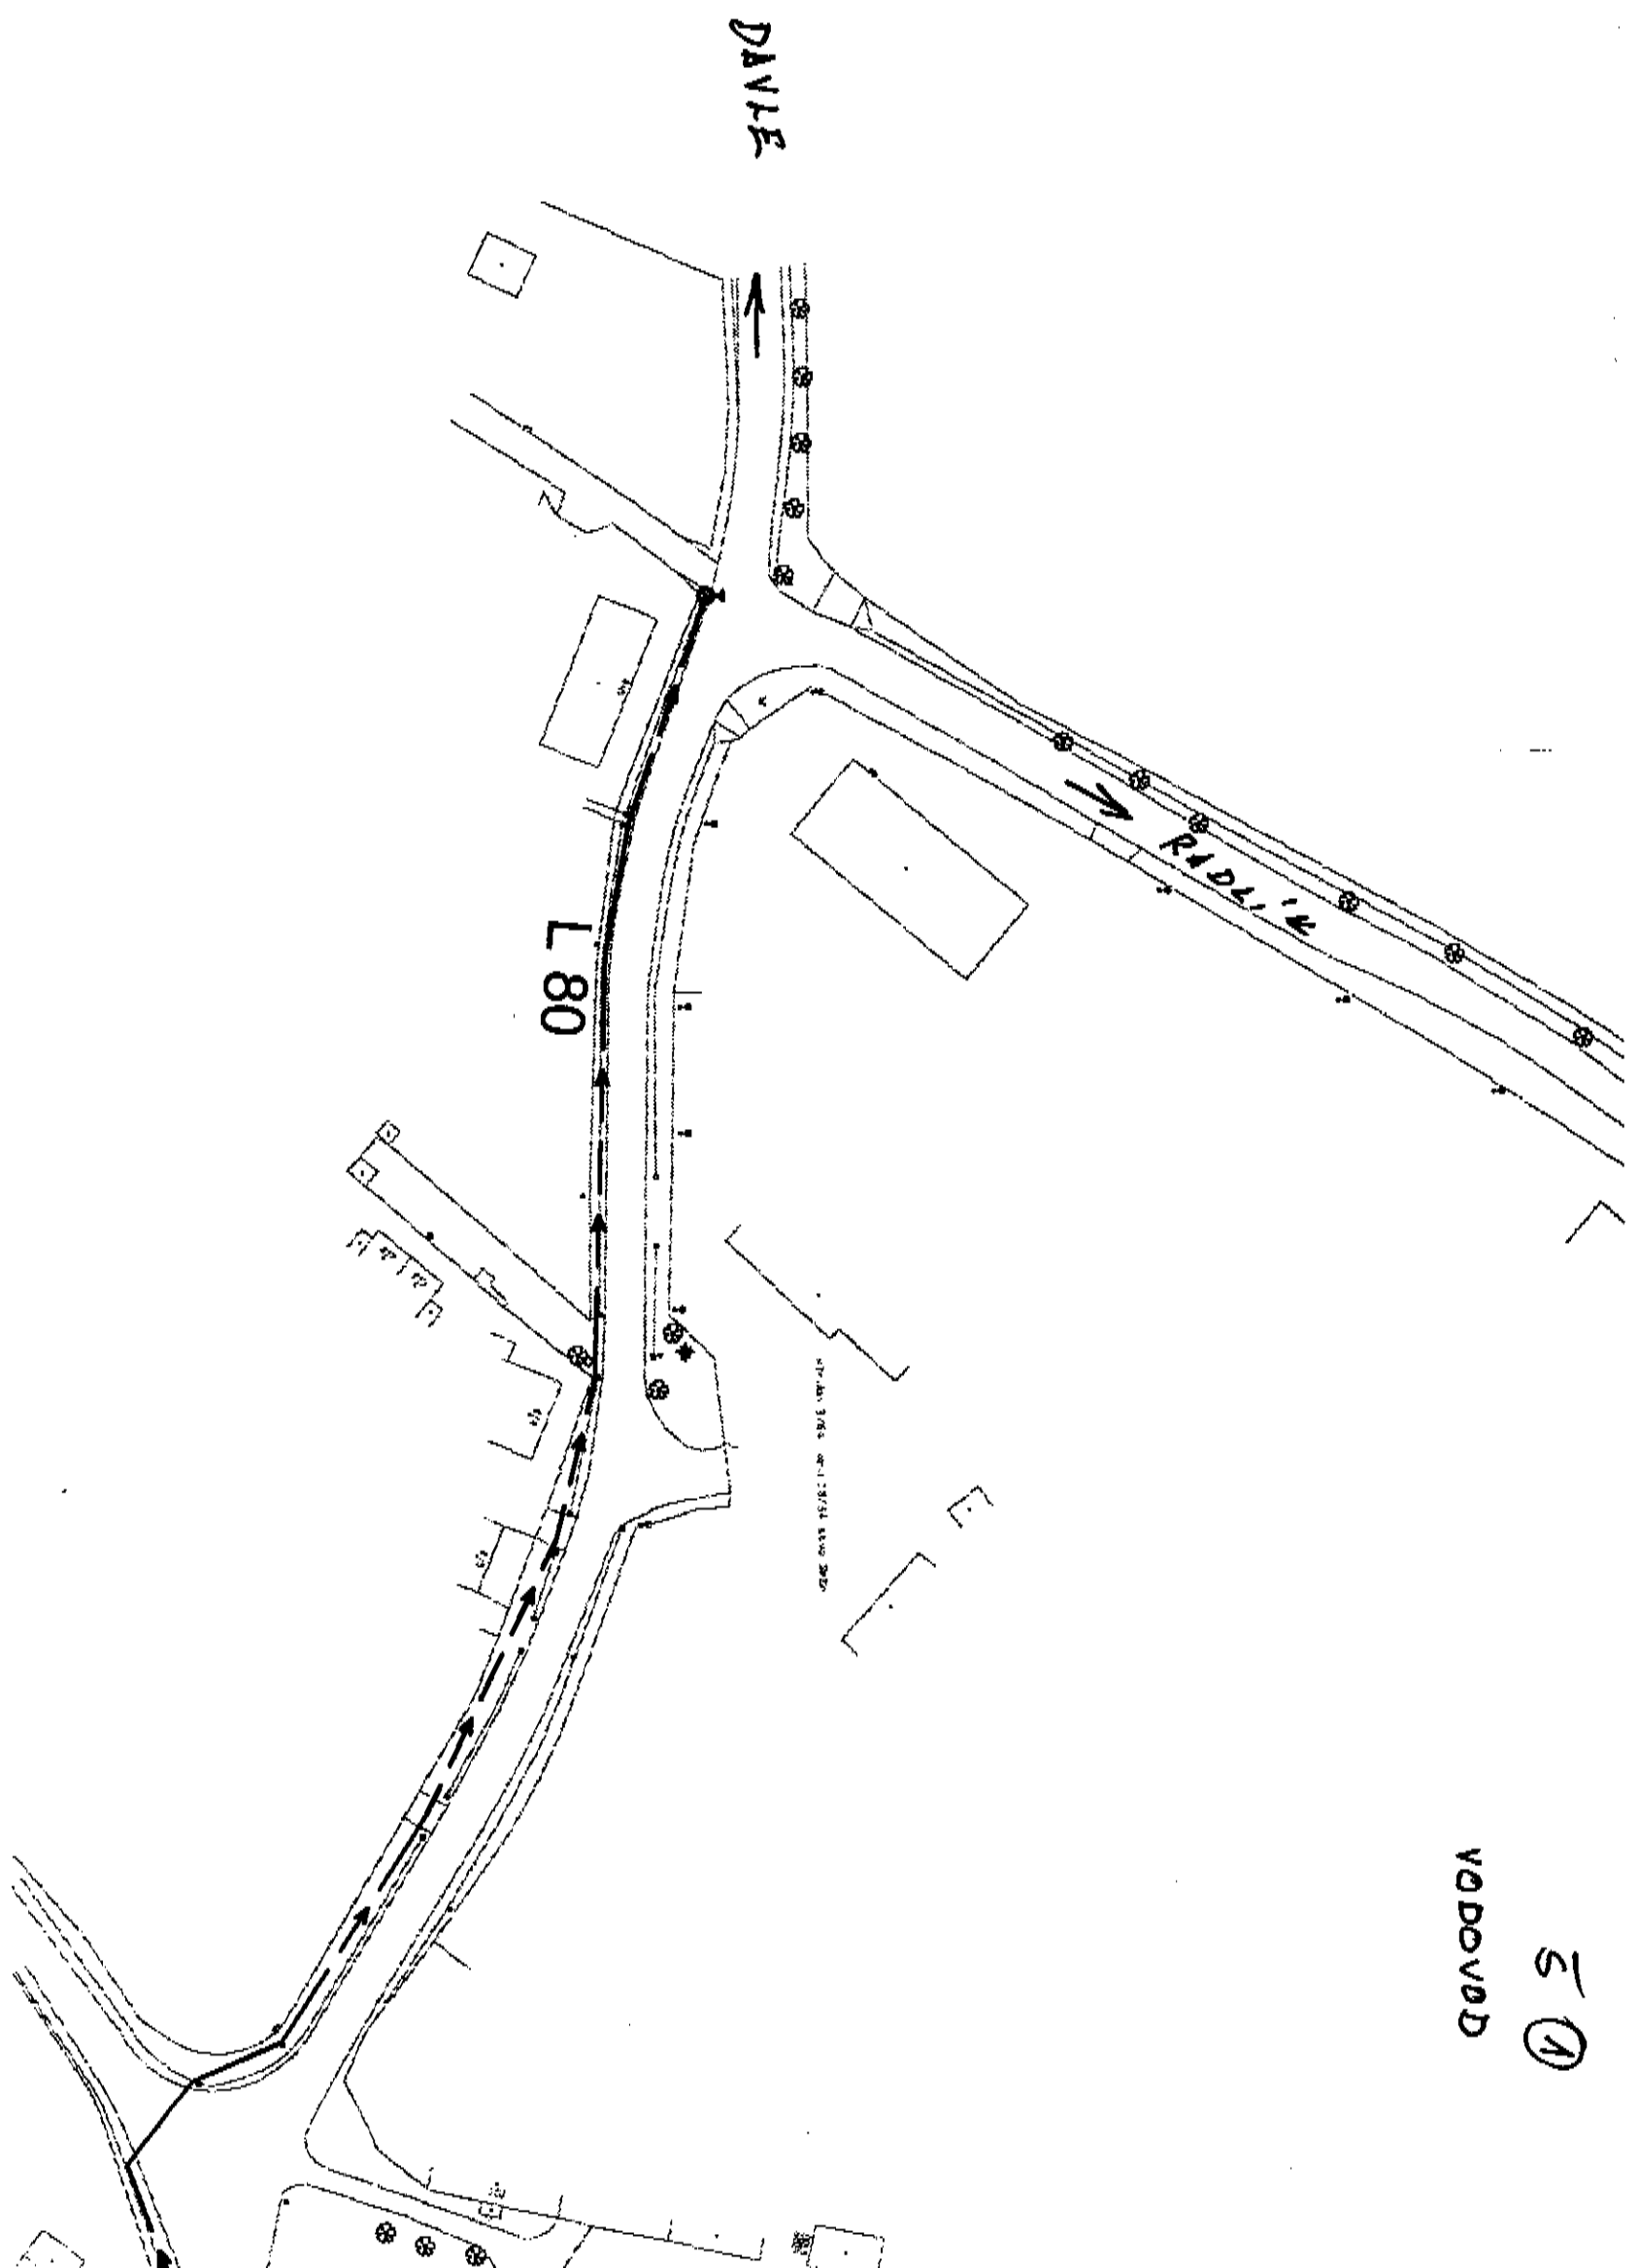


5 ②
VODOVOD

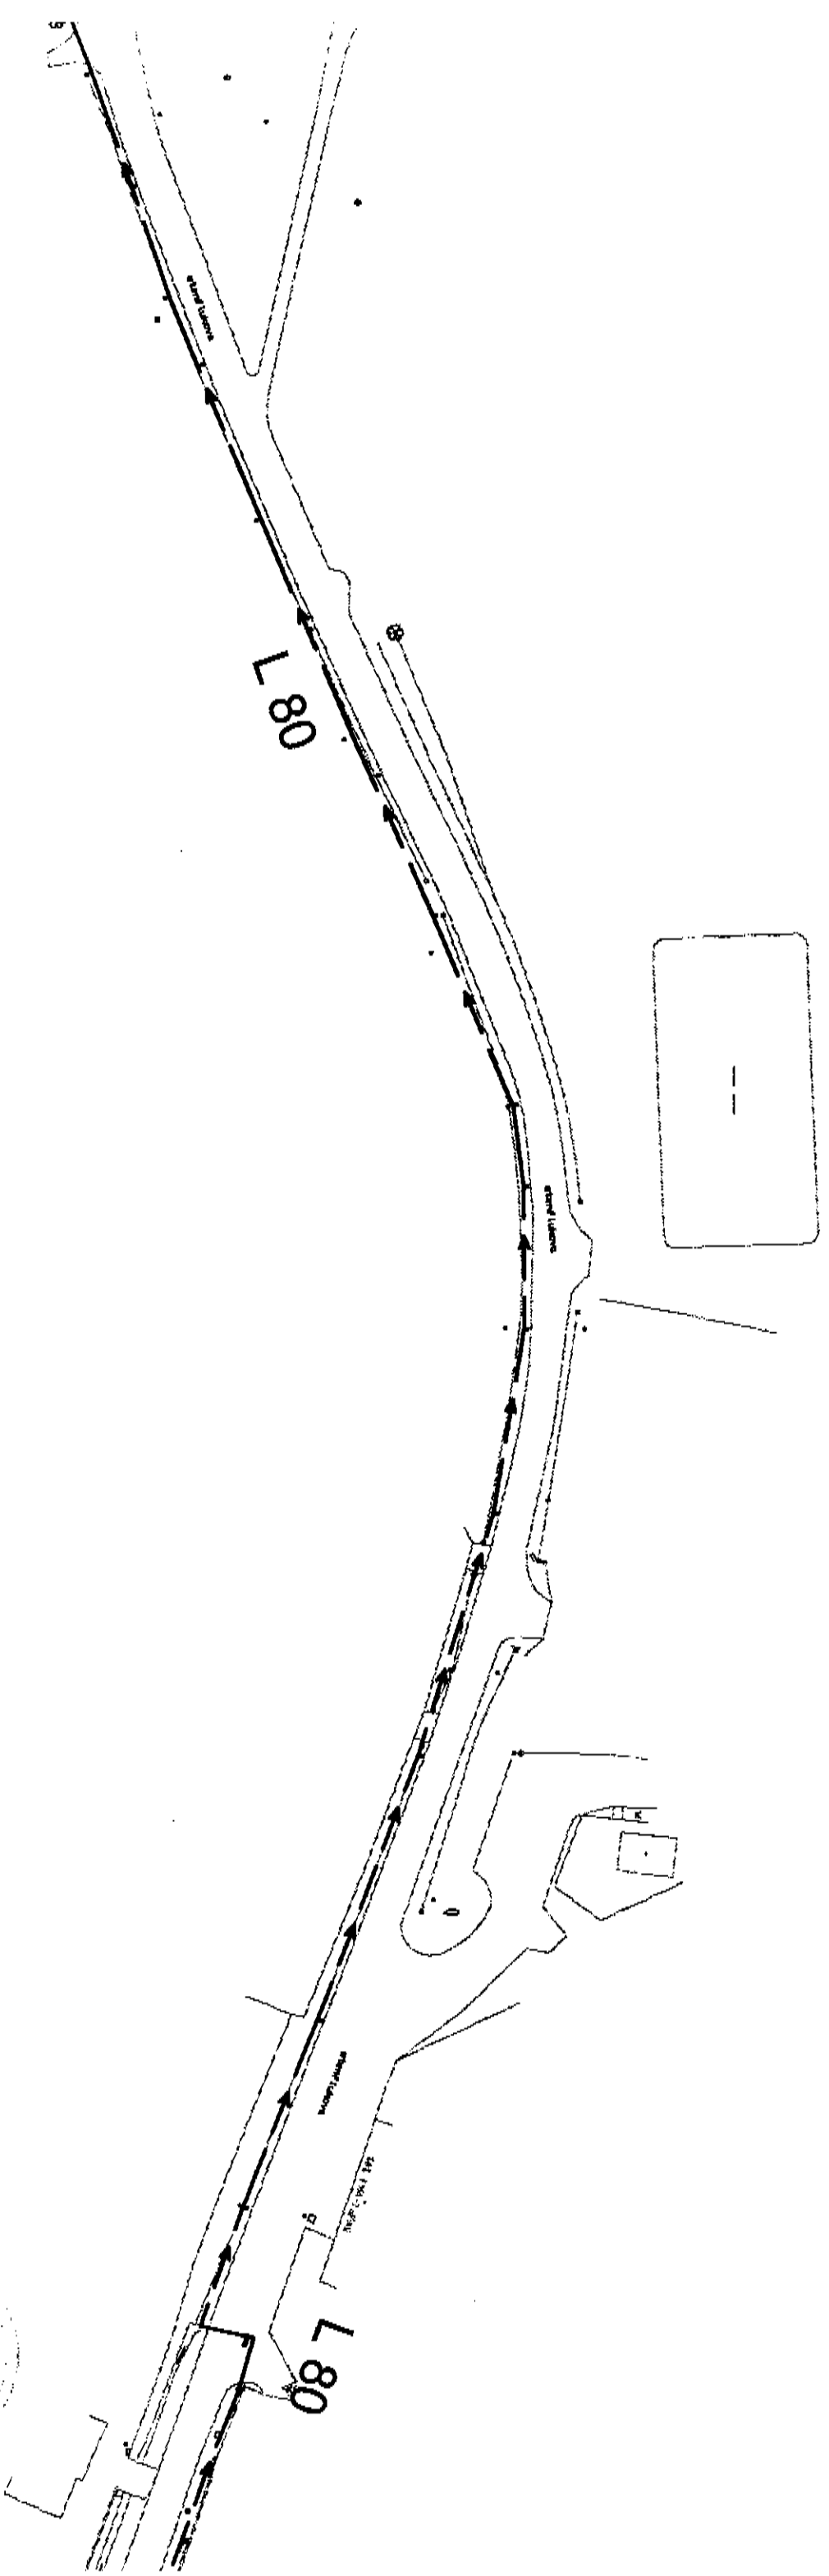


Souř. systém: JTSK
Výš. systém: BpV

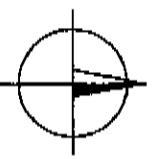


| HIP | VED. PROJEKTANT | PROJEKTANT | KRESLIL | INŽENÝRSKÉ A STAVEBNÍ PRÁCE, S.R.O. U KRAŠTANU 4/1217 169 00 PRAHA 6 tel.: 281 017 629 | |
|--|-----------------|------------|---------------|---|----|
| ING. FRANKA | | | | MĚŘÍTKO | |
| AKCE: PŘEPROJEKT SPLAŠKOVÉ A DEŠŤOVÉ KANALIZACE A VODOVODU JILLOVÉ | | | | Č. VÝKR. | |
| OBSAH | | | | STUPĚN | |
| SITUACE VODOVODU IV. | | | DATUM 9. 2004 | 1:1000 | 11 |

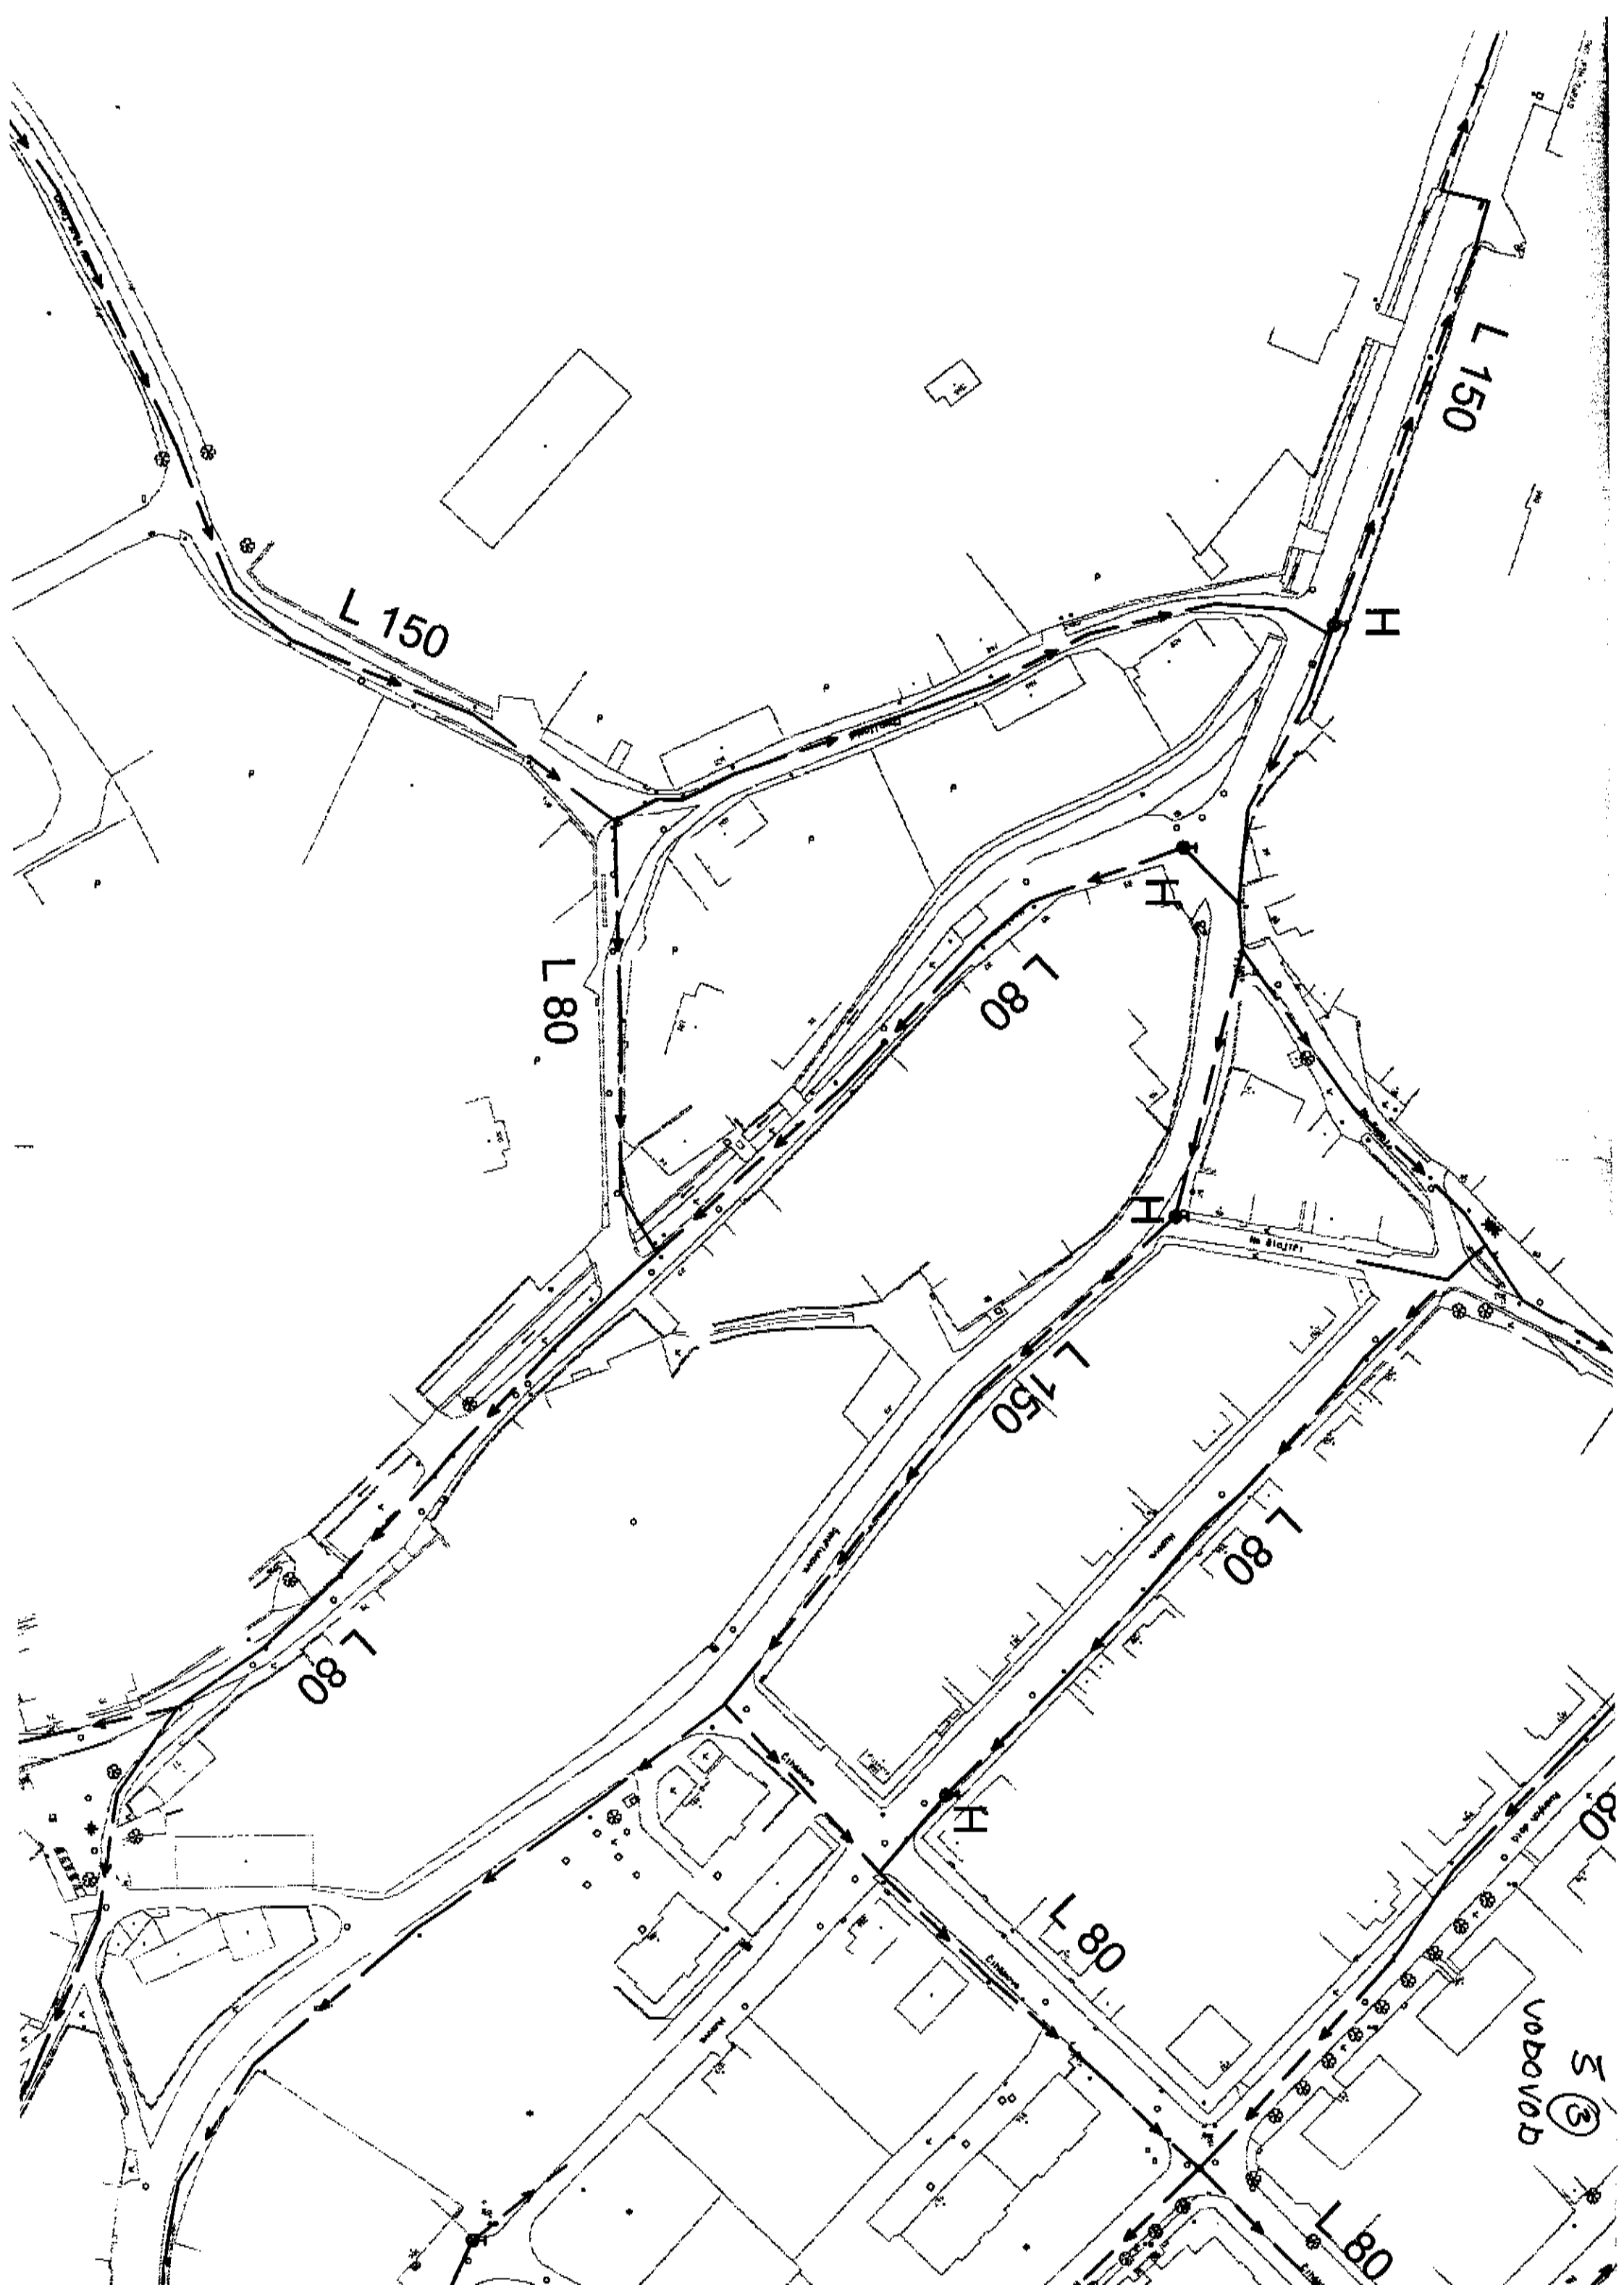

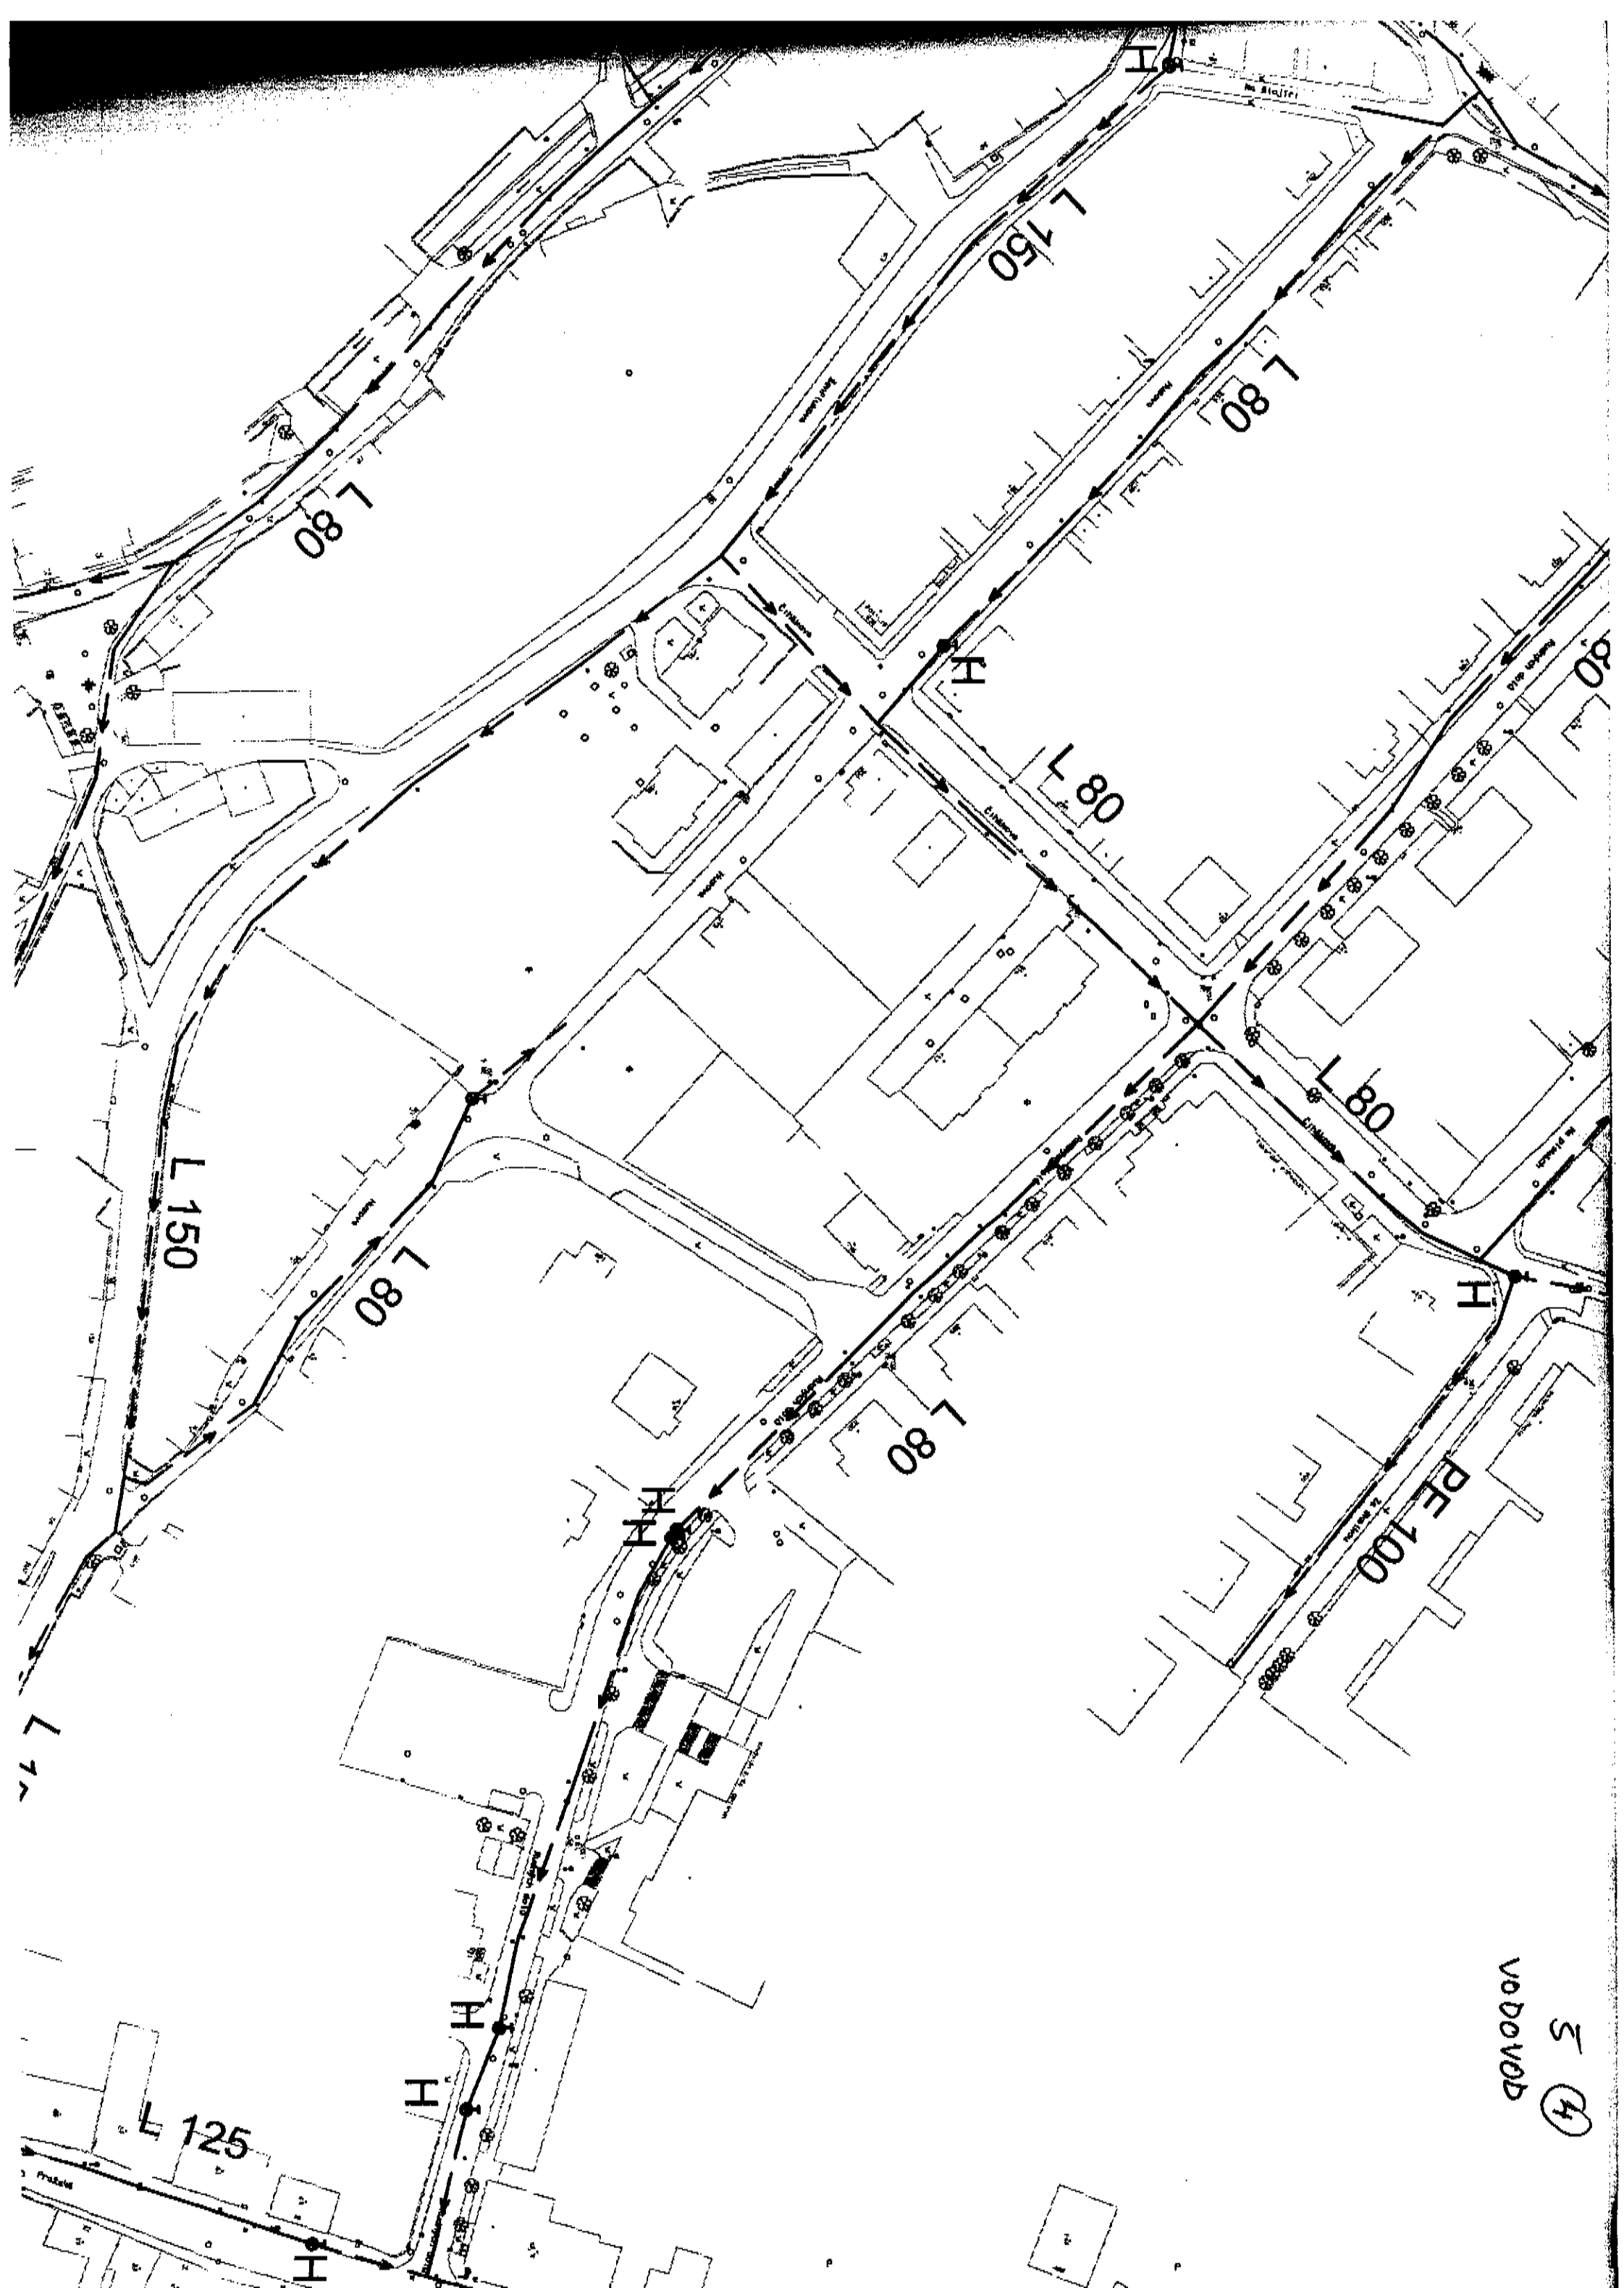

5 (4)
VODOVOD

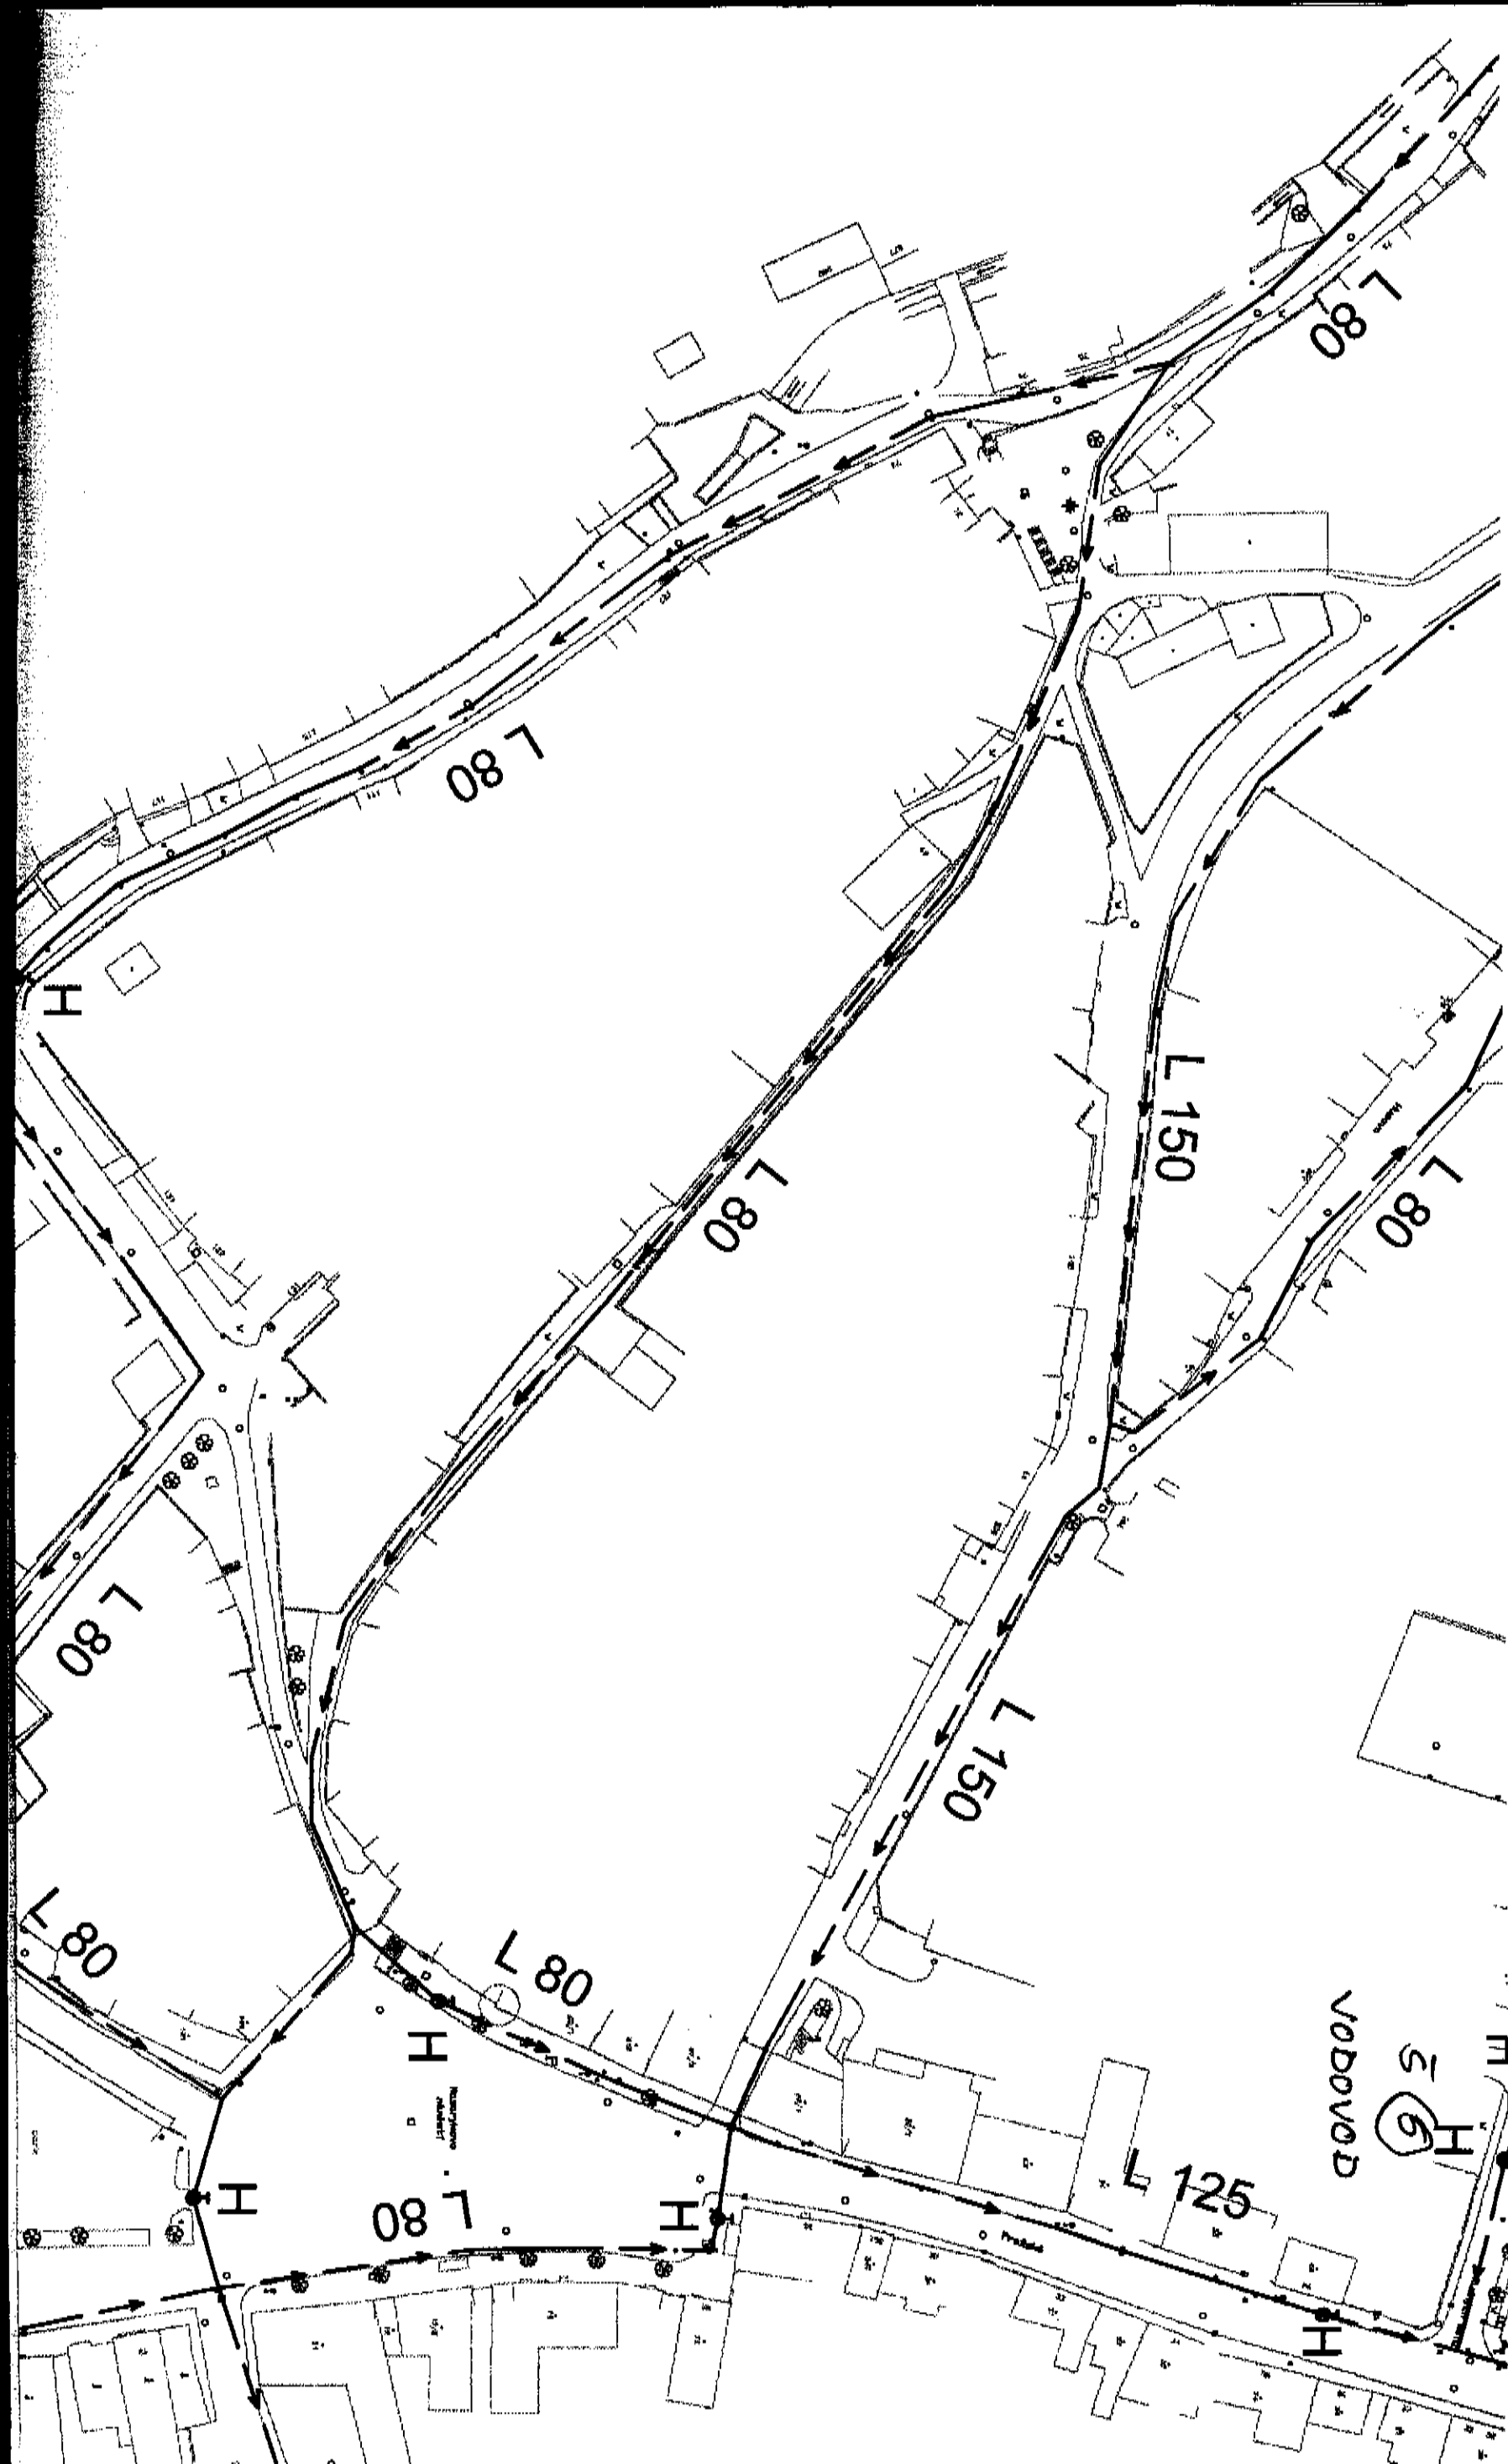



Prés piska na hince


DN 250

DN 250 - cca 2,07 km

VDJ KAPLIČKA

1524
Dilovë

AL. PRAŽSKÁ
VÝKR. L. 8

| | | | | |
|---|-----------------|------------|--|--|
| HIP | VED. PROJEKTANT | PROJEKTANT | KŘEŠTIL  | INŽENÝRSKÉ A STAVEBNÍ PRÁCE S.R.O. |
| ING. FRÁNA | | | | U KAŠTANU 4/1217 169 00 Praha 6 tel.: 281 017 629 email: isp-frana@volny.cz |
| AKCE PASPORT SPLAŠKOVÉ A DEŠŤOVÉ KANALIZACE A VODOVODU, JILLOVÉ | | | | |
| OBSAH | | | SYSTÉM | MĚŘÍTKO 1 : 2880 |
| SITUACE VODOVODU VII. | | | DATUM 9.2004 | Č. VÝKR. 14 |