



TVAR OPĚRY I


POHLED NA OPĚRU 1:50

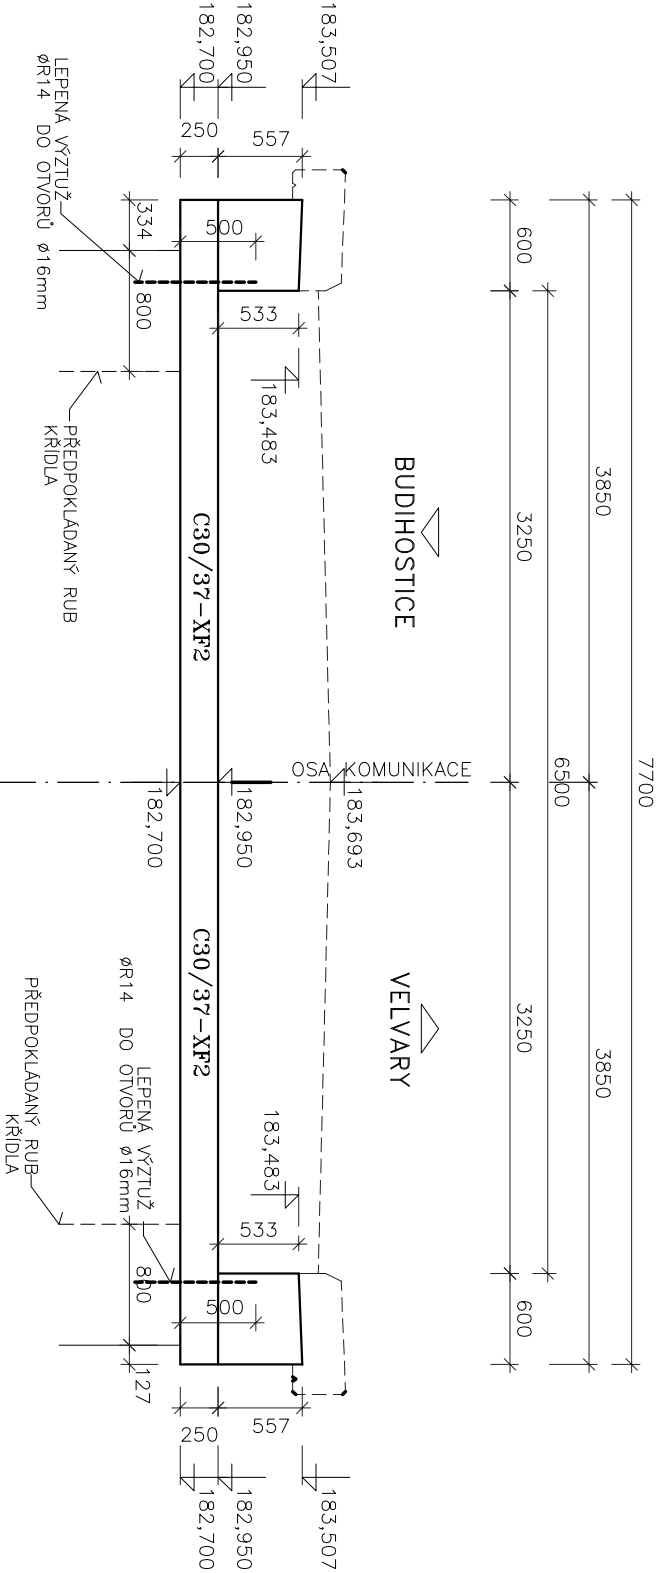

PŮDORYS 1:50

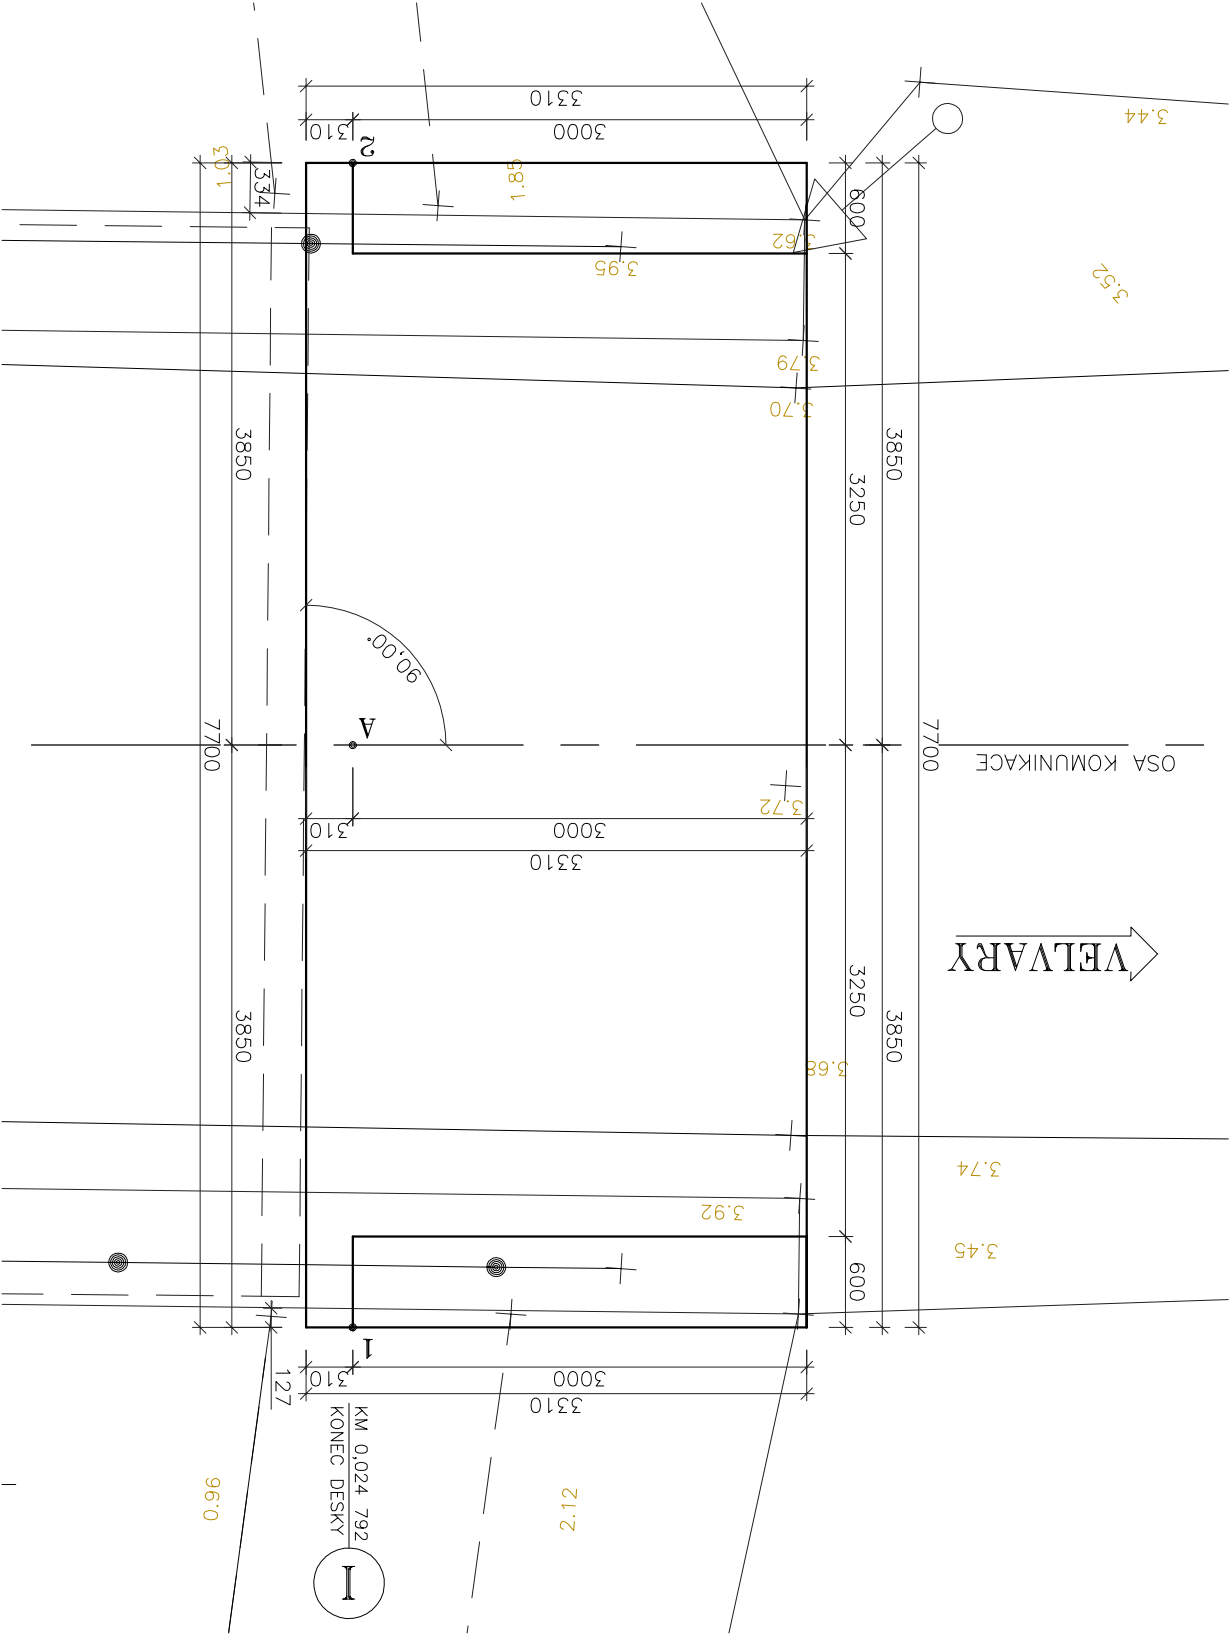

PODÉLNÝ ŘEZ 1:50

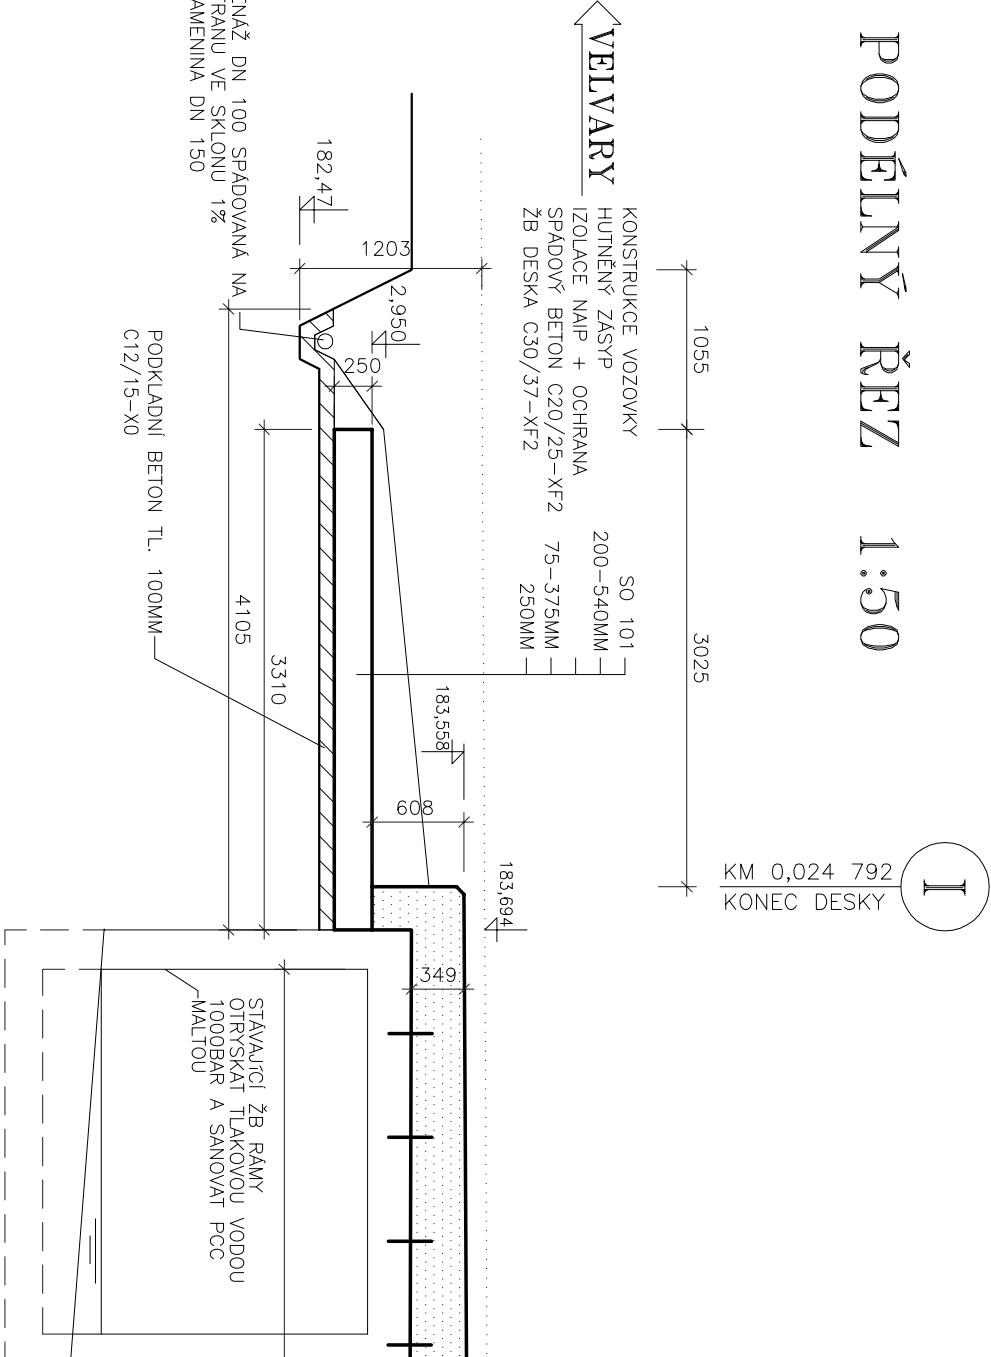

SEZNAM SOUŘADNIC

č.b.	1.	2.
A	751 894,821	1 018 788,118
B	751 888,690	1 018 781,059

č.b.	1.	2.
1	751 897,728	1 018 785,593
2	751 891,914	1 018 790,593
3	751 891,597	1 018 778,534
4	751 885,784	1 018 783,583

C

POLOHOPISNÝ SYSTÉM : JTSK

VÝŠKOVÝ SYSTÉM : BALI PO VYROVNÁNÍ

ATELIÉR PROJEKTOVÁNÍ INŽENÝRSKÝCH STAVEB S.R.O.

AKCE:
III/24032 BUDIHOSTICE, MOST EV.Č. 24032-1
A EV.Č. 24032-2 PŘES VRANSKÝ POTOK

OHRADNÍ 24B
PRAHA 4
tel: 241 481 215
e-mail: apis@apis-sto.eu



ZADAVATEL:



KRAJ: STŘEDOČESKÝ

HLAVNÍ INŽENÝR PROJEKTU:

Ing. Josef JIROTKA

ODP. PROJEKTANT:

Ing. Jan TUREK

VYPRACOVAL:

Ing. Jan TUREK

KONTROLOVAL:

Ing. Tomáš KAPLAN

FORMÁTŮ A4:

2

DATUM:

SRPEN 2018

STUP. PROJ.

PDPS

MĚŘÍTKO

1:50

PŘÍLOHA:

C.3.2.6

STAV. OBJEKT

SO 201-1

OKRES: KLADNO

K.Ú.: BUDIHOSTICE

MOST EV.Č. 24032-1

TVAR OPĚRY I