


PŮDORYS 1:100

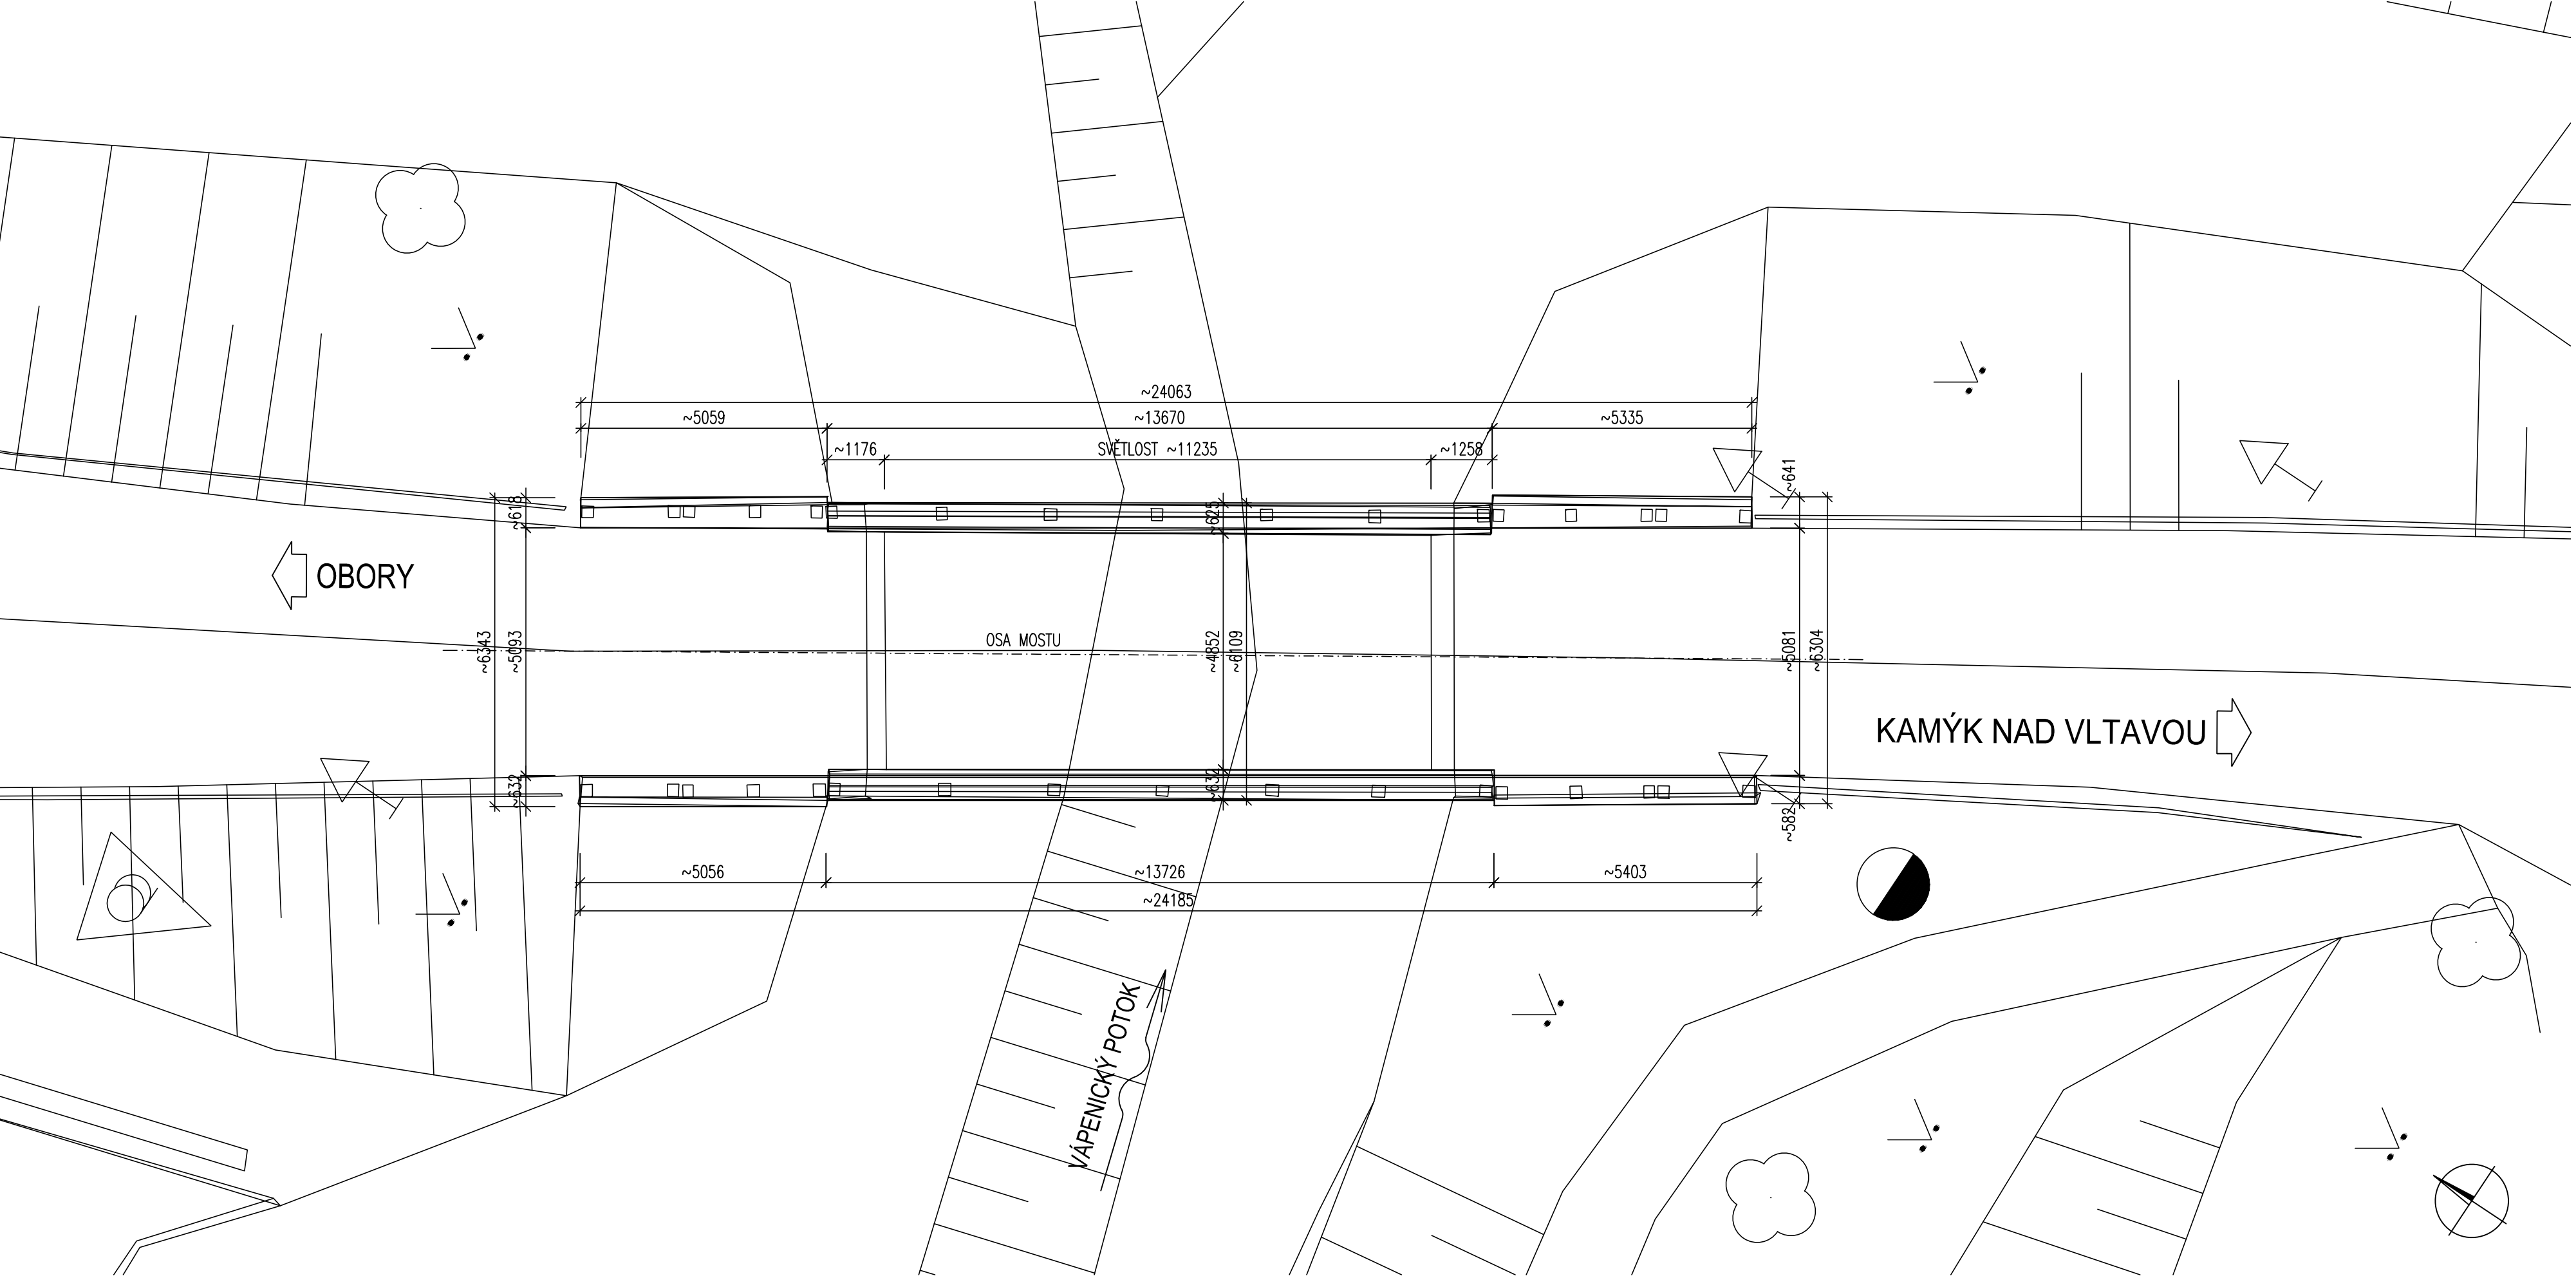

Souřadnicový systém S-JTSK  
Výškový systém Bpv

Změna:	Název změny:	Datum:	Provedl:	Podpis:

Investor:  
Krajská správa a údržba silnic Středočeského kraje,  
příspěvková organizace  
Zborovská 11  
150 21 Praha 5

Objednatel:  
Krajská správa a údržba silnic Středočeského kraje,  
příspěvková organizace  
Zborovská 11  
150 21 Praha 5

METROPROJEKT Praha a.s.  
nám. I. P. Pavlova 2/1786  
120 00 Praha 2  
gen. ředitel: Ing. David Krása  
tel.: +420 296 154 105  
www.metroprojekt.cz  
info@metroprojekt.cz

Souprava číslo:

HIP:  
Ing. Aleš MENŠÍK  
tel.: +420 296 154 119  
Stupeň: PDPS

Podpis:

Název a účel díla:  
**Oprava mostu ev. č. 102 – 028**  
**Most přes Vápenický potok ve Velké**

Zpracovatelský útvar:  
tel.: +420 296 154 330  
Vedoucí útvaru:  
Ing. Václav KŘIVÁNEK

Podpis:

Název části díla:  
**STAVEBNÍ ČÁST**  
**SO 201 - Most přes Vápenický potok ve Velké**

C

Odpovědný projektant:  
Ing. Aleš MENŠÍK  
Vypracoval:  
Ing. Aleš MENŠÍK

Podpis:

Podpis:

Název přílohy:  
**STÁVAJÍCÍ STAV - PŮDORYS**

Změna:

Skart. znak: V20/2037  
Počet formátů: 4xA4

Datum: 12/2016  
Měřítko: 1:100

ICD:

15

6596

002

00

03

02

002