


PŮDORYS 1:100

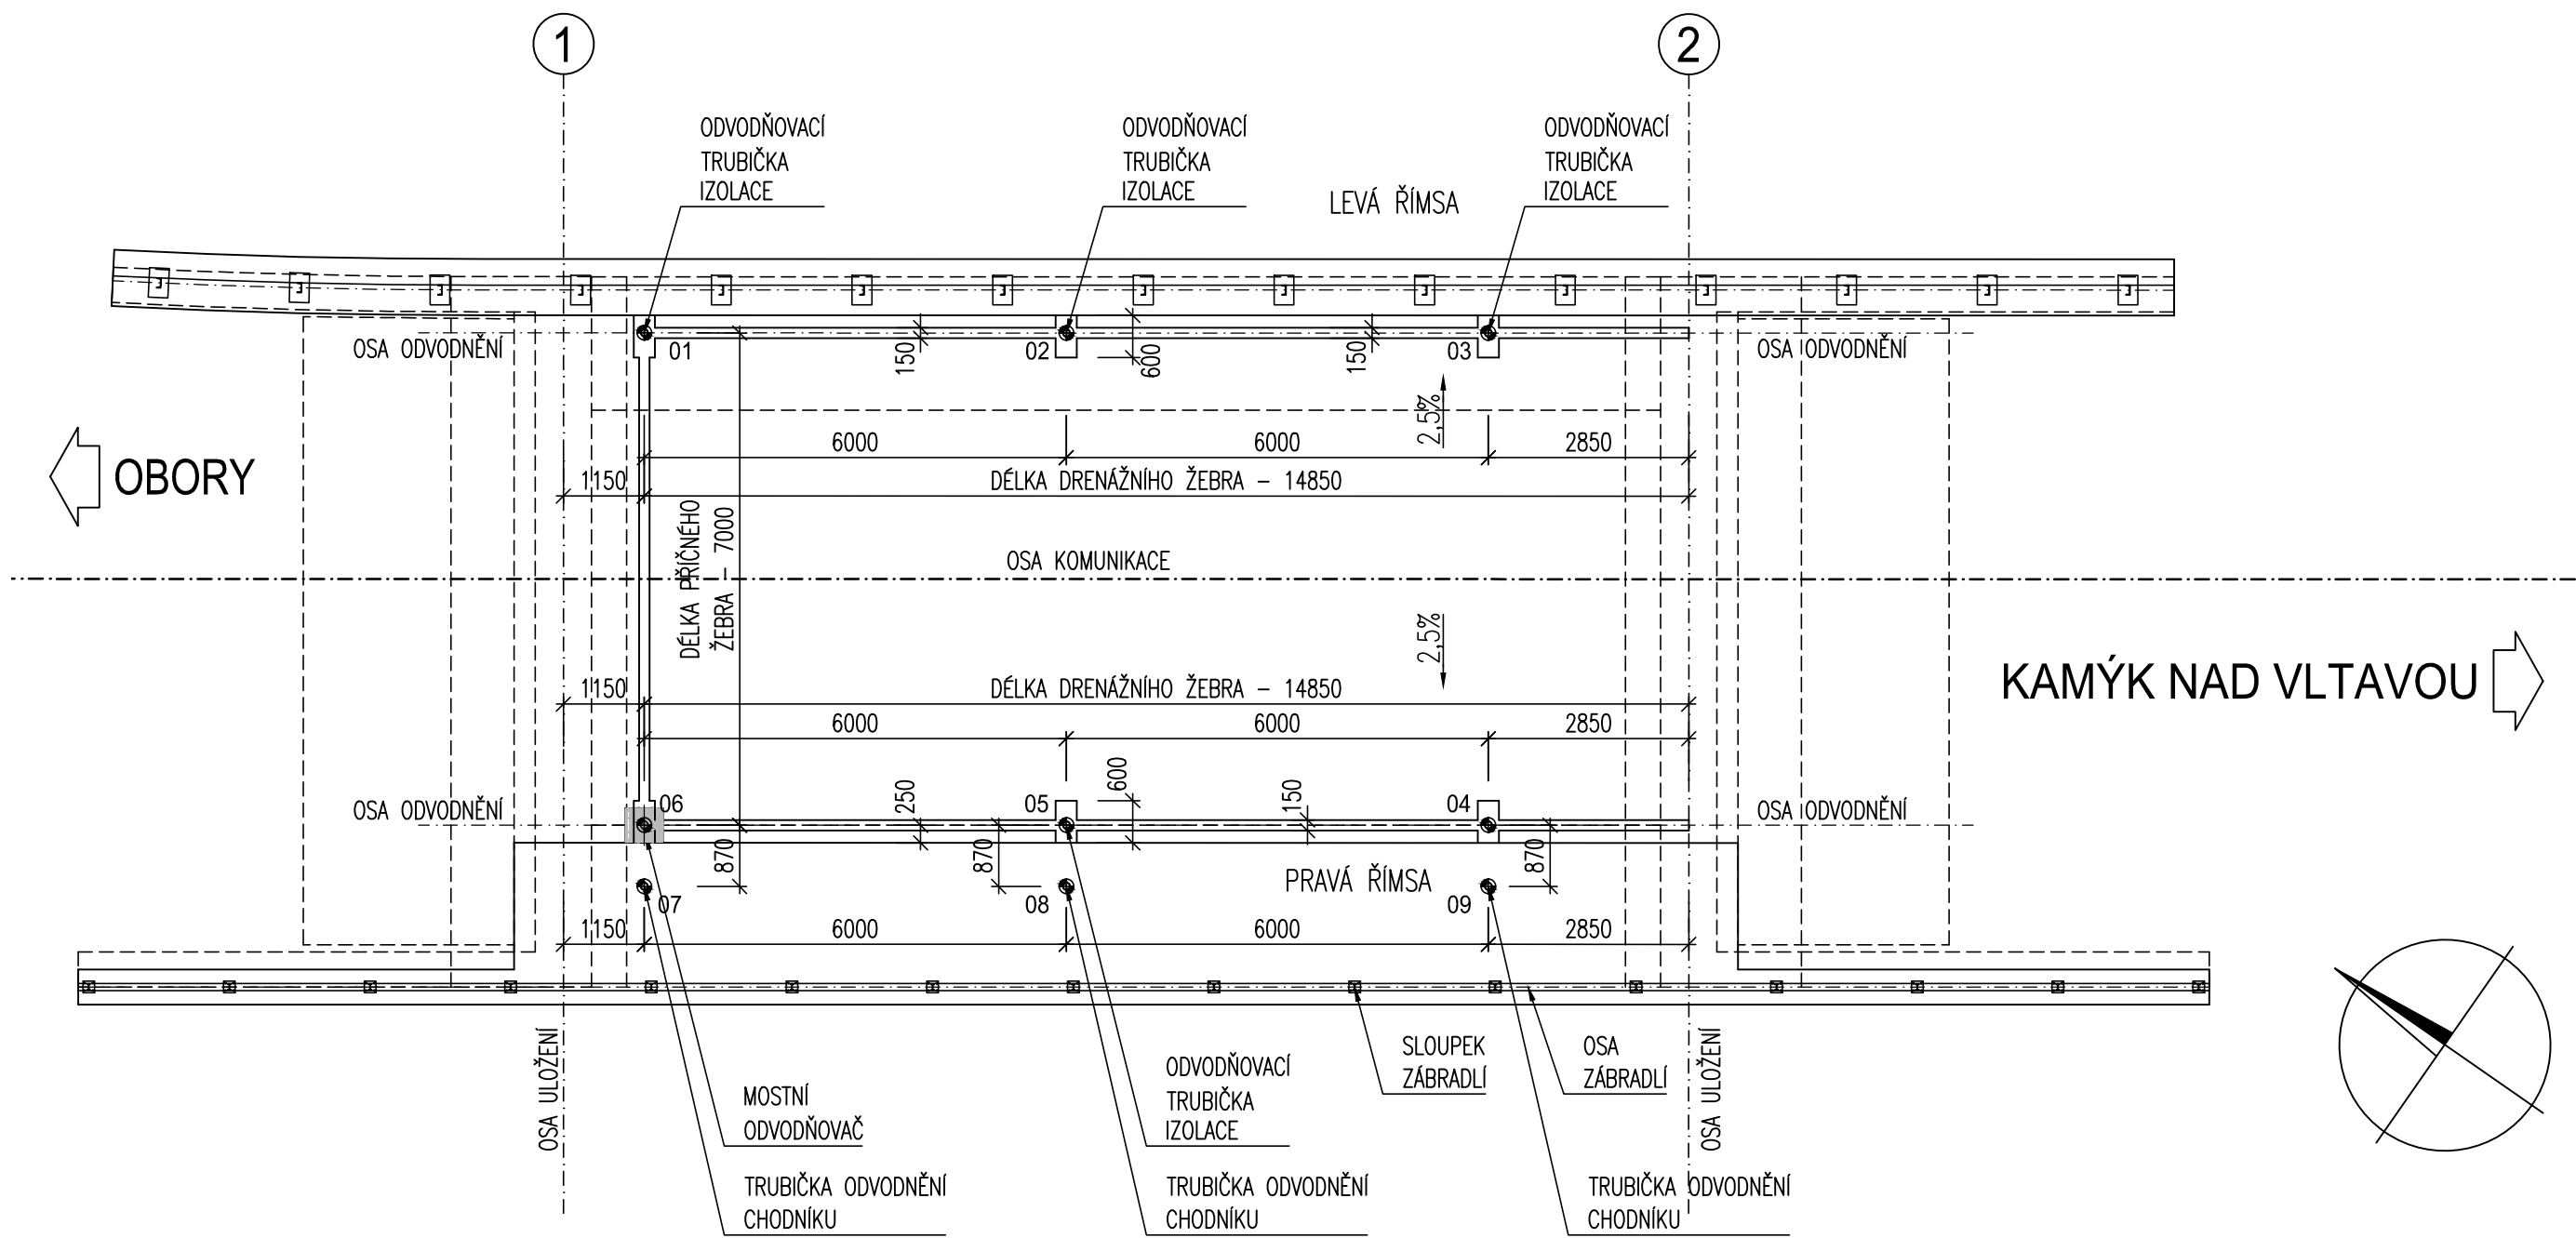

SOUŘADNICE BODŮ		
BOD	Y [m]	X [m]
040001	761366.478	1088333.233
040002	761363.050	1088338.158
040003	761359.623	1088343.082
040004	761365.368	1088347.081
040005	761368.796	1088342.156
040006	761372.223	1088337.232
040007	761372.937	1088337.729
040008	761369.510	1088342.653
040009	761366.083	1088347.578

KUBATURY:


OZN.	PLOCHA	TLOUŠŤKA	CELKEM
LEVÁ	3,127 m2	0,04 m	0,125 m3
PRAVÁ	3,127 m2	0,04 m	0,125 m3
CELKEM			0,25 m3

PRVKY ODVODNĚNÍ	
ODV. TRUBIČKY	8ks
ODVODŇOVAČ	1ks


ZPŮSOB ČÍSLOVÁNÍ BODŮ

AABB  
KDE JEDNOTLIVÉ ČÁSTI VYJADŘUJÍ :  
AA – KÓD ČÁSTI (04=VYBAVENÍ)  
BB – KÓD ČÁSTI (00=ODVODNĚNÍ)  
CC – ČÍSLO BODU


DETAIL ODVODŇOVACÍHO PROUŽKU, 1:5

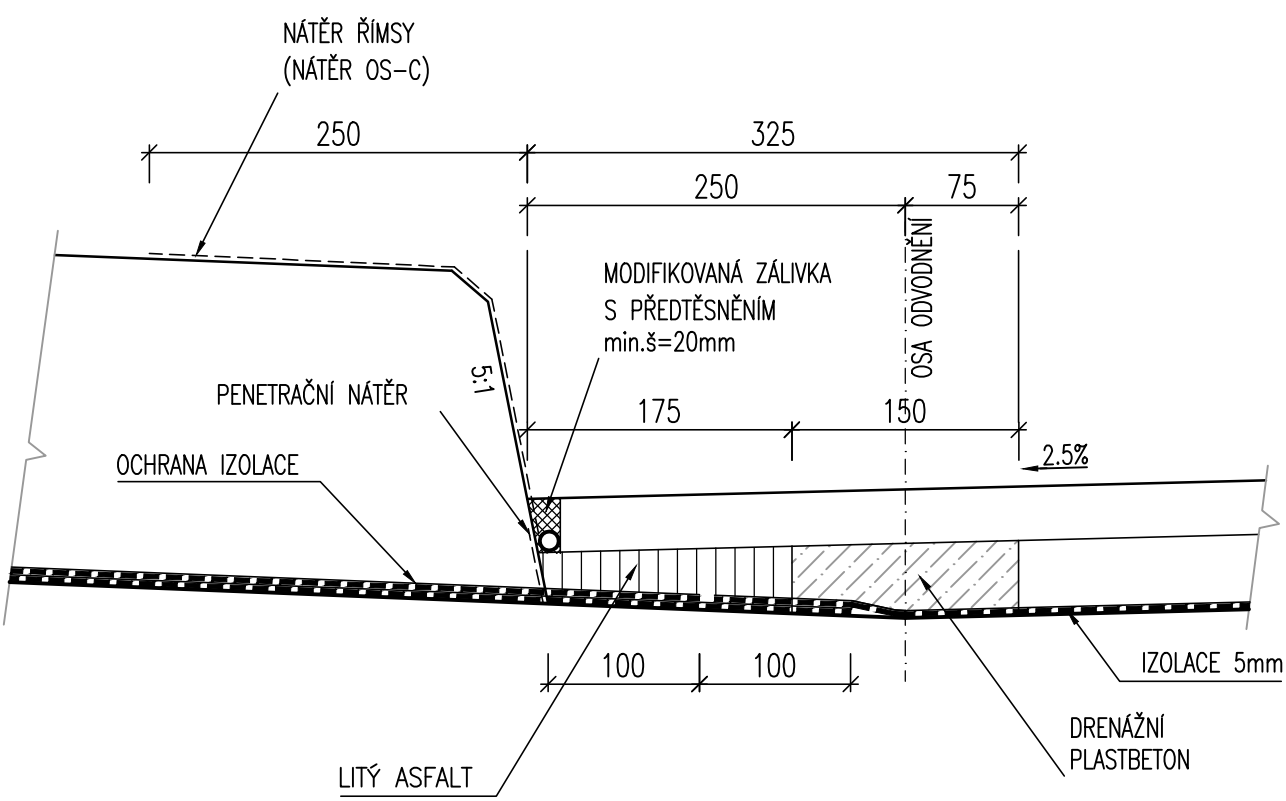

SCHEMA DRENÁŽNÍHO PLASTBEBOTNU

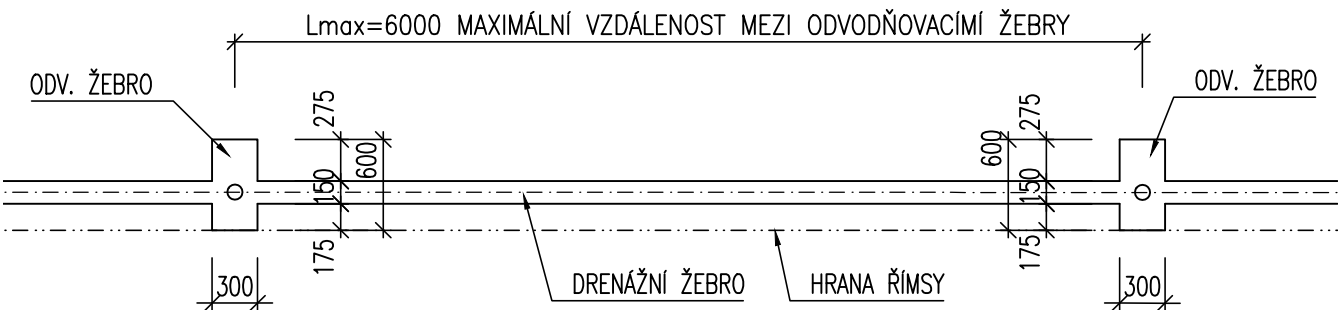

DETAIL TRUBIČKY ODVODNĚNÍ IZOLACE, M 1:5

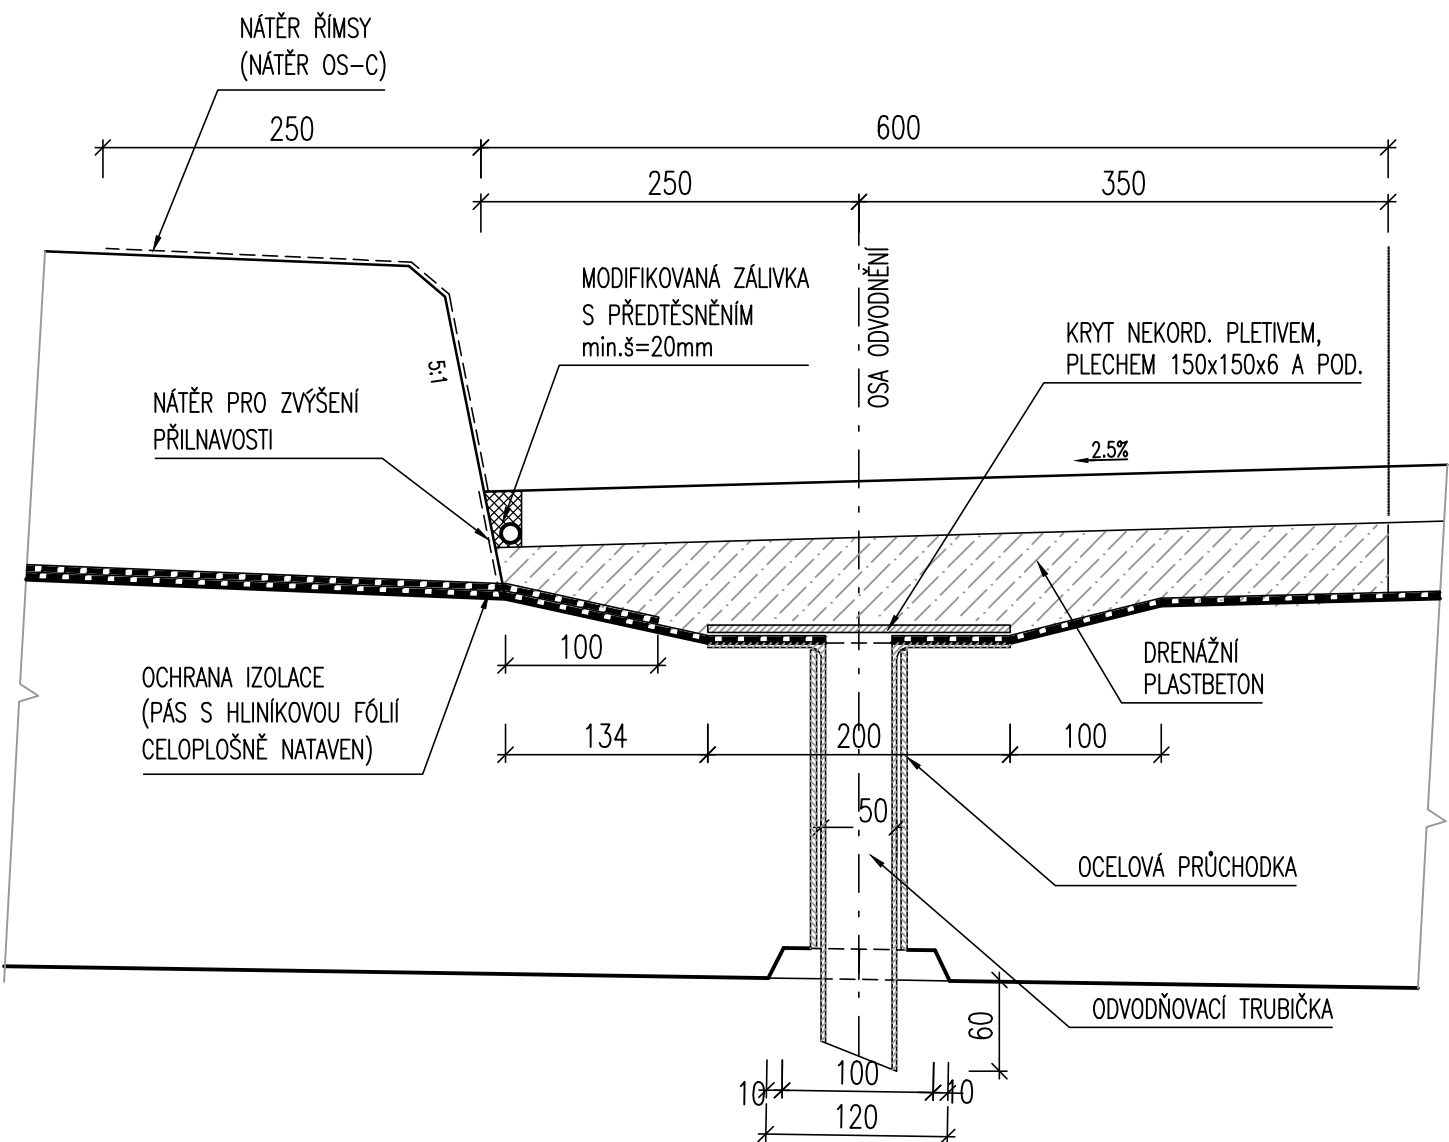

Souřadnicový systém S-JTSK  
Výškový systém Bpv

Změna:		Název změny:	Datum:	Provedl:	Podpis:
Investor:		Objednatel:			
Krajská správa a údržba silnic Středočeského kraje, příspěvková organizace Zborovská 11 150 21 Praha 5		Krajská správa a údržba silnic Středočeského kraje, příspěvková organizace Zborovská 11 150 21 Praha 5			
METROPROJEKT Praha a.s. nám. I. P. Pavlova 2/1786 120 00 Praha 2 gen. ředitel: Ing. David Krása tel.: +420 296 154 105 www.metroprojekt.cz info@metroprojekt.cz		METROPROJEKT		Souprava číslo:	
HIP: Ing. Aleš MENŠÍK		Podpis:		Název a účel díla:	
tel.: +420 296 154 119				Oprava mostu ev. č. 102 – 028 Most přes Vápenický potok ve Velké	
Stupeň: PDPS					
Zpracovatelský útvar:		S-52		Název části díla:	
tel.: +420 296 154 330				STAVEBNÍ ČÁST	
Vedoucí útvaru:		Podpis:		SO 201 - Most přes Vápenický potok ve Velké	
Ing. Václav KŘIVÁNEK				C	
Odpovědný projektant:		Podpis:		Název přílohy:	
Ing. Aleš MENŠÍK				SCHEMA ODVODNĚNÍ	
Výpracoval:		Podpis:		Změna:	
Ing. Aleš MENŠÍK				Číslo příl.:	
Start. znak: V20/2037		Datum: 12/2016			
Počet formátů: 6xA4		Měřítko: 1:100,1:5		IČD:	
				15 6596 002 00 03 02	
				010	