


SITUACE 1:50 000

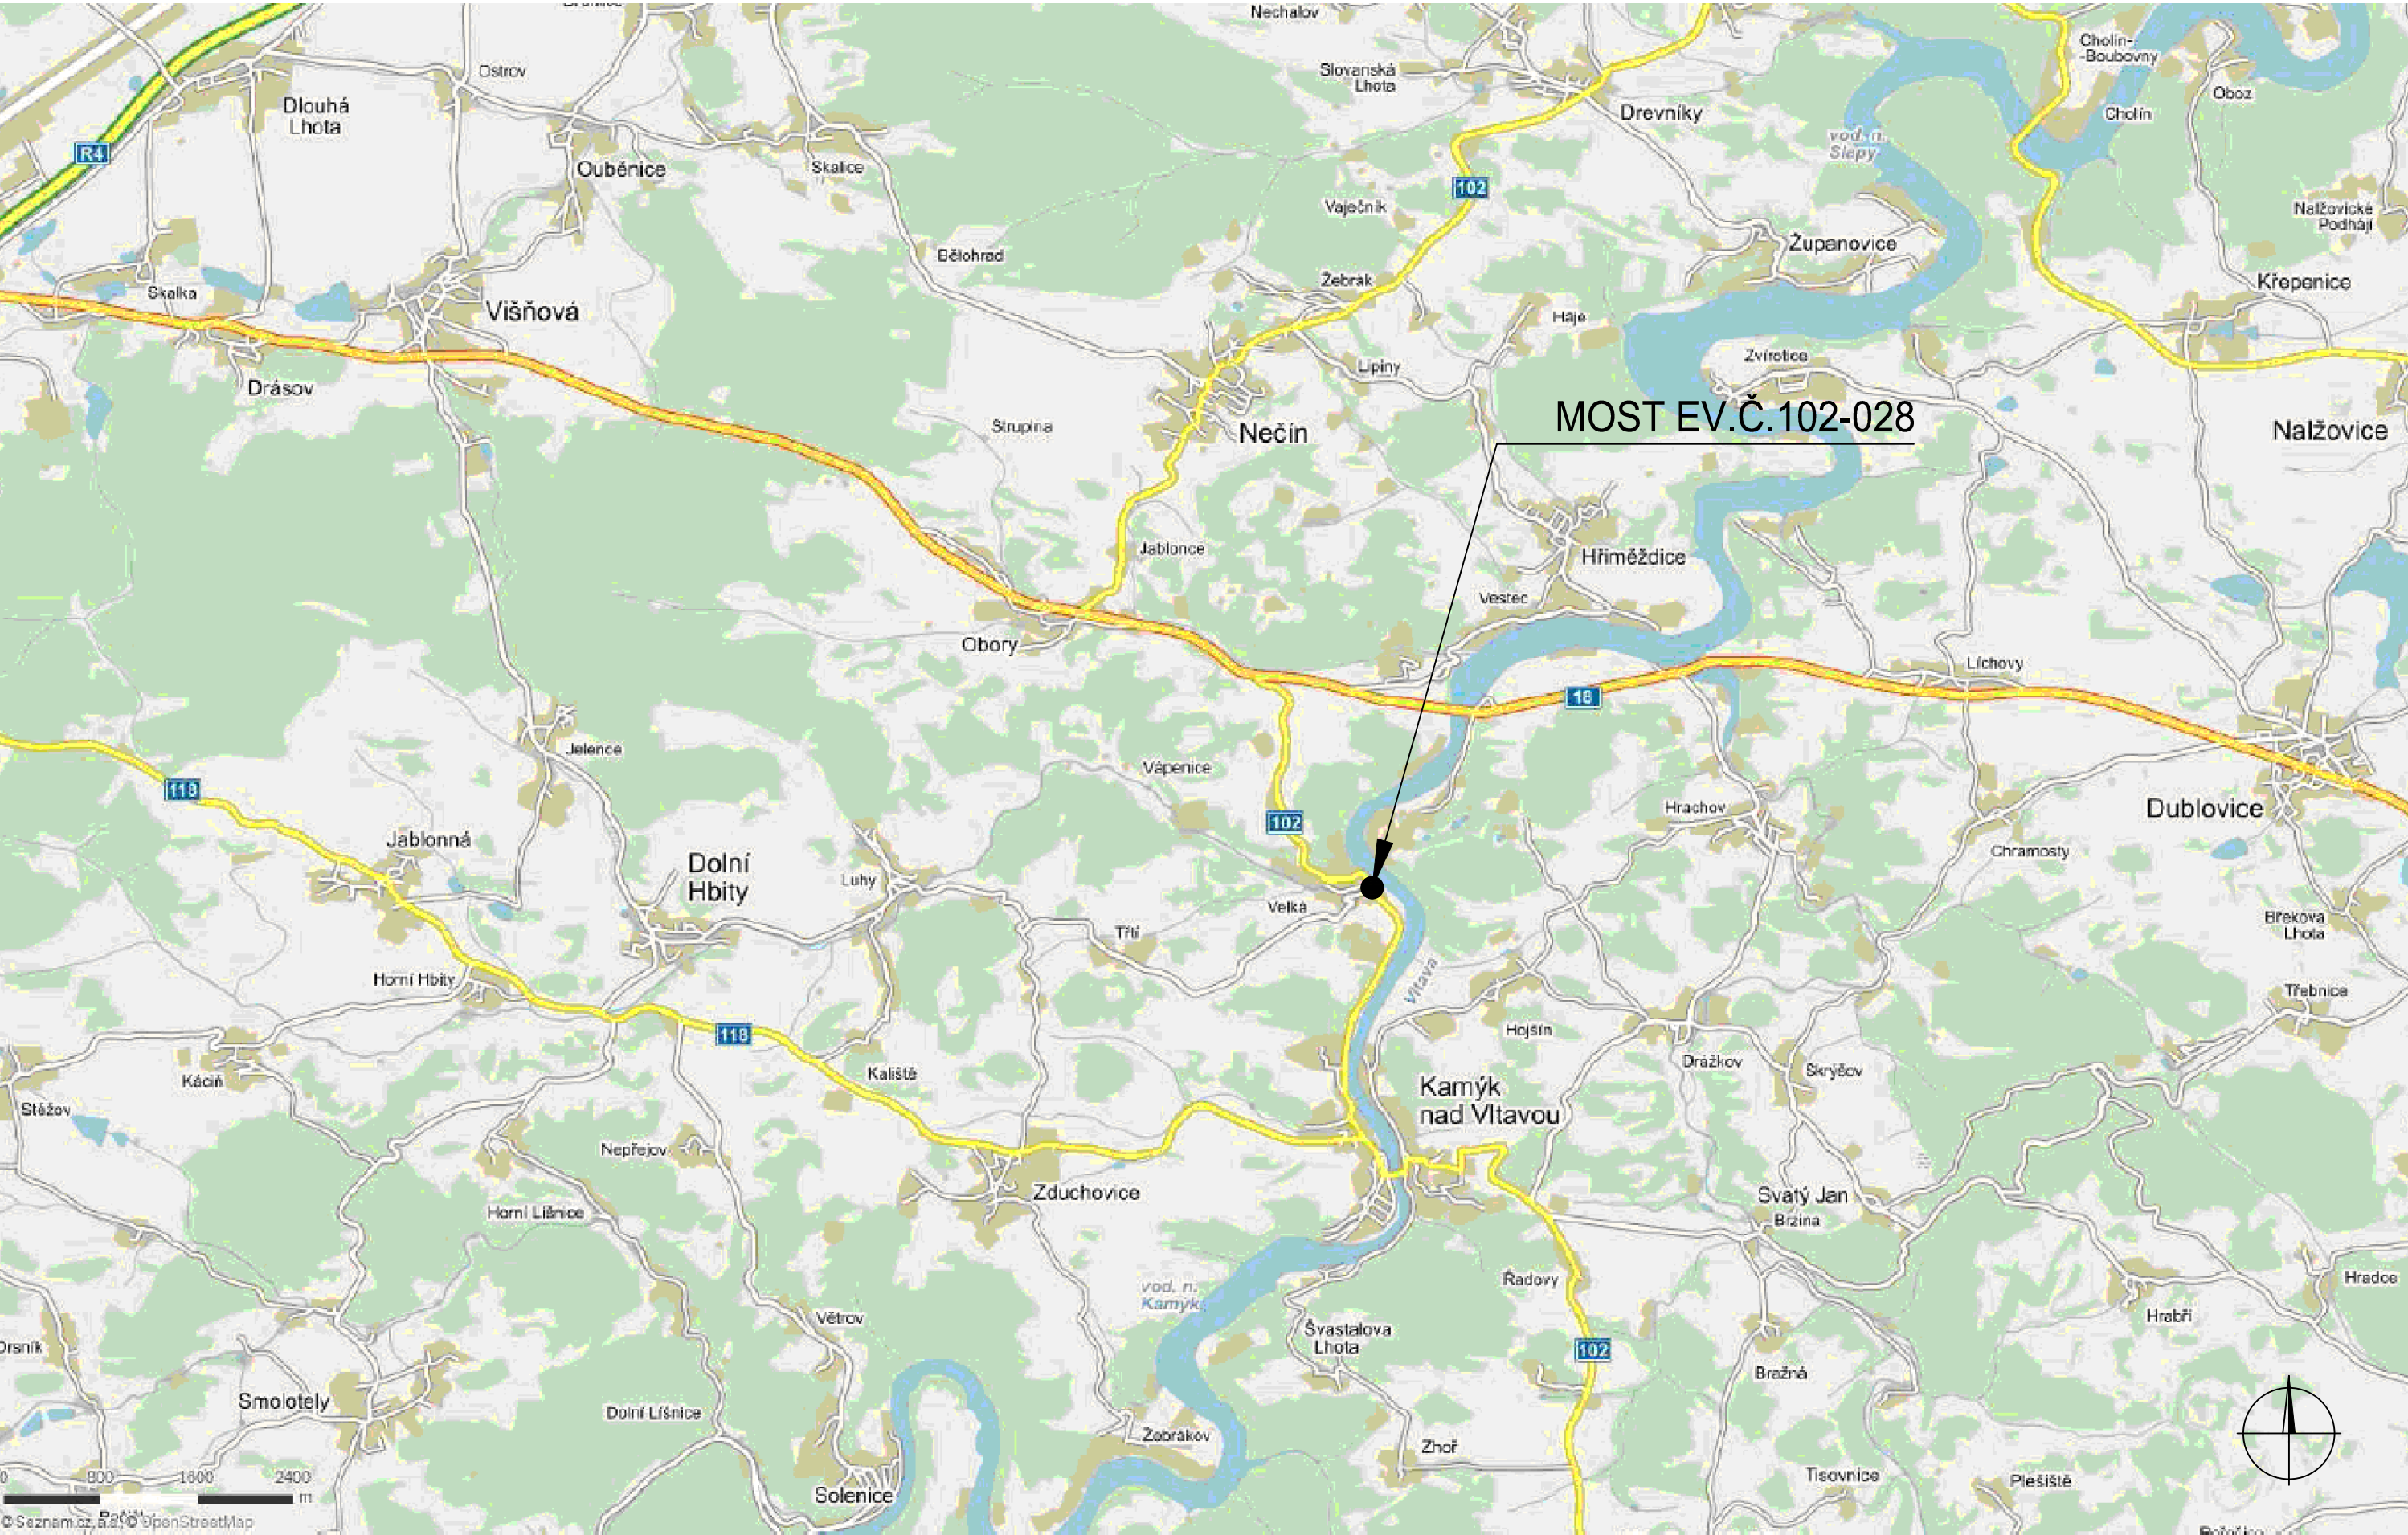

Souřadnicový systém S-JTSK
Výškový systém BpV


 
Změna:	Název změny:	Datum:	Provedl:	Podpis:

Investor: Krajská správa a údržba silnic Středočeského kraje, příspěvková organizace Zborovská 11 150 21 Praha 5	Objednatel: Krajská správa a údržba silnic Středočeského kraje, příspěvková organizace Zborovská 11 150 21 Praha 5
--	--

METROPROJEKT Praha a.s. nám. I. P. Pavlova 2/1786 120 00 Praha 2 gen. ředitel: Ing. David Krása tel.: +420 296 154 105 www.metroprojekt.cz info@metroprojekt.cz		Souprava číslo:
---	--	-----------------

HIP: Ing. Aleš MENŠÍK tel.: +420 296 154 119 Stupeň: PDPS	Podpis: 	Název a účel díla: Oprava mostu ev. č. 102 – 028 Most přes Vápenický potok ve Velké
--	---	---

Zpracovatelský útvar: S-52 tel.: +420 296 154 330 Vedoucí útvaru: Ing. Václav KŘIVÁNEK	Název části díla: SOUHRNNÉ ŘEŠENÍ STAVBY	B
--	--	----------

Odpovědný projektant: Ing. Aleš MENŠÍK Vypracoval: Ing. Aleš MENŠÍK Skart. znak: V20/2036 Počet formátů: -	Podpis:  Podpis:  Datum: 12/2016 Měřítko: 1:50 000	Název přílohy: PŘEHLEDNÁ SITUACE	Změna: Číslo příl.: 001
IČD: 15 6596 002 00 02 00			