


TABULKA MÍSTNOSTÍ			
PODLAŽÍ	Č.M.	NÁZEV MÍSTNOSTI	PLOCHA
1. MEZIPATRO A PRÍZEMÍ			
	001	CHODBA	16,99
	002	POKOJ 2	12,74
	003	KANCELÁŘ	12,01
	004	POKOJ 1	12,01
	015	WC ZAM.	1,5
	005		12,85
	006	WC+SPRCHA IMOB.	7,48
	007	CHODBA	10,02
	008	SKLAD	5,71
	009	POKOJ 4	18,88
	010	TECHNICKÁ MÍSTNOST	6,29
	011	SKLAD	3
	012	KOUPELNA	4,81
	013	SKLÍPEK	3,41
	014	SKLÍPEK	3,29
1. PATRO			
	101	OBYTNÁ HALA- JÍDELNA	16,15
	102	POKOJ 5	11,07
	103	POKOJ 6	10,96
	104	KUCHYŇ	6,25
	105	MÍSTNOST	5,73
	106	KOUPELNA	5,6

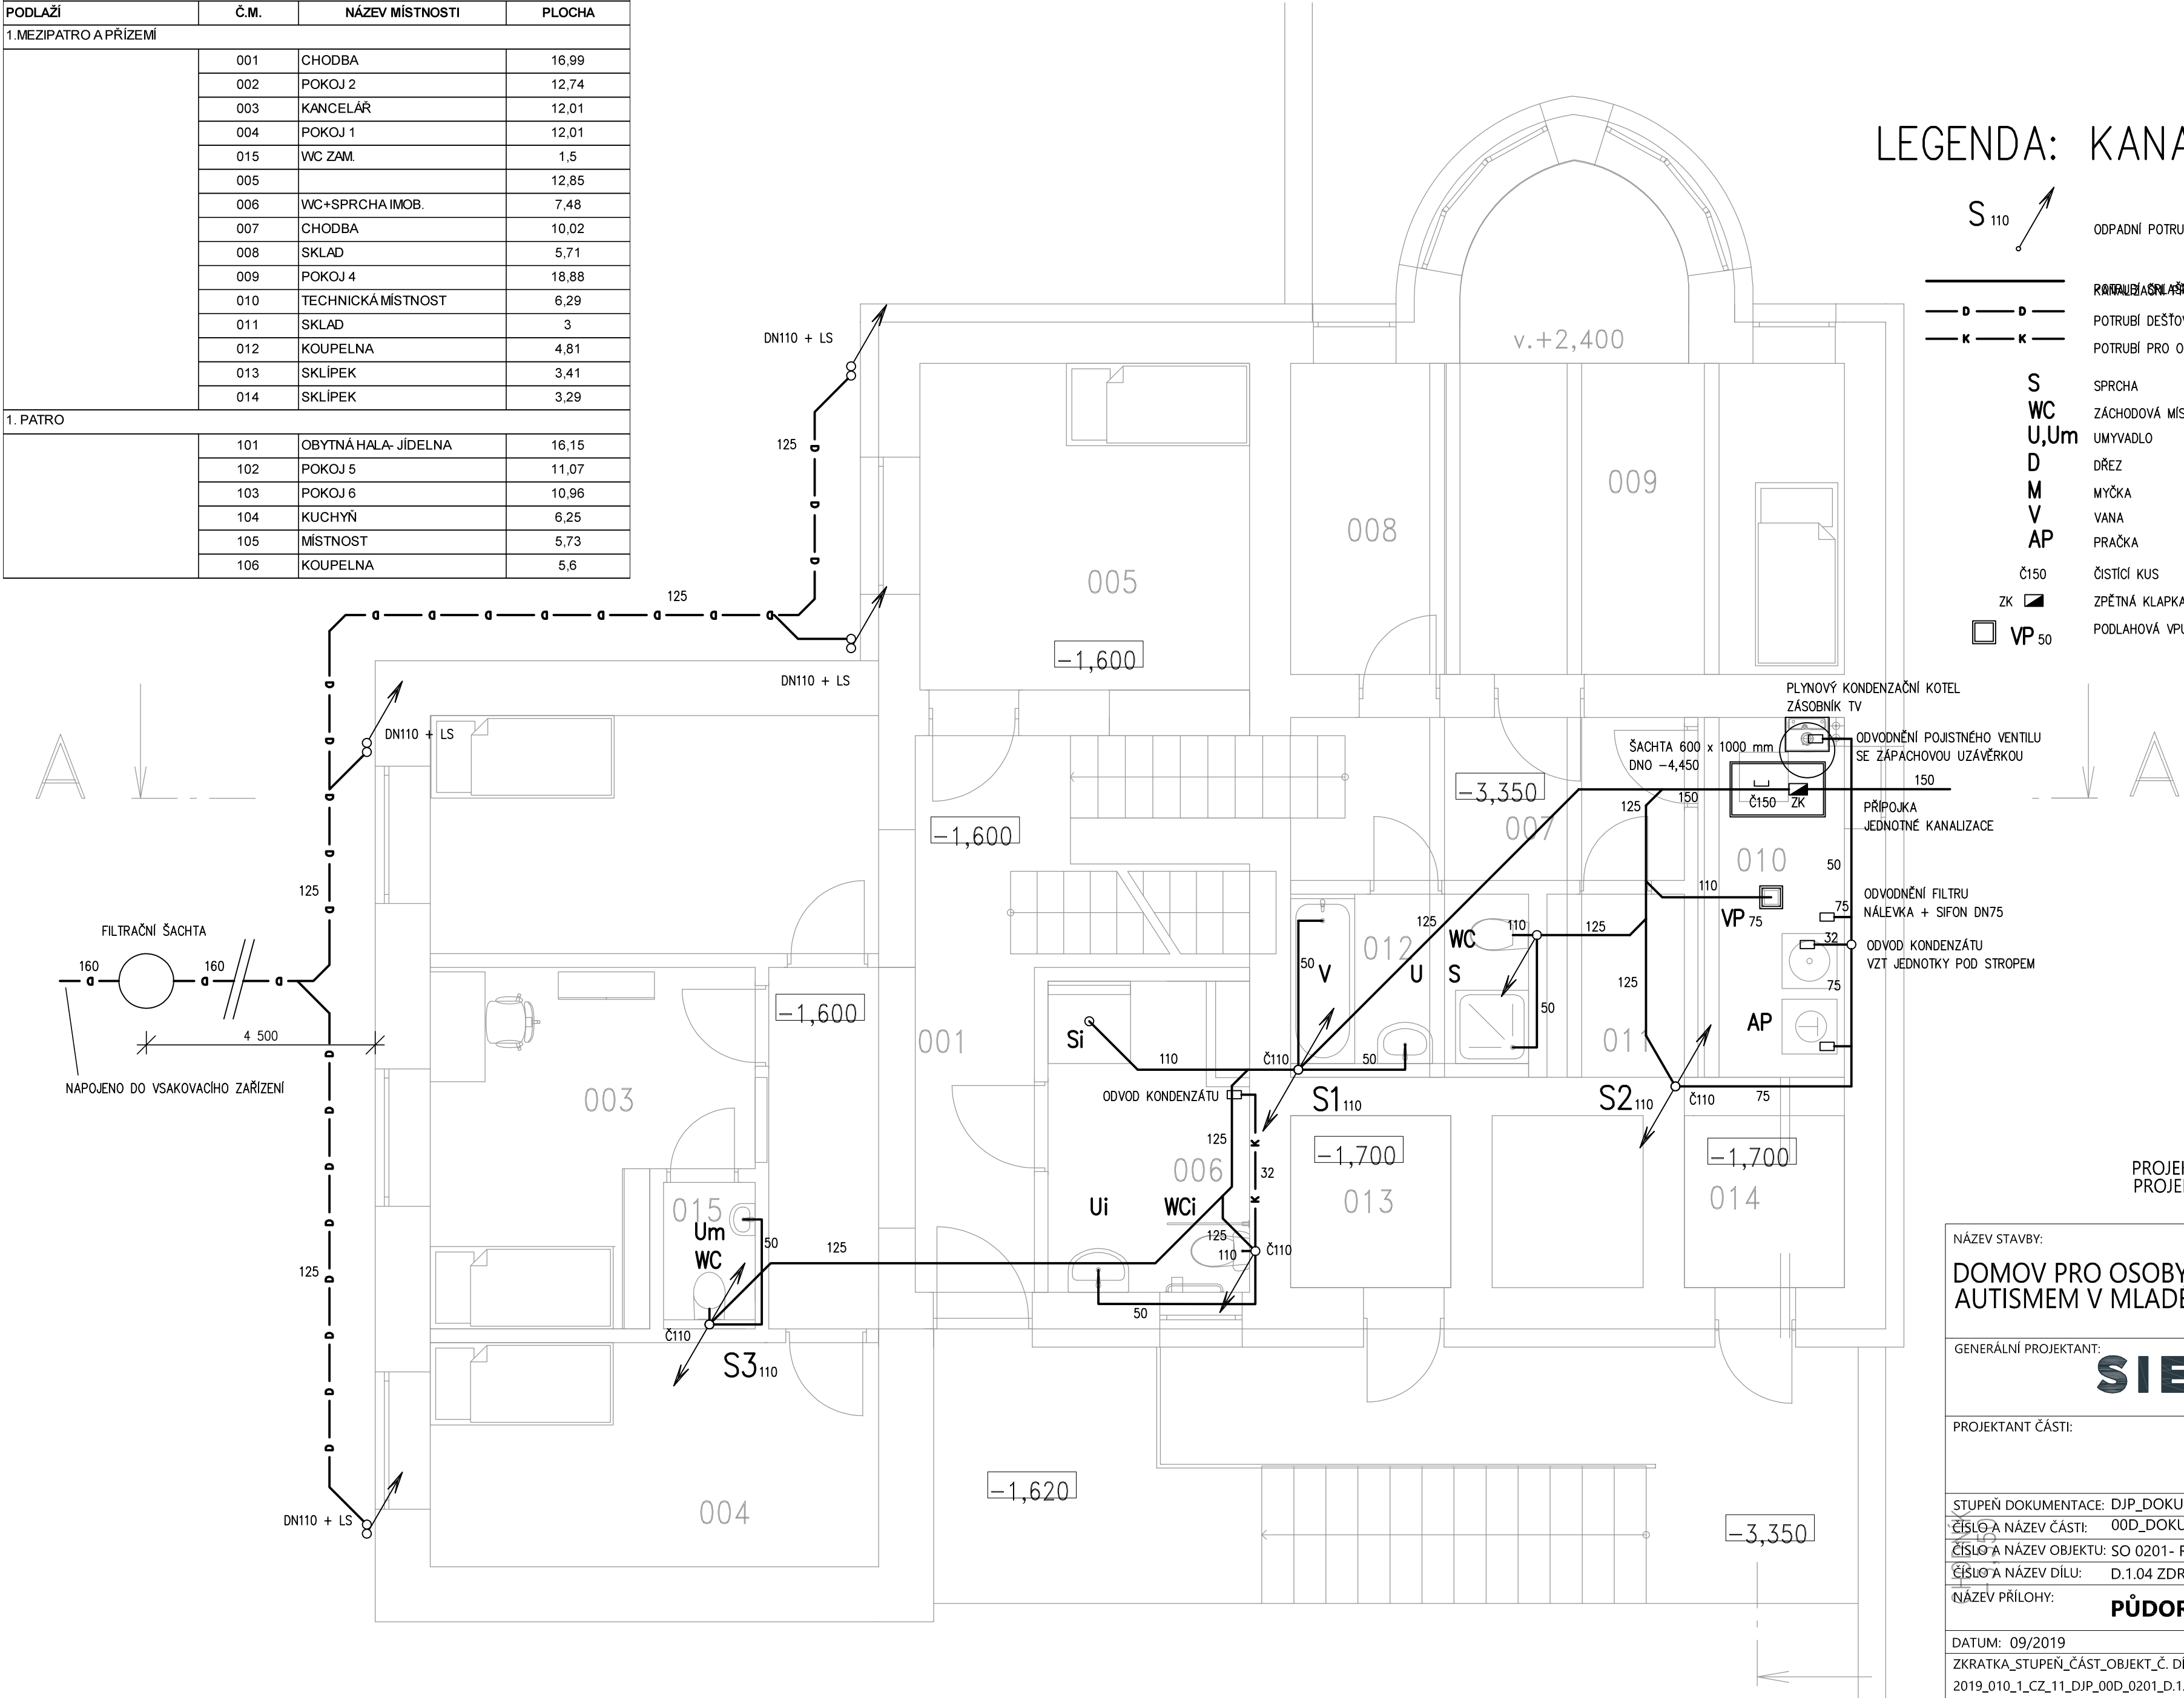

## LEGENDA: KANALIZACE

- S<sub>110</sub>

ODPADNÍ POTRUBÍ SPLAŠKOVÉ KANALIZACE
- D — D —

— K — K —

POTRUBÍ DEŠŤOVÉ GRAVITAČNÍ KANALIZACE

POTRUBÍ PRO ODVOD KONDENZÁTU
- S

WC

U, Um

D

M

V

AP

Č150

ZK

VP<sub>50</sub>

SPRCHA

ZÁCHODOVÁ MÍSA

UMYVADLO

DŘEZ

MYČKA

VANA

PRAČKA

ČISTICÍ KUS

ZPĚTNÁ KLAPKA

PODLAHOVÁ VPUST

PROJEKTOVÁ DOKUMENTACE PRO VÝBĚR DODAVATELE STAVBY V ROZSAHU  
PROJEKTOVÉ DOKUMENTACE PRO STAVEBNÍ POVOLENÍ A PRO PROVÁDĚNÍ STAVBY

NÁZEV STAVBY:	MÍSTO STAVBY:	HAVLÍČKOVA č.p. 106/15, 293 01, MLADÁ BOLESLAV
DOMOV PRO OSOBY S NÍZKOFUNKČNÍM AUTISMEM V MLADÉ BOLESLAVI		
OBJEDNATEL DOKUMENTACE: STŘEDOČESKÝ KRAJ		
UŽIVATEL: STŘEDOČESKÝ KRAJ		
ČÍSLO ZÁKAZKY: 2019_010_CZ_11_DJP		
GENERÁLNÍ PROJEKTANT: SIEBERTALAŠ		
PROJEKTANT ČÁSTI: SUPR ING. JOSEF CHMELKA		
STUPEŇ DOKUMENTACE: DJP_DOKUMENTACE JEDNOSTUPŇOVÁ PRO VZ		
ČÍSLO A NÁZEV ČÁSTI: 00D_DOKUMENTACE OBJEKTU		
ČÍSLO A NÁZEV OBJEKTU: SO 0201- REKONSTRUKCE A PŘÍSTAVBA		
ČÍSLO A NÁZEV DÍLU: D.1.04 ZDRAVOTNĚ TECHNICKÉ INSTALACE		
NÁZEV PŘÍLOHY: PŮDORYS PRÍZEMÍ A MEZIPATRA - KANALIZACE		
DATUM: 09/2019		
MĚŘÍTKO: 1:50		
FORMÁT: 6 x A4		
ZKRATKA_STUPEŇ_ČÁST_OBJEKT_Č. DÍLU_Č. PŘÍLOHY_REVIZE: 2019_010_1_CZ_11_DJP_00D_0201_D.1.04_013_001		
ČÍSLO PARÉ:		